


План типового этажа
с электросетями
(3-17 этаж)

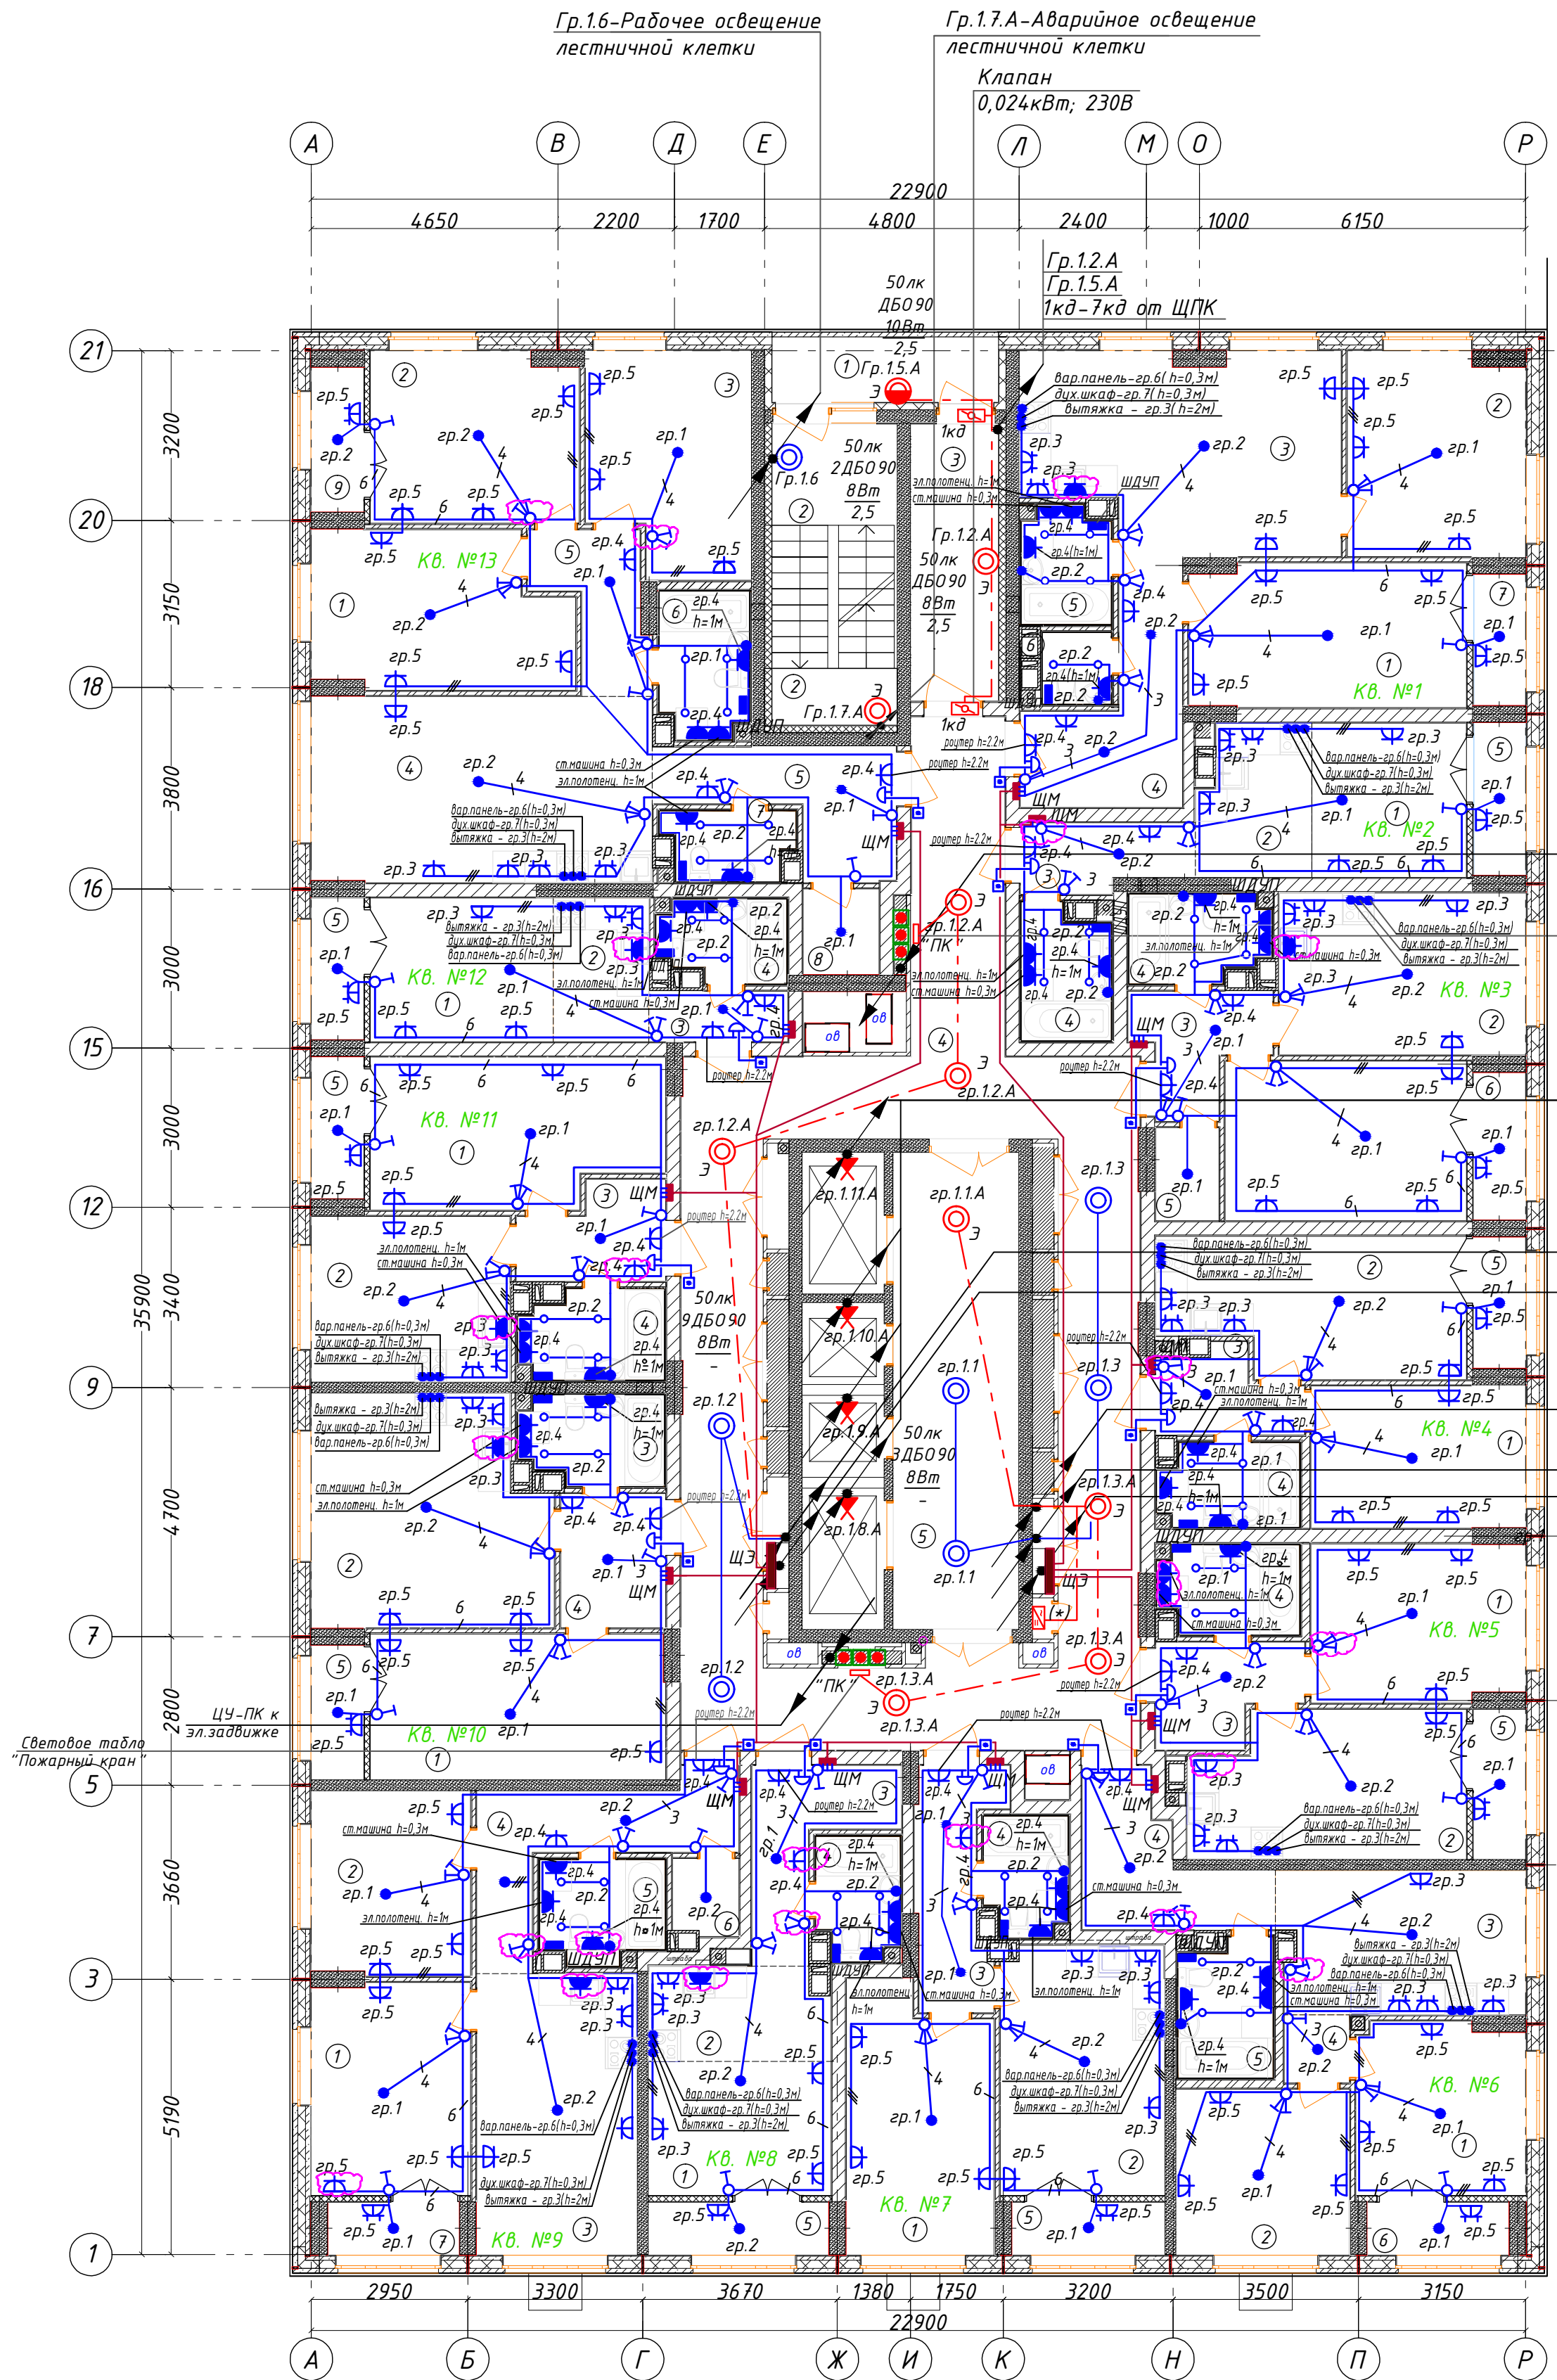

Спецификация

Поз. обозн.	Наименование	Кол.	Примечание
1	Светильник встраиваемый в натяжной потолок IP20	58	С/у
2	Подвесной патрон	62	
3	Светильник светодиодный, с фотоакустическим выключателем 8Вт, IP54	16	
4	Светильник настенный светодиодный 10Вт, IP54	1	
5	Выключатель 10А для скрытой установки однополюсный	31	
6	Выключатель 10А для скрытой установки однополюсный сдвоенный	43	
7	Розетка 16А, 220В для скрытой установки двухполюсная с защитным контактом	104	
8	Розетка 16А для скрытой установки двухполюсная с защитным контактом, сдвоенная	39	
9	Розетка 16А для скрытой установки, с защитным контактом, герметичная 230В, IP44	49	
10	Шина дополнительного уравнивания потенциалов (ШДУП)	15	
11	Вывод электрический	54	

- Общие указания см. ПЗ проекта, условные обозначения по ГОСТ 21613-88, ГОСТ 21608-84.
- Напряжение на лампах 230В, ремонтное 36В.
- Высота установки розеток от пола:
 - в комнатах 0,3 м (дополнительно согласовать с заказчиком);
 - в с/у в зоне раковины и для полотенцесушителя - 1 м.;
 - в с/у для стиральной машины - 0,3 м;
 - для подключения Wi-Fi роутера - 2,2 м;
 - остальные розетки не выше чем 1 м;
- Высота установки электрических выводов от пола:
 - в кухне для подключения вытяжки - 2 м;
 - в с/у для подсветки зеркала - 2 м;
- Высота установки щитков - 1,8 м до верха;
- Высота установки выключателей - 1 м (дополнительно согласовать с заказчиком).
- Подключение варочной панели и духовки - посредством клеммной колодки.
- Выполнить диспетчерские надписи на щитах и пусковой аппаратуре.
- От щитка этажного ЩЭ до щитка квартирного (ЩК) проложить кабель ВВГнг(А)-LS 3х10; Кабель проложить в ПНД трубе в полу выходящего этажа. Разводку в квартире выполнять кабелем ВВГ-Пнг(А)-LS. В квартирах кабели проложить скрыто под штукатуркой, частично за подвесным потолками, по монолитным участкам кабели проложить открыто с последующей штукатуркой (по согласованию с заказчиком).
- Однолинейную расчетную схему ЩМ см. лист 7-30М.
- Прокладка кабелей через стены выполнять в отрезках металлических ких труб согласно типового проекта лист А7-92-13. С целью предотвращения проникновения и скопления воды и распространения пожара в местах прохода через стены, перекрытия или выхода наружу следует заделывать зазоры между проводами, кабелями и трубой (коробом, проемом и т. п.), а также резервные трубы (короба, проемы и т. п.) легко удаляемой массой из негорючего материала (см. примечание А7-92-13). Все сети выполняются съемными. Аварийные и рабочие сети везде выполнять раздельно.
- Каждая шахта лифтов оборудована стационарным электрическим освещением, обеспечивающим освещенность не менее 50лк при закрытых дверях шахты. Крайние аппараты освещения устанавливаются на расстоянии не более чем 0,5 м от самой верхней и самой нижней точек шахты.
- С 23-25 этаж в с/у и кухне необходимо установить вентиляторы марки Slim 4С, мощность 0,078кВт, 220В. Управление - самостоятельными одноклавишными выключателями на каждый вентилятор, установленными в помещении кухни и коридоре для с/у.
- (*) Источники вторичного электроснабжения резервированные ИВЭПР 12/3,5 RS-R3 2х7 БР установить только на 4, 12 и 19 этажах.
- Монтаж и заземление выполнять в соответствии с ПТБ, ПУЭ и СП 76.13330.

Фрагмент плана на 25 этаже
в осях 7-12/Е-Л

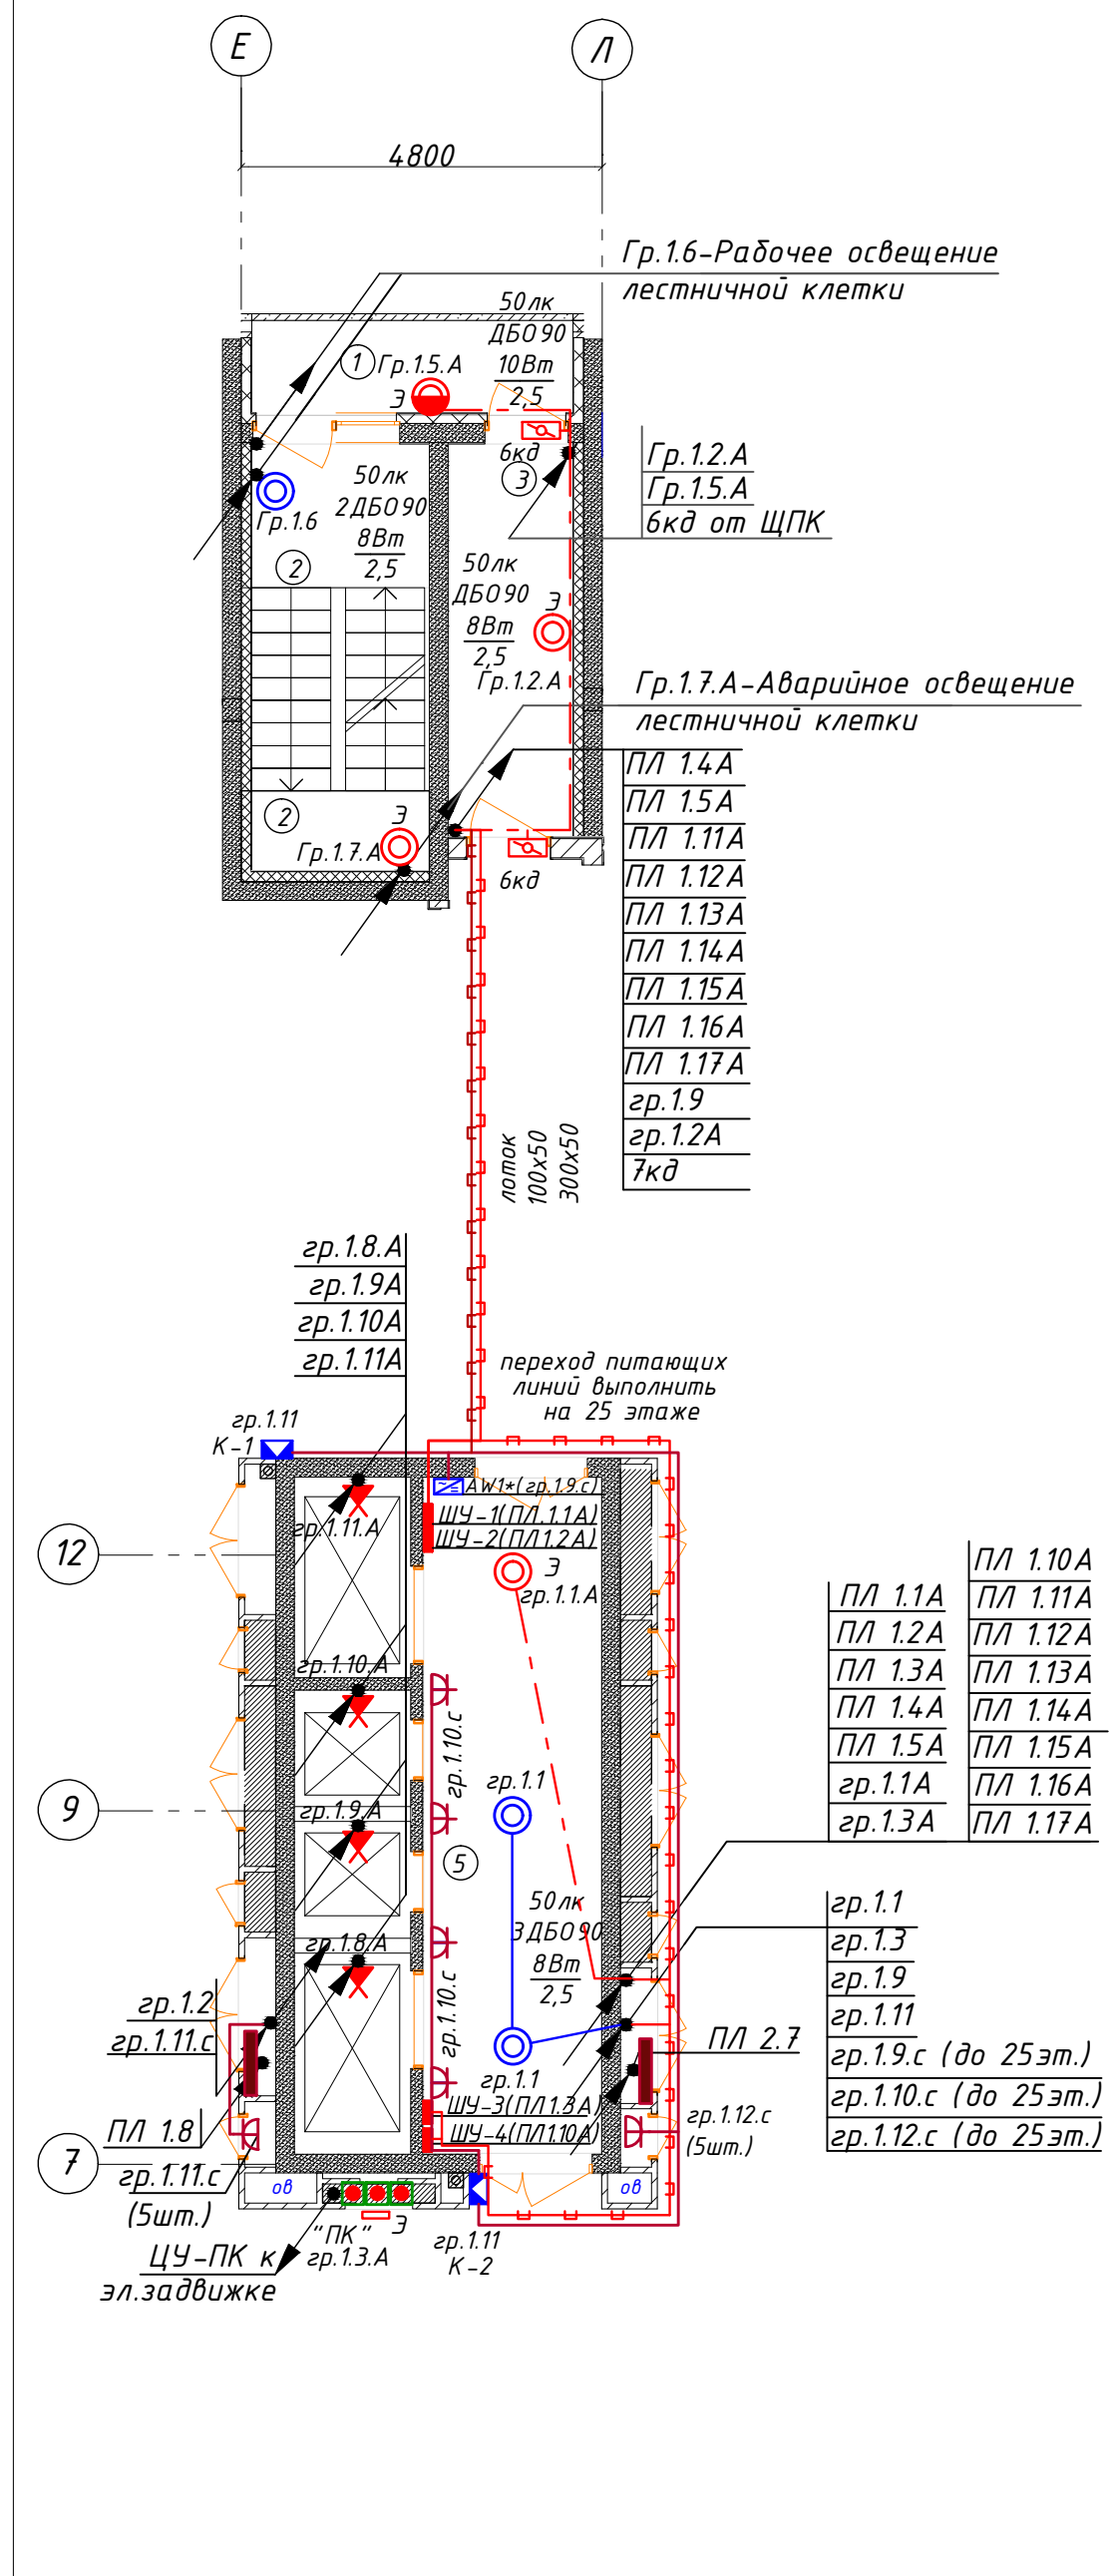


Схема расположения кухонного оборудования



Условное обозначение оборудования:

- холодильник 600х600,
- Мойка 600х600,
- Шкаф угловой 1200х600,
- Плита 600х600,
- Шкаф 600х800,
- Шкаф 1200х600

Таблица соотношения квартир и кухонь

№ кв.	№1	№2	№3	№4	№5	№6	№7	№8	№9	№10	№11	№12	№13
Тип кухни	3*	4	4*	3	*	8	1	2	1*	5	6	5	7

* - тип 2 повернутый на 90°

Изм. 03/22

						461.09/20 - 30М				
03/22	26	Изм.	-	<i>Изм.</i>	03/22	Многоквартирный жилой дом со встроенными помещениями общественного назначения №3 (по генплану), расположенный в ЖК "Анжуйский парк" в Кстовском районе Нижегородской области				
Изм.	Кол.	Лист	№ док.	Подпись	Дата					
ГИП	Соколова			<i>Изм.</i>	03/21	Внутреннее электрооборудование		стадия	лист	листов
Разработал	Пуртова			<i>Изм.</i>	03/21	Р		16		
Н.контр.	Киселева			<i>Изм.</i>	03/21	План типового этажа с электросетями (3-17 этаж)		ООО "АПМ" "Прспект"		