


Согласовано

Инв.№ подл. Подп. и дата

Взам.инв. №

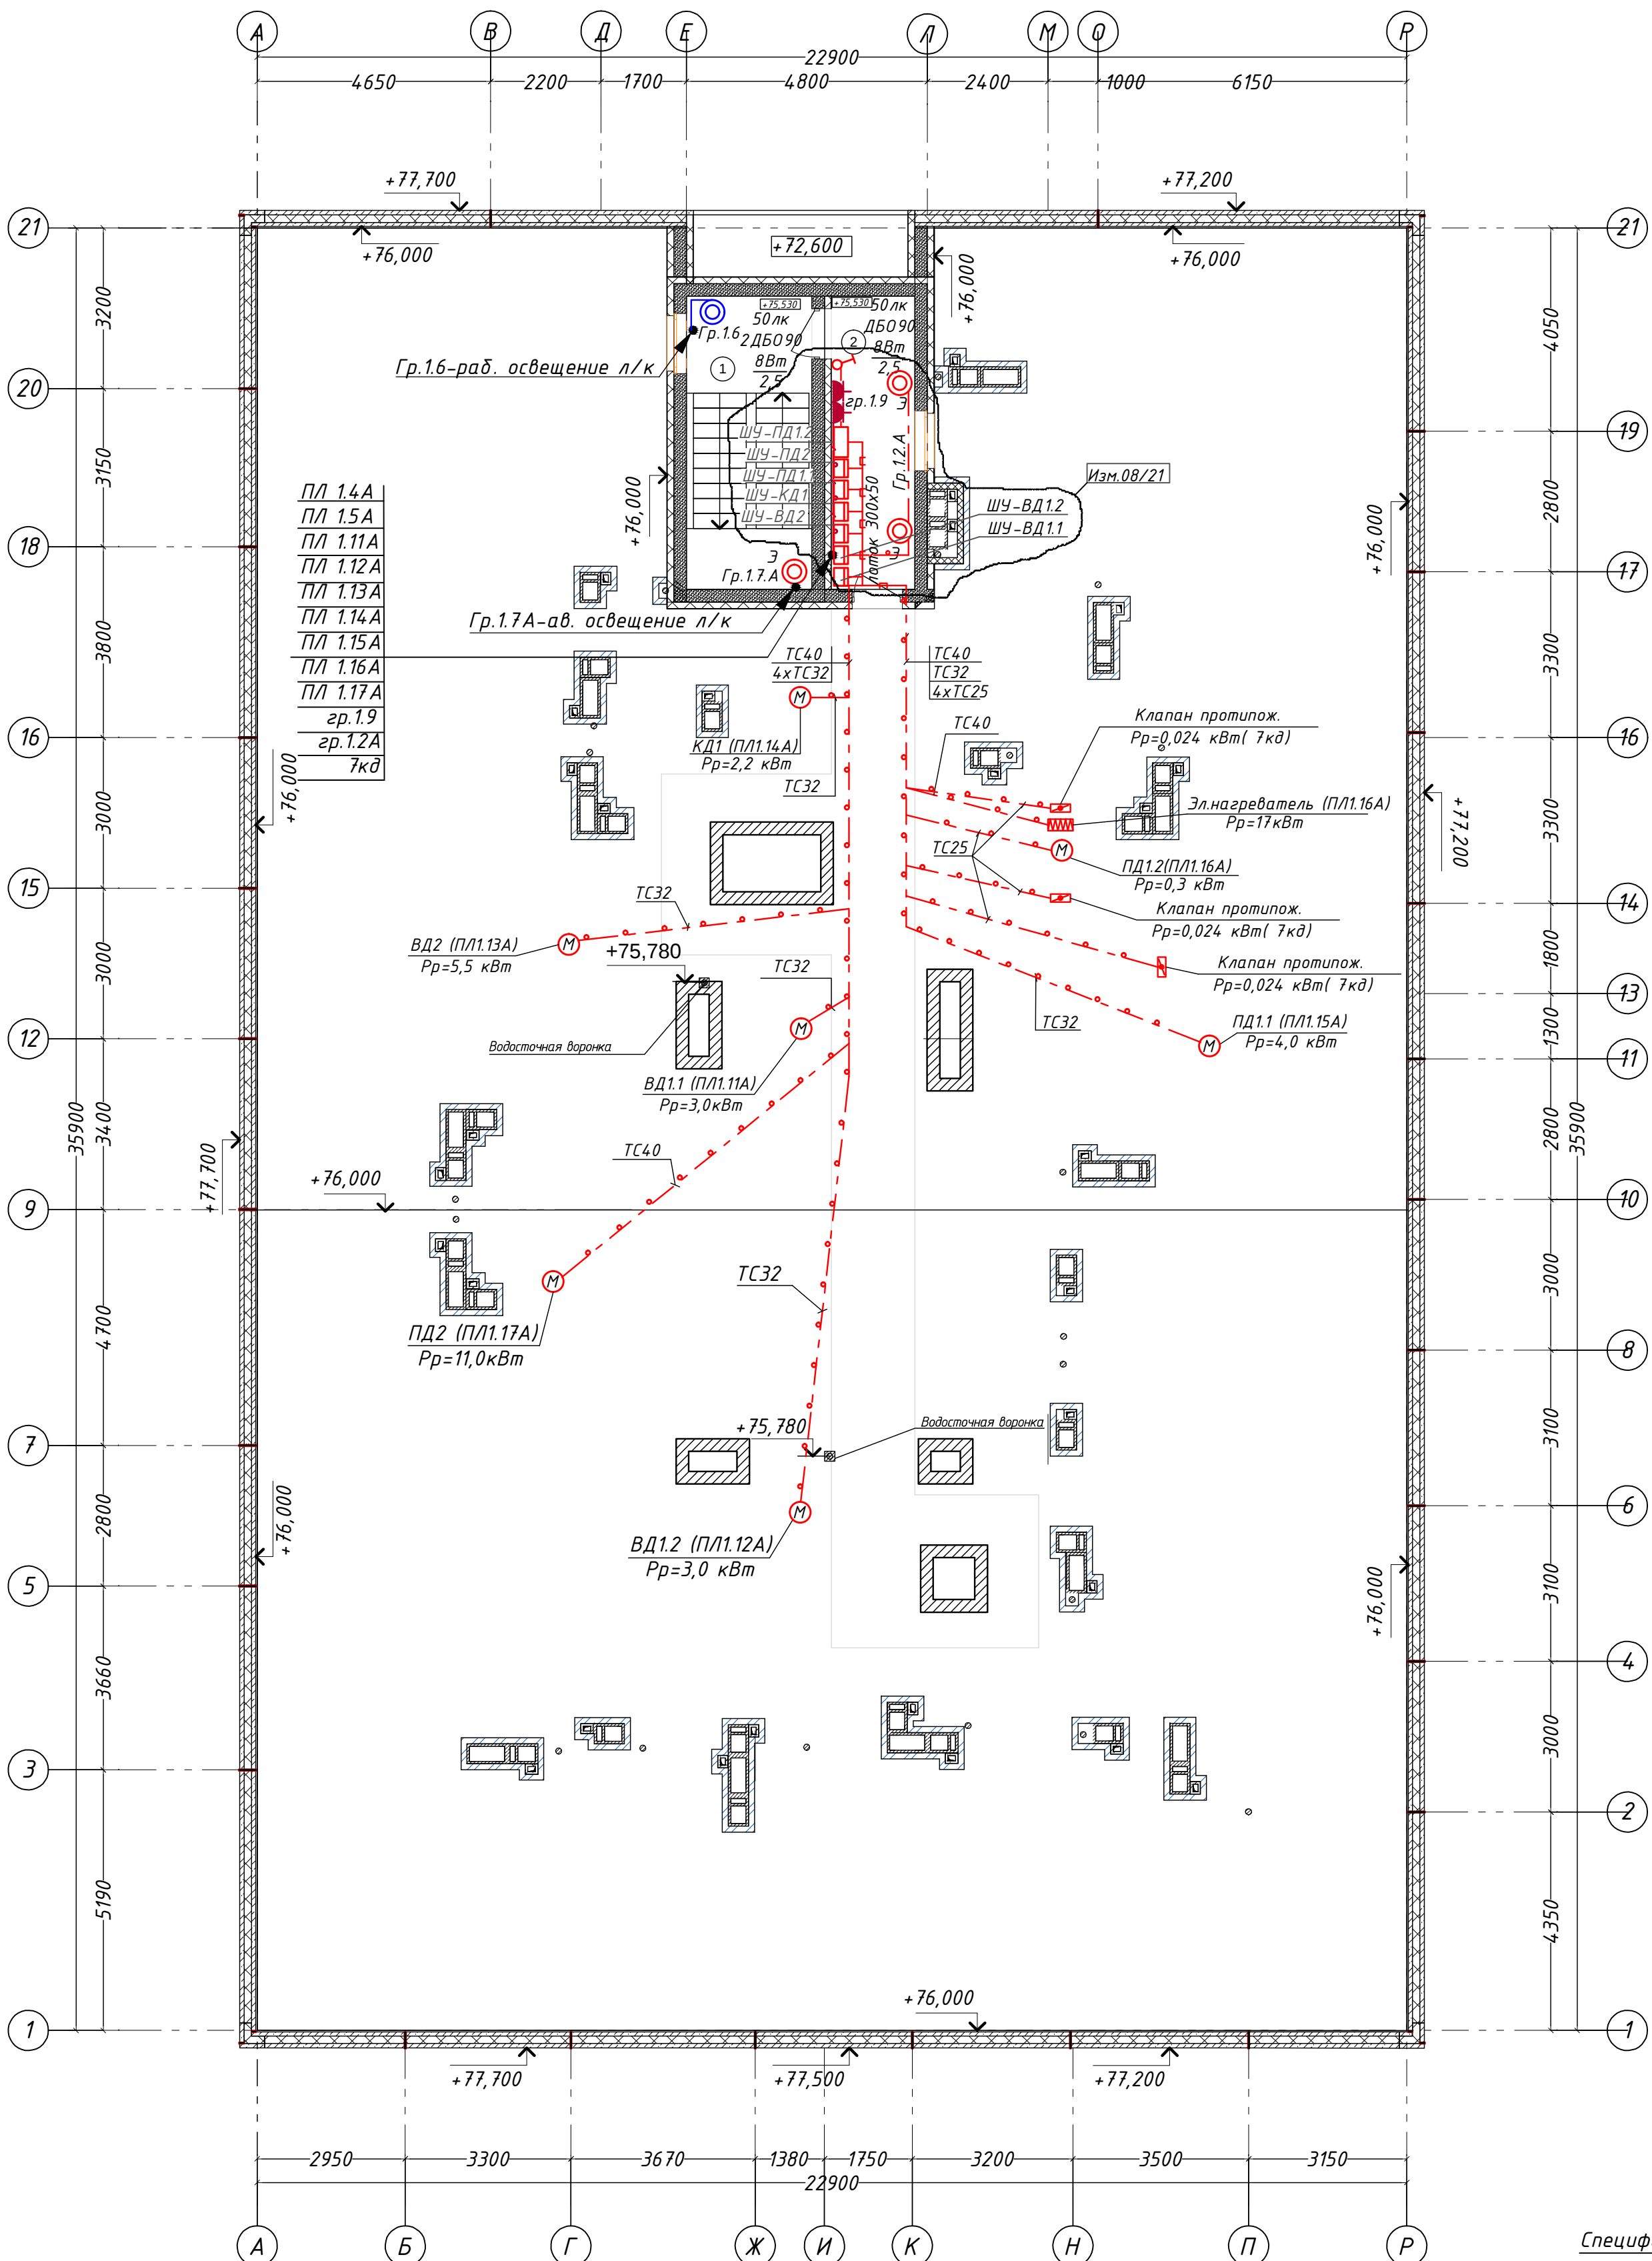

Экспликация помещений кровли		
№ по плану	Наименование	Площадь
1	Лестничная площадка	7,8
2	Коридор	9,7
		17,5 м²

Поз. обозн.	Наименование	Кол.	Примечание
1	Светильник настенный светодиодный, с фотоакустическим выключателем 8Вт, IP54	4	⊙
2	Выключатель 10А для скрытой установки однополюсный	1	♂
3	Розетка 16А для открытой установки с защитным контактом, герметичная 230В, IP44	2	⚡
4			

461.09/20 - 30М

Многоквартирный жилой дом со встроенными помещениями общественного назначения №3 (по генплану), расположенный в ЖК "Анкудиновский парк" в Кстовском районе Нижегородской области

ГИП	Соколова	03.21
Разраб.	Пуртова	03.21
Н.контр.	Киселева	03.21

Внутреннее электрооборудование

План кровли с электросетями

Стадия	Лист	Листов
Р	17	

000 «АПМ«Проспект»

формат А2

— — — — — Прокладка групповых и питающих линий на лотке

○ ○ Прокладка кабеля в стальной трубе

↗ ↘ — кабель уходит на более высокую отметку или приходит с более высокой отметки

↘ ↗ — кабель уходит на более низкую отметку или приходит с более низкой отметки

ТС25 — труба стальная ф25мм

ТС32 — труба стальная ф32мм

ТС50 — труба стальная ф50мм