


Отделочный план 6-10 этажей(+15,000...+27,000) в осях 1-10/Д-Е. Секция 3

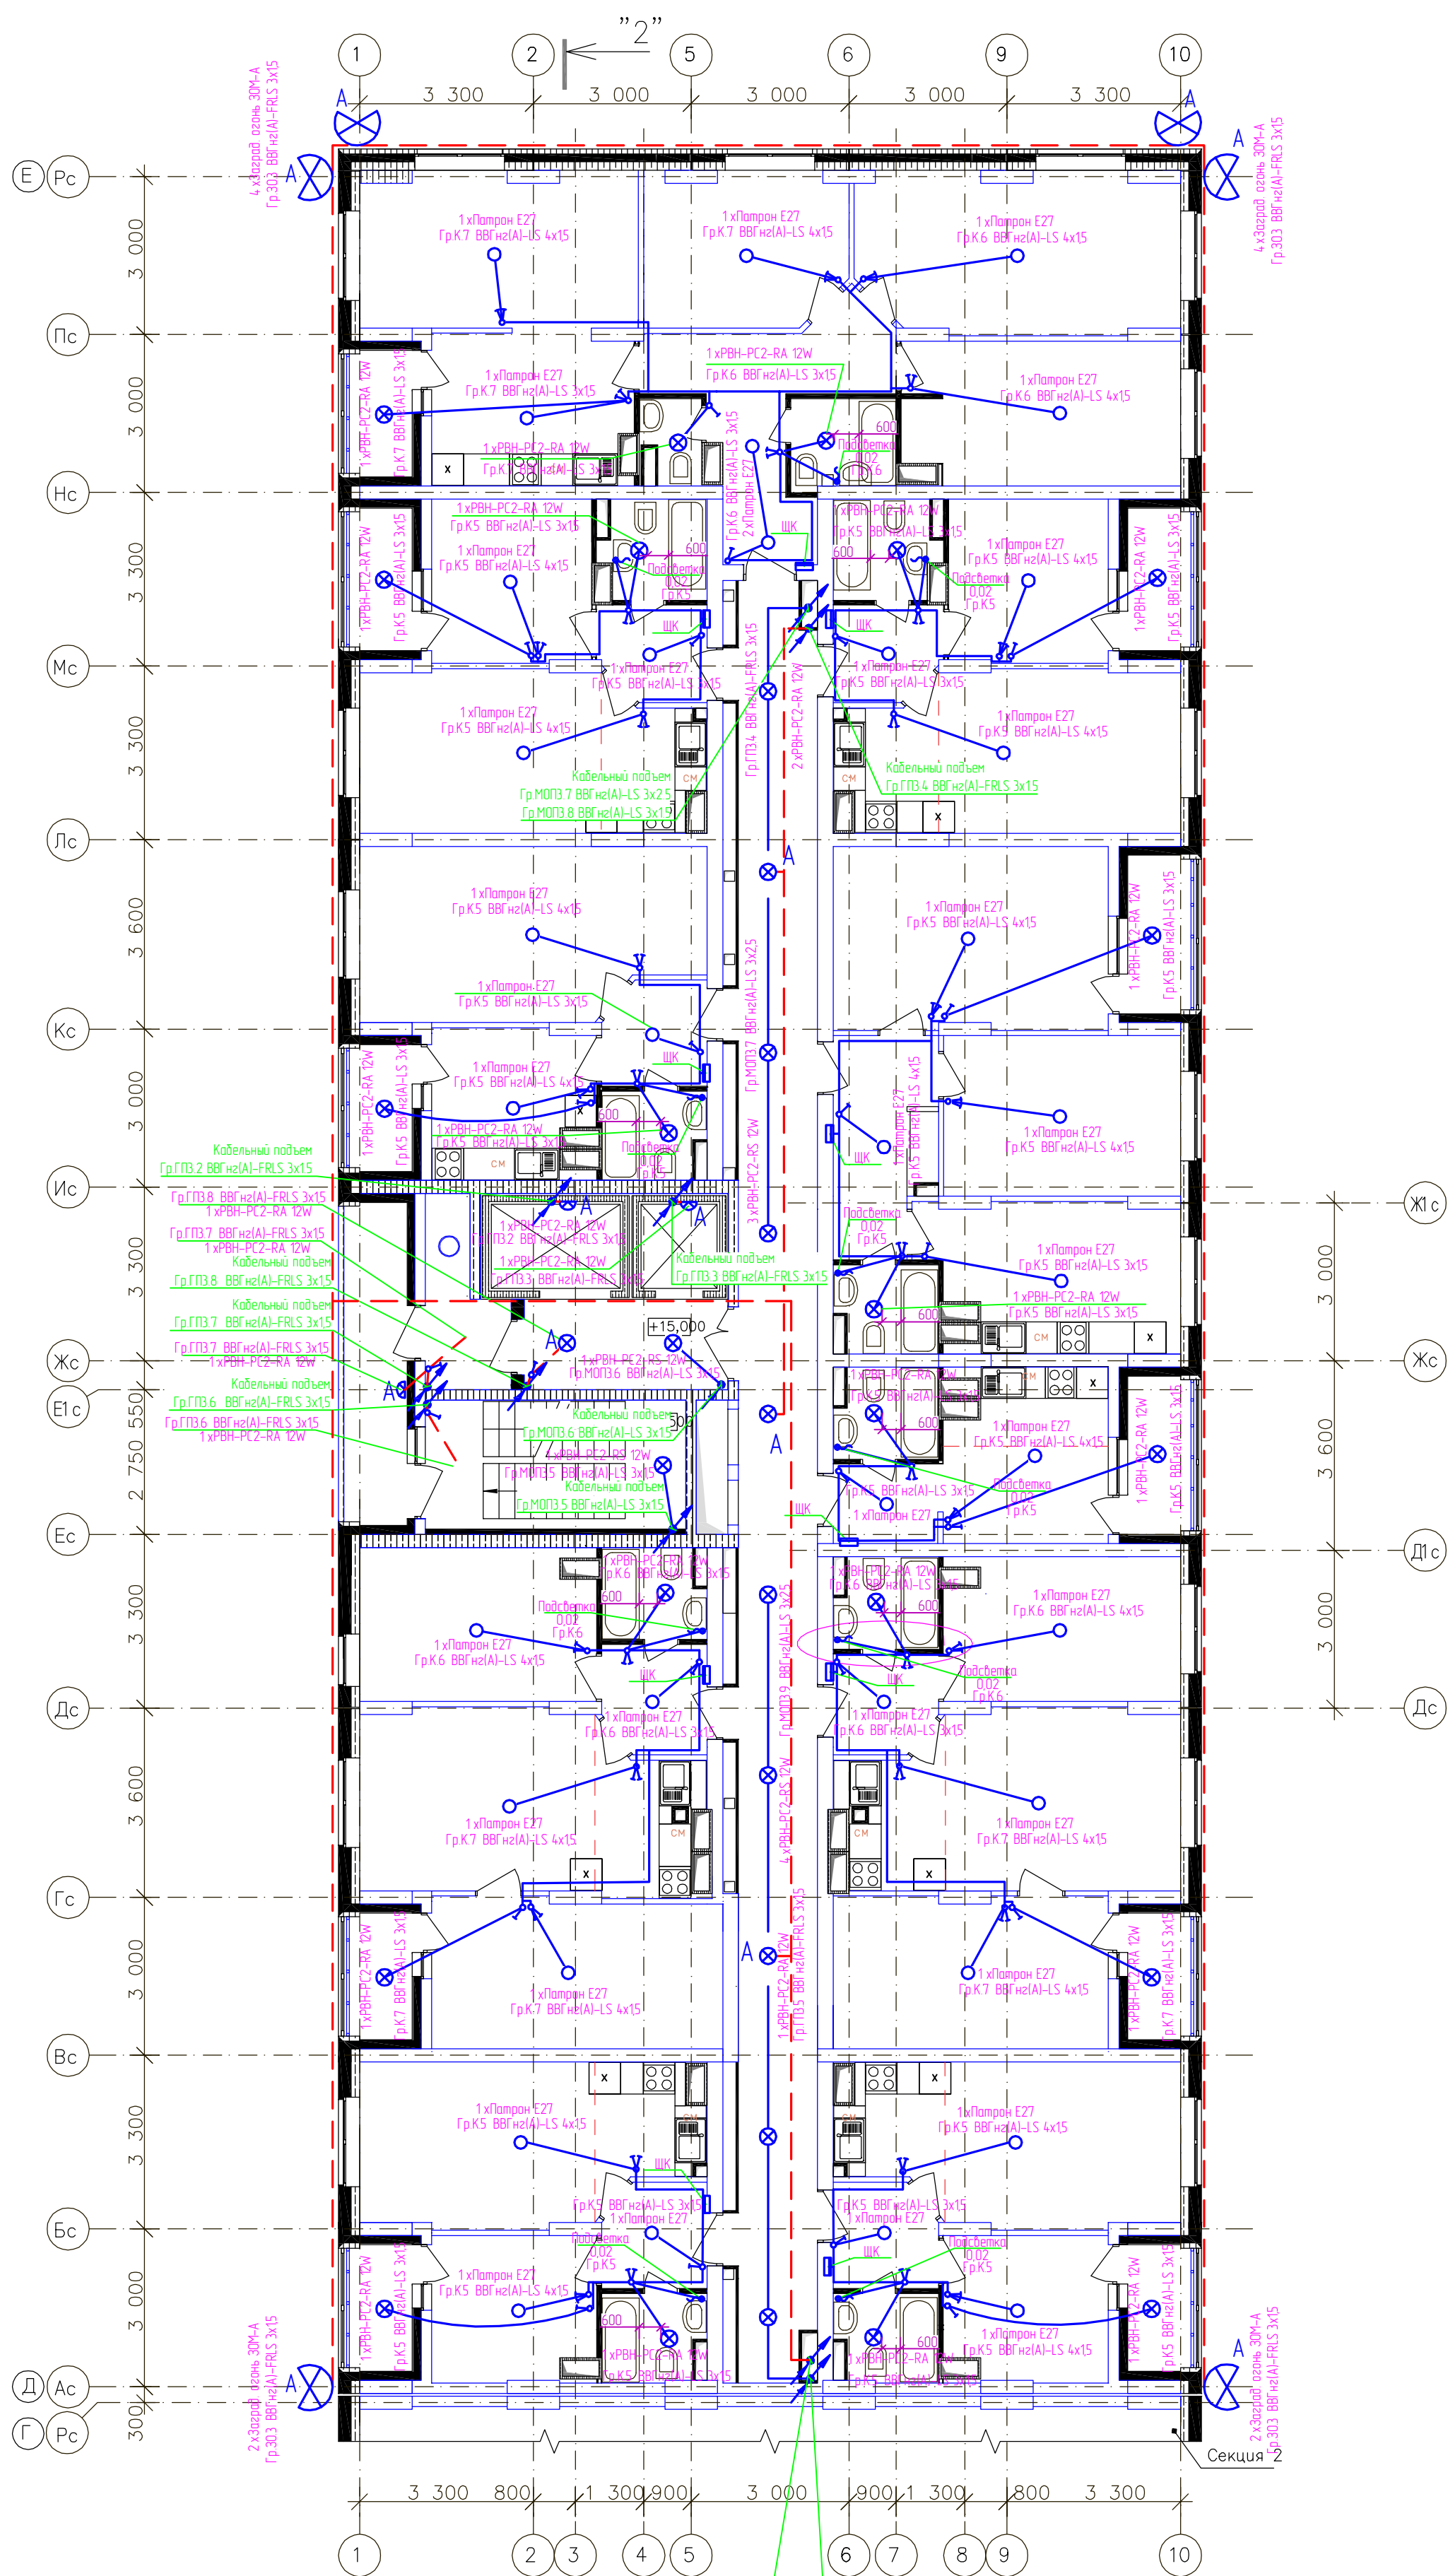

Заградительные огни установить на 10 этаже.

							4614-1-30М						
1	-	Ноб.	-	<i>Св</i>	11.11.15	21-го этажный 3-секционный многоквартирный жилой дом с техническим и подземным этажами , №5 (по генплану) – 1-й пусковой комплекс, Жилищный комплекс "Анжудиновский парк" в д. Анжудиново Кстовского района Нижегородской области							
Изм.	Кол.изм.	Лист	Ноб.	Подпись	Дата	Жилой дом №5 Секция 3			Стадия	Лист	Листов		
Разработал			Смирнов	<i>Св</i>					РД	169			
ГИП		Лобан		<i>Св</i>									
Н.контр.						План прокладки сети освещения 6-10 этажей 3 секции.			ООО "Графит-Про" г. Нижний Новгород				
Т.контр.													
Утв.		Сидоров		<i>Св</i>									