



план подбала

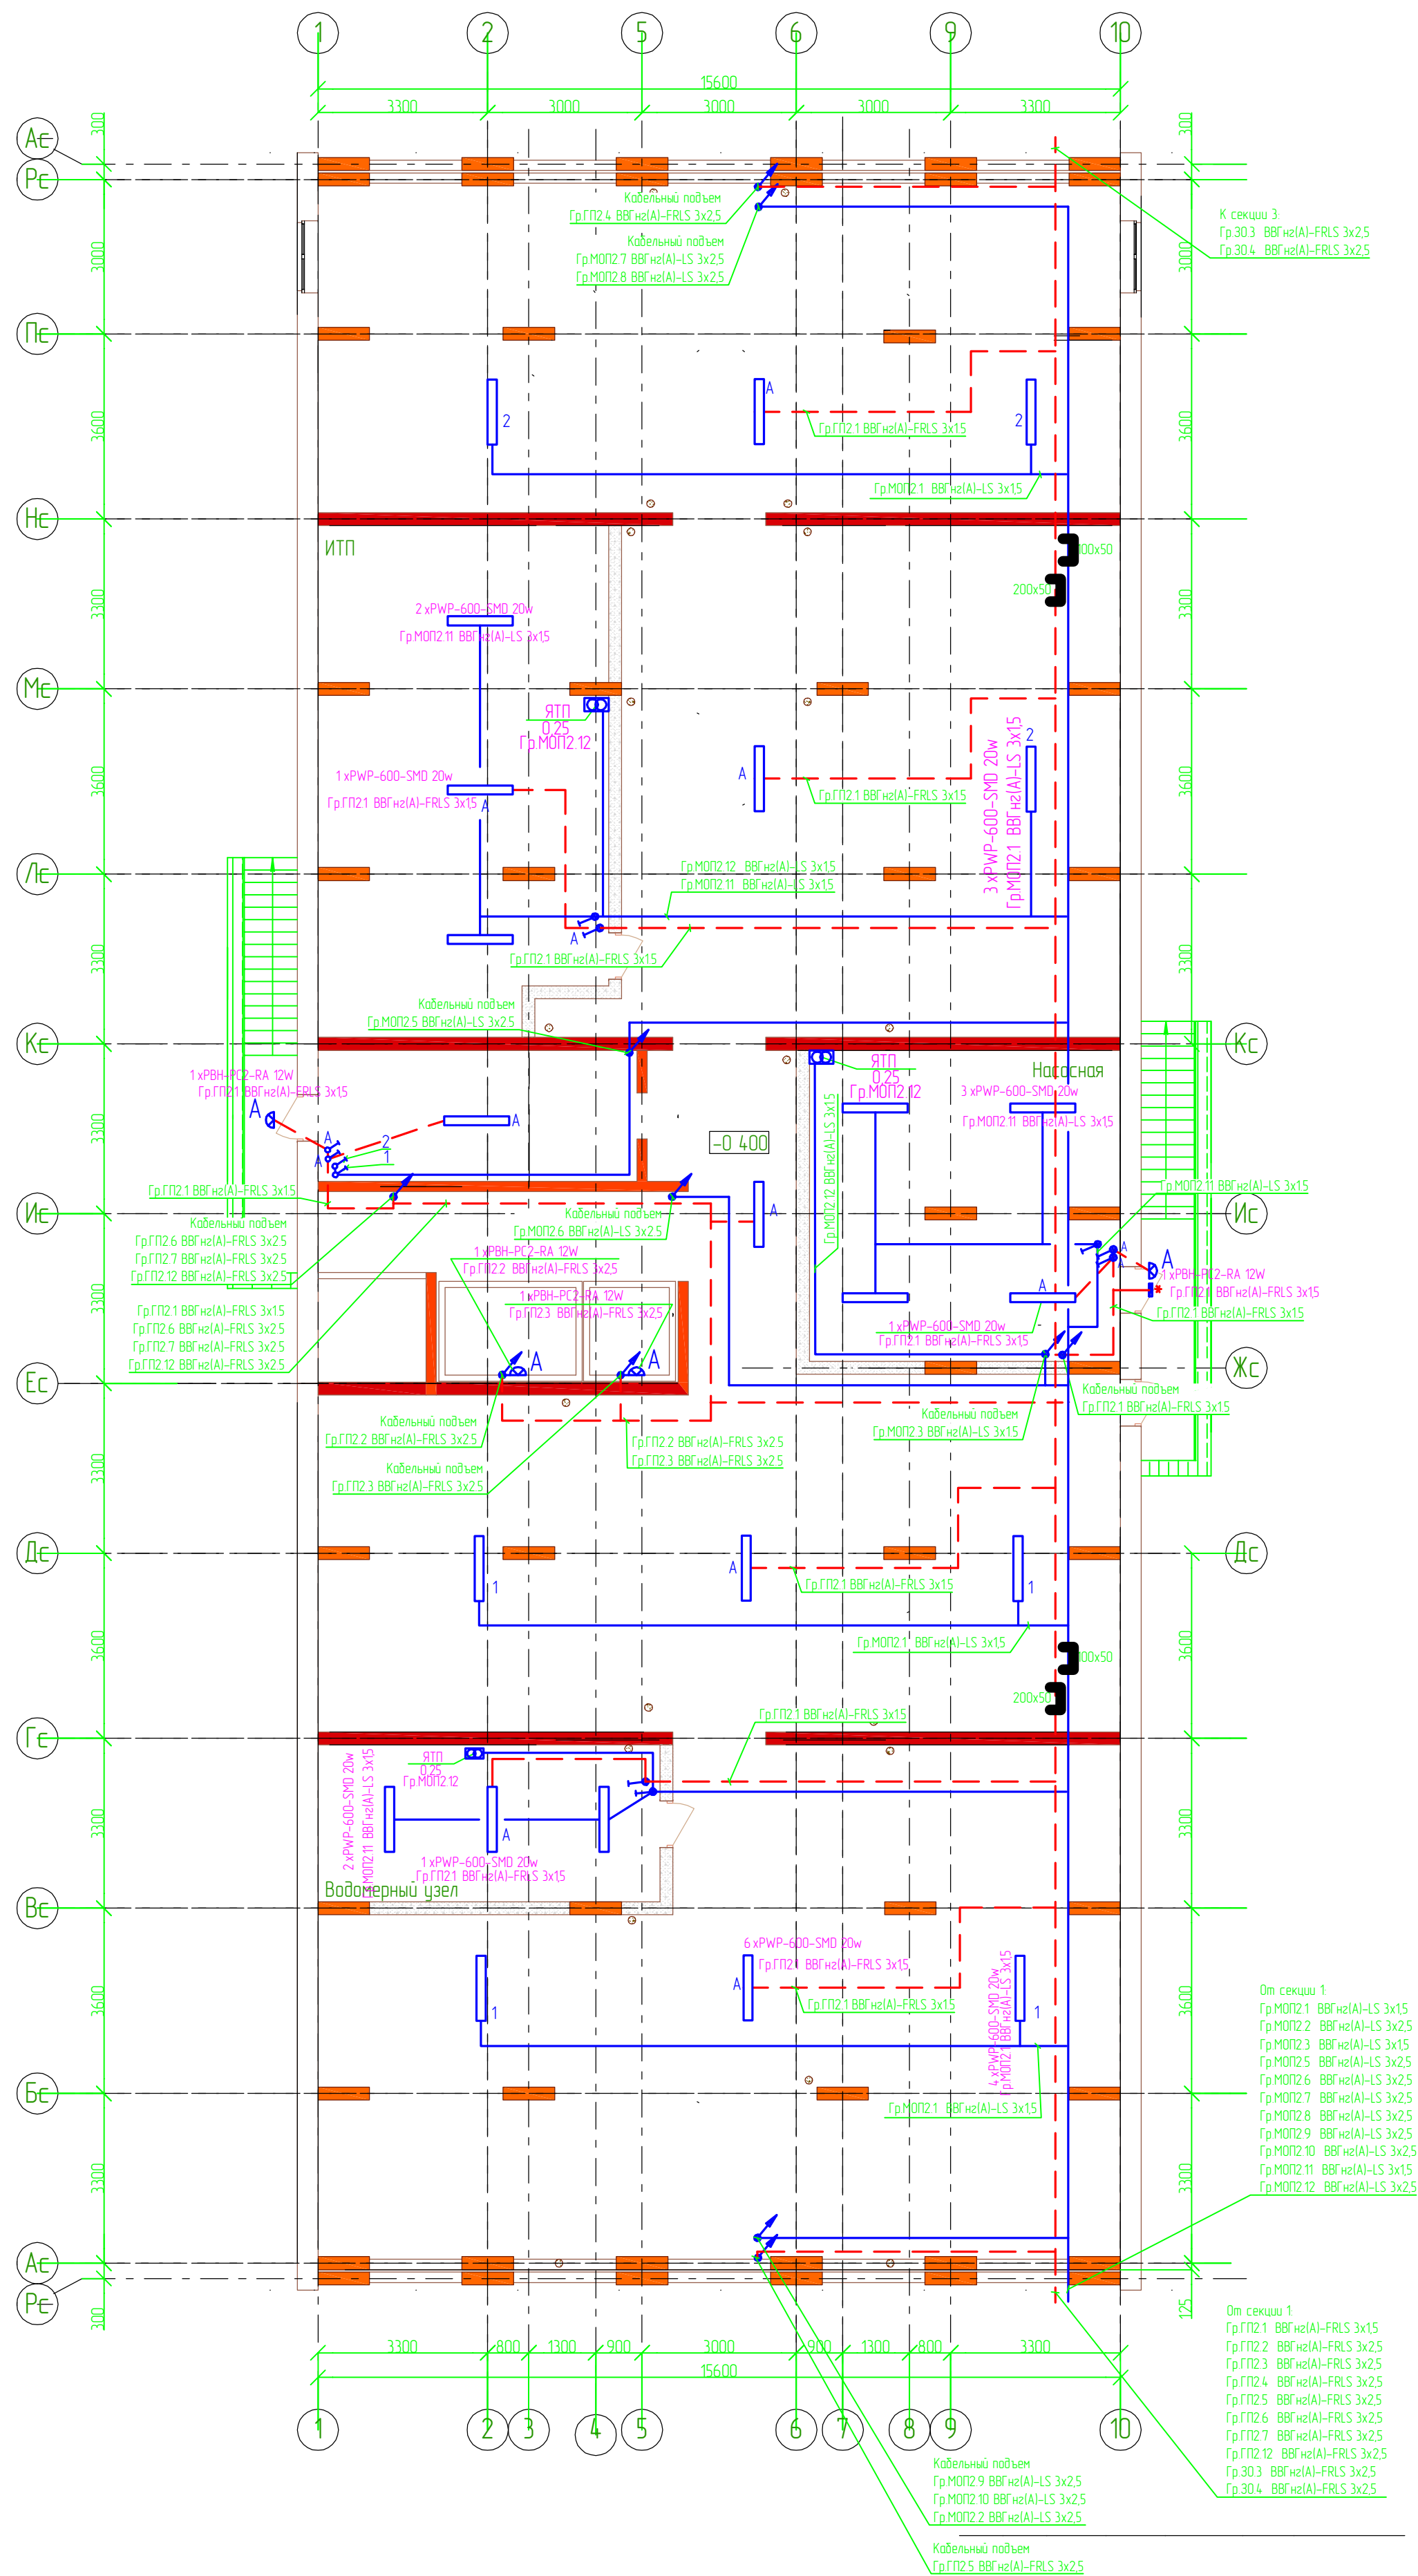

Компоновочная схема

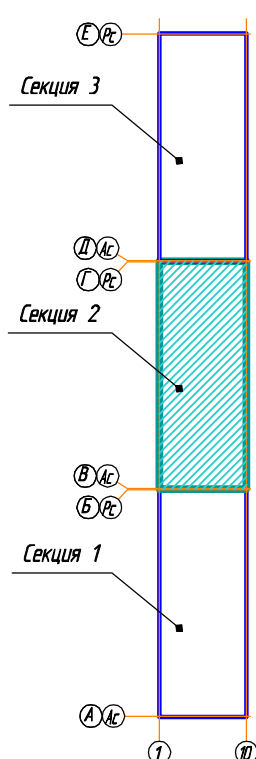

Монтаж светильников выполнить после монтажа других инженерных сетей.
* Световое табло с надписью "Насосная"

						4614-1-30М				
1	-	Ноб.	-	<i>Вед</i>	11.11.15	21-го этажный 3-секционный многоквартирный жилой дом с техническим и подземным этажами . №5 (по генплану) – 1-й пусковой комплекс. Жилищный комплекс "Анудиновский парк" в в. Анудиново Кстовского района Нижегородской области				
Изм.	Колуч.	Лист	Ноб.	Подпись	Дата	Жилой дом №5 Секция 2		Стадия	Лист	Листов
Разработал	ГИП	Лобан		<i>Вед</i>				РД	203	
Н.контр.						План прокладки сети освещения подвала 2 секции.		ООО "Графит-Про" г. Нижний Новгород		
Т.контр.										
Утв.	Сидоров			<i>Вед</i>						