


Компоновочная схема

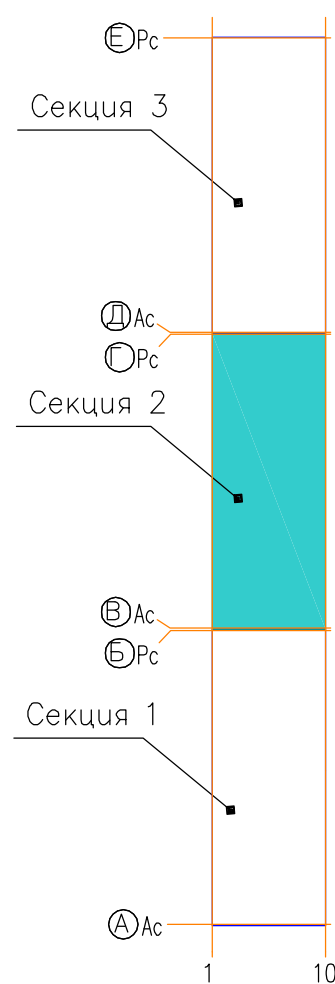

						4614-1-30М					
						21-но этажный 3-секционный многоквартирный жилой дом с техническим и подземным этажами . №5 (по генплану) – 1-й пусковой комплекс. Жилищный комплекс "Анкудаинобский парк" в д. Анкудаиноба Кстовского района Нижегородской области					
1	-	Ноб.	-	<i>См</i>	11.11.15	Жилой дом №5 Секция 2			Стадия	Лист	Листов
Изм	Колуч	Лист	№док	Подпись	Дата				РД	156	
Разработал		Смирнов		<i>См</i>		План прокладки силовой сети 2-5 этажей 2 секции.			ООО "Графит-Про" г. Нижний Новгород		
ГИП		Лобан		<i>Лобан</i>							
Н.контр.											
Т.контр.											
Учб.		Сидаров		<i>Сид</i>							

Группы К2 – К5 (розетки квартир) проложить кабелем ВВГнг(А)-LS 3х2,5.
Группы К1 (силовые разъемы электроплит) выполнить кабелем ВВГнг(А)-LS 3х6.