


СЕКЦИЯ 1

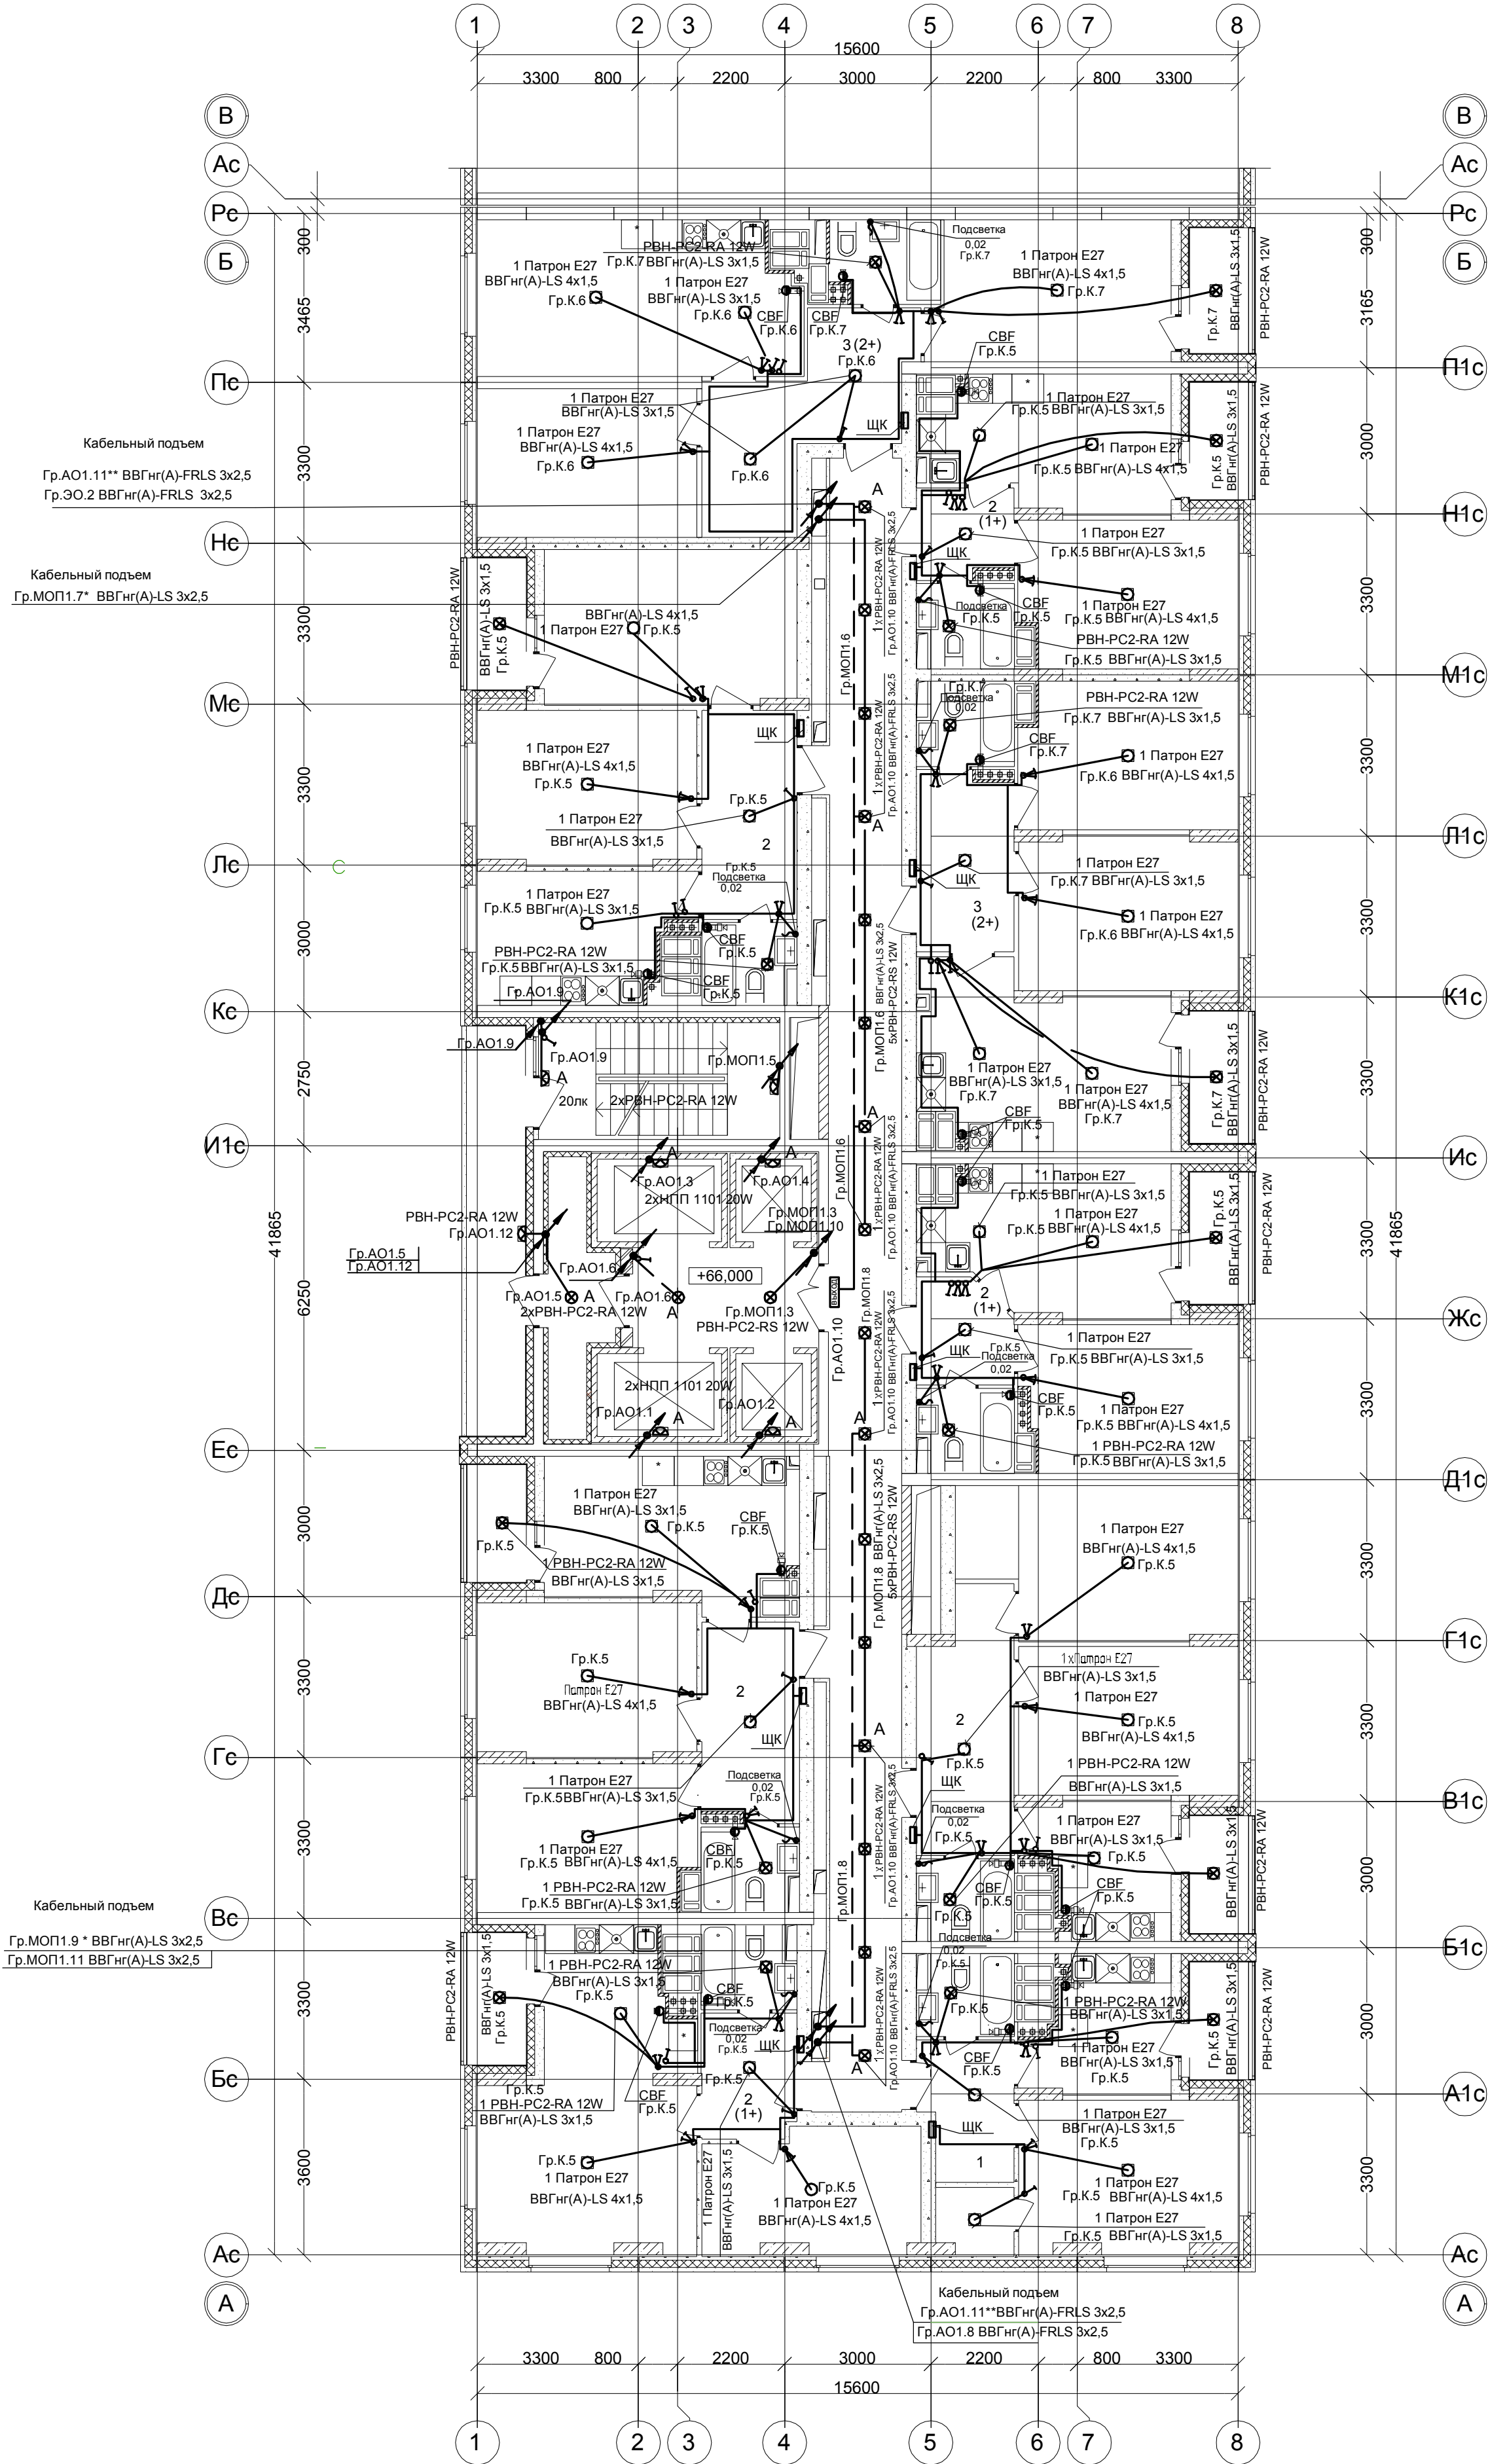

* Гр.МОП1.7, Гр.МОП1.9 - 15...24 этаж.
** Гр.АО1.11 - 15...24 этаж.

Условное обозначение:

- - вентилятор бытовой СВФ -0,1кВт
(управление вентилятором в с /узлах от выключателей общего освещения)

						100 / 17 - ЭОМ				
						26-этажный 2-х секционный многоквартирный жилой дом с помещениями общественного назначения №10 (по генплану) . Жилищный комплекс "Анкудиновский парк " в д.Анкудиновка Кстовского района Нижегородской области				
1	нов.				07.18			Стадия	Лист	Листов
Изм.	Кол.уч	Лист	№ док.	Подпись	Дата			Р	93	
Разработал		Карапетова			07.18	План прокладки сетей освещения 23-24 этаж 1 секции.		ООО ФИРМА "СС Проект"		
Проверил		Зуй			07.18					
Н.контр.		Зуй			07.18					