


СЕКЦИЯ 1

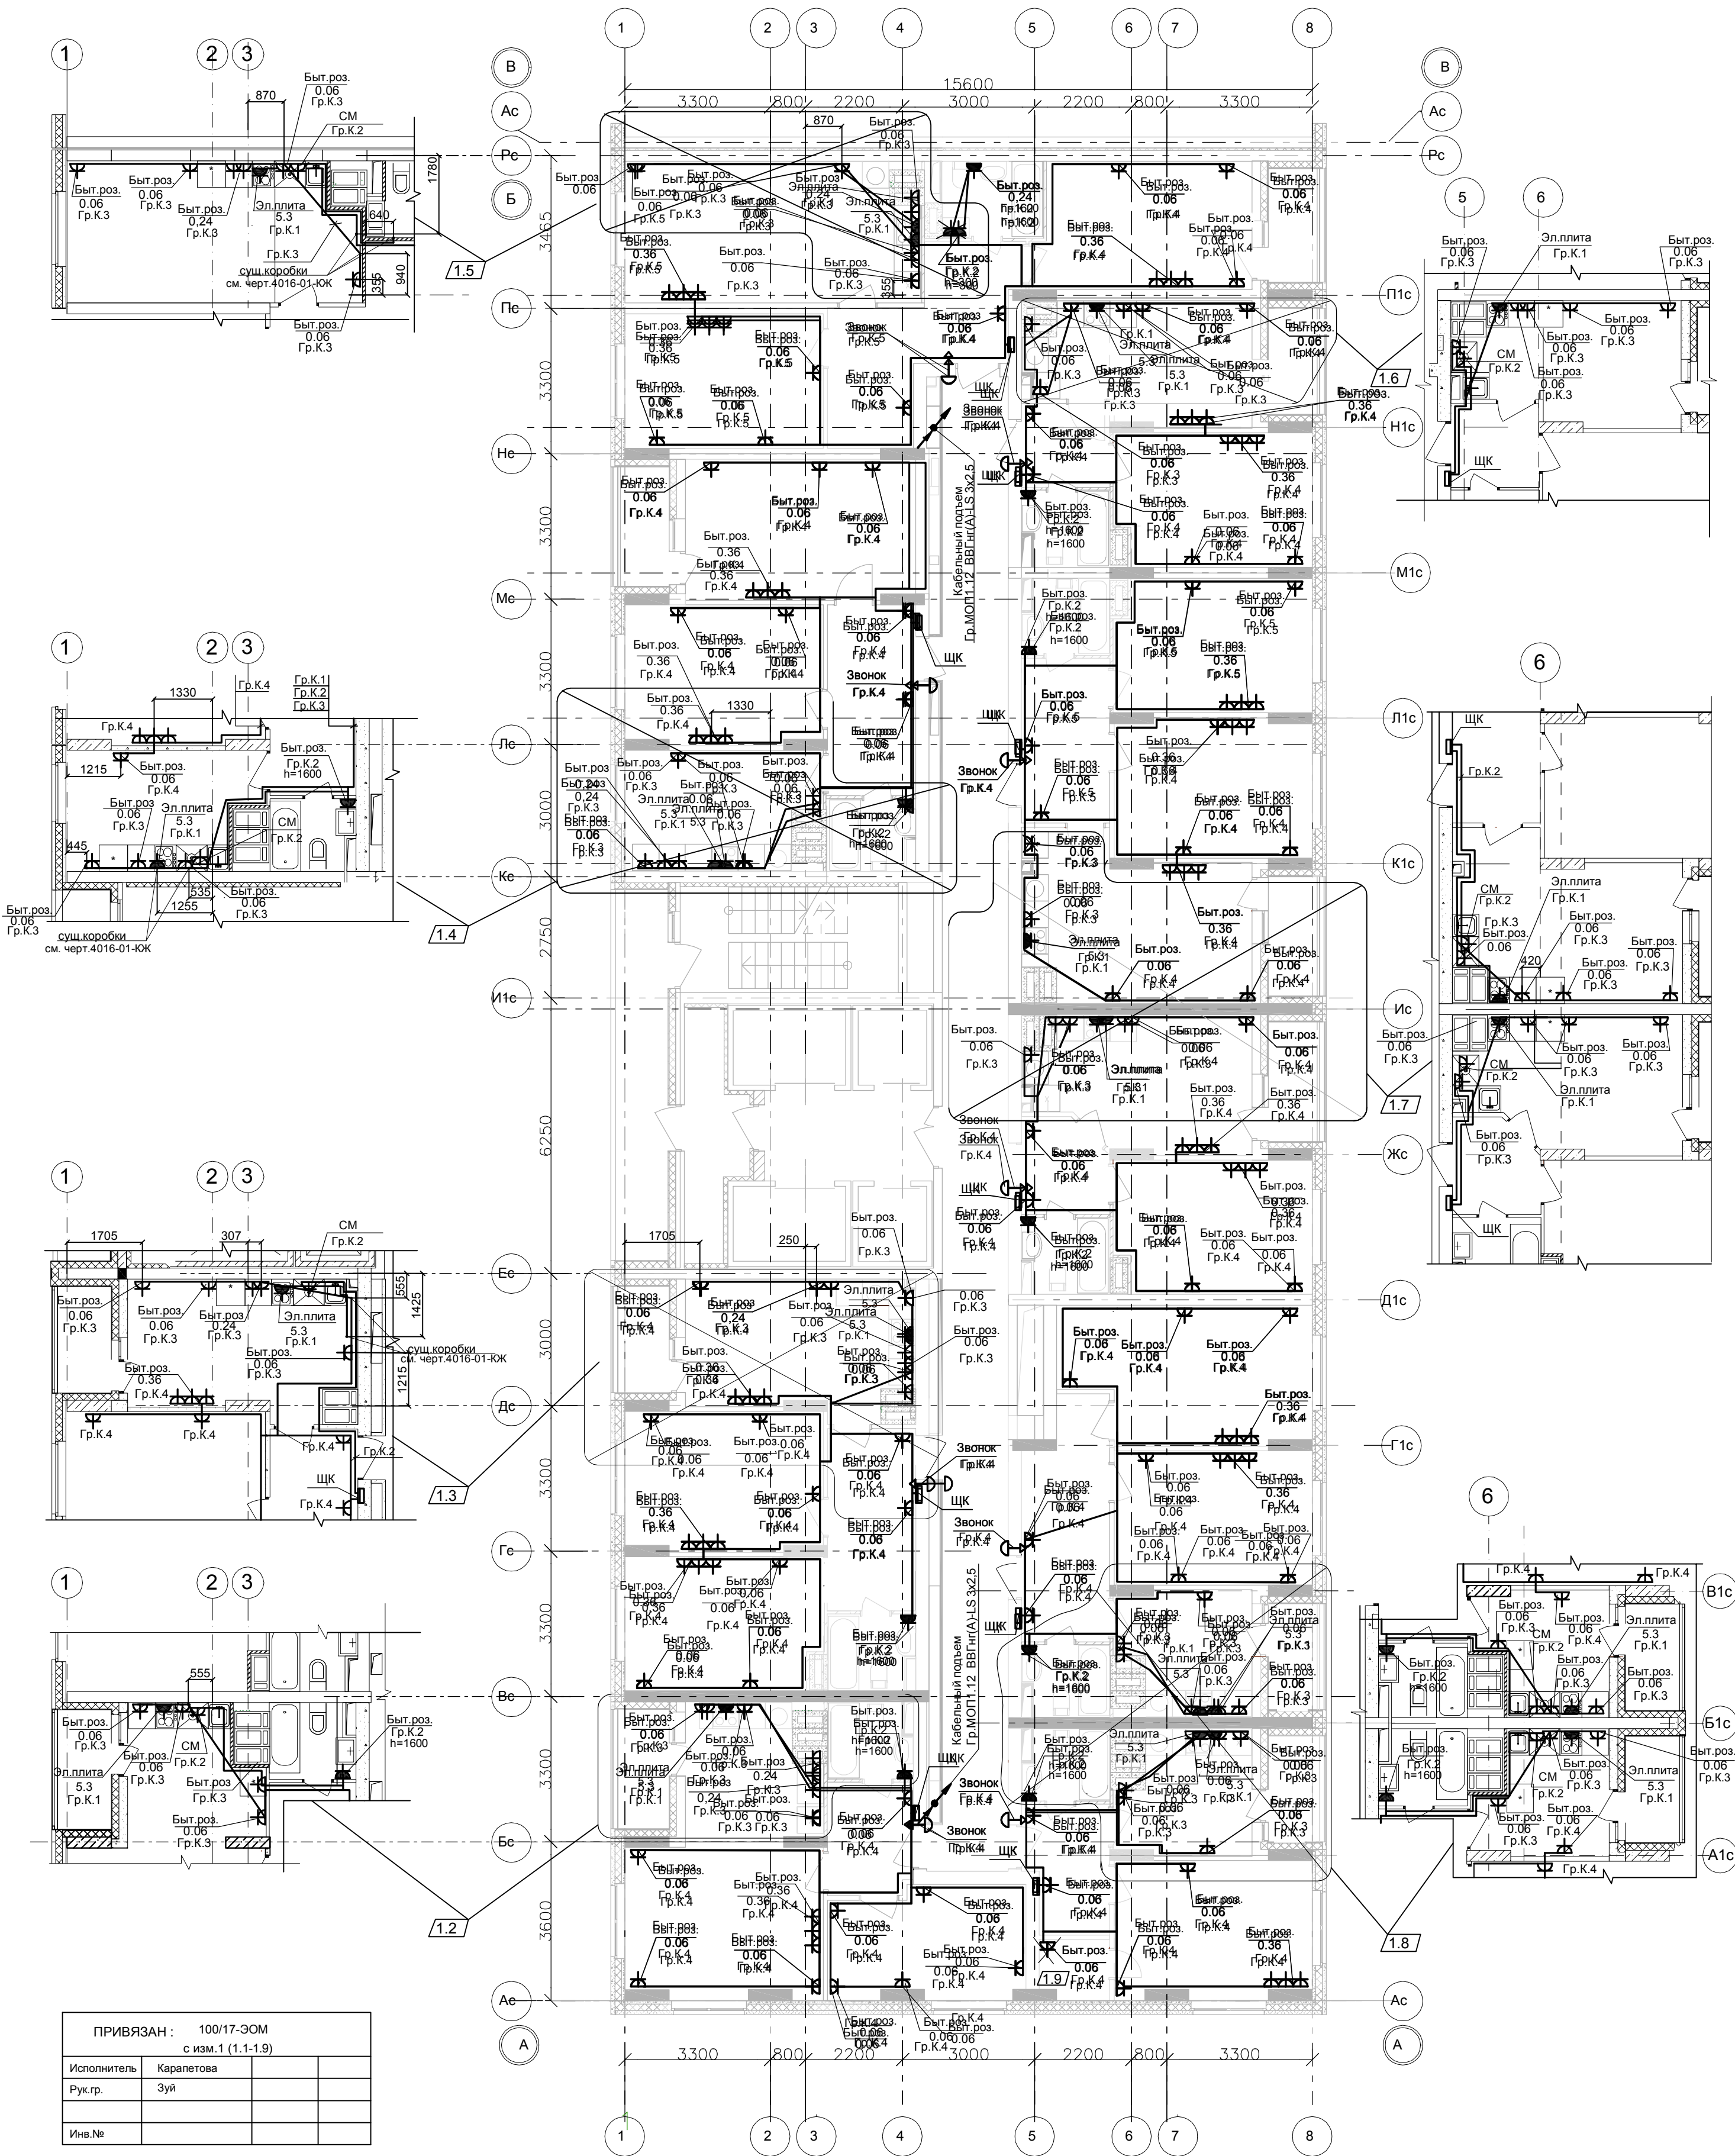

ПРИВЯЗАН: 100/17-ЭОМ	
с изм.1 (1.1-1.9)	
Исполнитель	Каралетова
Рук.гр.	Зуй
Изм.№	

Применить ко всем этажам:

1.1 Подключение эл.звонка выполнить кабелем ВВГнг(А)-LS - 2х1,5мм²

Бытовые розетки установить: в комнатах и коридорах, в кухнях (для стиральной машины и холодильника) на высоте 300мм от уровня чистого пола , розетки в рабочей зоне кухни - на высоте 1100мм и на расстоянии не менее 200мм от края эл.плиты.

Розетки не размещать над и под мойками и не устанавливать по одной оси в стенах между разными квартирами.

4016-01-ЭОМ					
26-ти этажный 2-секционный многоквартирный жилой дом с техническим, подвальным и подземным этажами, №8 (по генплану). Жилищный комплекс "Анудиновский парк" в д. Анудиново Кстовского района Нижегородской области					
Изм.	Кол.уч.	Лист	№ док.	Подпись	Дата
Разработал	Смирнов				30.08.17
ГИП	Лобан				30.08.17
Внутреннее электроснабжение					
План прокладки силовых сетей					
13-20 12-23 этаж 1 секции.					
Утв. Сидоров					
Стадия				Лист	Листов
РД				50	
ООО "Графит-Про"				г. Нижний Новгород	