


СЕКЦИЯ 1

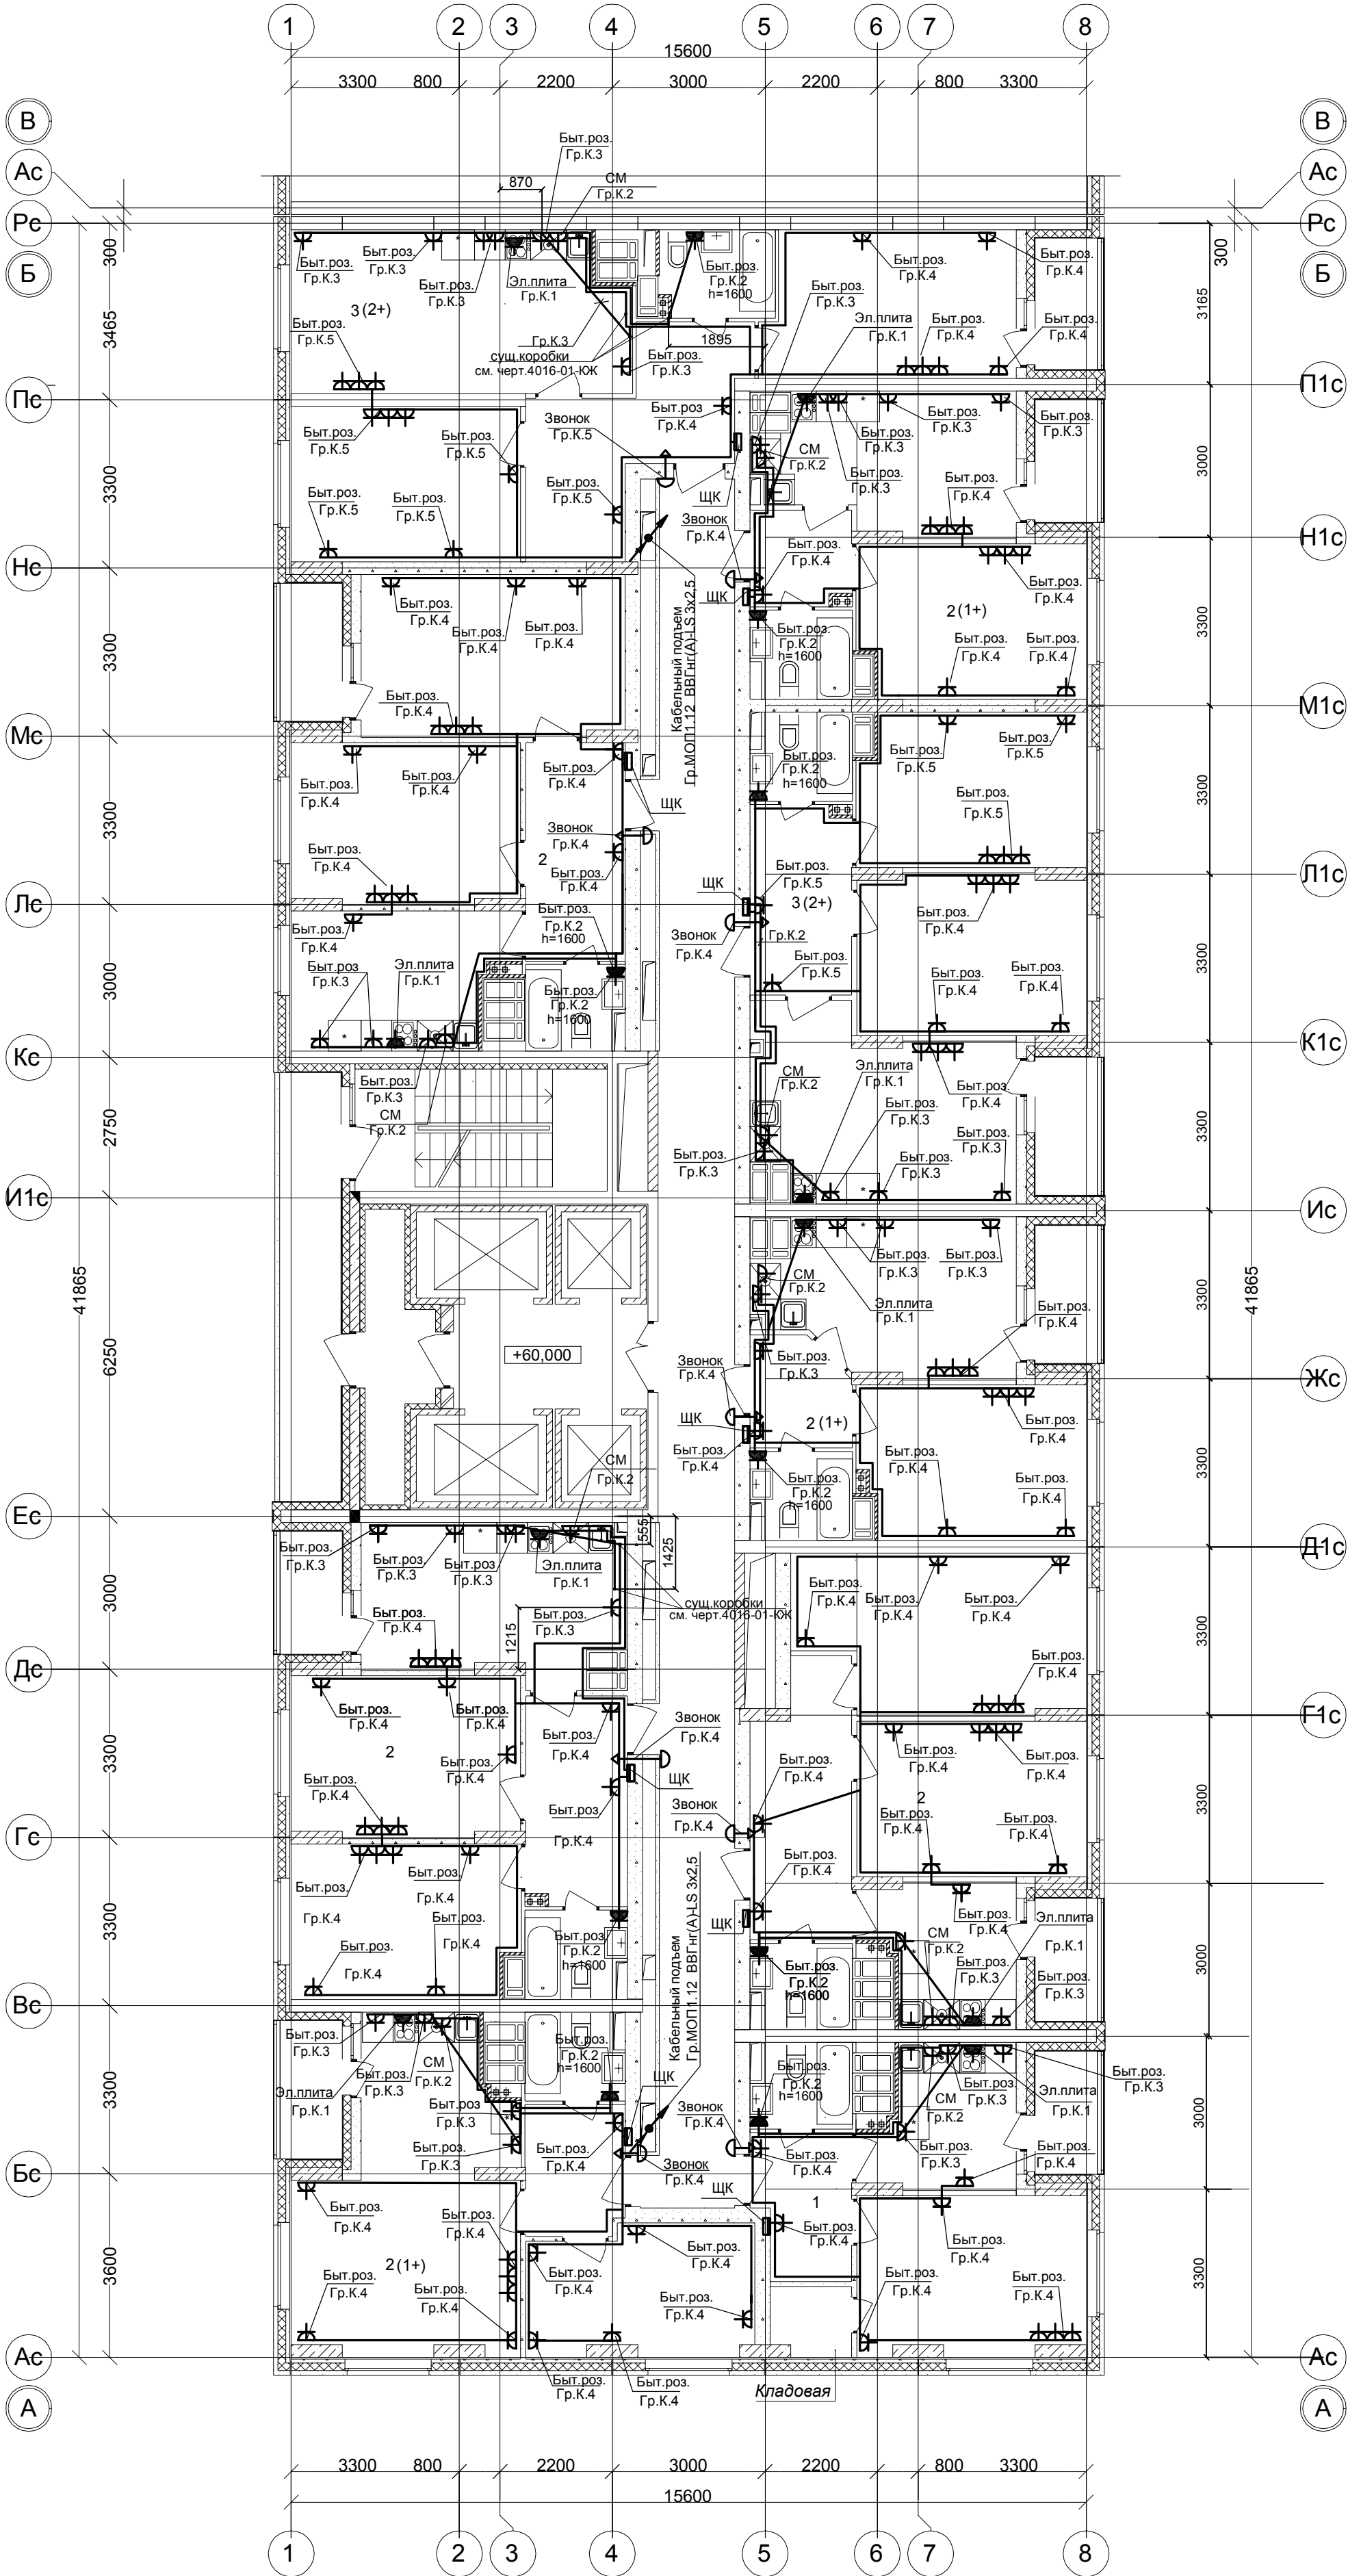

Применить ко всем этажам:

Подключение эл.звонка выполнить кабелем ВВГнг(А)-LS - 2х1,5мм .
Бытовые розетки установить: в комнатах и коридорах, в кухнях (для стиральной машины и холодильника) на высоте 300мм от уровня чистого пола ,
розетки в рабочей зоне кухни - на высоте 1100мм и на расстоянии не менее 200мм от края эл.плиты.
Розетки не размещать над и под мойками и не устанавливать по одной оси в стенах между разными квартирами.

						100 / 17 - ЭОМ		
						26-этажный 2-х секционный многоквартирный жилой дом с помещениями общественного назначения №10 (по генплану) . Жилищный комплекс "Анкудиновский парк " в д.Анкудиновка Кстовского района Нижегородской области		
1	нов.				07.18		Стадия	Лист
Изм.	Кол.уч	Лист	№ док.	Подпись	Дата		Р	97
Разработал						07.18	План прокладки силовых сетей 21-22 этаж 1 секции.	
Проверил						07.18		
Н.контр.						07.18		
							ООО ФИРМА "СС Проект"	