


СЕКЦИЯ 1

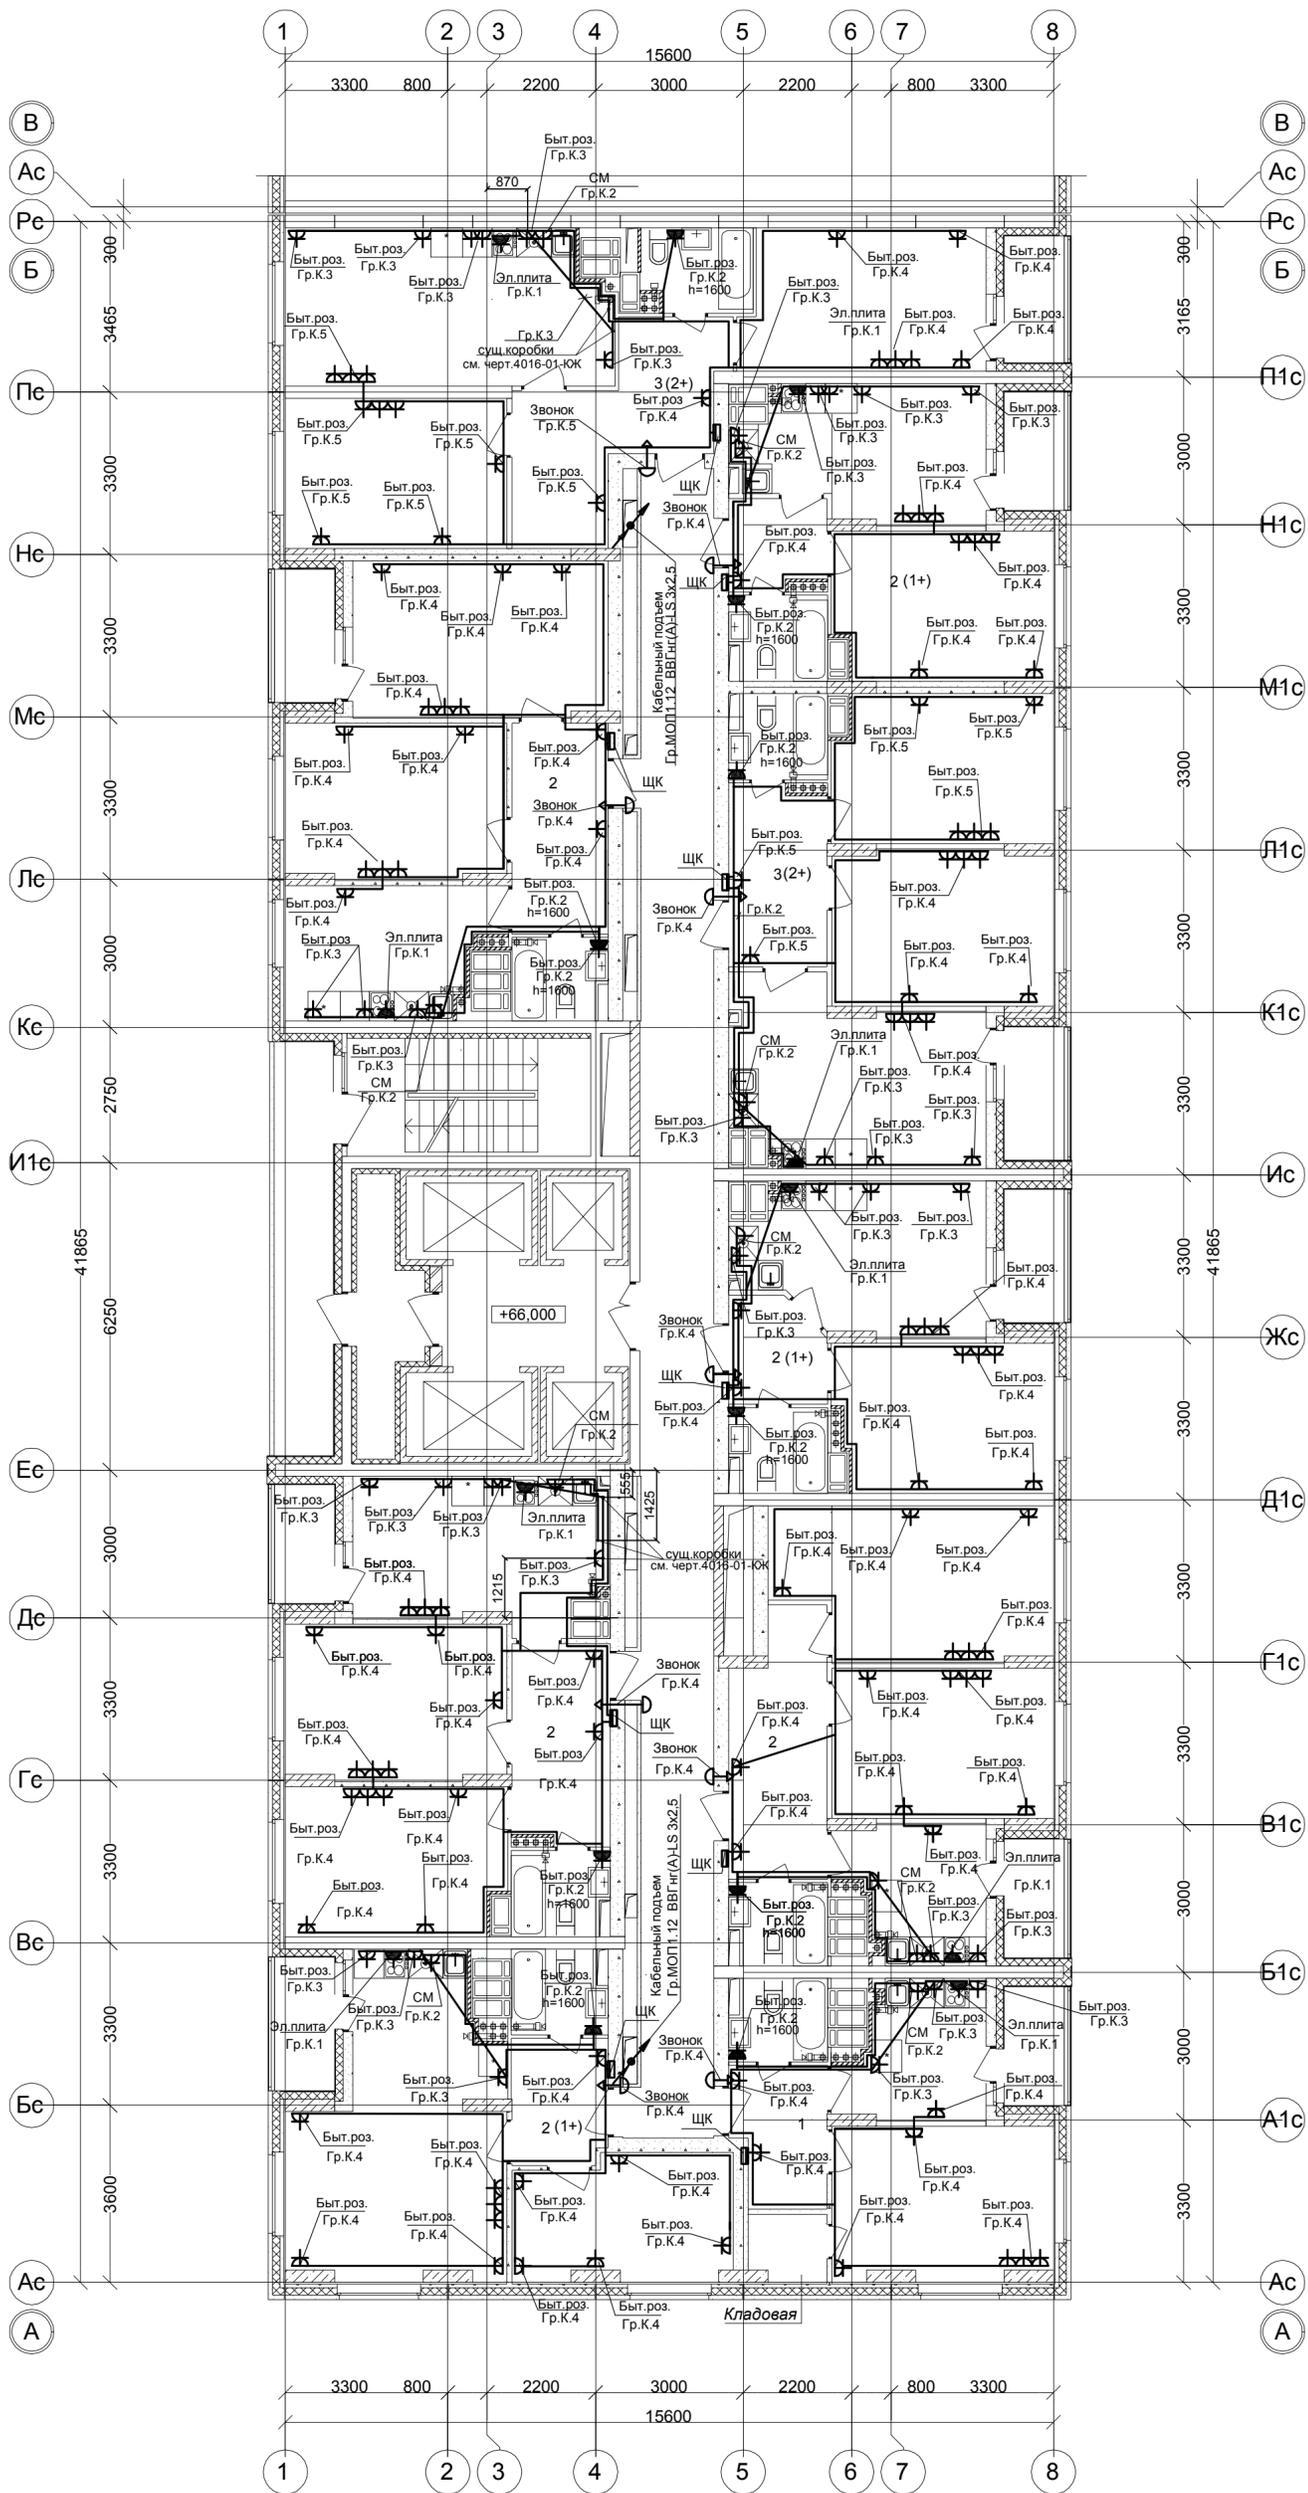

Применить ко всем этажам.

Подключение эл.звонка выполнить кабелем ВВГнг(А)-LS - 2х1,5мм .

Бытовые розетки установить: в комнатах и коридорах, в кухнях (для стиральной машины и холодильника) на высоте 300мм от уровня чистого пола , розетки в рабочей зоне кухни - на высоте 1100мм и на расстоянии не менее 200мм от края эл.плиты.

Розетки не размещать над и под мойками и не устанавливать по одной оси в стенах между разными квартирами.

						100 / 17 - ЭОМ		
1	нов.				07.18	26-этажный 2-х секционный многоквартирный жилой дом с помещениями общественного назначения №10 (по генплану). Жилищный комплекс "Анжуидновка Кстовского района Нижегородской области"		
Изм.	Кол.уч	Лист	№ док.	Подпись	Дата	Стадия	Лист	Листов
Разработал	Карпетова				07.18	Р	98	
Проверил	Зуй				07.18	План прокладки силовых сетей 23-24 этаж 1 секции.		
Н.контр.	Зуй				07.18	ООО ФИРМА "СС Проект"		

Согласовано	
Имя, № подл.	
Подпись и дата	
Взам. инв. №	