


СЕКЦИЯ 1

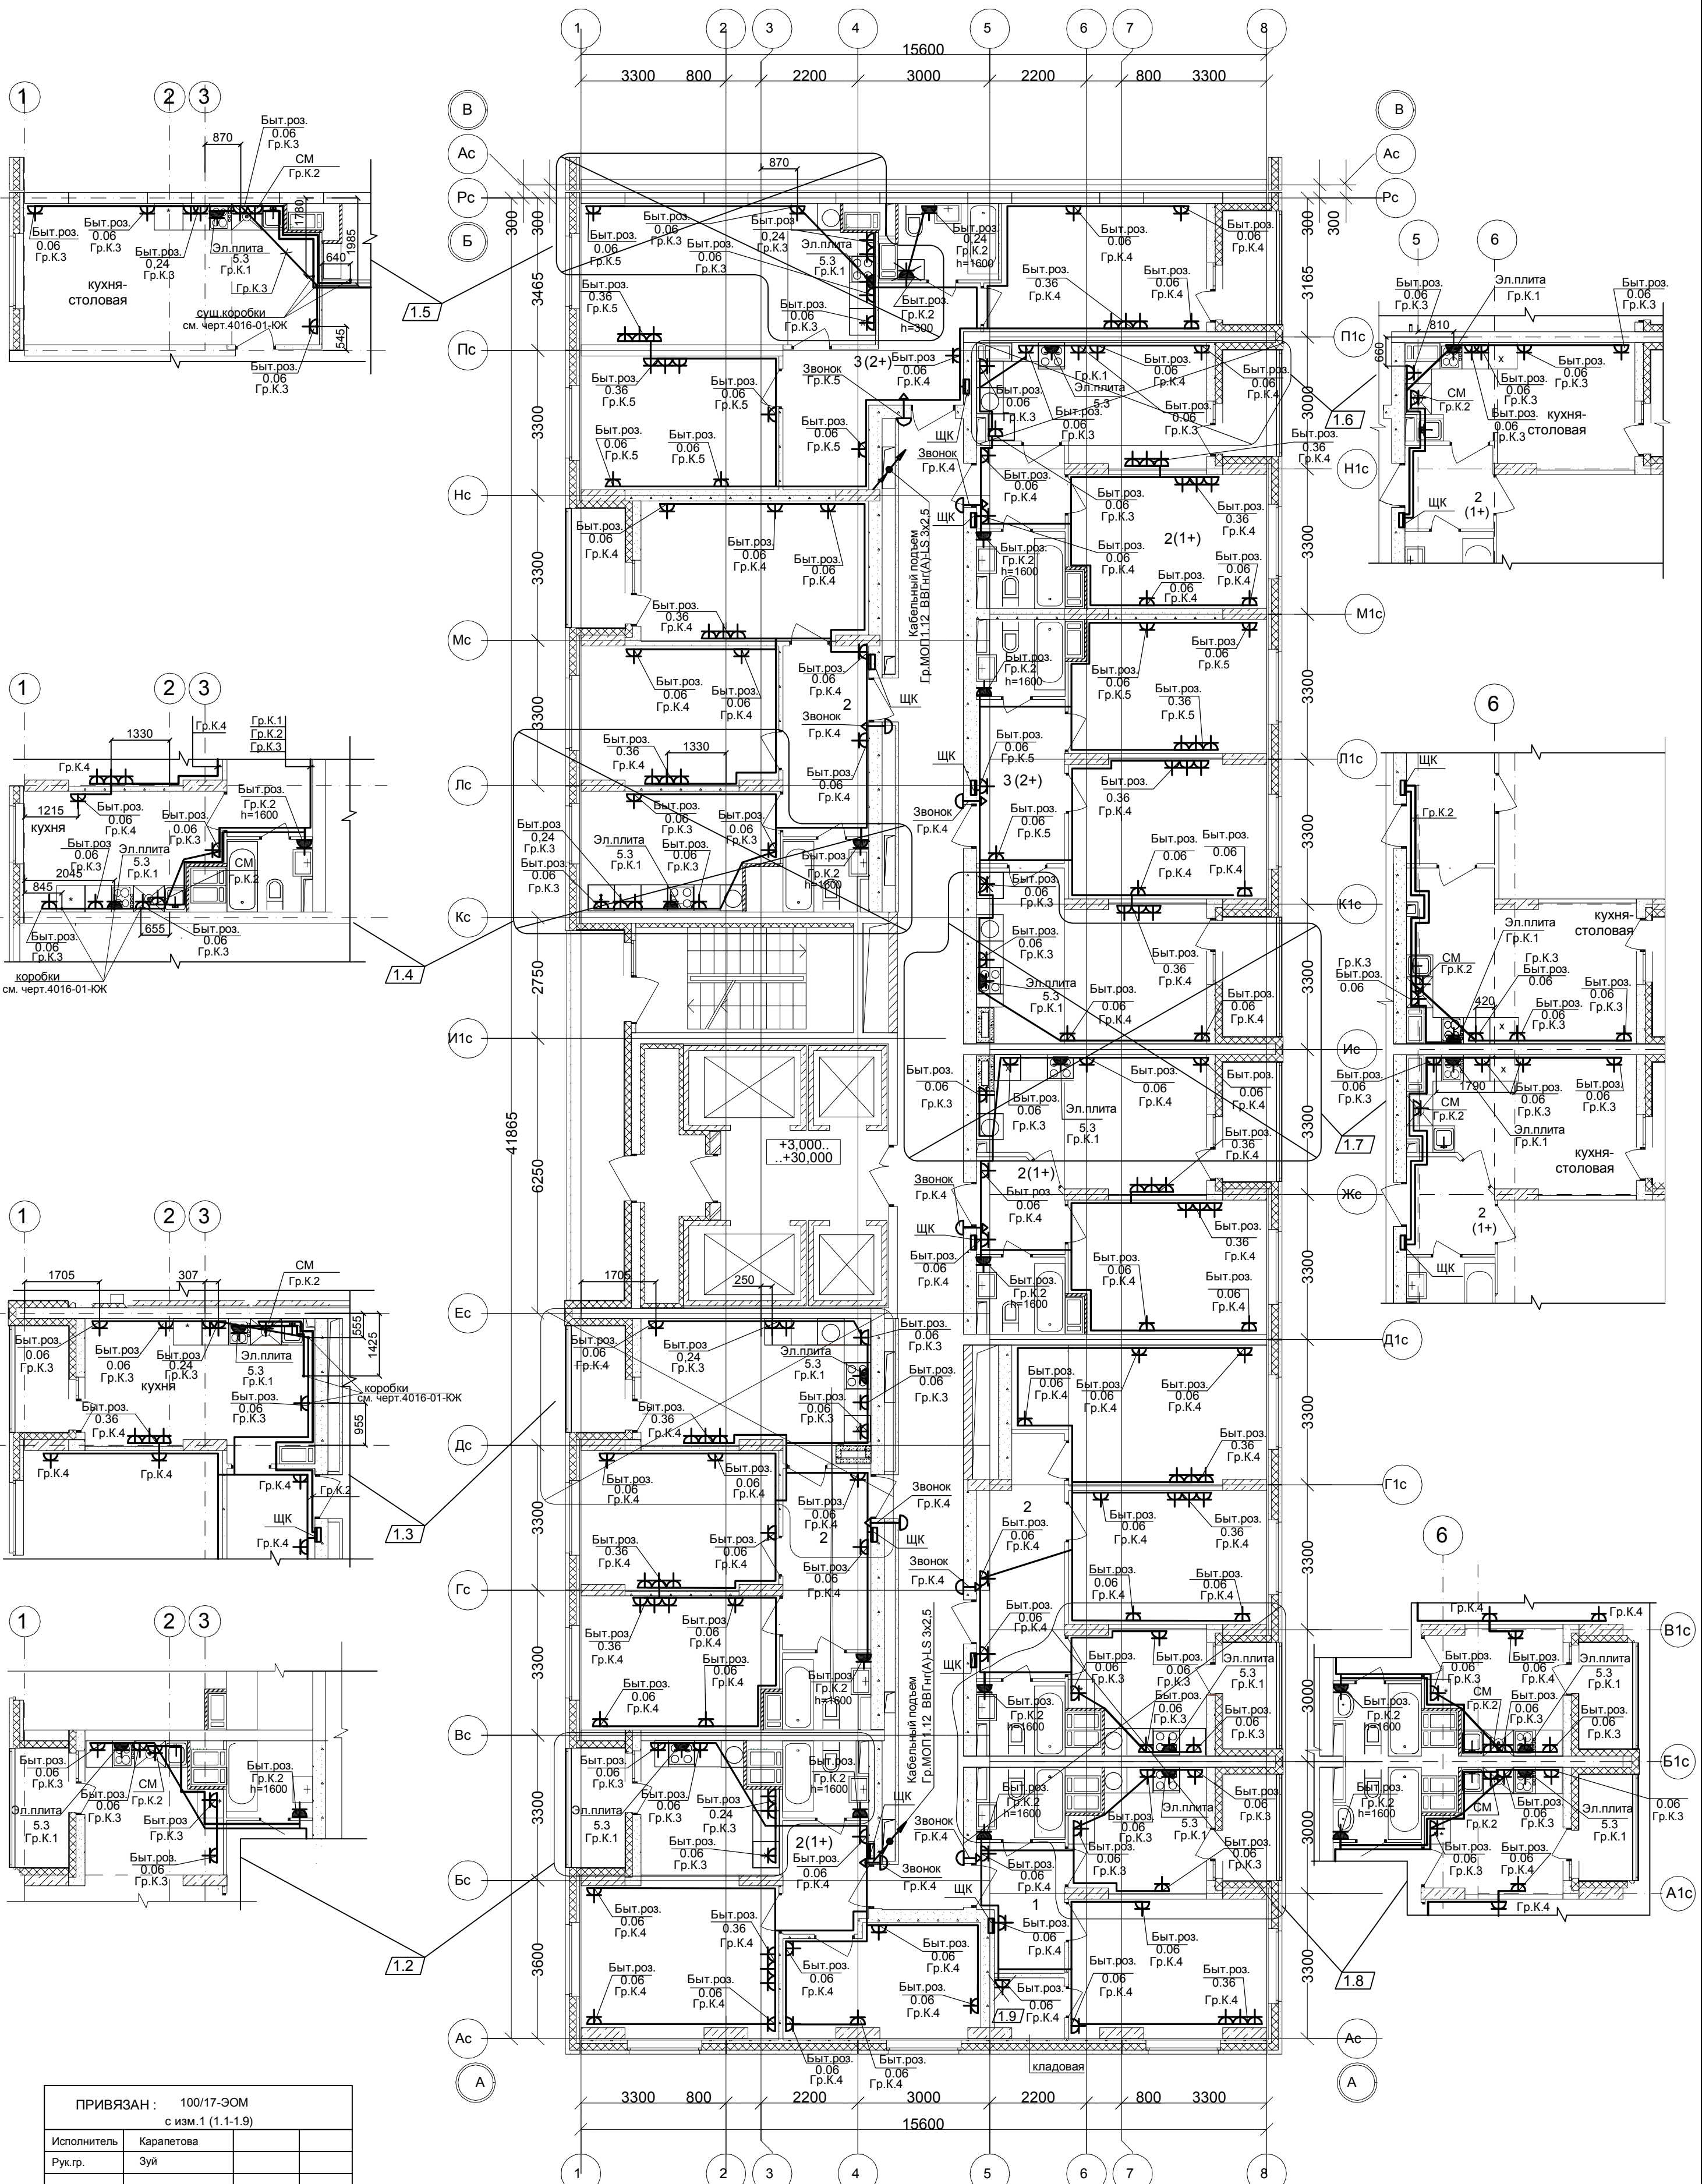

ПРИВЯЗАН: 100/17-ЭОМ с изм.1 (1.1-1.9)		
Исполнитель	Каралетова	
Рук.гр.	Зуй	
Инв.№		

Применить ко всем этажам:

1.1 Подключение эл.звонка выполнить кабелем ВВГнг(А)-LS - 2х1,5мм².
Бытовые розетки установить: в комнатах и коридорах, в кухнях (для стиральной машины и холодильника) на высоте 300мм от уровня чистого пола, розетки в рабочей зоне кухни - на высоте 1100мм и на расстоянии не менее 200мм от края эл.плиты.
Розетки не размещать над и под мойками и не устанавливать по одной оси в стенах между разными квартирами.

						4016-01-ЭОМ			
						26-этажный 2х-секционный многоквартирный жилой дом с помещениями общественного назначения с техническим, подвальным и подземным этажами, №10 (по генплану). Жилищный комплекс "Анкудиновский парк" в д.Анкудиновка Кстовского р-на Нижегородской области			
Изм.	Кол.уч	Лист	№ док.	Подпись	Дата	Внутреннее электроснабжение	Стадия	Лист	Листов
Разработал	Смирнов				08.12.17		РД	49	
ГИП	Лобан				08.12.17				
						План прокладки силовых сетей 3-12 -2-14 этажа 1 секции.	ООО "Графит-Про" г. Нижний Новгород		
Утв.	Сидоров				08.12.17				