


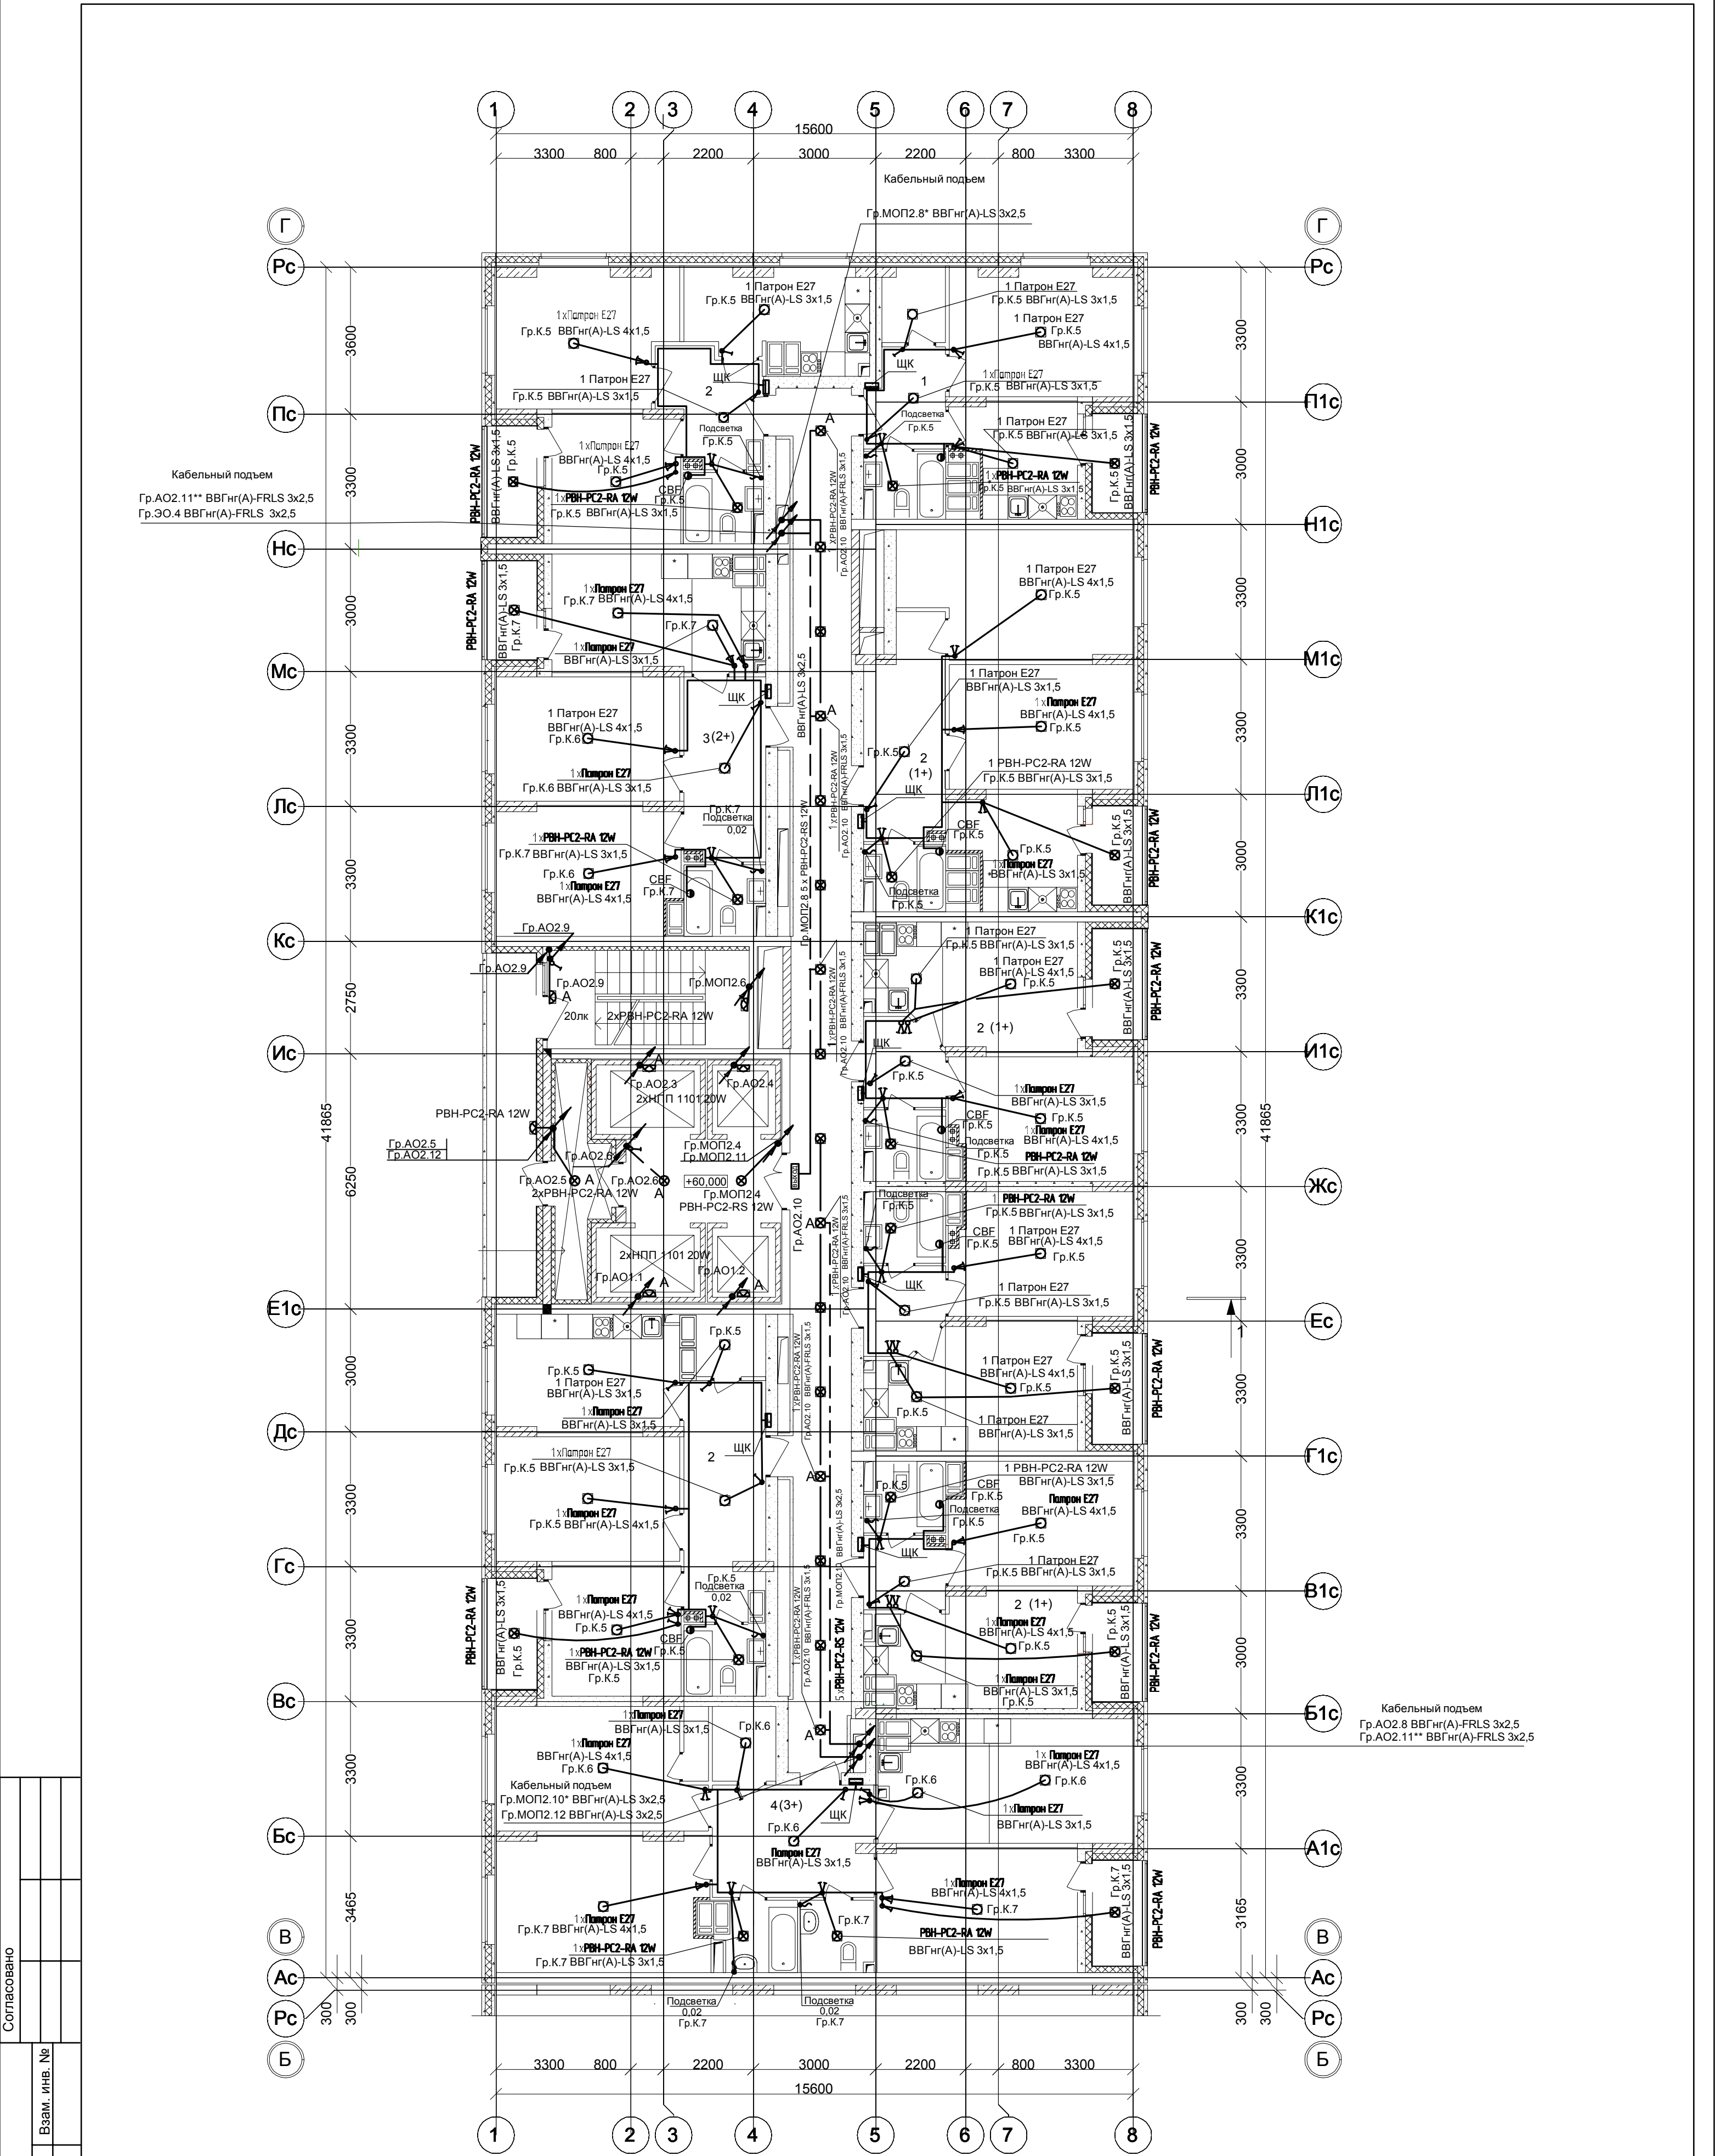

Согласовано		
	Изм.	инв. №
Подпись и дата		
	Изм.	инв. №
Изм. № подл.		

- * Гр.МОП2.8, Гр.МОП2.10 - 15...24 этаж.

** Гр.АО2.11 - 15...24 этаж.

Условное обозначение :

● - вентилятор бытовой CBF -0,1кВт

(управление вентилятором в с/узлах от выключателей общего освещения)

						100 / 17 - ЭОМ				
						26-этажный 2-х секционный многоквартирный жилой дом с помещениями общественного назначения №10 (по генплану) . Жилищный комплекс "Анжуиновский парк" в д.Анжуиновка Кстовского района Нижегородской области				
1		нов.			07.18			Стадия	Лист	Листов
Изм.	Кол.уч	Лист	№ док.	Подпись	Дата			Р	106	
Разработал		Карапетова			07.18	План прокладки сетей освещения 21-22 этаж 2 секции.		ООО ФИРМА "СС Проект"		
Проверил		Зуй		07.18						
Н.контр.		Зуй		07.18						