


СЕКЦИЯ 2

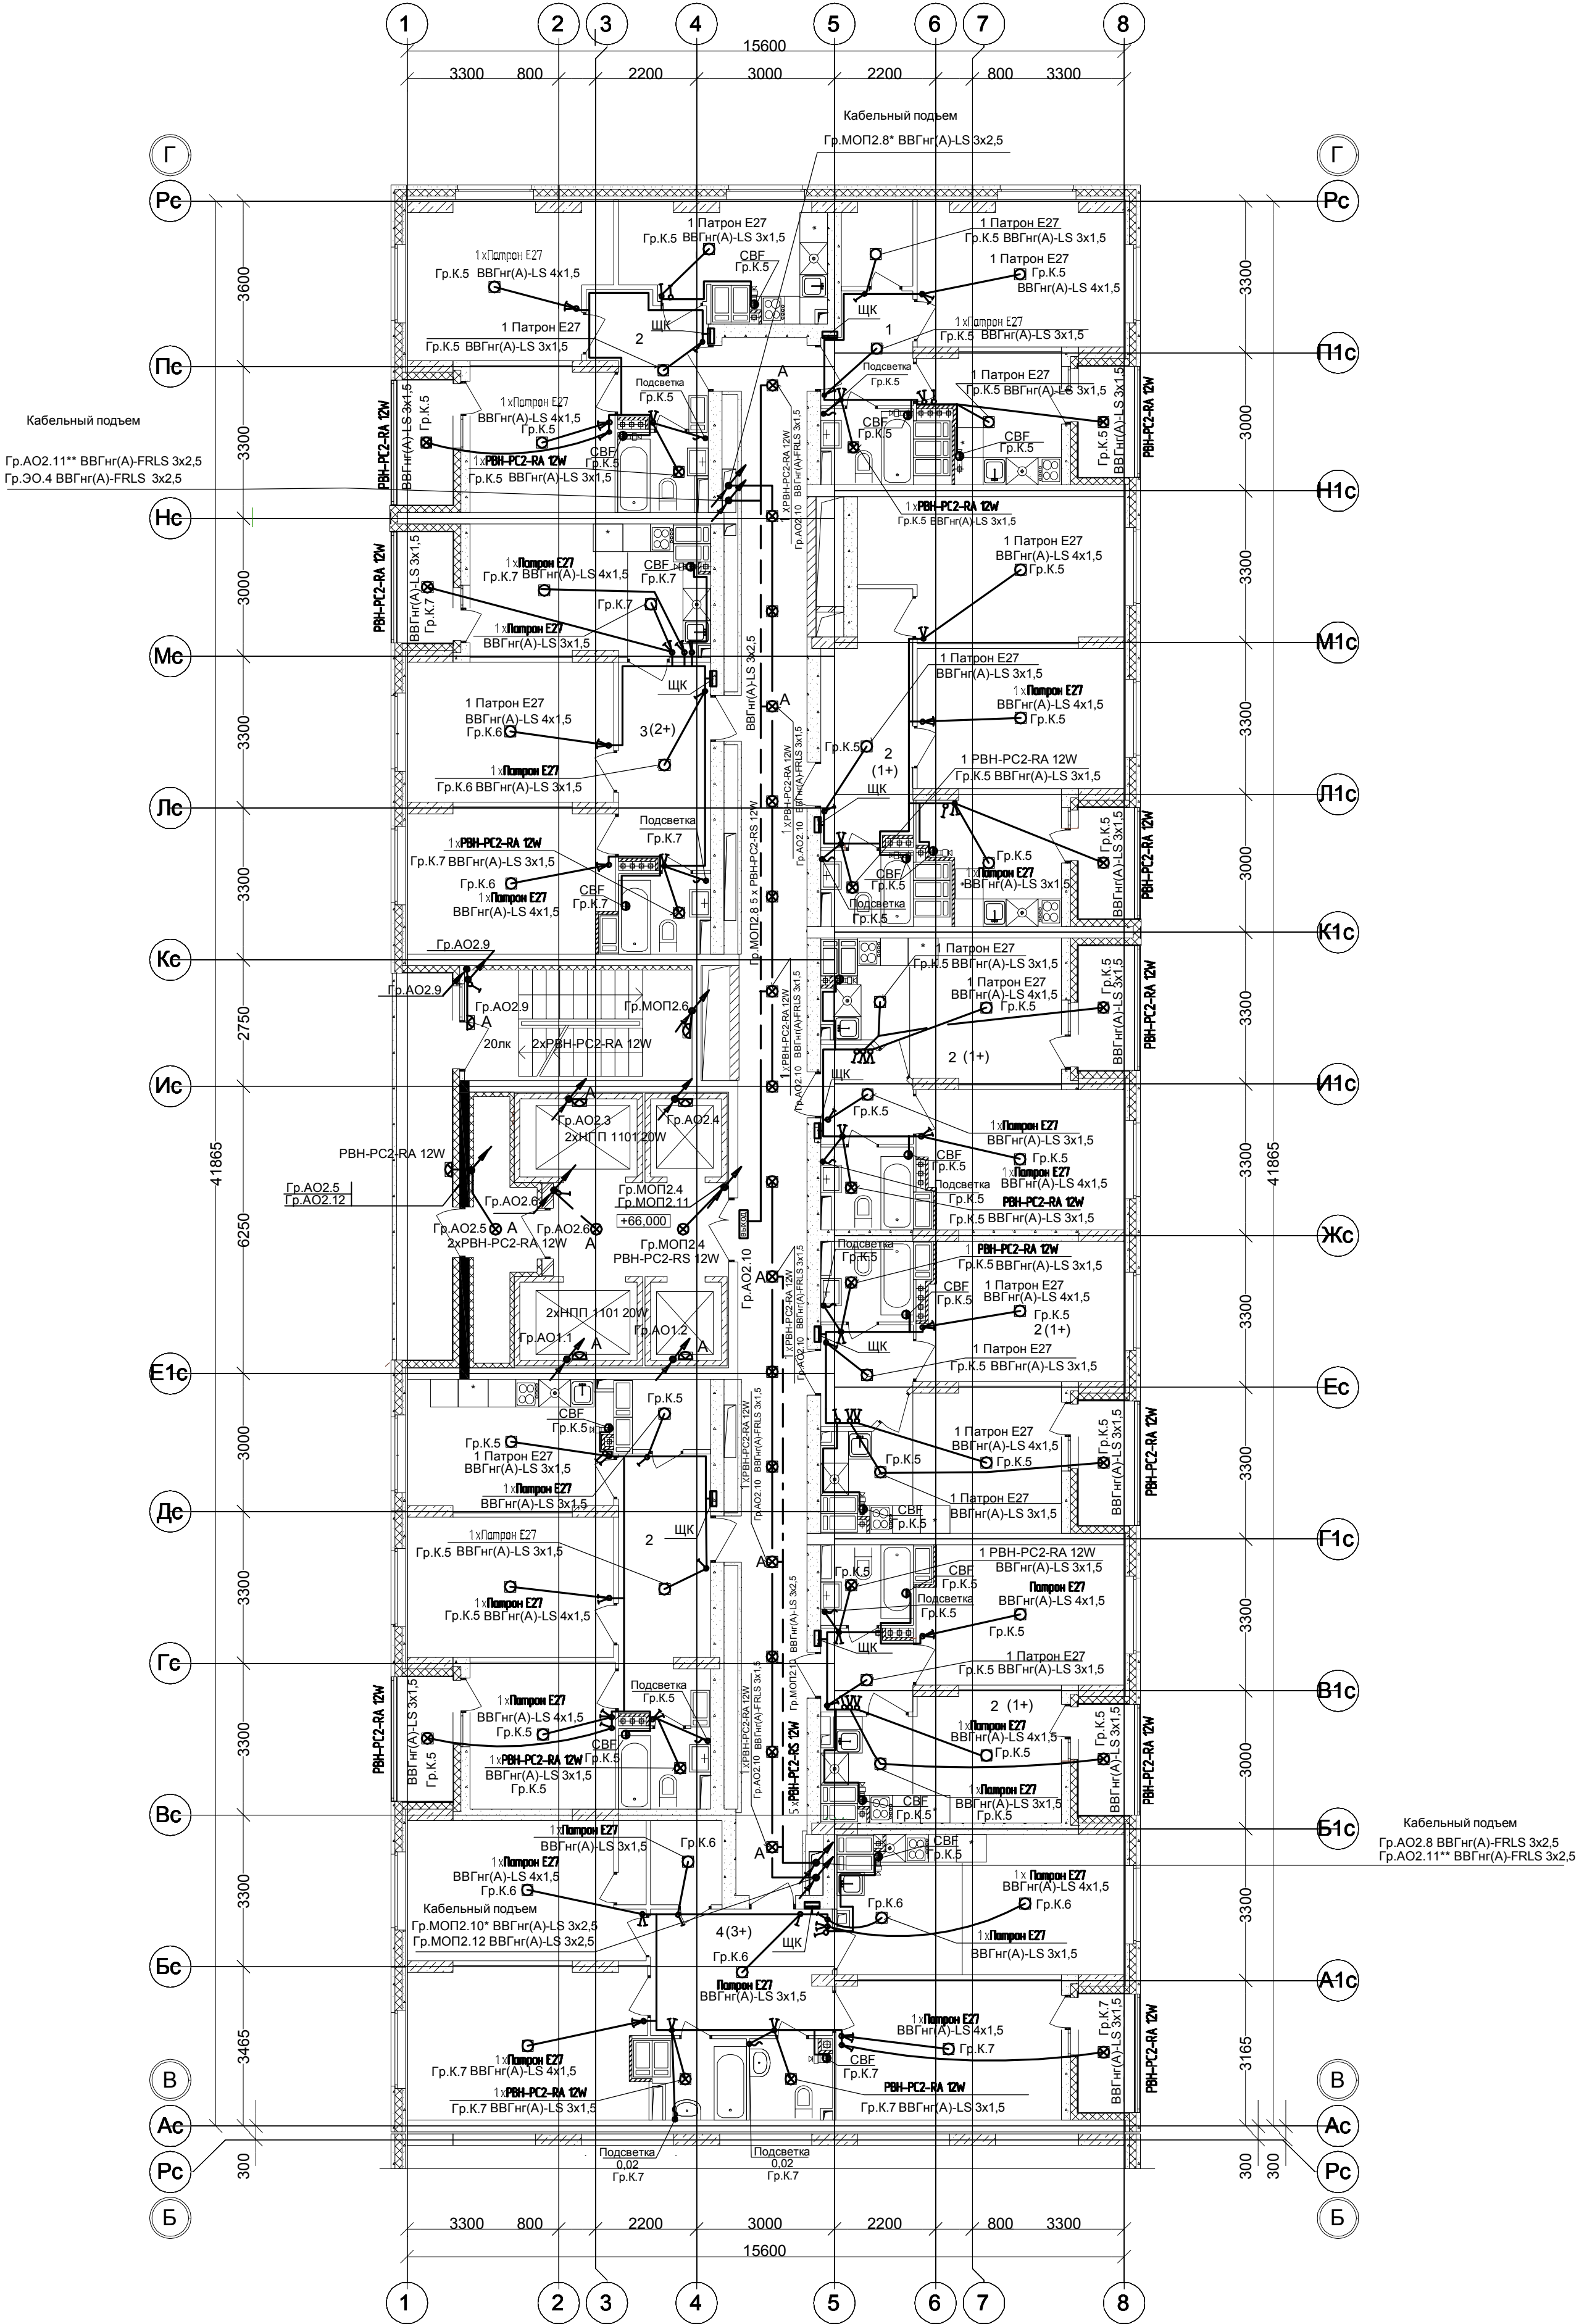

* Гр.МОП2.8, Гр.МОП2.10 - 15...24 этаж.
** Гр.АО2.11 - 15...24 этаж.

Условное обозначение :

- - вентилятор бытовой CBF -0,1кВт
(управление вентилятором в с /узлах от выключателей общего освещения)

						100 / 17 - ЭОМ				
						26-этажный 2-х секционный многоквартирный жилой дом с помещениями общественного назначения №10 (по генплану) . Жилищный комплекс "Анкудиновский парк" в д.Анкудиновка Кстовского района Нижегородской области				
1		нов.			07.18					
Изм.	Кол.уч	Лист	№ док.	Подпись	Дата					
								Стадия	Лист	Листов
								Р	107	
Разработал		Карапетова			07.18	План прокладки сетей освещения 23-24 этаж 2 секции.		ООО ФИРМА "СС Проект"		
Проверил		Зуй		07.18						
Н.контр.		Зуй		07.18						