

Согласовано		
	Изм. №	Взам. инв. №
Изм. № подл.		
	Подпись и дата	


Применить ко всем этажам:

- 1.1
- * Гр.МОП2.7, Гр.МОП2.9 - 1...14 этаж; Гр.МОП2.8, Гр.МОП2.10 - 15...24 этаж.

** Гр.АО2.10 - 1...14 этаж; Гр.АО2.11 - 15...24 этаж.

*** в кухнях выключатели вынесены наружу из-за новой расстановки оборудования.

~~* Гр.МОП2.7, Гр.МОП2.8 - 1-13 этаж, Гр.МОП2.9, Гр.МОП2.10 - 14-23 этаж~~
~~** Гр.АО2.5 - подвальный этаж-13 этаж, Гр.АО2.6 - 14-23 этаж, Гр.АО2.10 - 1 этаж-13 этаж, Гр.АО2.11 - 14-23 этаж~~

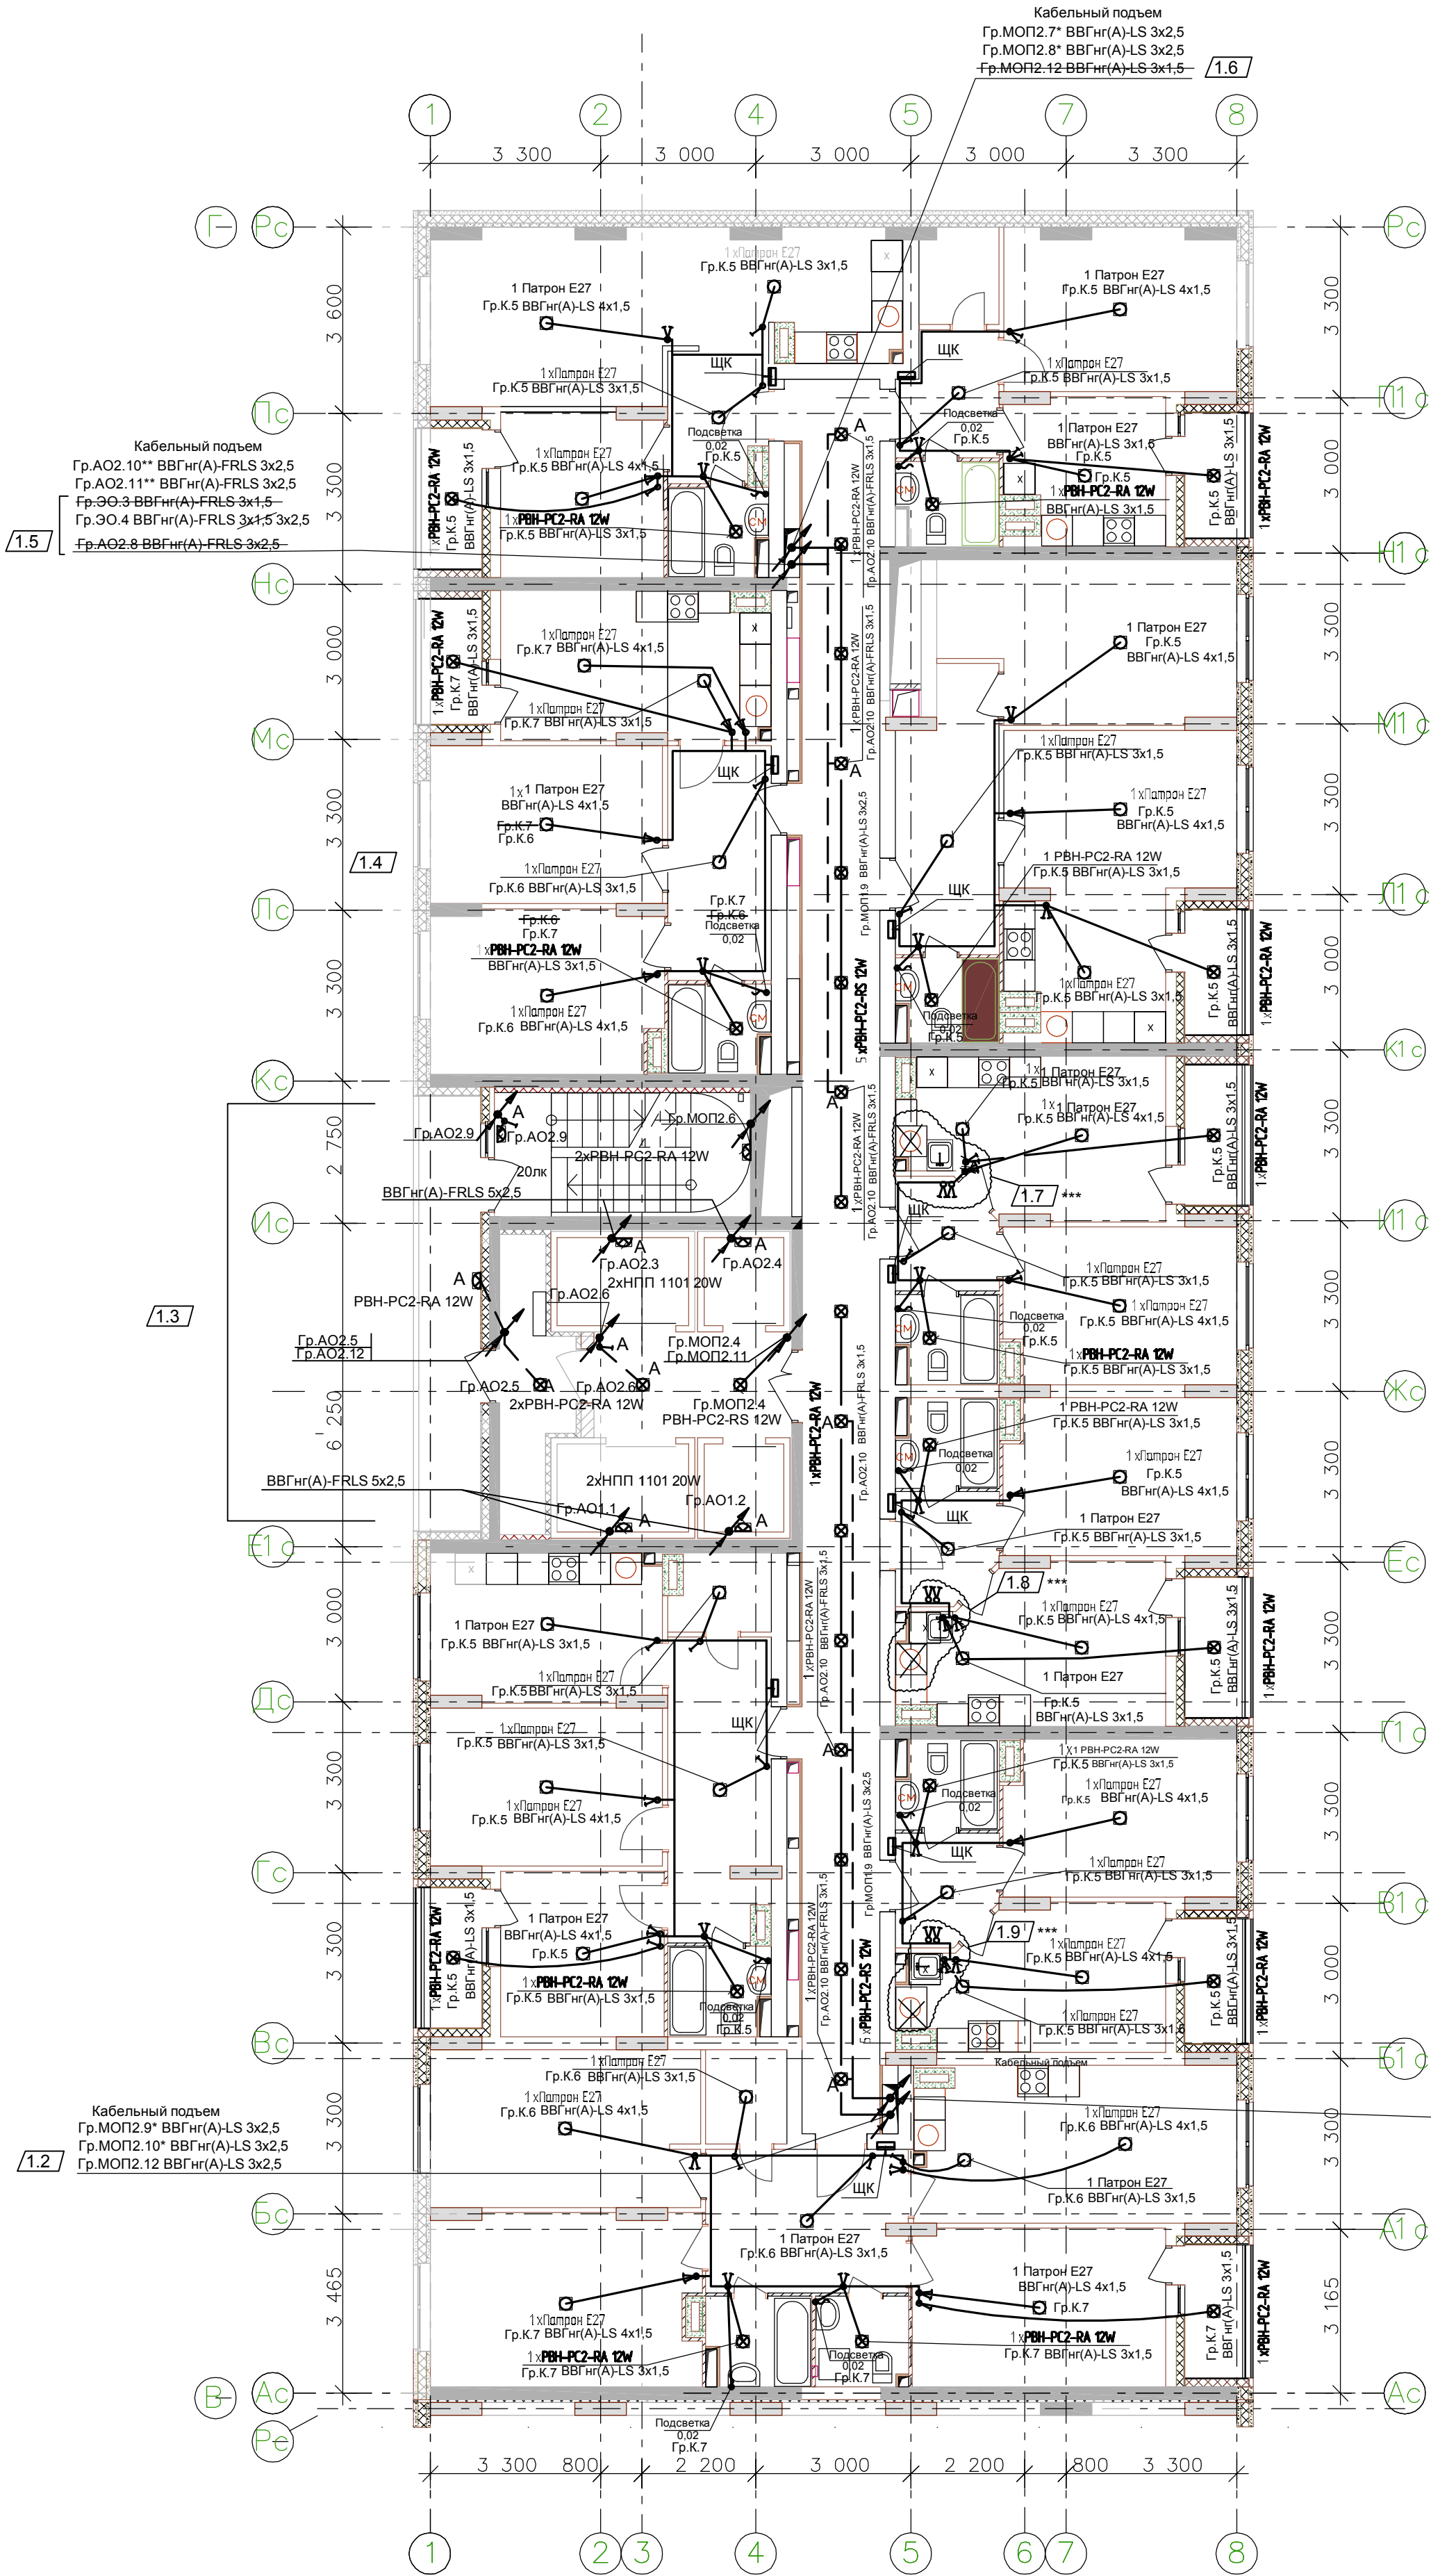

ПРИВЯЗАН: 100/17-ЭОМ с изм.1 (1.1-1.10)			
Исполнитель	Караетова		
Рук.гр.	Зуй		
Изм.№			

						4016-01-ЭОМ			
						26-этажный 2х-секционный многоквартирный жилой дом с помещениями общественного назначения с техническим, подвальным и подземным этажами, №10 (по генплану). Жилищный комплекс "Анжуиновский парк" в д.Анжуиновка Кстовского р-на Нижегородской области			
Изм.	Кол.уч.	Лист	Ндок.	Подписи	Дата	Внутреннее электроснабжение	Стадия	Лист	Листов
Разработал		Смирнов			08.12.17		РД	60	
ГИП		Лобан			08.12.17				
						План прокладки сетей освещения 3 2-3 этаж 2 секции.	ООО "Графит-Про" г. Нижний Новгород		
Утв.		Сидоров			08.12.17				