


СЕКЦИЯ 2

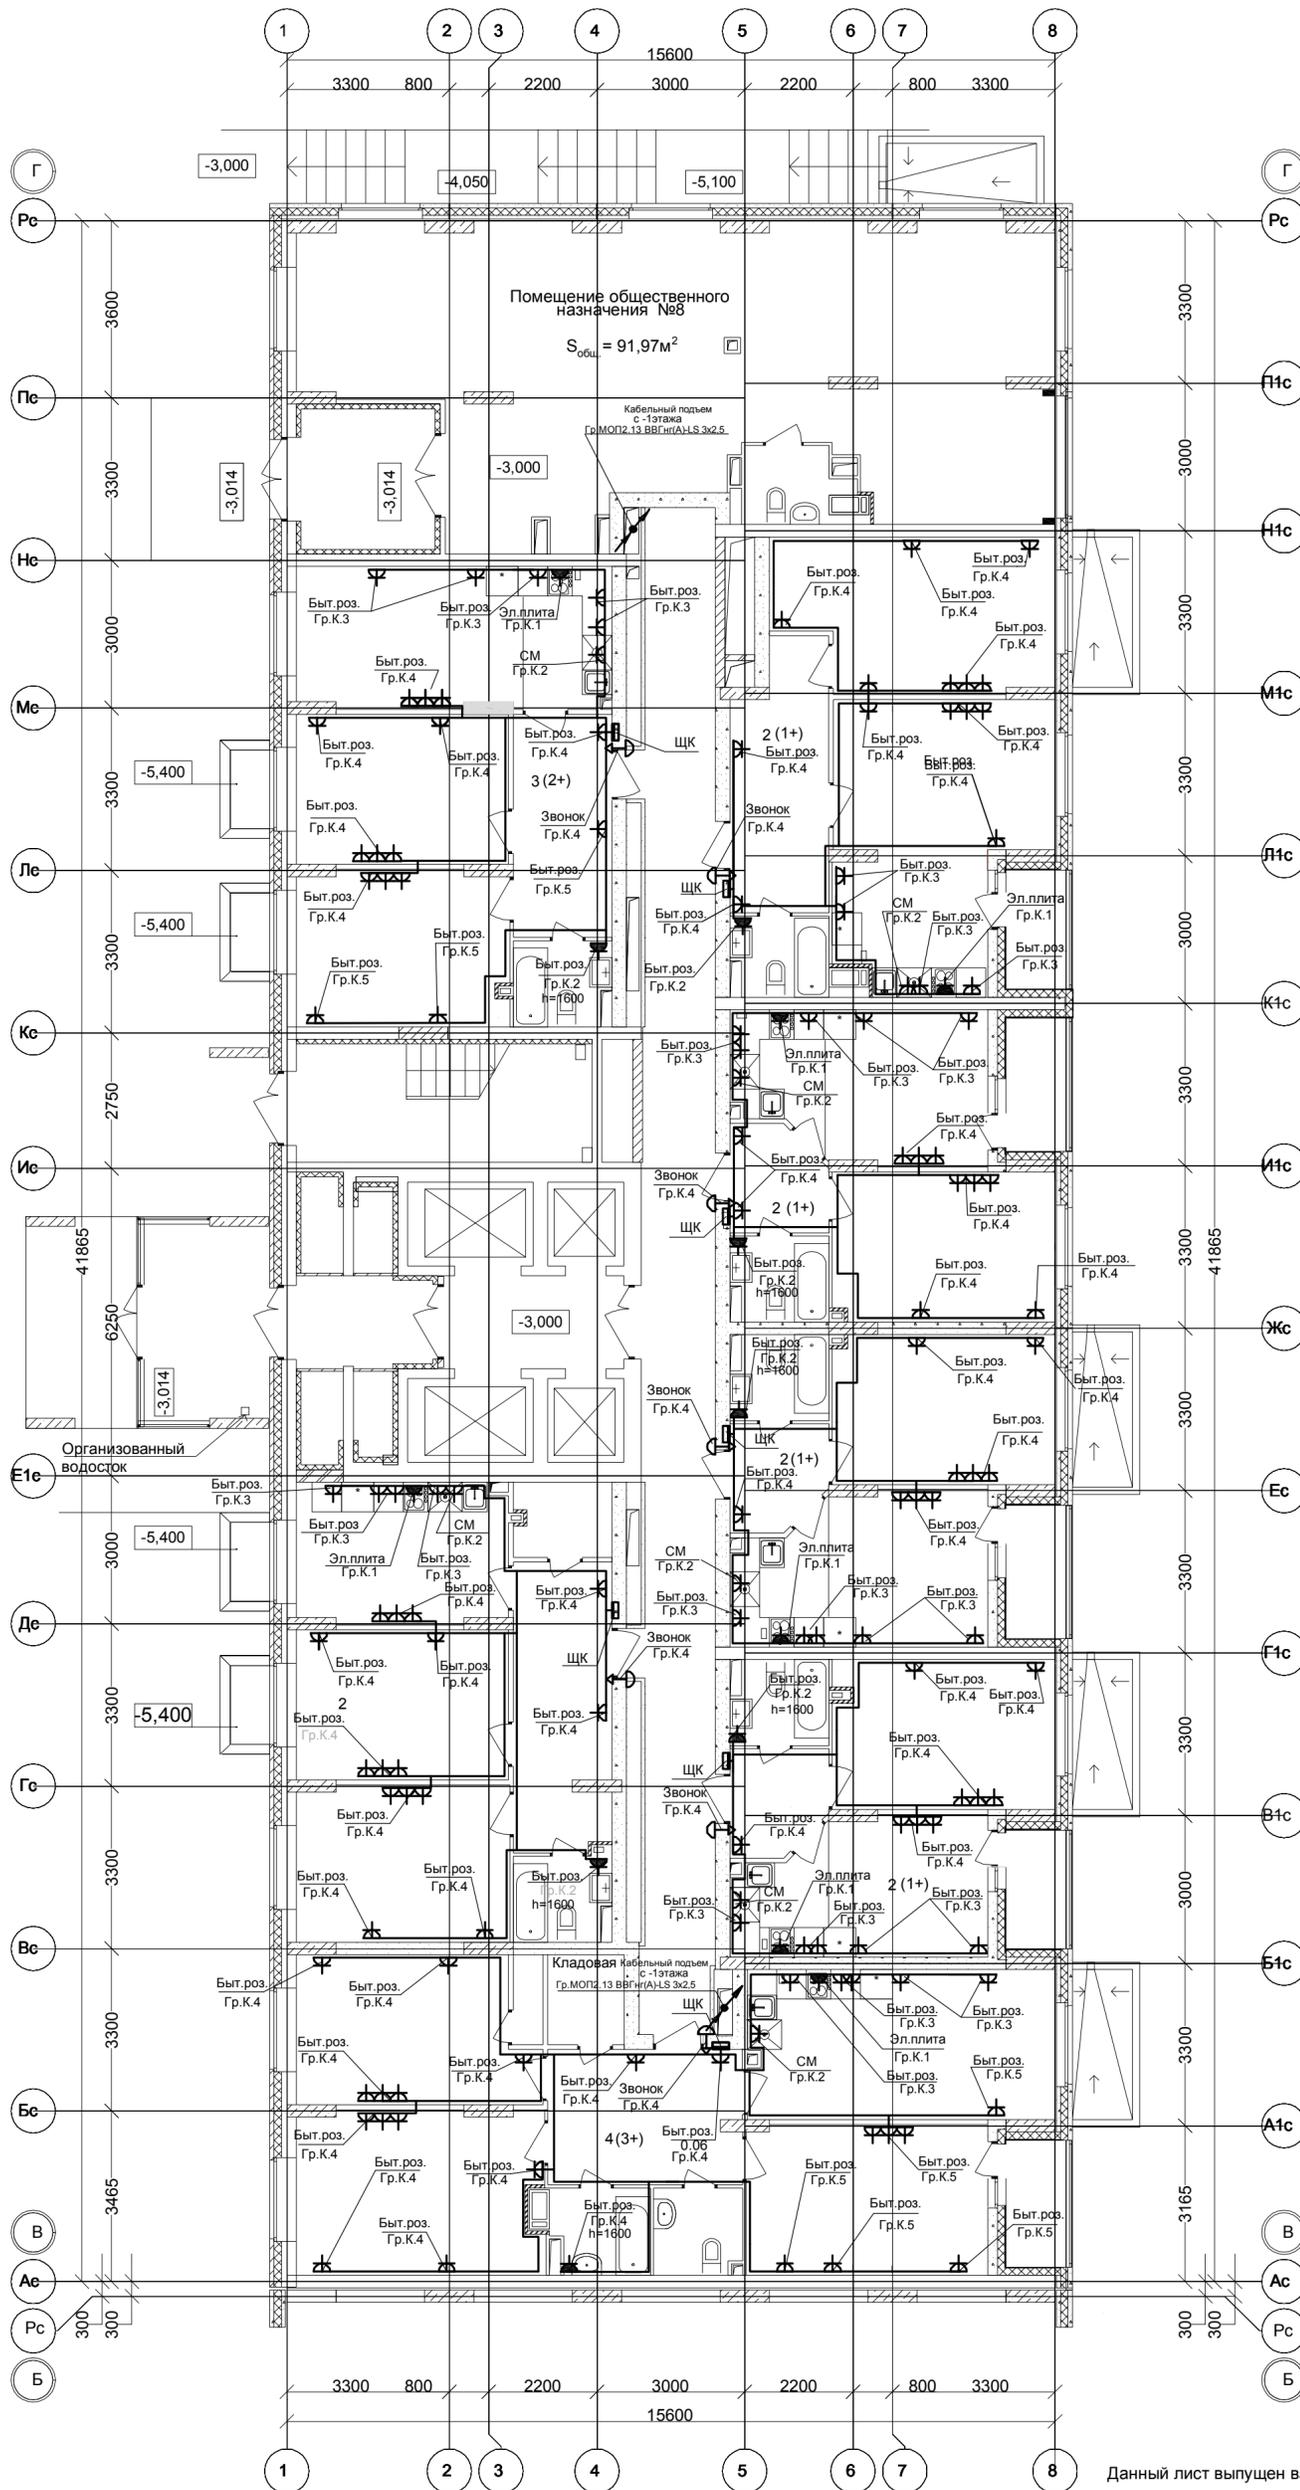

Данный лист выпущен взамен аннулированного черт. 4016-01-ЭОМ, л.65

Применить ко всем этажам:

Подключение звонка выполнить кабелем ВВГнг(A)-LS - 2x1,5мм.
 Бытовые розетки установить: в комнатах и коридорах, в кухнях (для стиральной машины и холодильника) на высоте 300мм от уровня чистого пола , розетки в рабочей зоне кухни - на высоте 1100мм и на расстоянии не менее 200мм от края эл.плиты.
 Розетки не размещать над и под мойками и не устанавливать по одной оси в стенах между разными квартирами.

					100 / 17 - ЭОМ		
1	нов.			07.18	26-этажный 2-х секционный многоквартирный жилой дом с помещениями общественного назначения №10 (по генплану). Жилищный комплекс "Анкудиновский парк" в д.Анкудиновка Кстовского района Нижегородской области		
Изм.	Кол.уч.	Лист	№ док.	Подпись	Дата	Стадия	Листов
						Р	110
Разработал	Каралетова				07.18		
Проверил	Зуй				07.18		
Н.контр.	Зуй				07.18	План прокладки силовых сетей 1 этажа (отм.-3.000) 2 секции.	
						ООО ФИРМА "СС Проект"	

Согласовано

Имя, инв. №

Подпись и дата

Имя, № подл.