


СЕКЦИЯ 2

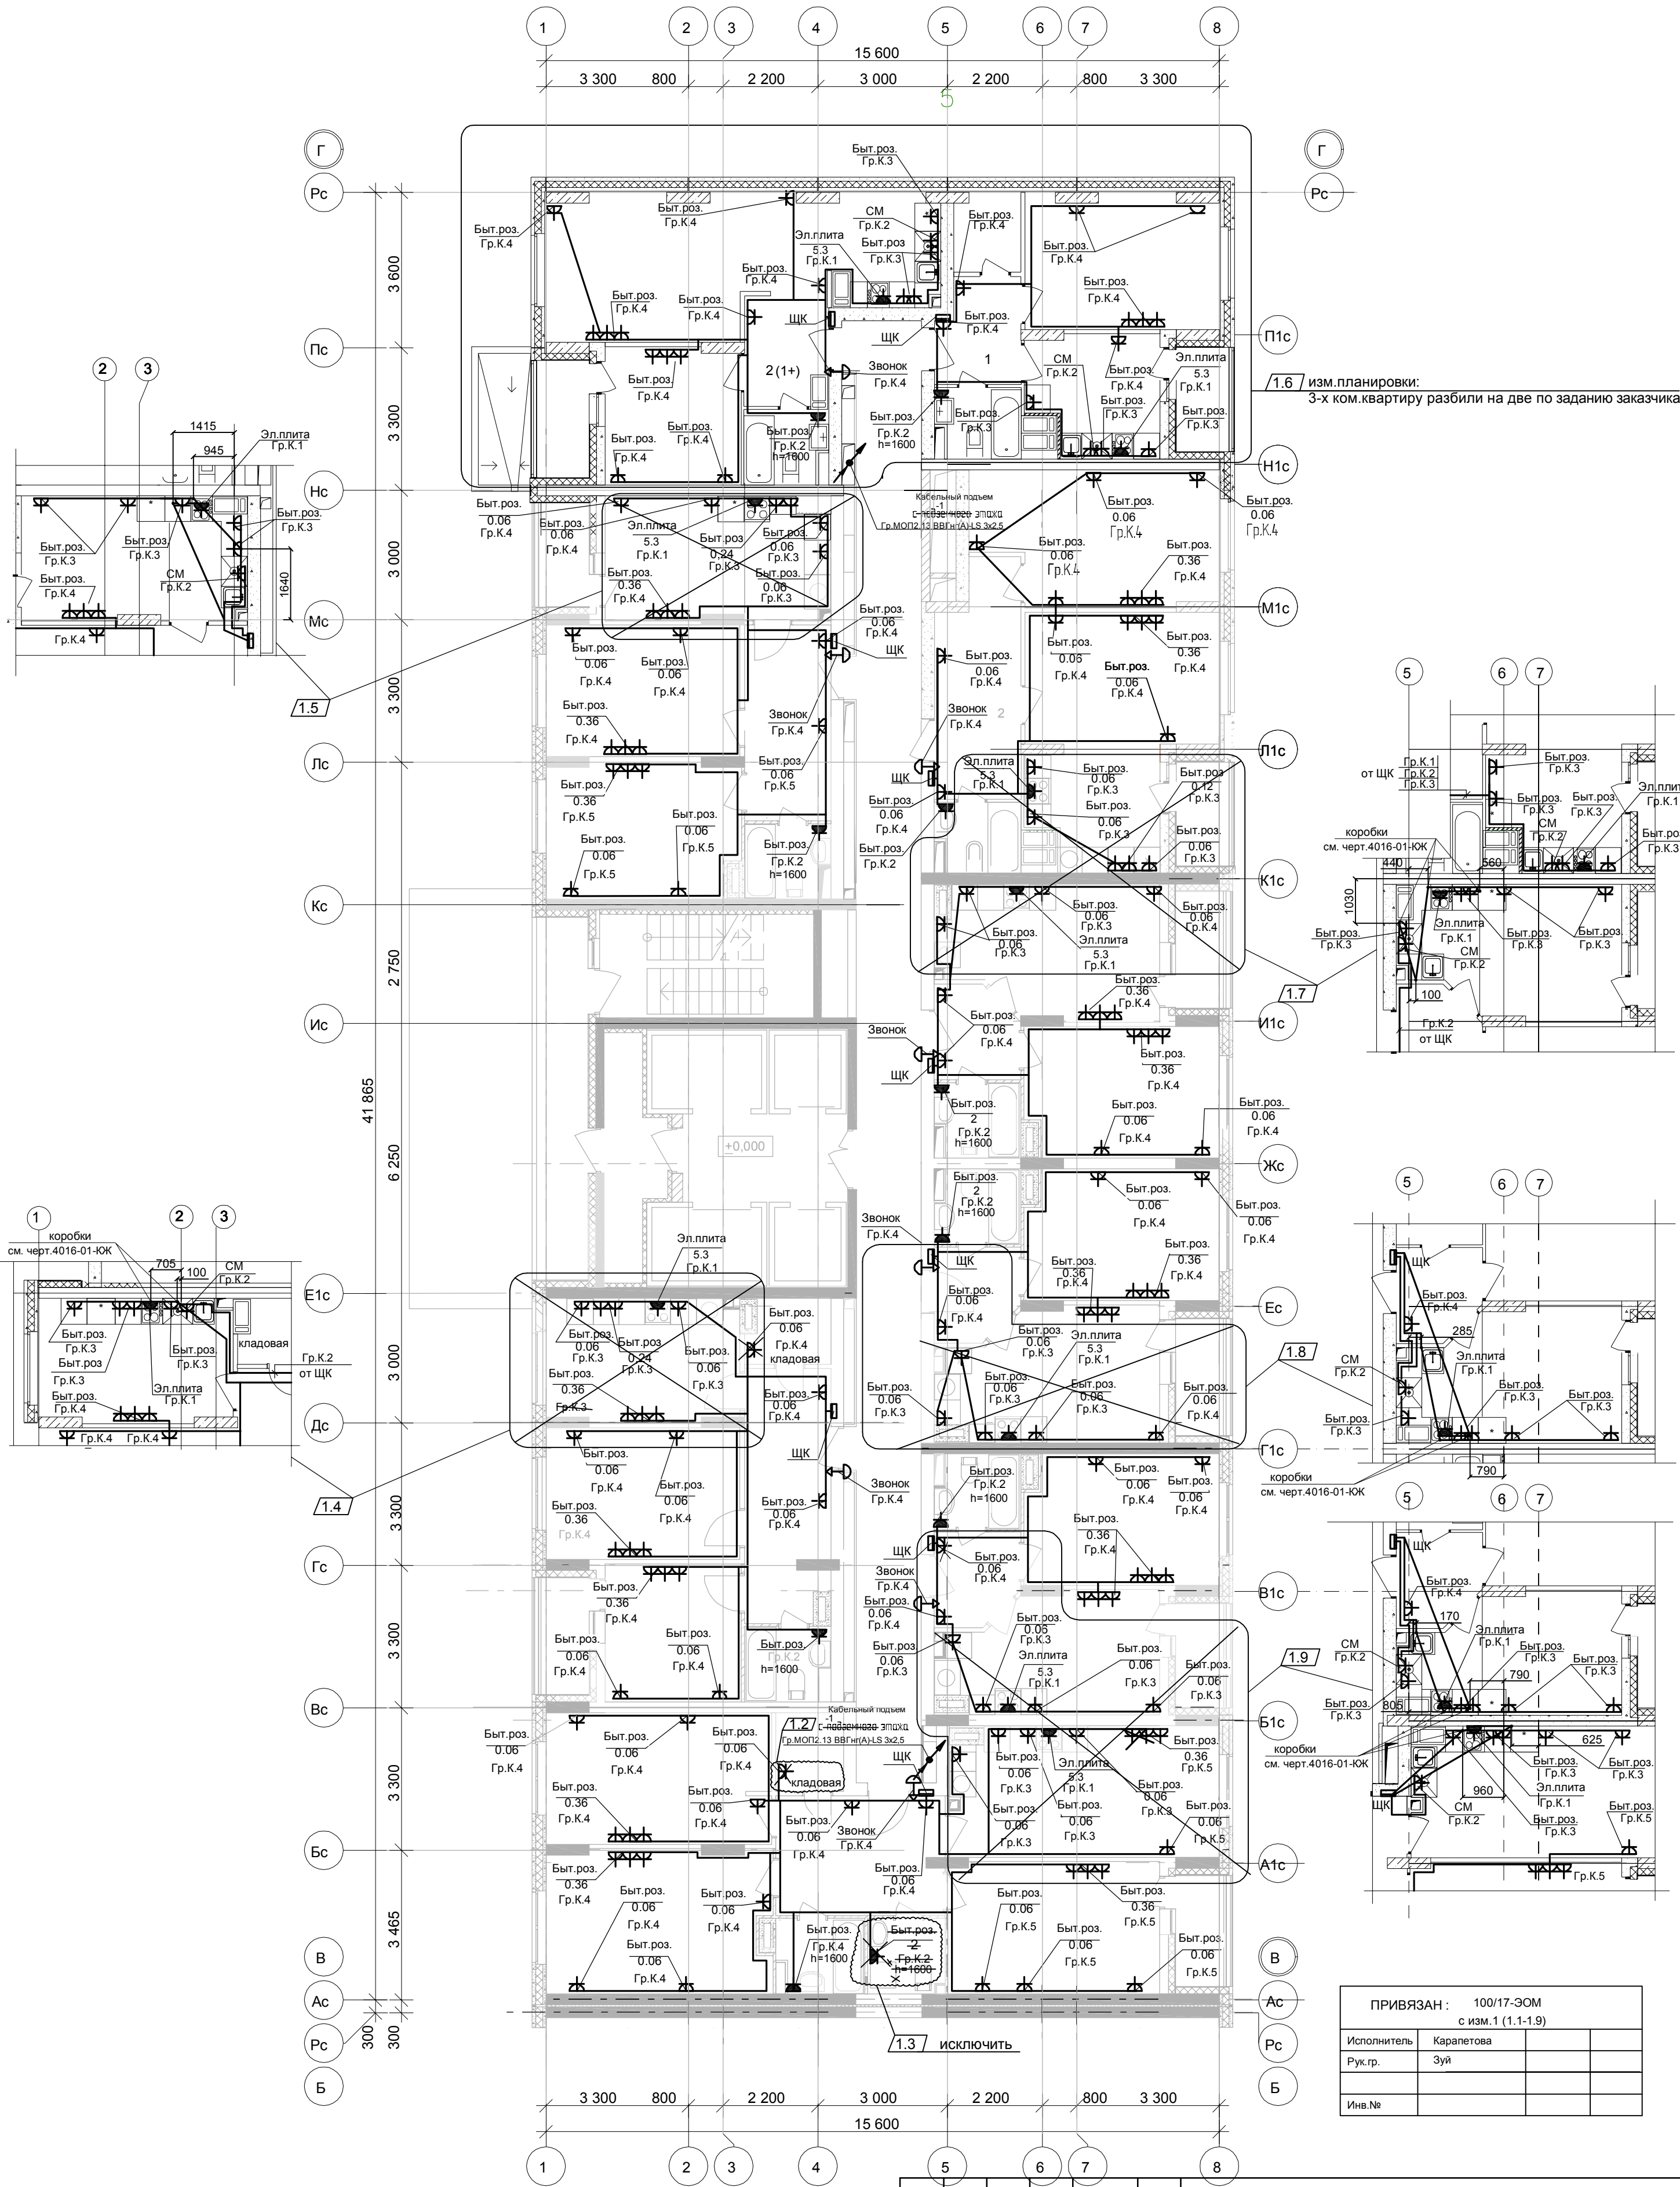

1.6 / изм. планировки:
3-х ком. квартиру разбили на две по заданию заказчика

1.7

1.8

1.9

1.3 ИСКЛЮЧИТЬ

Применить ко всем этажам:

1.1 Подключение эл. звонка выполнить кабелем ВВГнг(А)-LS - 2х1,5мм²

Бытовые розетки установить: в комнатах и коридорах, в кухнях (для стиральной машины и холодильника) на высоте 300мм от уровня чистого пола , розетки в рабочей зоне кухни - на высоте 1100мм и на расстоянии не менее 200мм от края эл. плиты.
Розетки не размещать над и под мойками и не устанавливать по одной оси в стенах между разными квартирами.

ПРИВЯЗАН: 100/17-ЭОМ с изм.1 (1.1-1.9)			
Исполнитель	Каралетова		
Рук.гр.	Зуй		
Инв.№			

						4016-01-ЭОМ			
						26-этажный 2х-секционный многоквартирный жилой дом с помещениями общественного назначения с техническим, подвальным и подземным этажами, №10 (по генплану). Жилищный комплекс "Анудиновский парк" в д.Анудиново Кстовского р-на Нижегородской области			
Изм.	Кол.уч.	Лист	Ндк.	Подписи	Дата	Внутреннее электроснабжение	Стадия	Лист	Листов
Разработал	Смирнов				08.12.17		РД	66	
ГИП	Лобан				08.12.17				
						План прокладки силовых сетей 2+ этаж 2 секции.	ООО "Графит-Про" г. Нижний Новгород		
Утв.	Сидоров				08.12.17				