


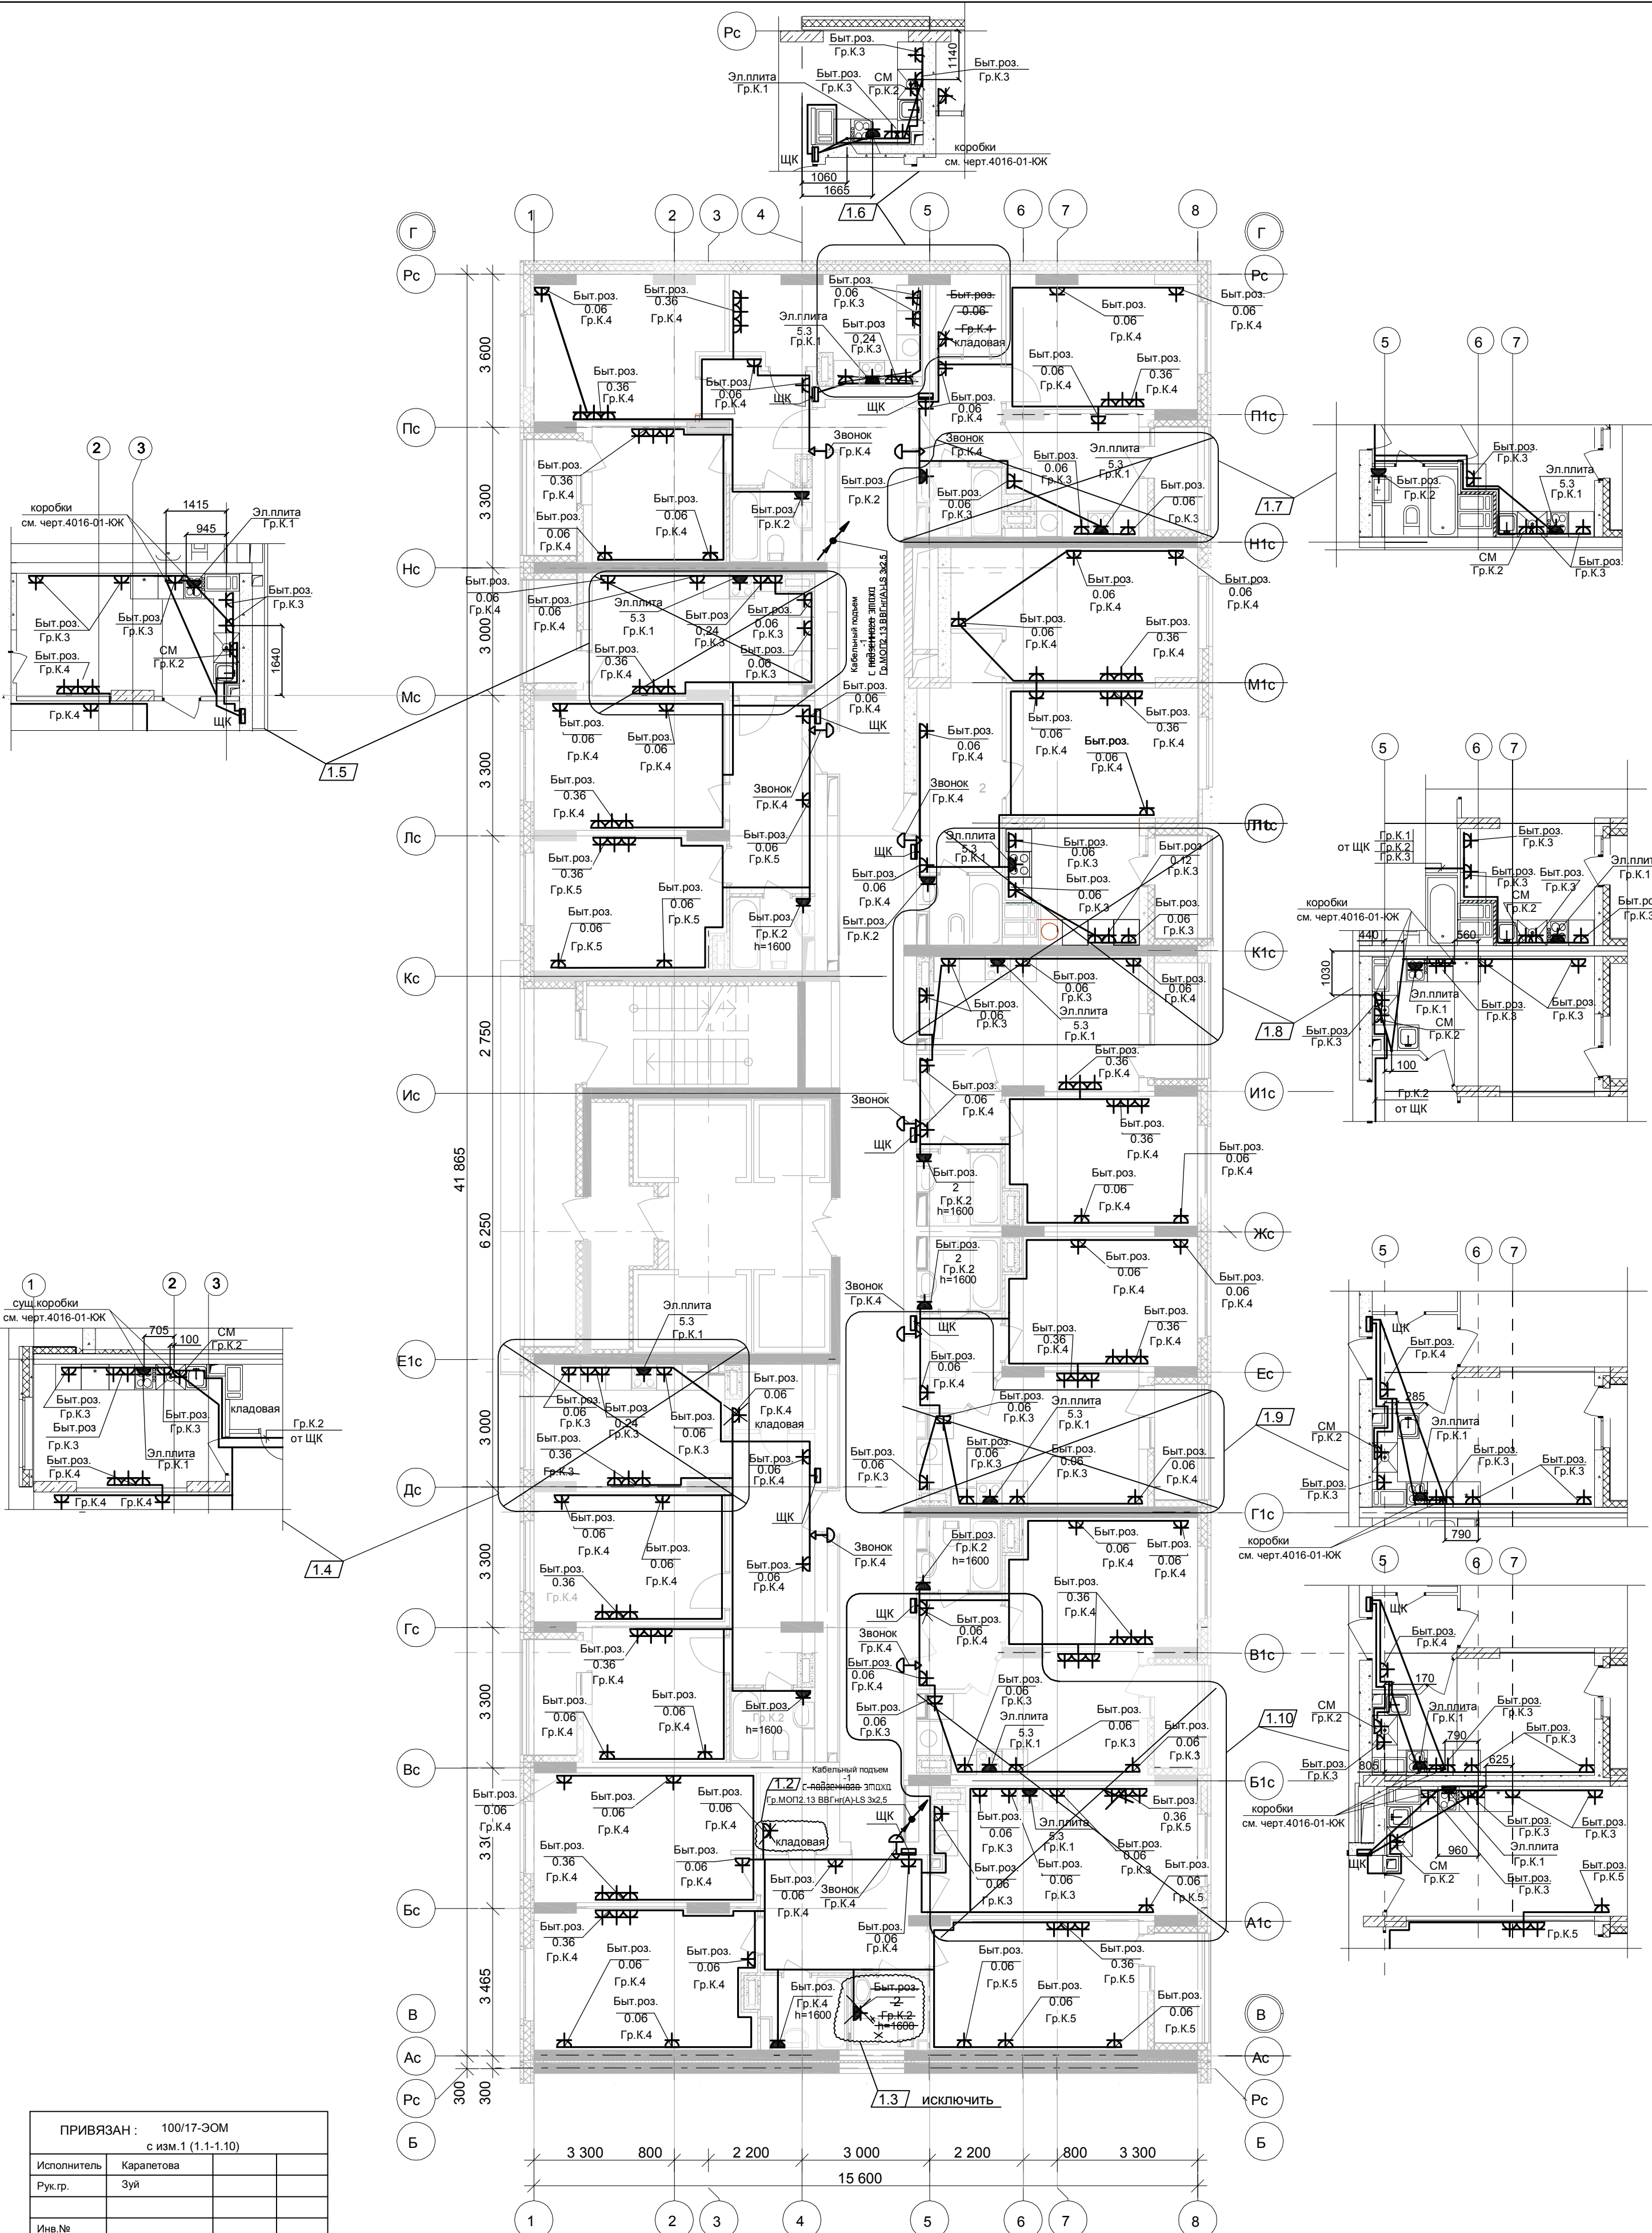

ПРИВЯЗАН : 100/17-ЭОМ	
с изм.1 (1.1-1.10)	
Исполнитель	Караетова
Рук.гр.	Зуй
Изм.№	

Применить ко всем этажам:

- 1.1** Подключение эл.звонка выполнить кабелем ВВГнг(А)-LS - 2х1,5мм².
Бытовые розетки установить: в комнатах и коридорах, в кухнях (для стиральной машины и холодильника) на высоте 300мм от уровня чистого пола , розетки в рабочей зоне кухни - на высоте 1100мм и на расстоянии не менее 200мм от края эл.плиты.
Розетки не размещать над и под мойками и не устанавливать по одной оси в стенах между разными квартирами.

						4016-01-ЭОМ		
						26-этажный 2х-секционный многоквартирный жилой дом с помещениями общественного назначения с техническим, подвальным и подземным этажами, №10 (по генплану). Жилищный комплекс "Анкудиновский парк" в д.Анкудиновка Кстовского р-на Нижегородской области		
Изм.	Кол.уч.	Лист	Ндк.	Подписи	Дата	Внутреннее электроснабжение	Стадия	Лист
Разработал	Смирнов				08.12.17		РД	68
ГИП	Лобан				08.12.17	План прокладки силовых сетей 4-11 этаж 2 секции.	ООО "Графит-Про" г. Нижний Новгород	
Утв.	Сидоров				08.12.17			