


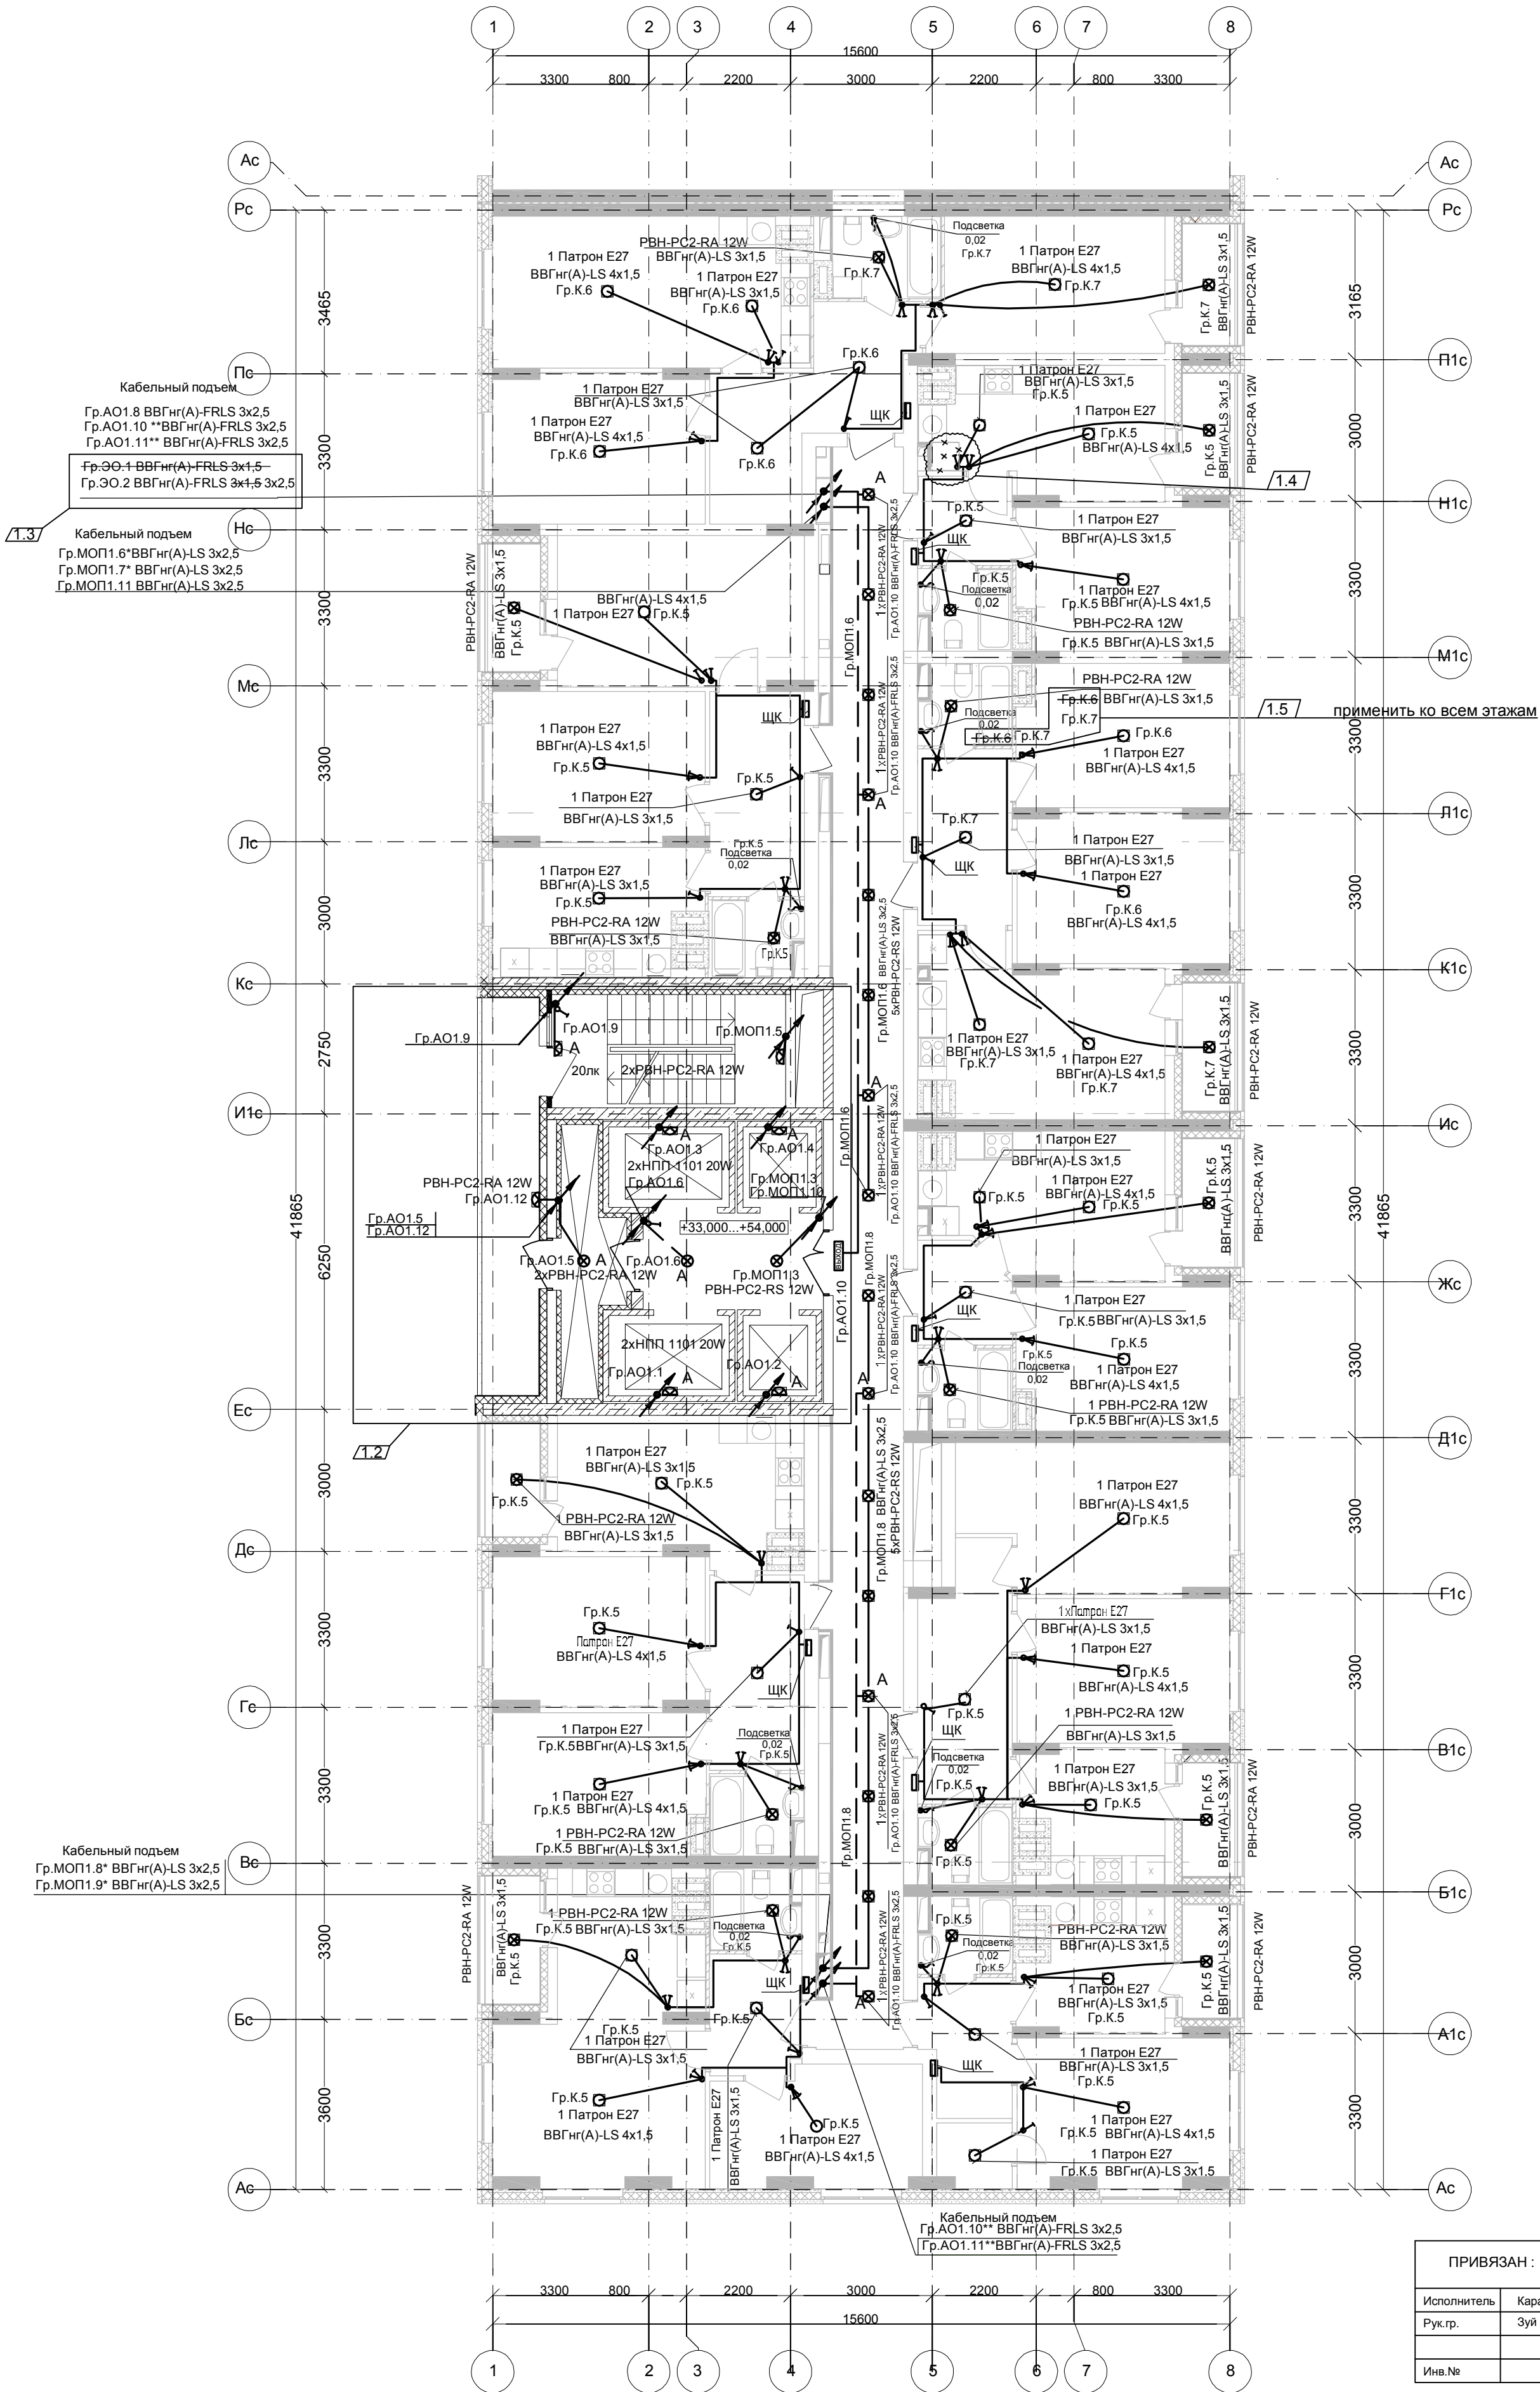

ПРИВЯЗАН : 101/17-ЭОМ с изм.1 (1.1-1.5)			
Исполнитель	Карпетева	<i>В.И.</i>	10.18
Рук.гр.	Зуй	<i>З.И.</i>	10.18
Инов.№			

4116-01-ЭОМ						26-ти этажный 2-секционный многоквартирный жилой дом с техническим, подвальным и подземными этажами, №11 (по генплану). Жилищный комплекс "Анудиново-парк" в д. Анудиново Кстовского района Нижегородской области			
Изм.	Кол.ч.	Лист	Ндк.	Подписи	Дата	Внутреннее электроснабжение	Стадия	Лист	Листов
Разработал	Смирнов	<i>С.И.</i>	11.12.17				РД	44	
ГИП	Лобан	<i>Л.И.</i>	11.12.17			План прокладки сетей освещения	ООО "Графит-Про" г. Нижний Новгород		
Утв.	Сидоров	<i>С.И.</i>	11.12.17			13-20 12-23 этаж 1 секции.			

Применить ко всем этажам:

- * Гр.МОП1.6, Гр.МОП1.8 - 1...14 этаж; Гр.МОП1.7, Гр.МОП1.9 - 15...24 этаж.
- ** Гр.АО1.10 - 1...14 этаж; Гр.АО1.11 - 15...24 этаж.

* Гр.МОП1.6, Гр.МОП1.8 - 1-13 этаж; Гр.МОП1.7, Гр.МОП1.9 - 14-23 этаж

** Гр.АО1.10 - 1-13 этаж; Гр.АО1.11 - 14-23 этаж

***Заградительные огни установить на отметке +36,750 (отметка перекрытия потолка 13 этажа)