


Согласовано			

Имя, № подл.	Подпись и дата	Взаим. инв. №	

ПРИВЯЗАН : 101/17-ЭОМ с изм.1 (1.1-1.9)			
Исполнитель	Каралетова	<i>В.И.</i>	10.18
Рук.гр.	Зуй	<i>З.И.</i>	10.18
Имя, №			

Применить ко всем этажам:

- 1.1** * Гр.МОП2.7, Гр.МОП2.9 - 1...14 этаж; Гр.МОП2.8, Гр.МОП2.10 - 15...24 этаж.
** Гр.АО2.10 - 1...14 этаж; Гр.АО2.11 - 15...24 этаж.
*** в кухнях выключатели вынесены снаружи из-за новой расстановки оборудования.
* Гр.МОП2.7, Гр.МОП2.8 - 1-13 этаж, Гр.МОП2.9, Гр.МОП2.10 - 14-23 этаж
** Гр.АО2.10 - 1 этаж - 13 этаж, Гр.АО2.11 - 14-23 этаж

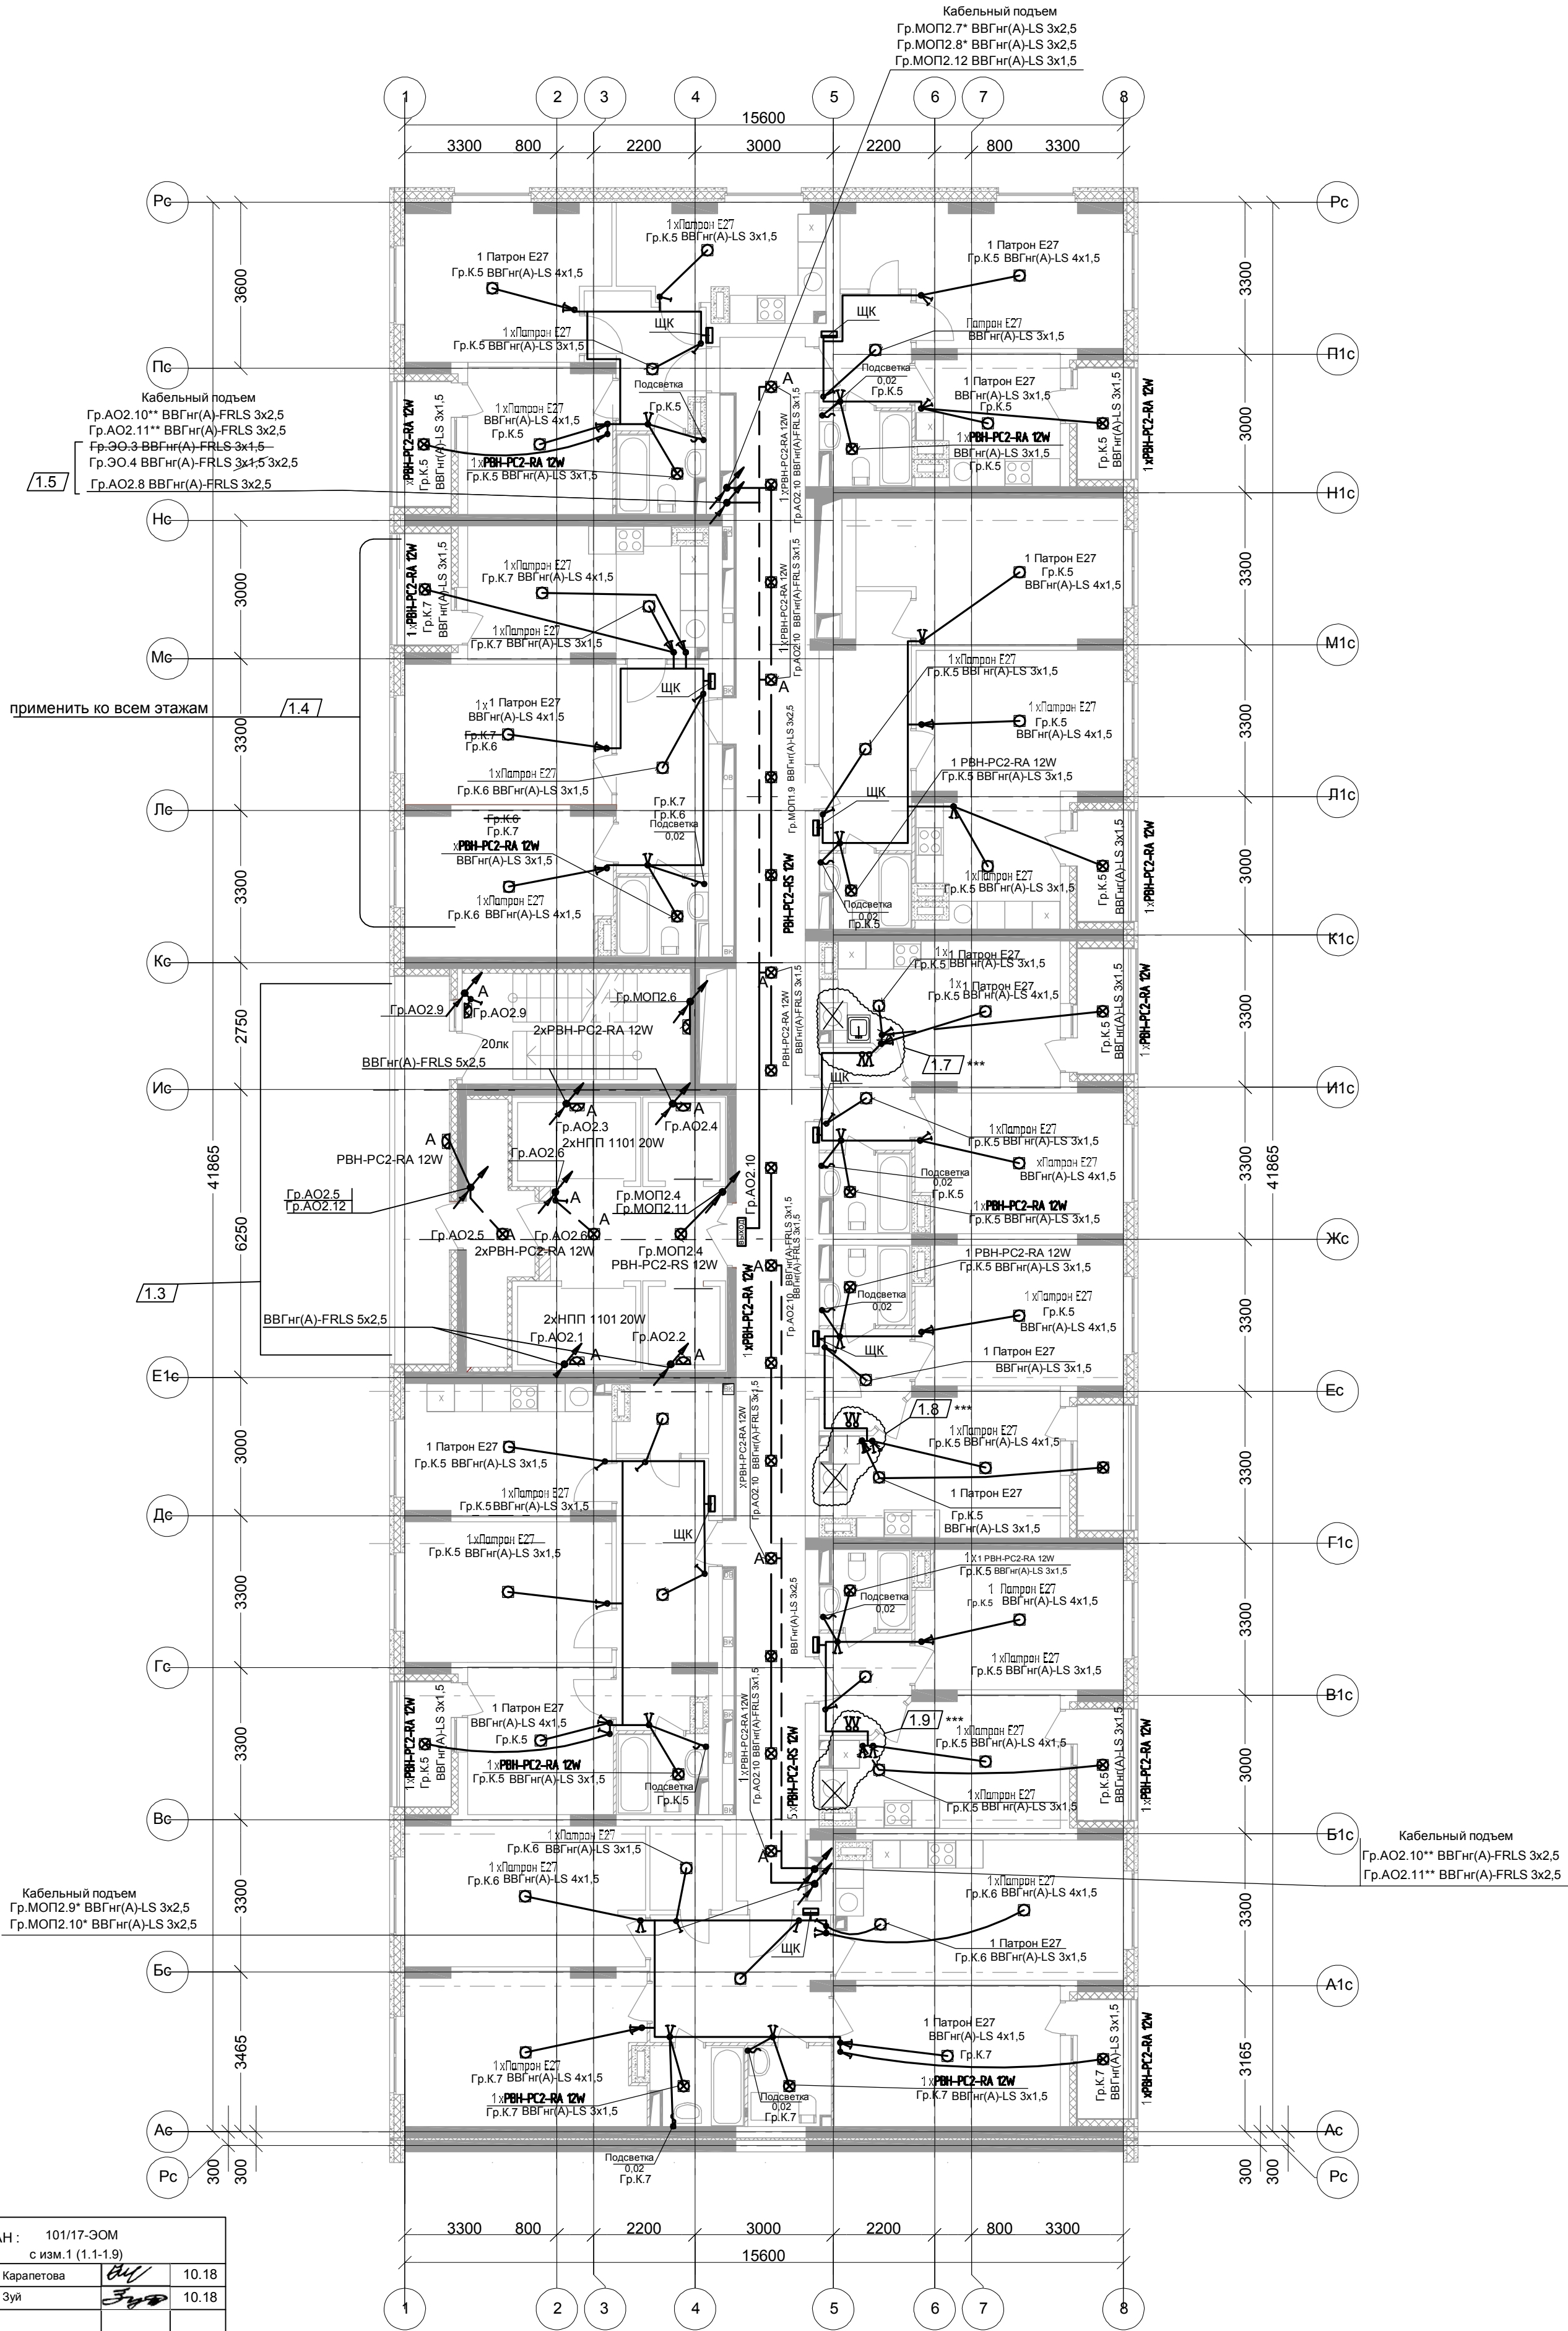

						4116-01-ЭОМ		
						26-ти этажный 2-секционный многоквартирный жилой дом с техническим, подвальным и подземными этажами, №11 (по генплану). Жилищный комплекс "Анудиновский парк" в д. Анудиново Кстовского района Нижегородской области		
Изм.	Кол.уч.	Лист	Ндок.	Подписи	Дата	Внутреннее электроснабжение	Стадия	Лист
Разработал	Смирнов	<i>С.И.</i>			11.12.17		РД	62
ГИП	Лобан	<i>Л.И.</i>			11.12.17	План прокладки сетей освещения 13-20 42-23 этаж 2 секции.	ООО "Графит-Про" г. Нижний Новгород	
Утв.	Сидоров	<i>С.И.</i>			11.12.17			