


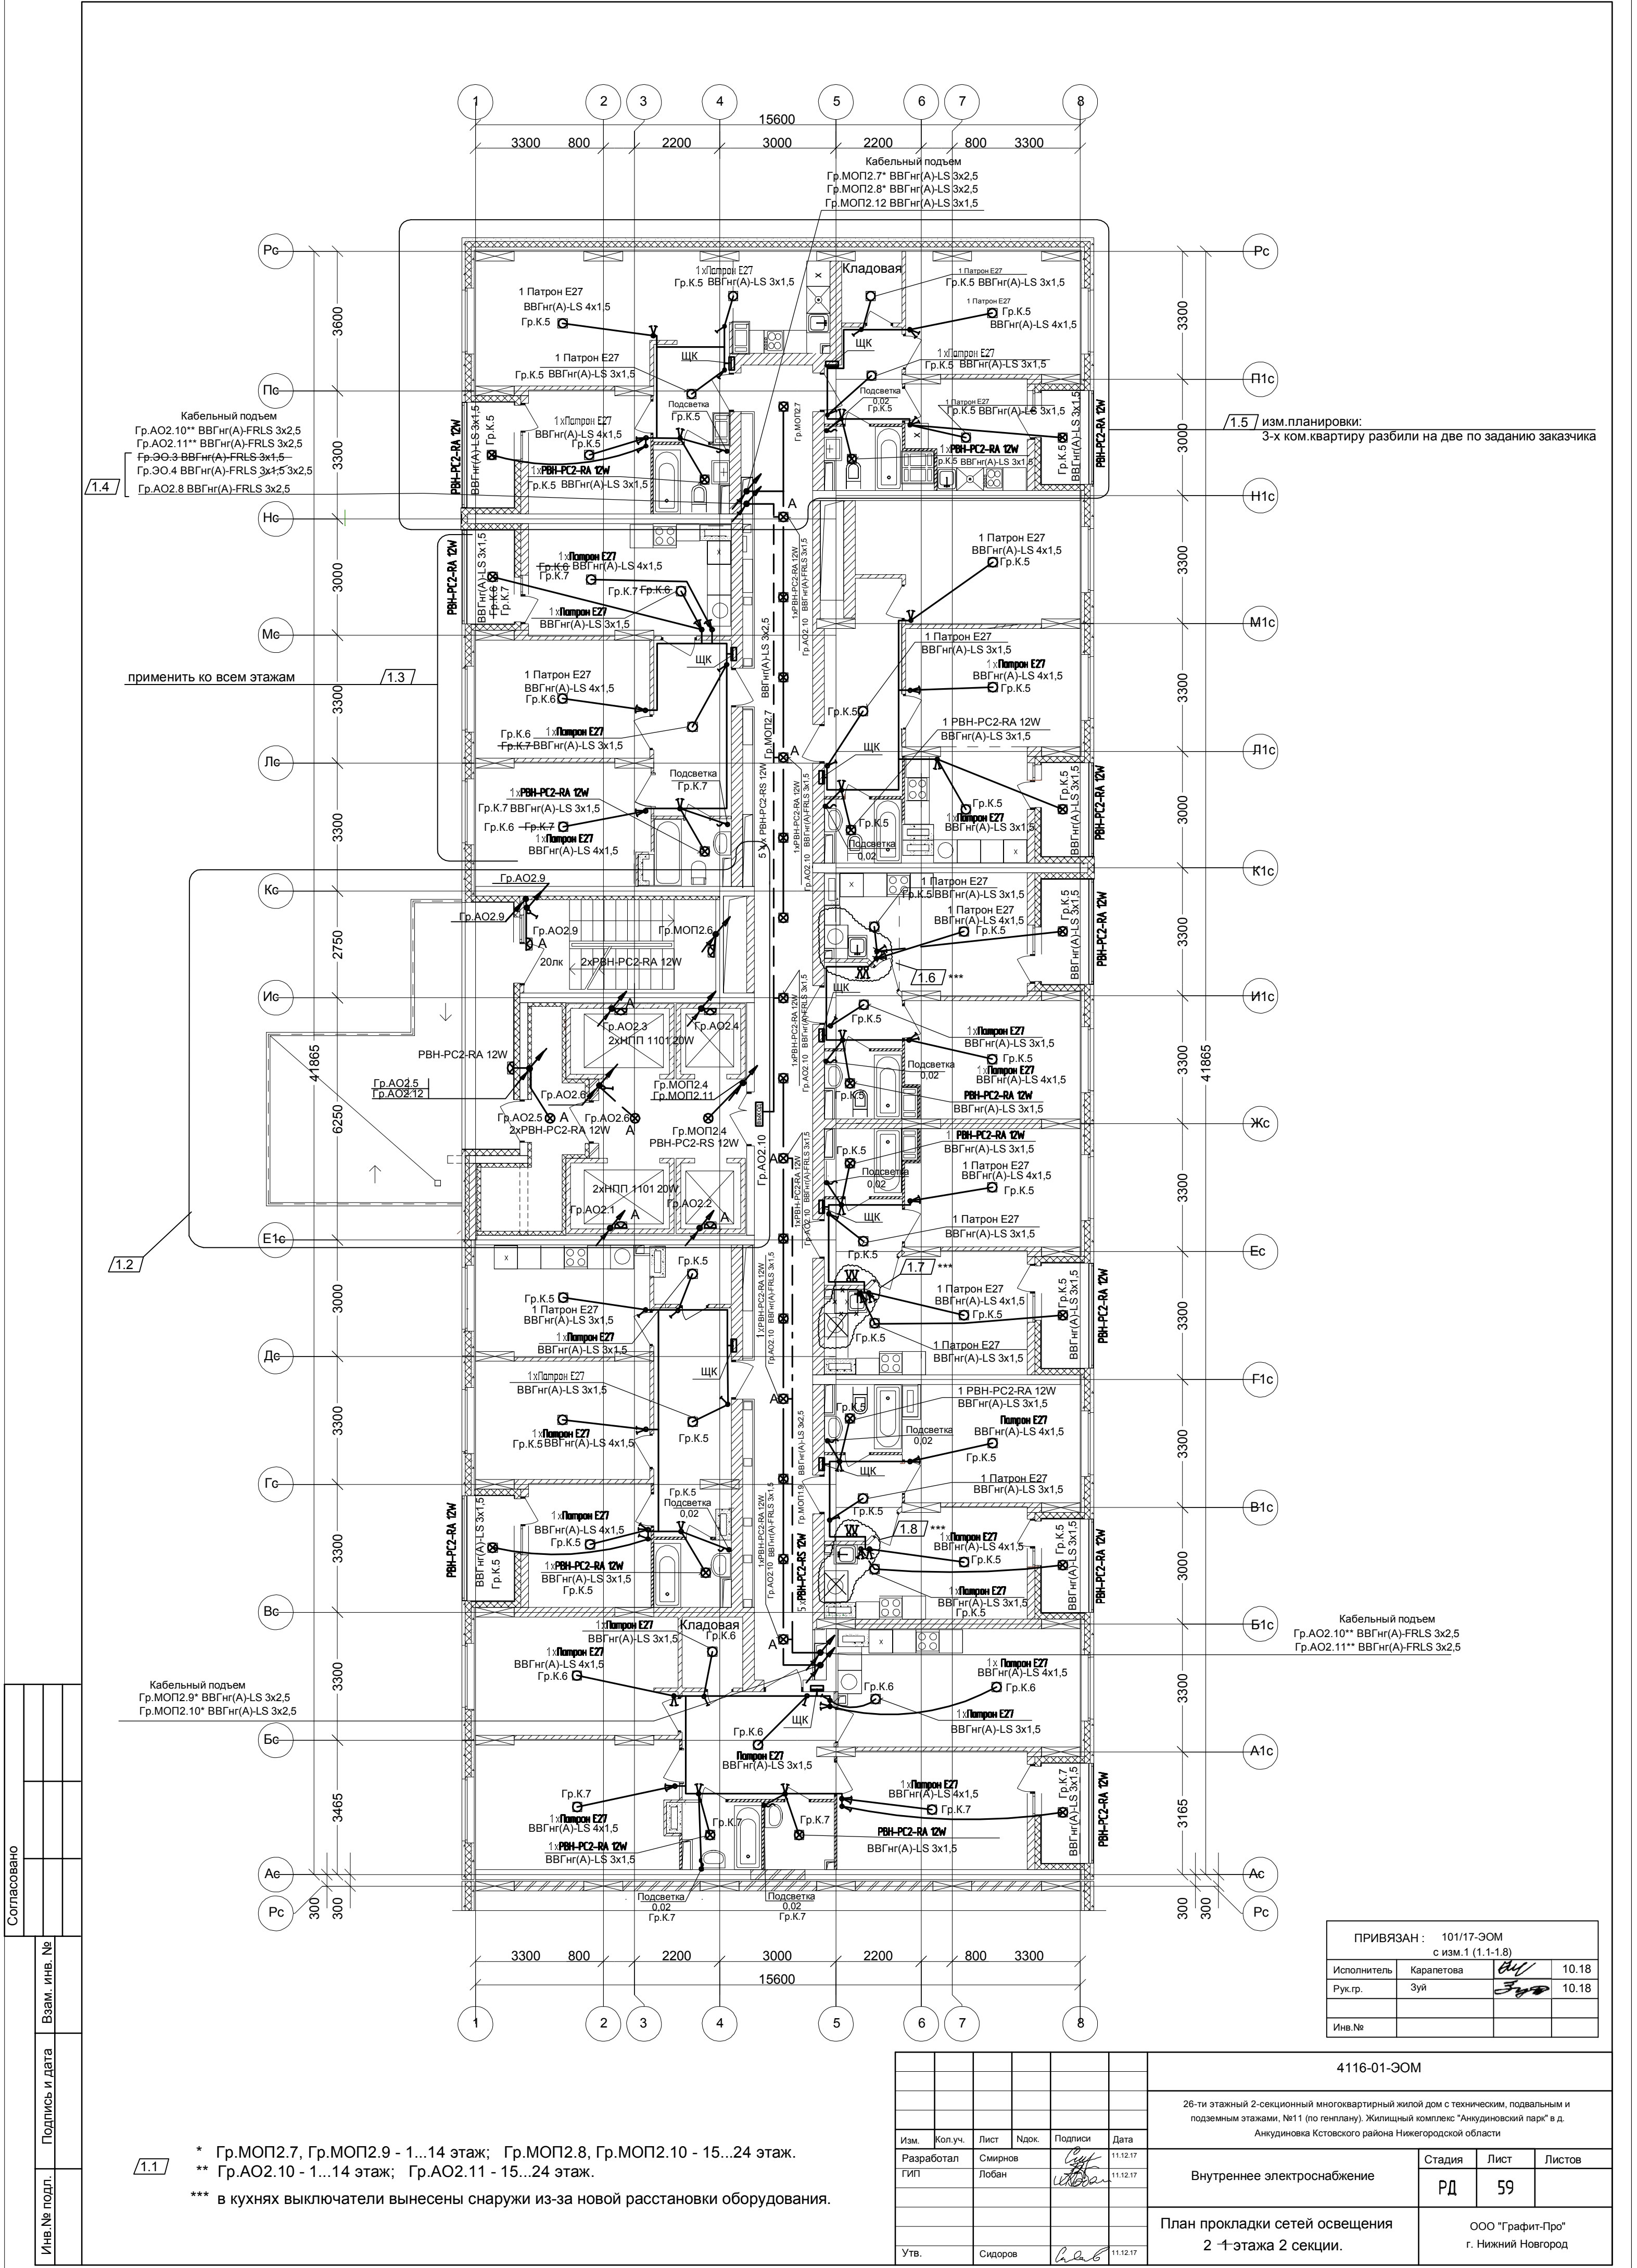

1.5 изм. планировки:
3-х ком. квартиру разбили на две по заданию заказчика

Кабельный подъём
Гр.АО2.10** ВВГнг(А)-FRLS 3х2,5
Гр.АО2.11** ВВГнг(А)-FRLS 3х2,5

ПРИВЯЗАН : 101/17-ЭОМ с изм.1 (1.1-1.8)			
Исполнитель	Карпелова	10.18	
Рук.гр.	Зуй	10.18	
Инв.№			

1.1 * Гр.МОП2.7, Гр.МОП2.9 - 1...14 этаж; Гр.МОП2.8, Гр.МОП2.10 - 15...24 этаж.
** Гр.АО2.10 - 1...14 этаж; Гр.АО2.11 - 15...24 этаж.
*** в кухнях выключатели вынесены снаружи из-за новой расстановки оборудования.

4116-01-ЭОМ					
26-ти этажный 2-секционный многоквартирный жилой дом с техническим, подвальным и подземным этажами, №11 (по генплану). Жилищный комплекс "Анудиново парк" в д. Анудиново Кстовского района Нижегородской области					
Изм.	Кол.уч.	Лист	Ндк.	Подписи	Дата
Разработал	Смирнов				11.12.17
ГИП	Лобан				11.12.17
Утв. Сидоров					
Внутреннее электроснабжение				Стадия	Лист
				РД	59
План прокладки сетей освещения 2-го этажа 2 секции.				ООО "Графит-Про" г. Нижний Новгород	