


Гр.9А	Гр.12А	Гр.15А
Гр.10А	Гр.13А	Гр.16А
Гр.11А	Гр.14А	

Гр.5	Гр.8	Гр.15
Гр.6	Гр.11	Гр.16
Гр.7	Гр.12	Гр.18

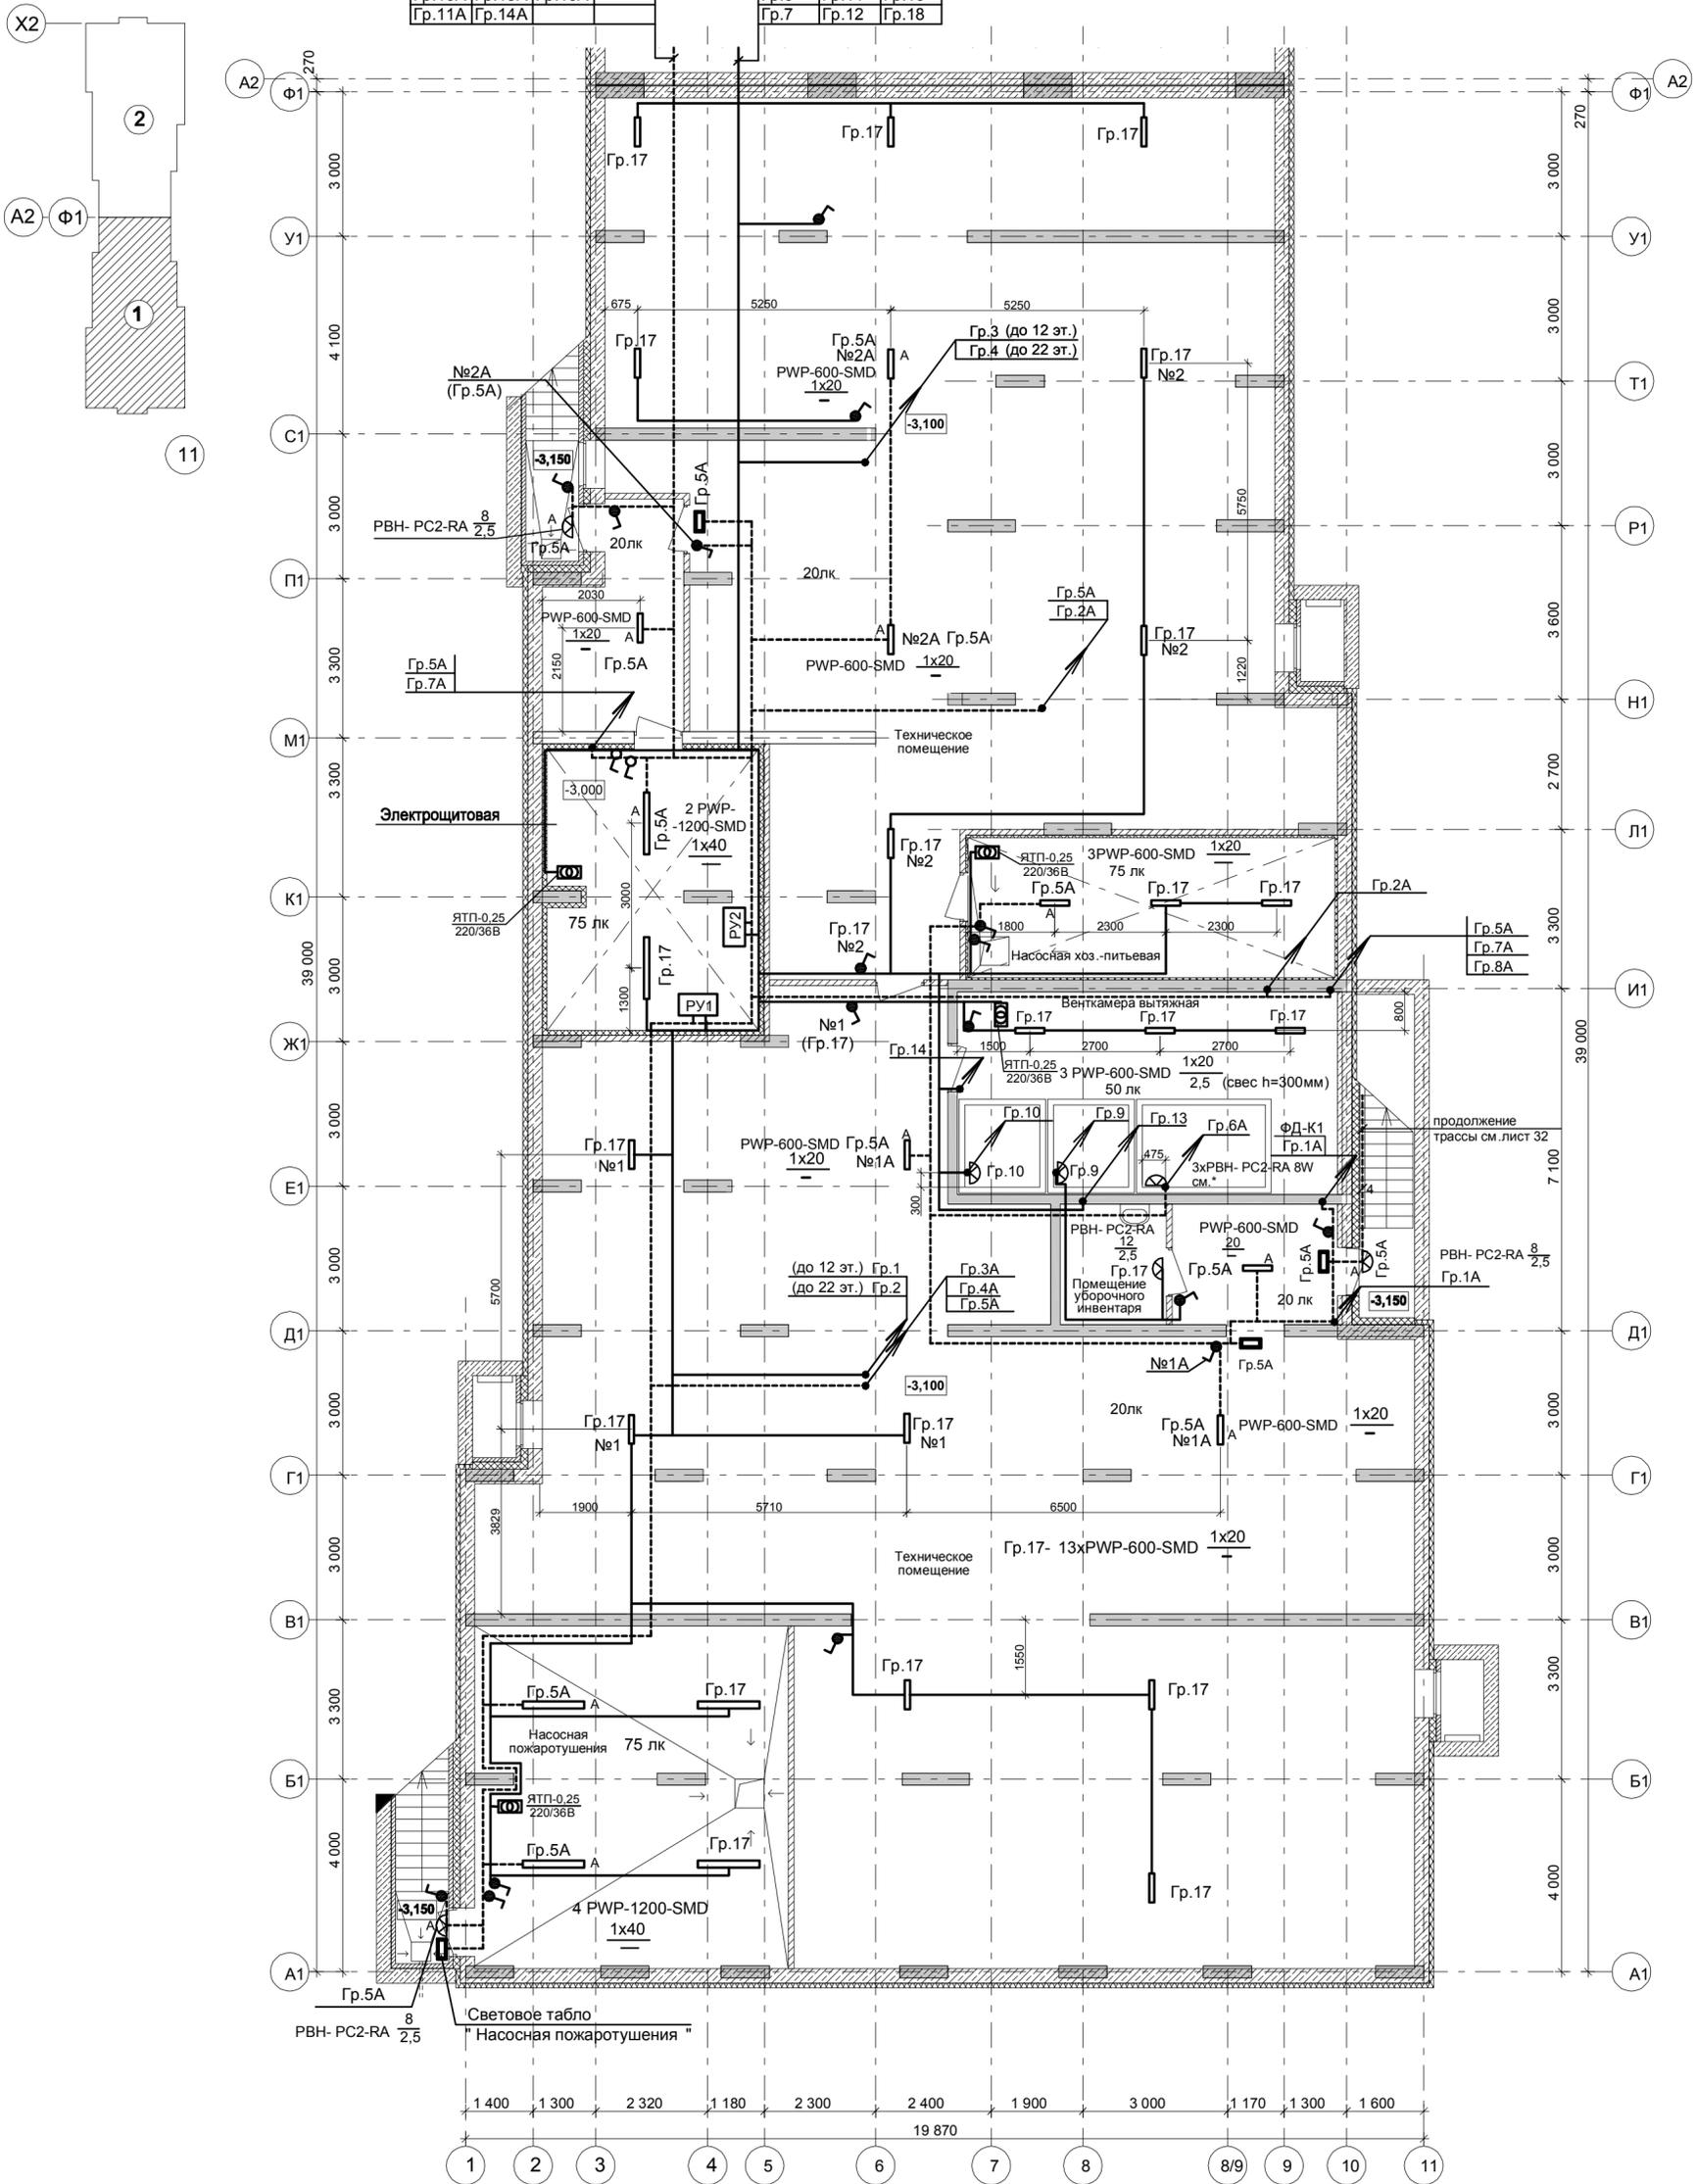

Условные обозначения по ГОСТ 21.210-2014.
 Напряжение сети ~380/220В. Напряжение на лампах ~220В.
 Управление освещением выполняется выключателями, установленными по месту.
 Выключатели установить на высоте 1,5м от пола.
 Групповые сети освещения выполнить кабелями ВВГнг (А)-LS и ВВГнг(А)-FR-LS (эвакуационное освещение) открыто по ленте 25х2 (крепить к перекрытию, стенам).
 Кабели рабочего и аварийного освещения проложить по разным трассам (на расстоянии не менее 300мм).
 Светильники установить под перекрытием по черт. 5.407-90.100М4 (применительно).
 Отпаики к светильникам выполнить кабелем ВВГнг (А)-LS-3х1,5мм² и ВВГнг(А)-FR-LS-3х1,5мм² (эвакуационное освещение) - кабели учтены в спецификации.
 Размещение стояков и светильников освещения шахт лифтов уточнить с фирмой -поставщиком лифтового оборудования.
 Производство работ по монтажу электросетей производить с учетом сантехнических коммуникаций и сетей системы пожаротушения.
 Монтаж и заземление электрооборудования и кабельных конструкций выполнить согласно требований ПУЭ, СП76.13330.2016(актуализированная редакция СНиП 3.05.06-85).

Дополнительное условное обозначение:

- количество жил кабелей электропроводки
- светильник с датчиком движения
- светильник настенный
- светильник аварийный светодиодный ВЫХОД - EXIT 3вт 1.5ч постоянный LED IP20 (ССА-1001)
- * - светильник РВН- PC2-RA (8Вт) установить на расстоянии не более 0,5м от самой нижней точки шахты лифта.

59 / 17 - ЭОМ					
23-этажный 2-х секционный многоквартирный жилой дом №14 (по генплану). Жилищный комплекс "Анжуриновский парк" в д. Анжуриновка Кстовского района Нижегородской области. Заказчик: ООО "КМ Анжуриновка"					
Изм.	Кол.уч.	Лист	№ док.	Подпись	Дата
Разработал	Карпелетова			<i>Карпелетова</i>	
Проверил	Зуй			<i>Зуй</i>	
Н.контр.	Зуй			<i>Зуй</i>	
Электроосвещение. План подвала (секция 1).				Стадия	Лист
				Р	30
				ООО ФИРМА "СС Проект"	

Согласовано:

Соловьева
Пощина
Николаева

АР	ВК	ОВ
Имя, № подл.	Подпись и дата	Взам. инв. №