


План 1 этажа.

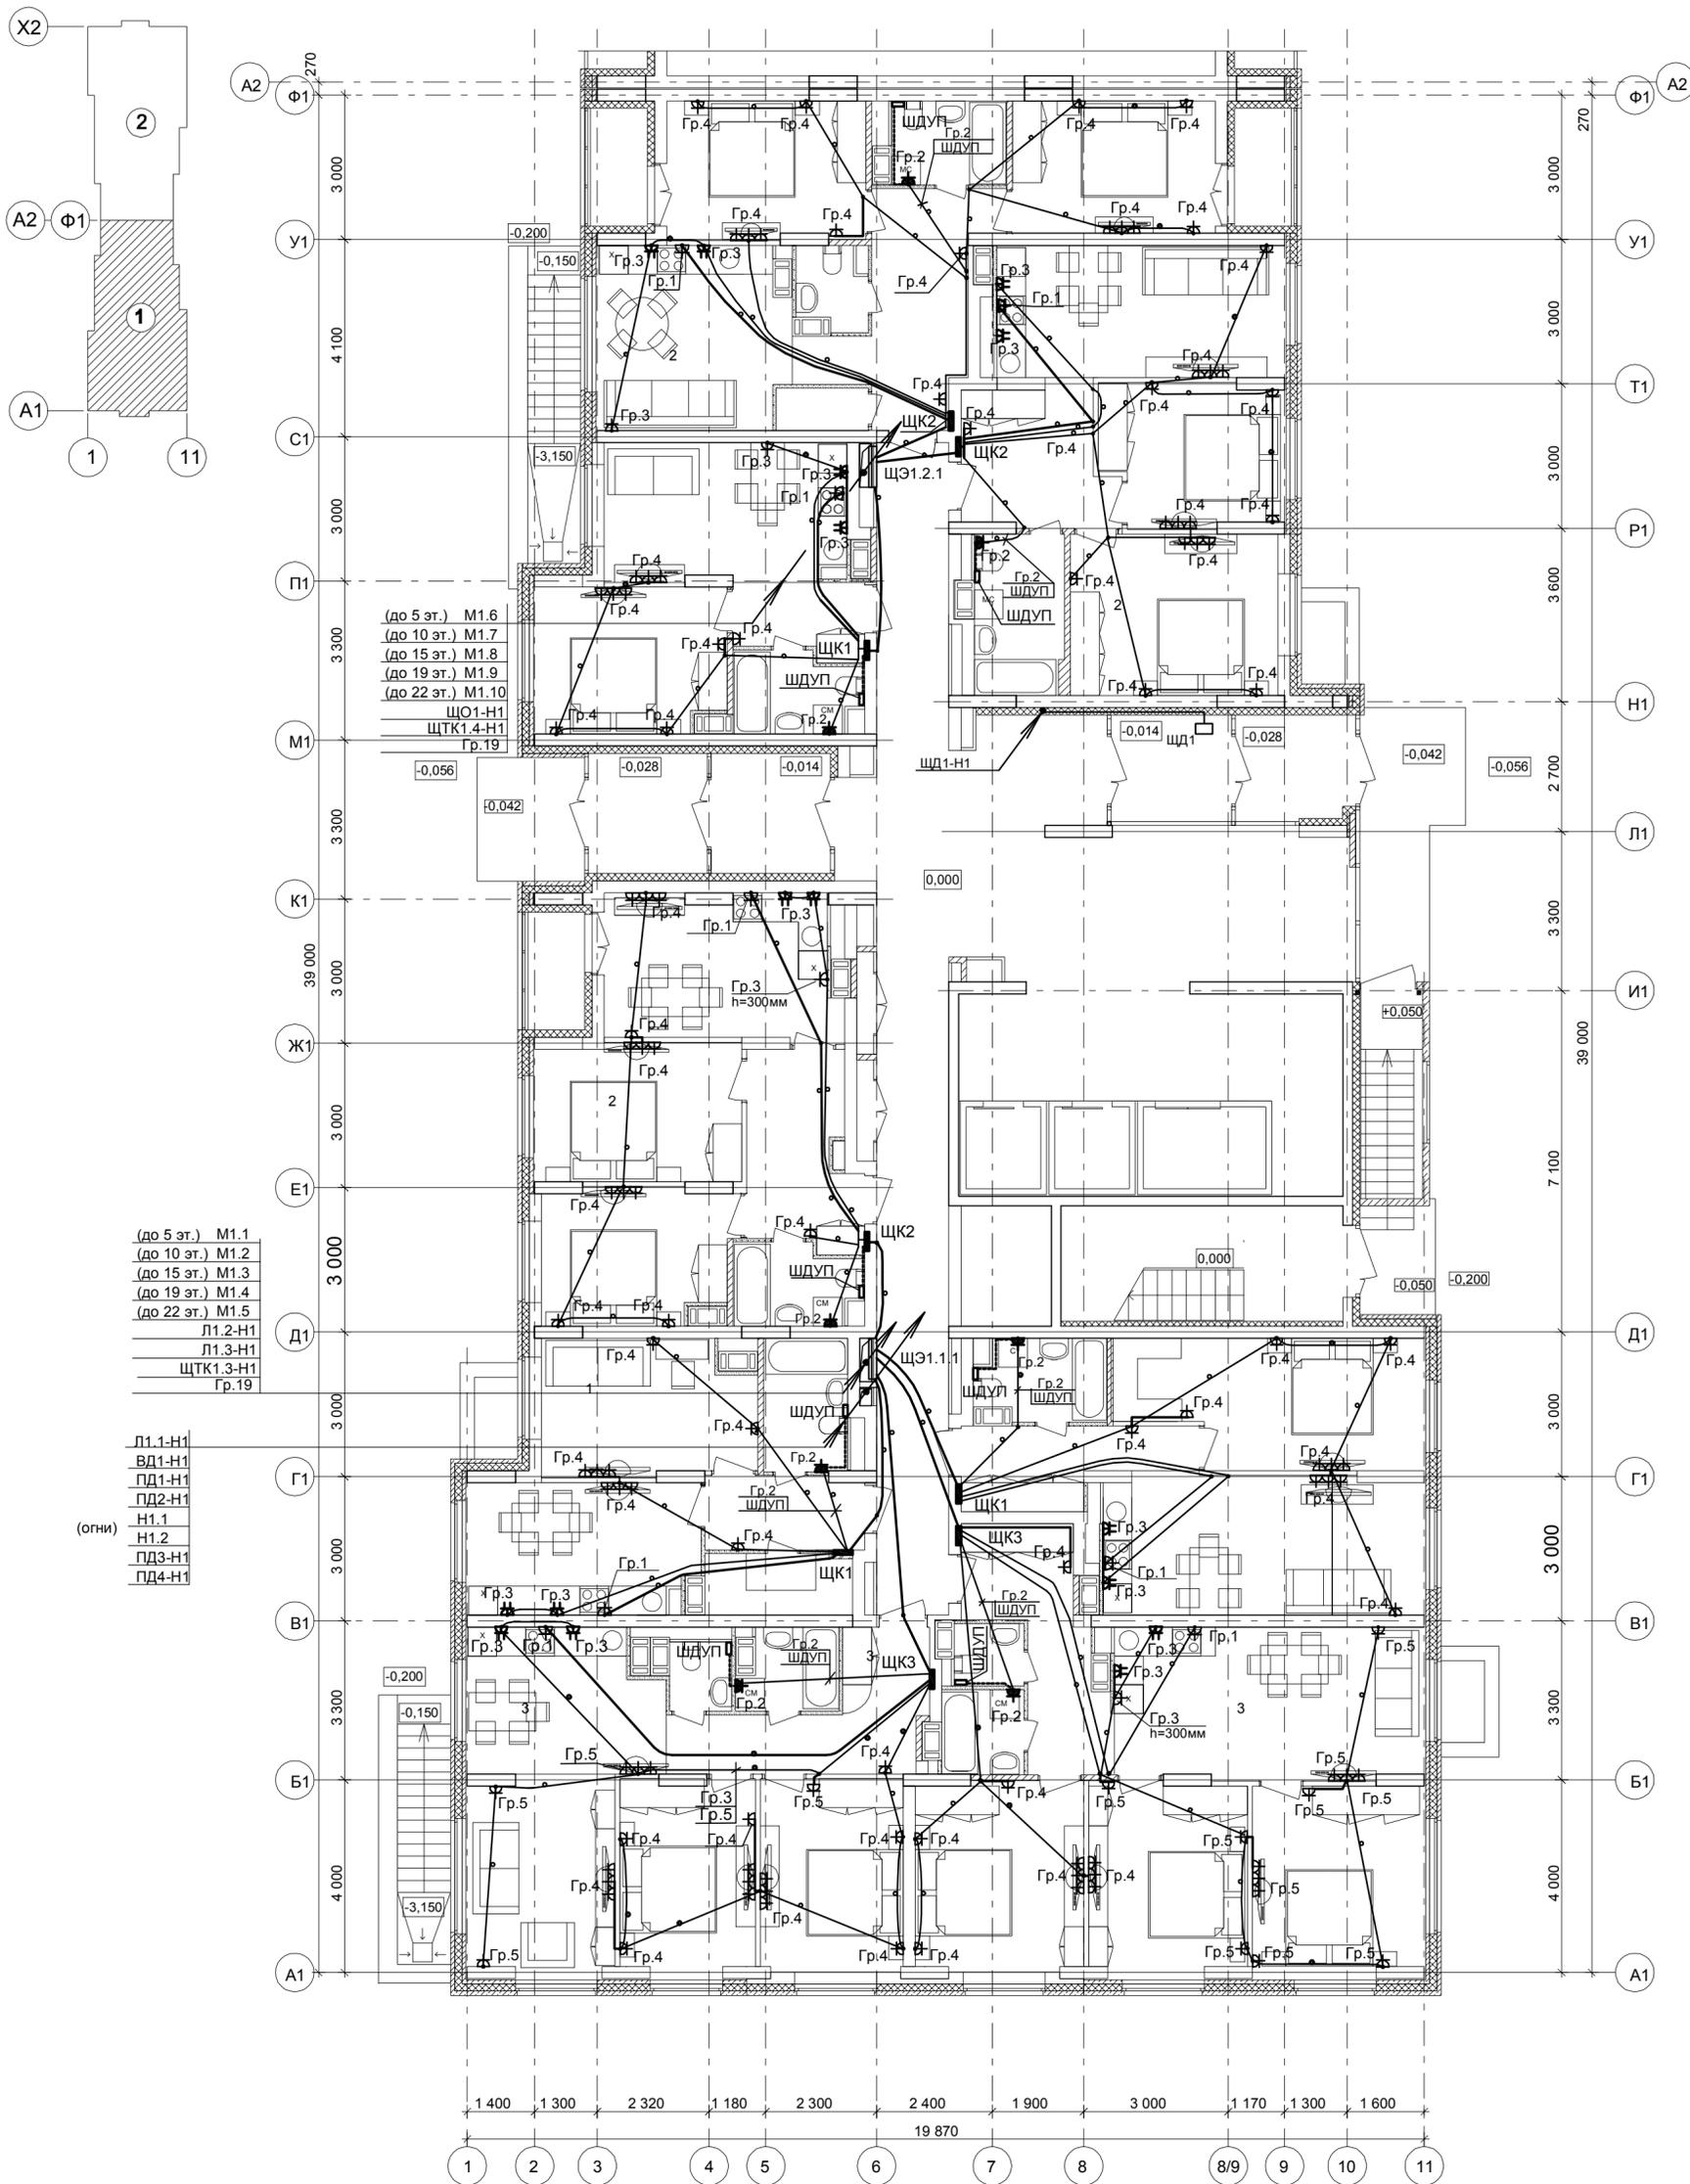

(до 5 эт.) М1.6
 (до 10 эт.) М1.7
 (до 15 эт.) М1.8
 (до 19 эт.) М1.9
 (до 22 эт.) М1.10
 ЩО1-Н1
 ЩТК1.4-Н1
 Гр.19

(до 5 эт.) М1.1
 (до 10 эт.) М1.2
 (до 15 эт.) М1.3
 (до 19 эт.) М1.4
 (до 22 эт.) М1.5
 Л1.2-Н1
 Л1.3-Н1
 ЩТК1.3-Н1
 Гр.19

Л1.1-Н1
 ВД1-Н1
 ПД1-Н1
 ПД2-Н1
 Н1.1
 Н1.2
 ПД3-Н1
 ПД4-Н1

(огни)

Дополнительное условное обозначение:

- электропроводка в трубе в панели перекрытия (труба предусмотрена в строительных чертежах проекта).
- электропроводка под штукатуркой
- дополнительный проводник системы уравнивания потенциалов
- распределительная коробка Л251 в перекрытии (привязку см. черт. КЖ)

Условные обозначения по ГОСТ 21.210-2014.
 Текстовые указания см. лист 1
 Электропроводку в квартирах выполнить плоским кабелем ВВГ-Пнг(А)-LS:
 - скрыто под штукатуркой кирпичных стен;
 - в гибких гофрированных ПНД- трубах в панелях перекрытий (трубы предусмотрены в строительной части проекта).
 Коробку с шиной заземления (ШДУП) в ванных комнатах квартир установить вблизи стояков водопровода на высоте 300мм от пола и на расстоянии не менее 600мм от внешней грани ванны.
 Бытовые розетки установить: в комнатах и коридорах на высоте 300мм от уровня чистого пола, розетки в рабочей зоне кухни - на высоте 1000мм и на расстоянии не менее 200мм от края эл.плиты.
 Розетки не размещать над и под мойками и не устанавливать по одной оси в стенах между разными квартирами.
 Привязку труб в монолитных перекрытиях см. черт. КЖ.
 Монтаж электрооборудования ванных выполнить в соответствии с ГОСТ Р 50571.7.701-2013.

59 / 17 - ЭОМ					
23-этажный 2-х секционный многоквартирный жилой дом №14 (по генплану). Жилищный комплекс "Анжуриновский парк" в д. Анжуриновка Кстовского района Нижегородской области. Заказчик: ООО "КМ Анжуриновка"					
Изм.	Кол.уч.	Лист	№ док.	Подпись	Дата
Разработал	Карпетова	04/			
Проверил	Зуй	3/0			
Н.контр.	Зуй	3/0			
Электрооборудование. План 1 этажа (секция 1).				Стадия	Лист
				Р	15
				ООО ФИРМА "СС Проект"	

Согласовано:	
АР	Соловьева
ВК	Пощина
ОВ	Николаева
Ив.№ подл.	Подпись и дата
	Взам. инв. №