


План 1 этажа.

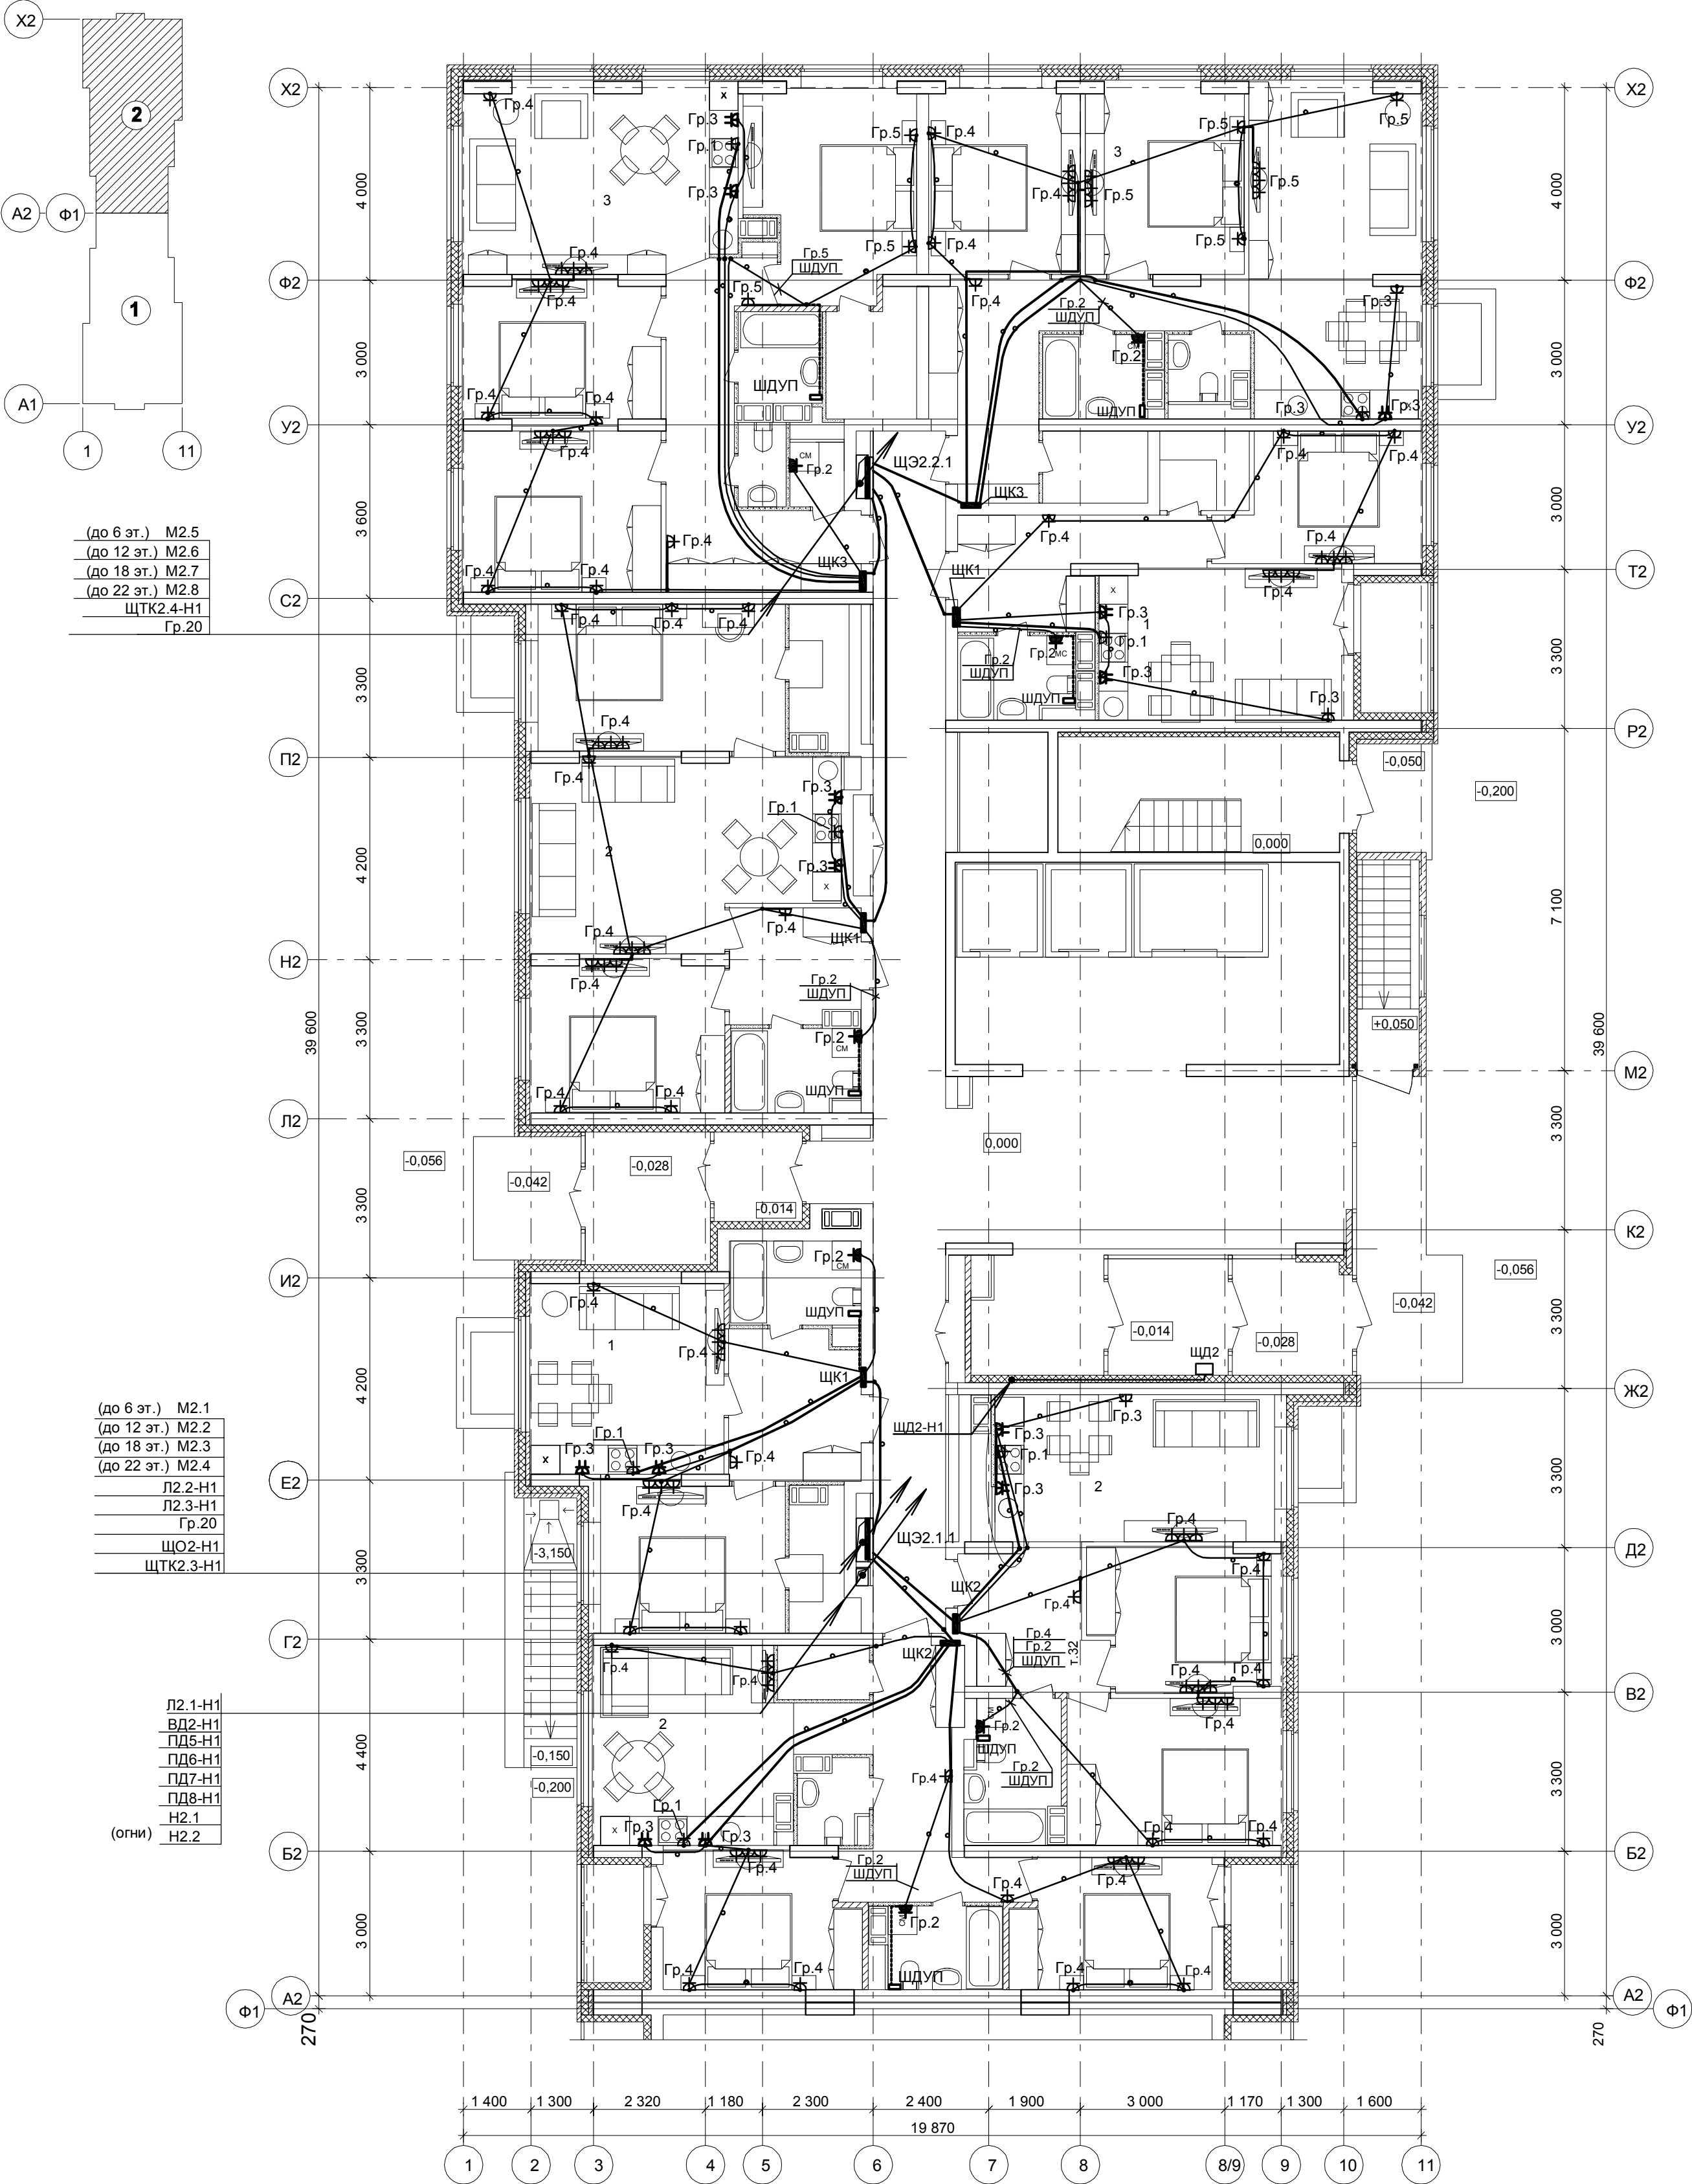

(до 6 эт.) M2.5
(до 12 эт.) M2.6
(до 18 эт.) M2.7
(до 22 эт.) M2.8
ЩТК2.4-Н1
Гр.20

(до 6 эт.) M2.1
(до 12 эт.) M2.2
(до 18 эт.) M2.3
(до 22 эт.) M2.4
Л2.2-Н1
Л2.3-Н1
Гр.20
ЩО2-Н1
ЩТК2.3-Н1

Л2.1-Н1
ВД2-Н1
ПД5-Н1
ПД6-Н1
ПД7-Н1
ПД8-Н1
Н2.1
(огни) Н2.2

Дополнительное условное обозначение:

- электропроводка в трубе в панели перекрытия (труба предусмотрена в строительных чертежах проекта).
- электропроводка под штукатуркой
- дополнительный проводник системы уравнивания потенциалов
- распаечная коробка Л251 в перекрытии (привязку см.черт.КЖ)

Условные обозначения по ГОСТ 21.210-2014 .
Текстовые указания см.лист 1
Электропроводку в квартирах выполнить плоским кабелем ВВГ-Пнг(А)-LS :
- скрыто под штукатуркой кирпичных стен ;
- в гибких гофрированных ПНД- трубах в панелях перекрытий (трубы предусмотрены в строительной части проекта).
Коробку с шиной заземления (ШДУП) в ванных комнатах квартир установить вблизи стояков водопровода на высоте 300мм от пола и на расстоянии не менее 600мм от внешней грани ванны
Бытовые розетки установить: в комнатах и коридорах на высоте 300мм от уровня чистого пола , розетки в рабочей зоне кухни - на высоте 1000мм и на расстоянии не менее 200мм от края эл.плиты. Розетки не размещать над и под мойками и не устанавливать по одной оси в стенах между разными квартирами. Привязку труб в монолитных перекрытиях см.черт.КЖ.
Монтаж электрооборудования ванных выполнить в соответствии с ГОСТ Р 50571.7.701-2013.

						59 / 17 - ЭОМ			
						23-этажный 2-х секционный многоквартирный жилой дом №14 (по генплану). Жилищный комплекс "Анкудиновский парк" в д. Анкудиновка Кстовского района Нижегородской области . Заказчик: ООО "КМ Анкудиновка"			
Изм.	Кол.уч	Лист	№ док.	Подпись	Дата				
							Стадия	Лист	Листов
							Р	16	
Разработал	Карапетова					Электрооборудование. План 1этажа (секция 2).	ООО ФИРМА "СС Проект"		
Проверил	Зуй								
Н.контр.	Зуй								