


План типового 11 - 20 этажа.

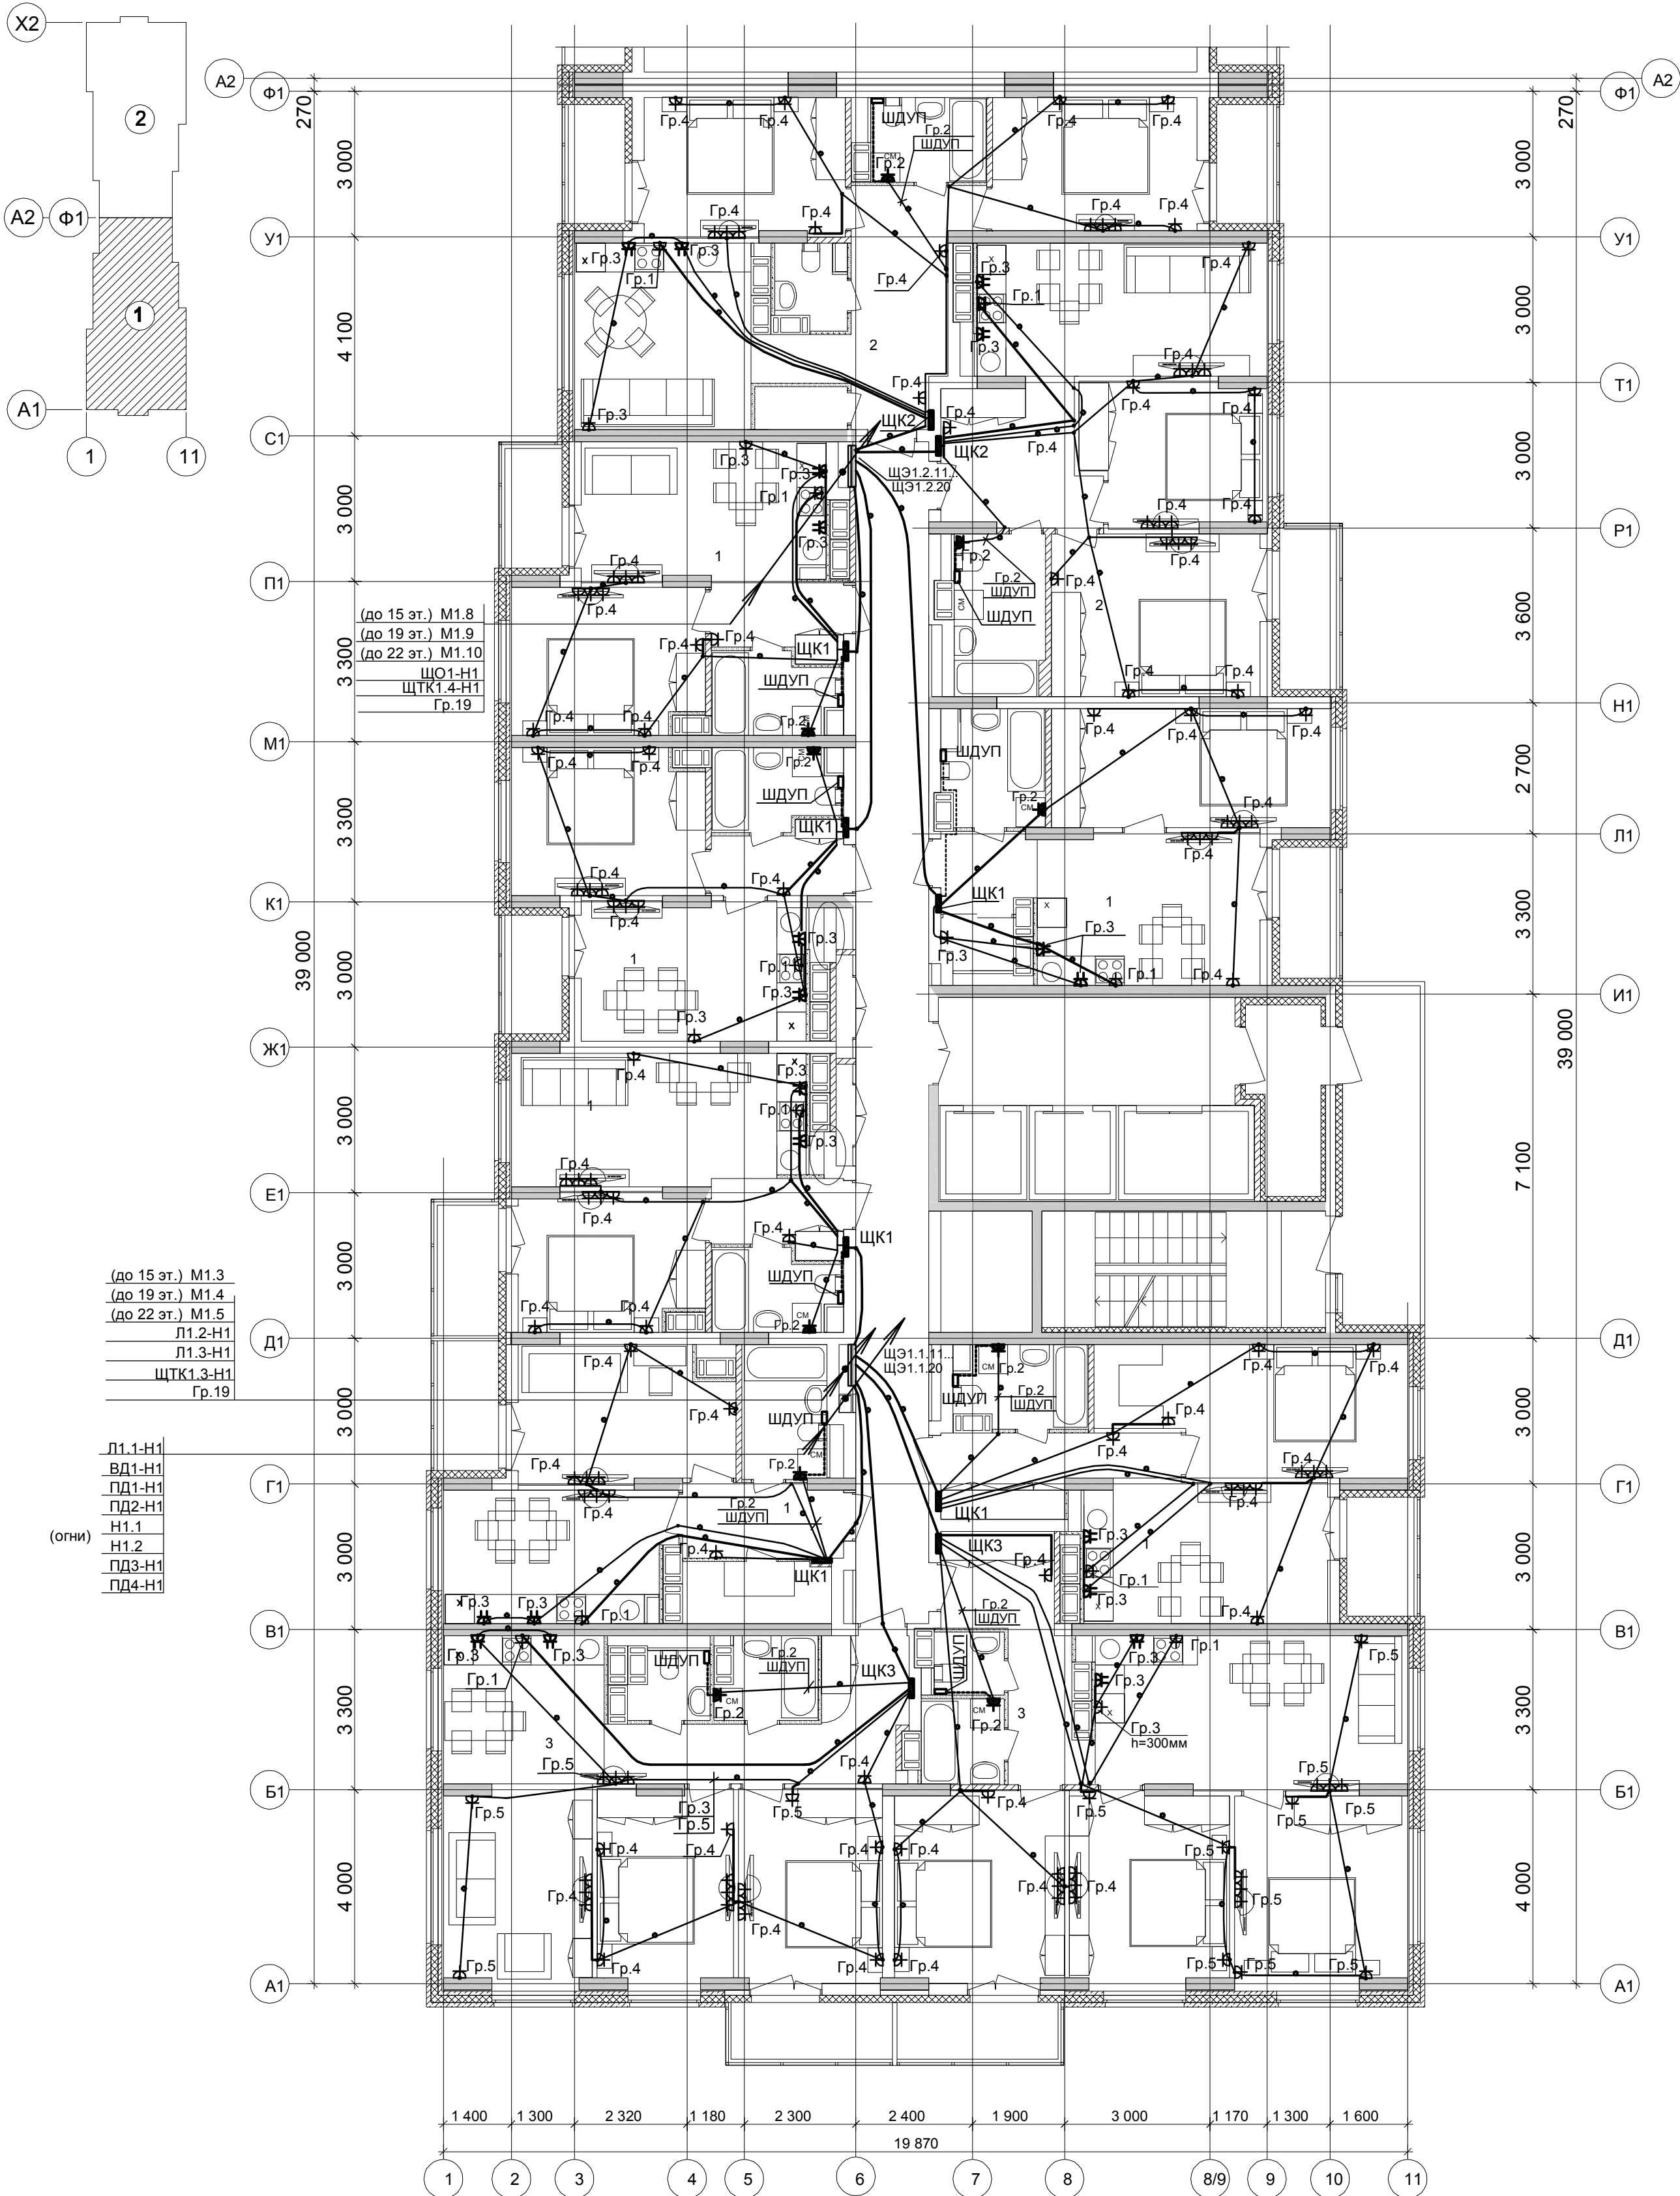

Условные обозначения по ГОСТ 21.210-2014 .
Текстовые указания см.лист 1
Электропроводку в квартирах выполнить плоским кабелем ВВГ-Пнг(А)-LS :
- скрыто под штукатуркой кирпичных стен ;
- в гибких гофрированных ПНД- трубах в панелях перекрытий (трубы предусмотрены в строительной части проекта).
Коробку с шиной заземления (ШДУП) в ванных комнатах квартир установить вблизи стояков водопровода на высоте 300мм от пола и на расстоянии не менее 600мм от внешней грани ванны
Бытовые розетки установить: в комнатах и коридорах на высоте 300мм от уровня чистого пола , розетки в рабочей зоне кухни - на высоте 1000мм и на расстоянии не менее 200мм от края эл.плиты. Розетки не размещать над и под мойками и не устанавливать по одной оси в стенах между разными квартирами.
Привязку труб в монолитных перекрытиях см.черт.КЖ.
Монтаж электрооборудования ванных выполнить в соответствии с ГОСТ Р 50571.7.701-2013.

Дополнительное условное обозначение:

- электропроводка в трубе в панели перекрытия (труба предусмотрена в строительных чертежах проекта).
- электропроводка под штукатуркой
- дополнительный проводник системы уравнивания потенциалов
- распаечная коробка Л251 в перекрытии (привязку см.черт.КЖ)

						59 / 17 - ЭОМ					
						23-этажный 2-х секционный многоквартирный жилой дом №14 (по генплану). Жилищный комплекс "Анжуриновский парк" в д.Анжуриновка Кстовского района Нижегородской области . Заказчик: ООО "КМ Анжуриновка"					
Изм.	Кол.уч.	Лист	№ док.	Подпись	Дата						
									Стадия	Лист	Листов
									Р	20	
Разработал	Карапетова								Электроборудование. План типового 11-20 этажа (секция 1). ООО ФИРМА "СС Проект"		
Проверил	Зуй										
Н.контр.	Зуй										