


План типового 11 - 20 этажа.

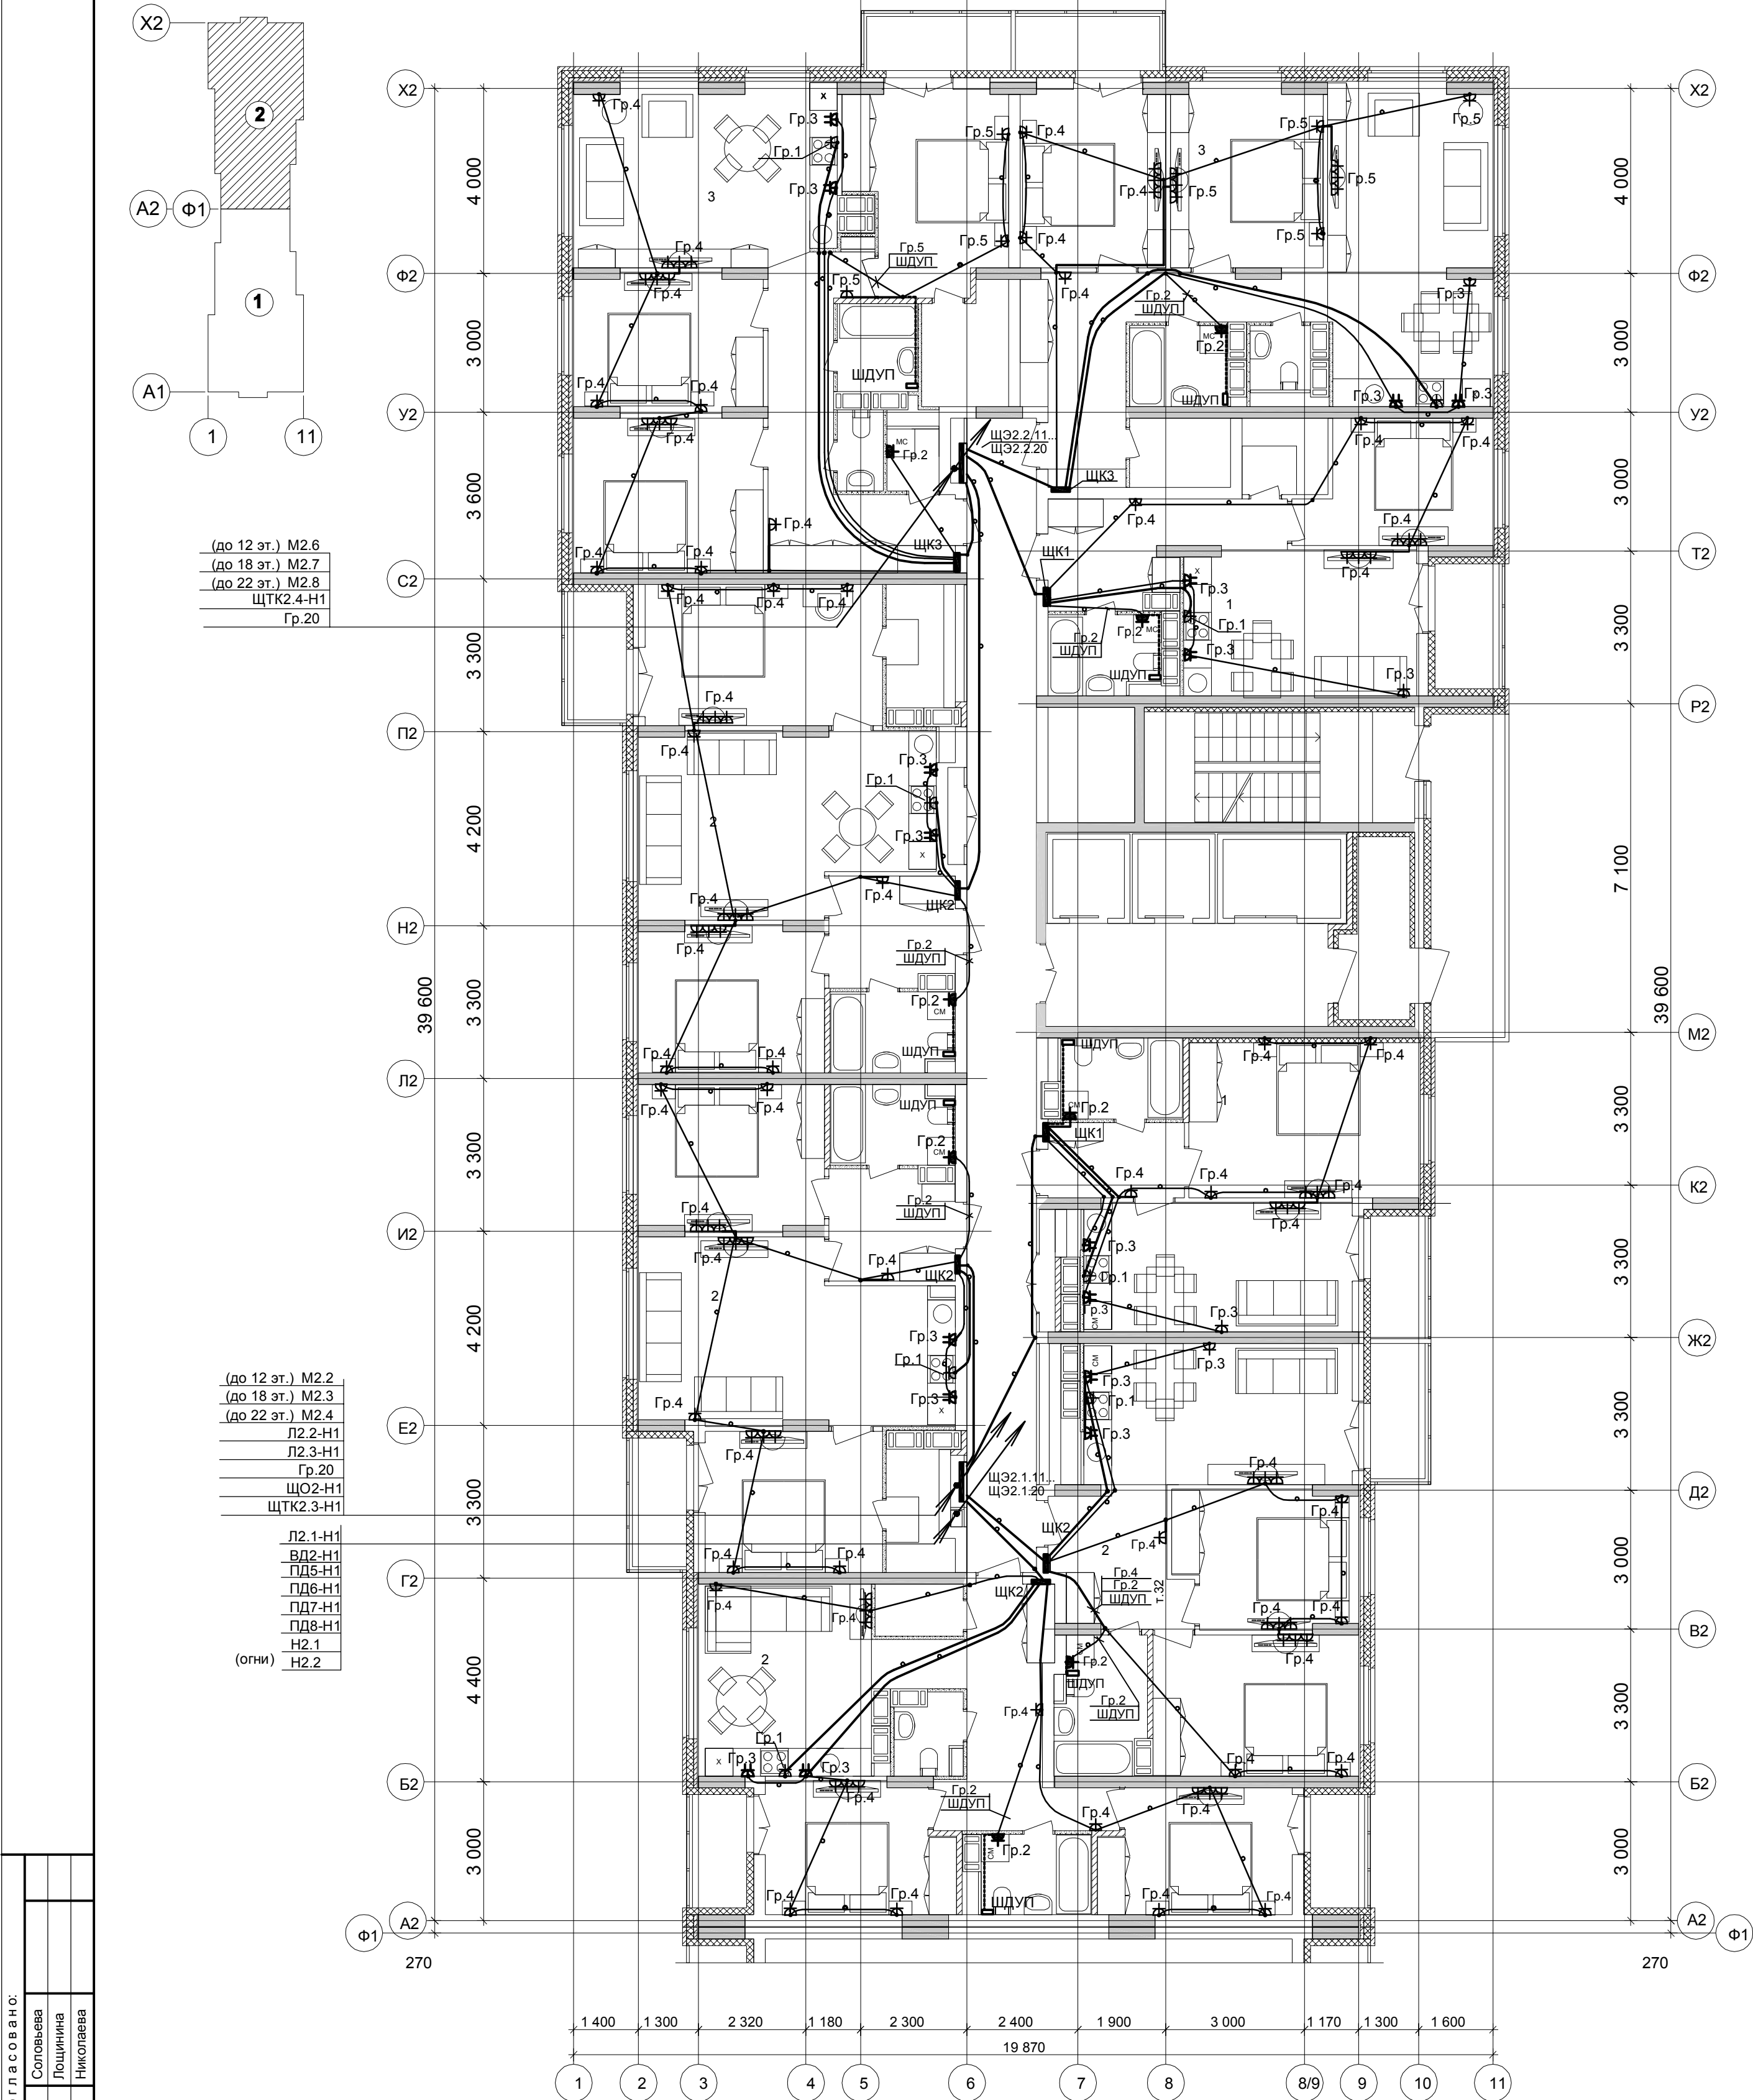

Дополнительное условное обозначение:

- электропроводка в трубе в панели перекрытия (труба предусмотрена в строительных чертежах проекта).
- электропроводка под штукатуркой
- дополнительный проводник системы уравнивания потенциалов
- распаечная коробка Л251 в перекрытии (привязку см. черт. КЖ)

Условные обозначения по ГОСТ 21.210-2014.

Текстовые указания см. лист 1

Электропроводку в квартирах выполнить плоским кабелем ВВГ-Пнг(А)-LS:

- скрыто под штукатуркой кирпичных стен;
- в гибких гофрированных ПНД-трубах в панелях перекрытий (трубы предусмотрены в строительной части проекта).

Коробку с шиной заземления (ШДУП) в ванных комнатах квартир установить вблизи стояков водопровода на высоте 300мм от пола и на расстоянии не менее 600мм от внешней грани ванны. Бытовые розетки установить: в комнатах и коридорах на высоте 300мм от уровня чистого пола, розетки в рабочей зоне кухни - на высоте 1000мм и на расстоянии не менее 200мм от края эл.плиты. Розетки не размещать над и под мойками и не устанавливать по одной оси в стенах между разными квартирами. Привязку труб в монолитных перекрытиях см. черт. КЖ. Монтаж электрооборудования ванных выполнить в соответствии с ГОСТ Р 50571.7.701-2013.

59 / 17 - ЭОМ					
23-этажный 2-х секционный многоквартирный жилой дом №14 (по генплану). Жилищный комплекс "Анкудиновский парк" в д. Анкудиновка Кстовского района Нижегородской области. Заказчик: ООО "КМ Анкудиновка"					
Изм.	Кол.уч.	Лист	№ док.	Подпись	Дата
Разработал	Караетова	24/			
Проверил	Зуй	3/20			
Н.контр.	Зуй	3/20			
Электробоорудование. План типового 11-20 этажа (секция 2).				Стадия	Лист
				Р	21
				Листов	
				ООО ФИРМА "СС Проект"	