


План типового 2 - 10 этажа.

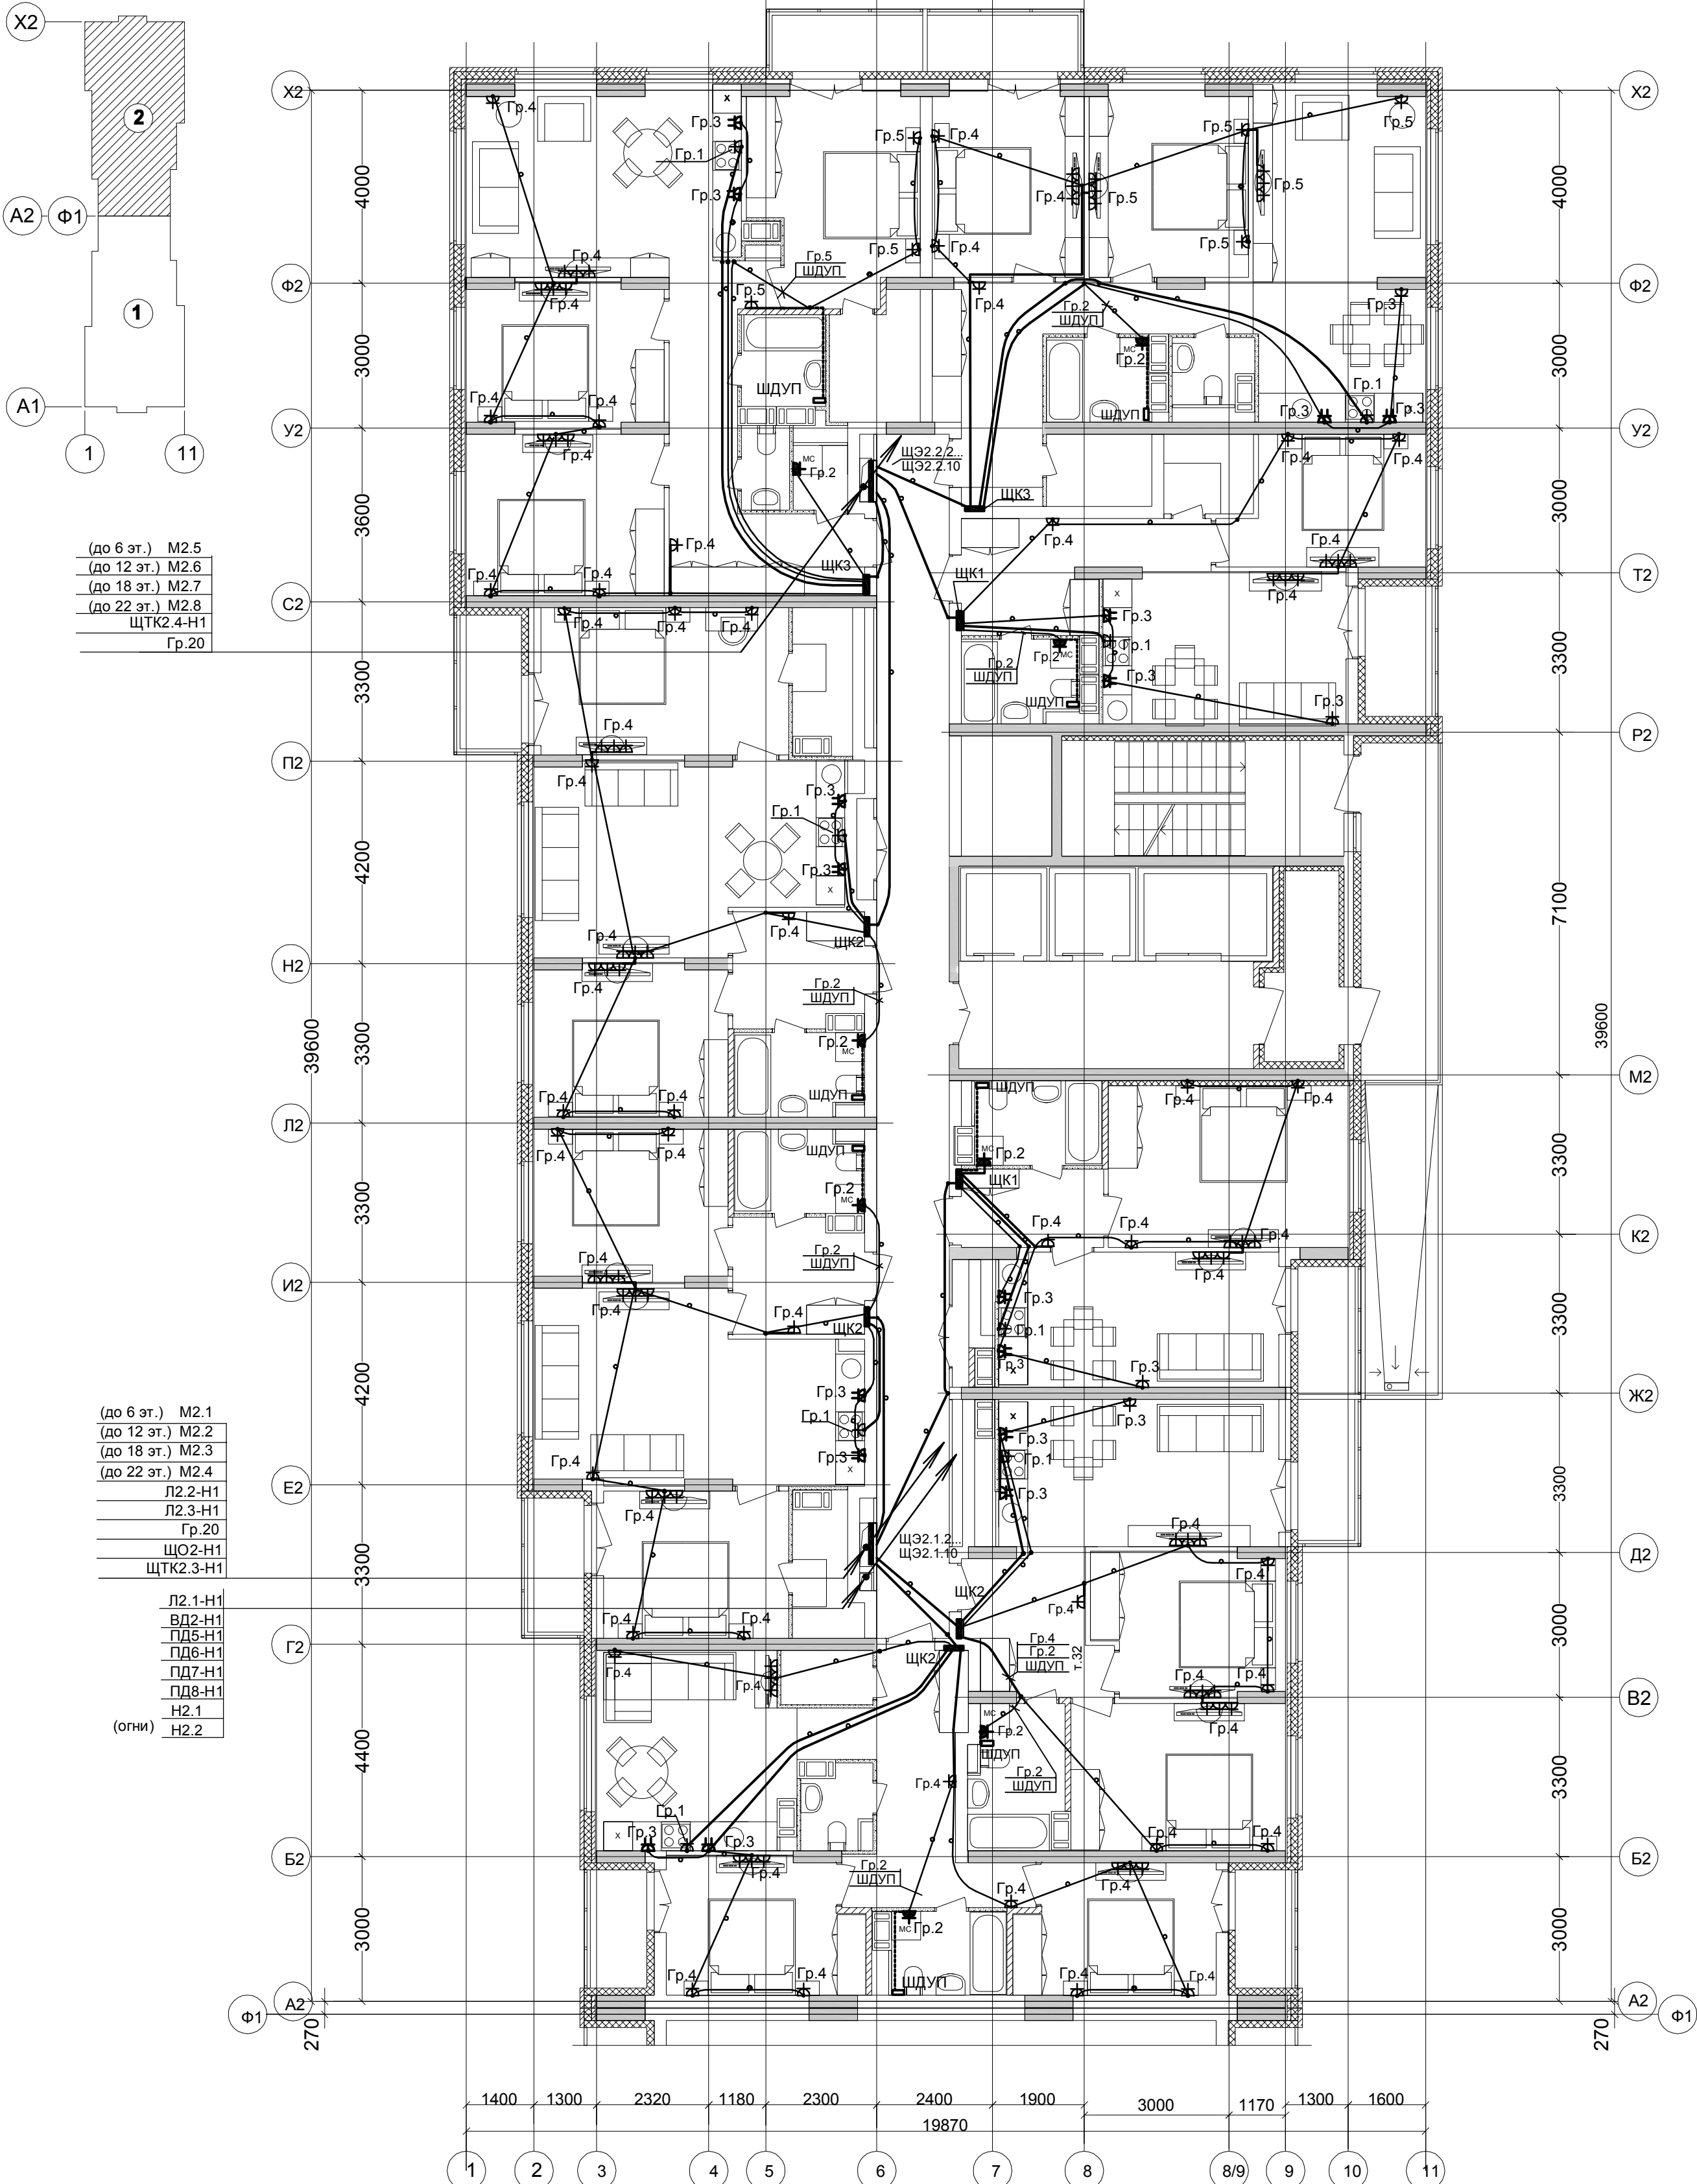

Условные обозначения по ГОСТ 21.210-2014.

Текстовые указания см.лист 1

Электропроводку в квартирах выполнить плоским кабелем ВВГ-Пнг(А)-LS:

- скрыто под штукатуркой кирпичных стен ;

- в гибких гофрированных ПНД- трубах в панелях перекрытий

(трубы предусмотрены в строительной части проекта).

Коробку с шиной заземления (ШДУП) в ванных комнатах квартир установить вблизи стояков

водопровода на высоте 300мм от пола и на расстоянии не менее 600мм от внешней грани ванны

Бытовые розетки установить: в комнатах и коридорах на высоте 300мм от уровня чистого пола ,

розетки в рабочей зоне кухни - на высоте 1000мм и на расстоянии не менее 200мм от края эл.плиты.

Розетки не размещать над и п

Привязку труб в монолитных перекрытиях см. черт. КЖ.
Монтаж электрооборудования ванных выполнить в соответствии с ГОСТ Р 50571.7.701-2013.

Дополнительное условное обозначение:

 - электропроводка в трубе в панели перекрытия
(труба предусмотрена в строительных чертежах проекта).

———— - электропроводка под штукатуркой

----- - дополнительный проводник системы уравнивания потенциалов

- - распаечная коробка Л251 в перекрытии (привязку см.черт.КЖ)

						59 / 17 - ЭОМ			
						23-этажный 2-х секционный многоквартирный жилой дом №14 (по генплану). Жилищный комплекс "Анудиновский парк" в д. Анудиновка Кстовского района Нижегородской области . Заказчик: ООО "КМ Анудиновка"			
Изм.	Кол.уч	Лист	№ док	Подпись	Дата		Стадия	Лист	Листов
							Р	18	
Разработал	Караетова					Электрооборудование. План типового 2-10 этажа (секция 2).	ООО ФИРМА "СС Проект"		
Проверил	Зуй								
Н.контр.	Зуй								