


План типового 2 - 5 этажа.

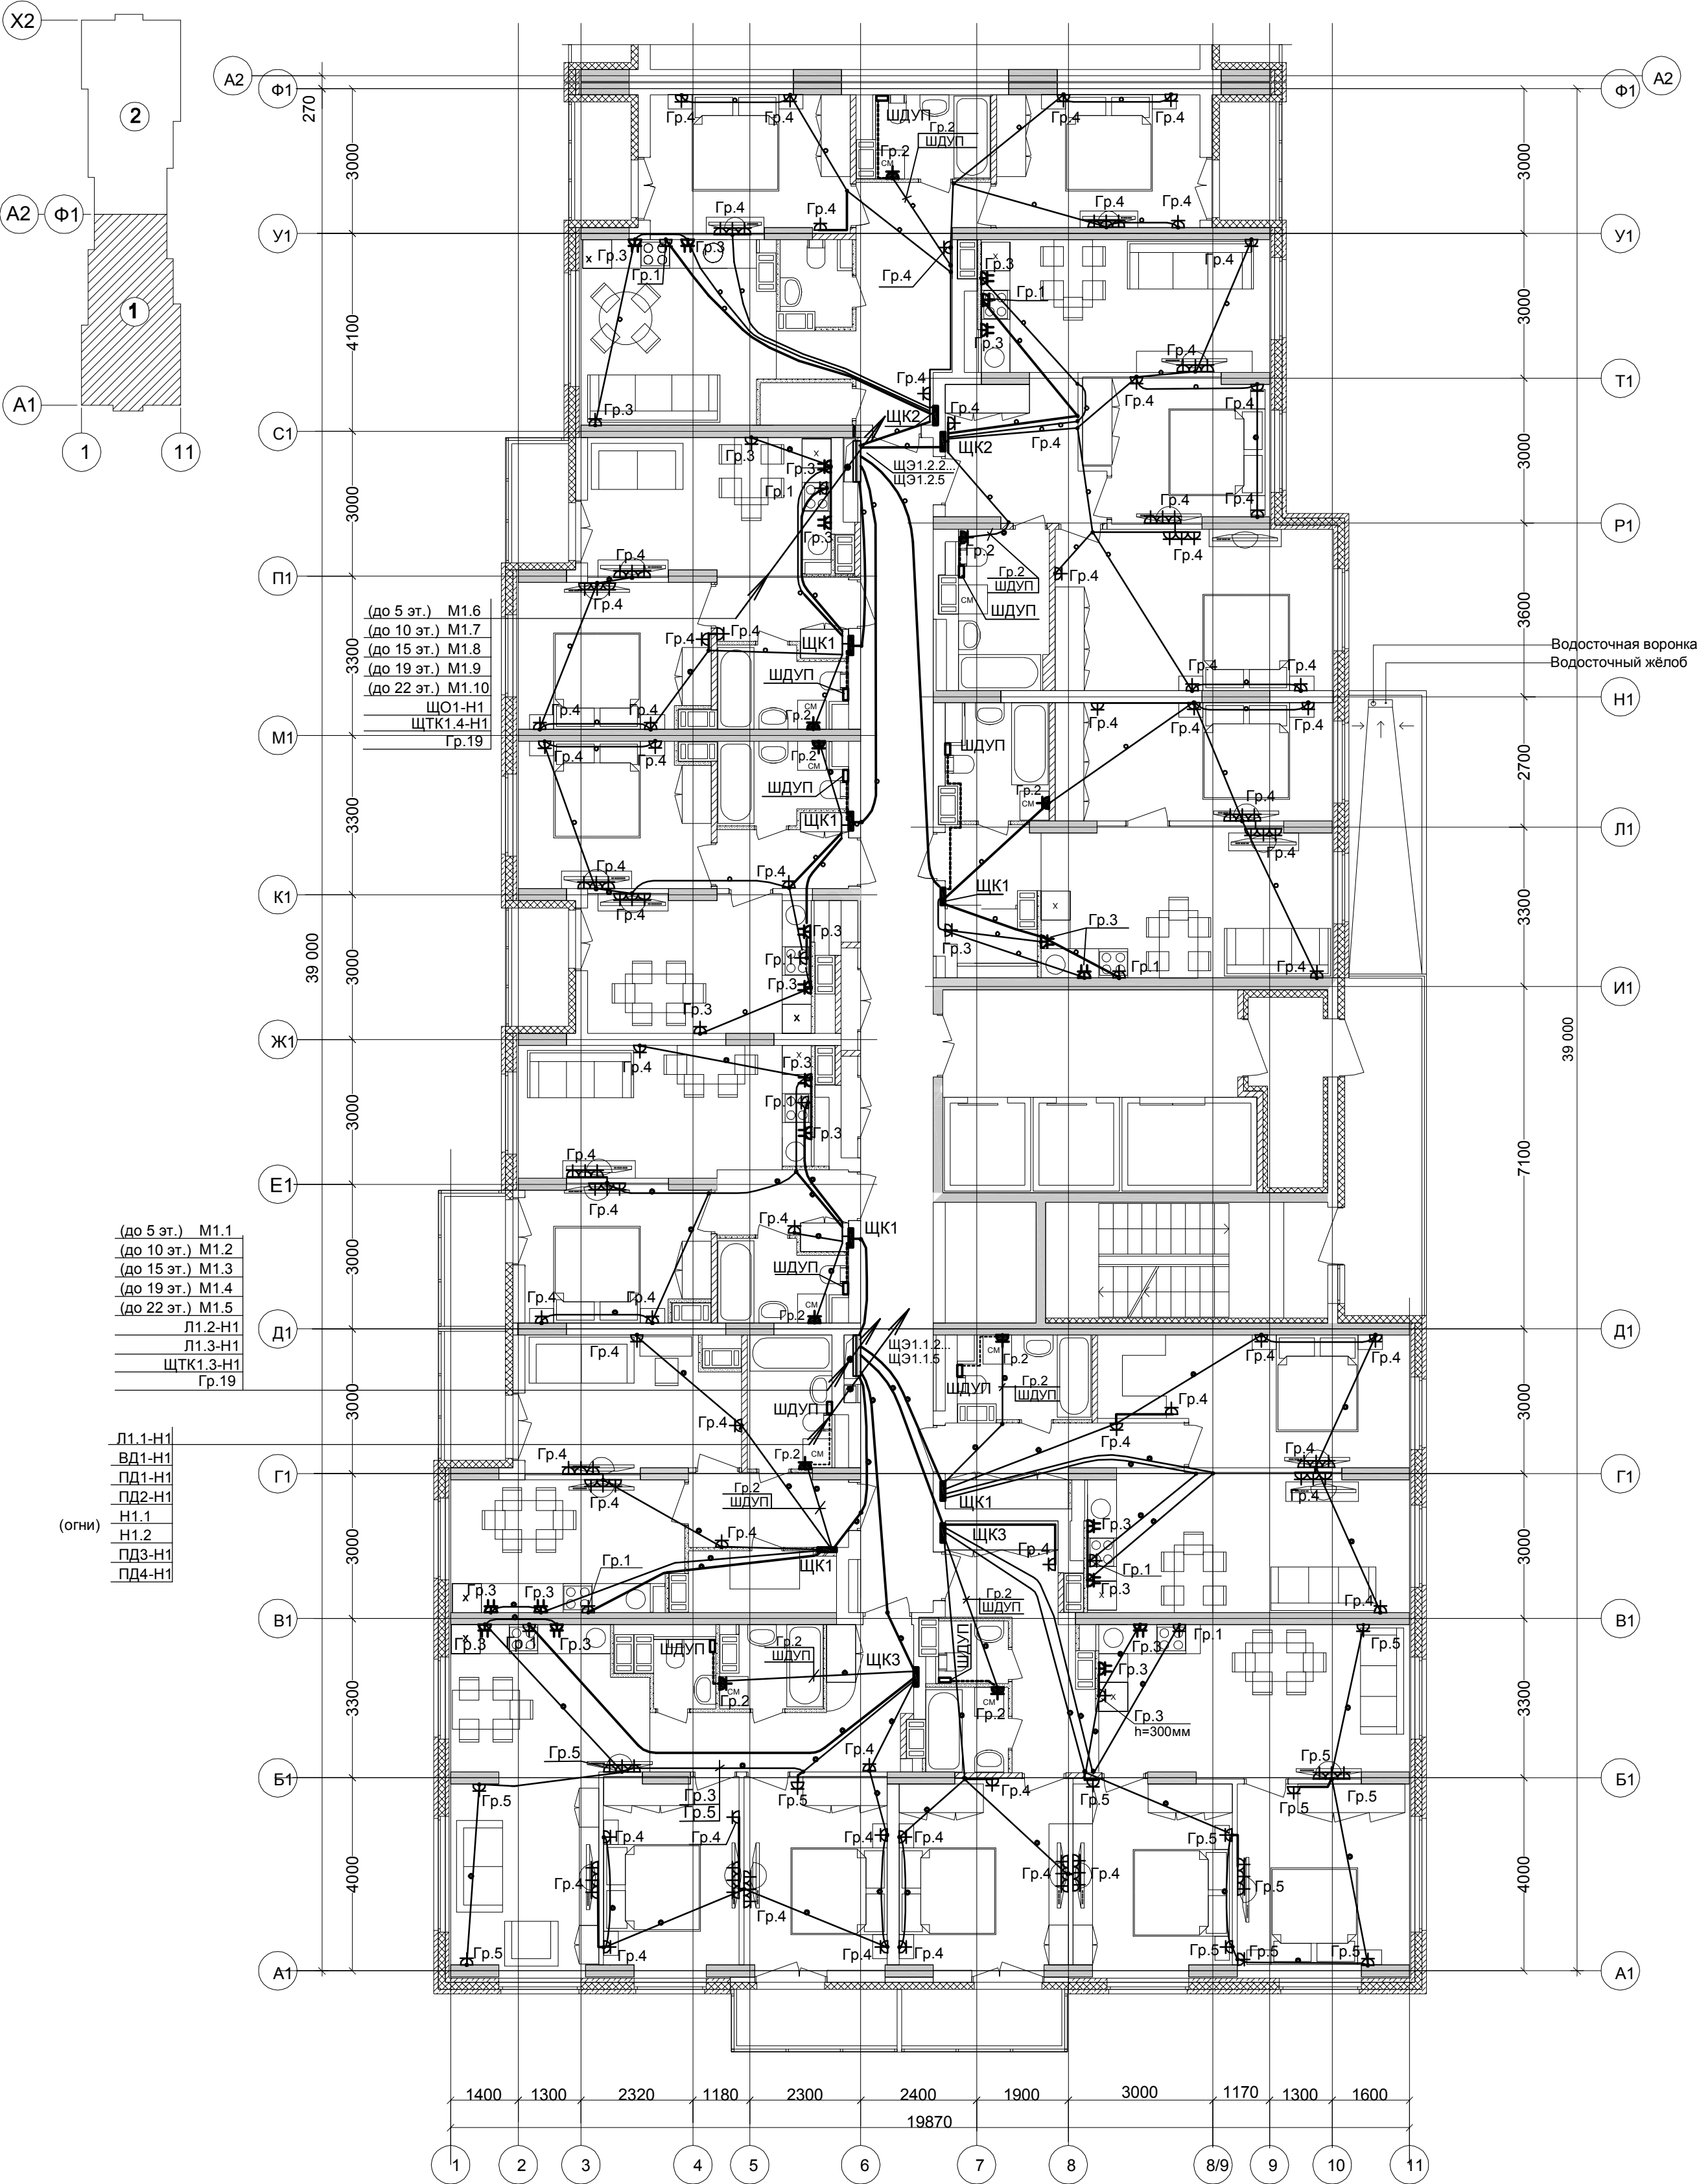

(до 5 эт.) M1.1
(до 10 эт.) M1.2
(до 15 эт.) M1.3
(до 19 эт.) M1.4
(до 22 эт.) M1.5
Л1.2-Н1
Л1.3-Н1
ЩТК1.3-Н1
Гр.19

Л1.1-Н1
ВД1-Н1
ПД1-Н1
ПД2-Н1
Н1.1
Н1.2
ПД3-Н1
ПД4-Н1

(огни)

Водосточная воронка
Водосточный желоб

Условные обозначения по ГОСТ 21.210-2014 .
Текстовые указания см.лист 1
Электропроводку в квартирах выполнить плоским кабелем ВВГ-Пнг(А)-LS :
- скрыто под штукатуркой кирпичных стен ;
- в гибких гофрированных ПНД- трубах в панелях перекрытий (трубы предусмотрены в строительной части проекта).
Коробку с шиной заземления (ШДУП) в ванных комнатах квартир установить вблизи стояков водопровода на высоте 300мм от пола и на расстоянии не менее 600мм от внешней грани ванны
Бытовые розетки установить: в комнатах и коридорах на высоте 300мм от уровня чистого пола , розетки в рабочей зоне кухни - на высоте 1000мм и на расстоянии не менее 200мм от края эл.плиты. Розетки не размещать над и под мойками и не устанавливать по одной оси в стенах между разными квартирами.
Привязку труб в монолитных перекрытиях см.черт.КЮ.
Монтаж электрооборудования ванных выполнить в соответствии с ГОСТ Р 50571.7.701-2013.

Дополнительное условное обозначение:

- электропроводка в трубе в панели перекрытия (труба предусмотрена в строительных чертежах проекта).
- электропроводка под штукатуркой
- дополнительный проводник системы уравнивания потенциалов
- распаечная коробка Л251 в перекрытии (привязку см.черт.КЮ)

						59 / 17 - ЭОМ		
						23-этажный 2-х секционный многоквартирный жилой дом №14 (по генплану).Жилищный комплекс "Анжуиновский парк" в д.Анжуиновка Кстовского района Нижегородской области . Заказчик: ООО "КМ Анжуиновка"		
Изм.	Кол.уч.	Лист	№ док.	Подпись	Дата			
Разработал	Караетова					Стадия	Лист	Листов
Проверил	Зуй					Р	17	
Н.контр.	Зуй					Электрооборудование. План типового 2-5 этажа (секция 1).		ООО ФИРМА "СС Проект"