


План 22 этажа.

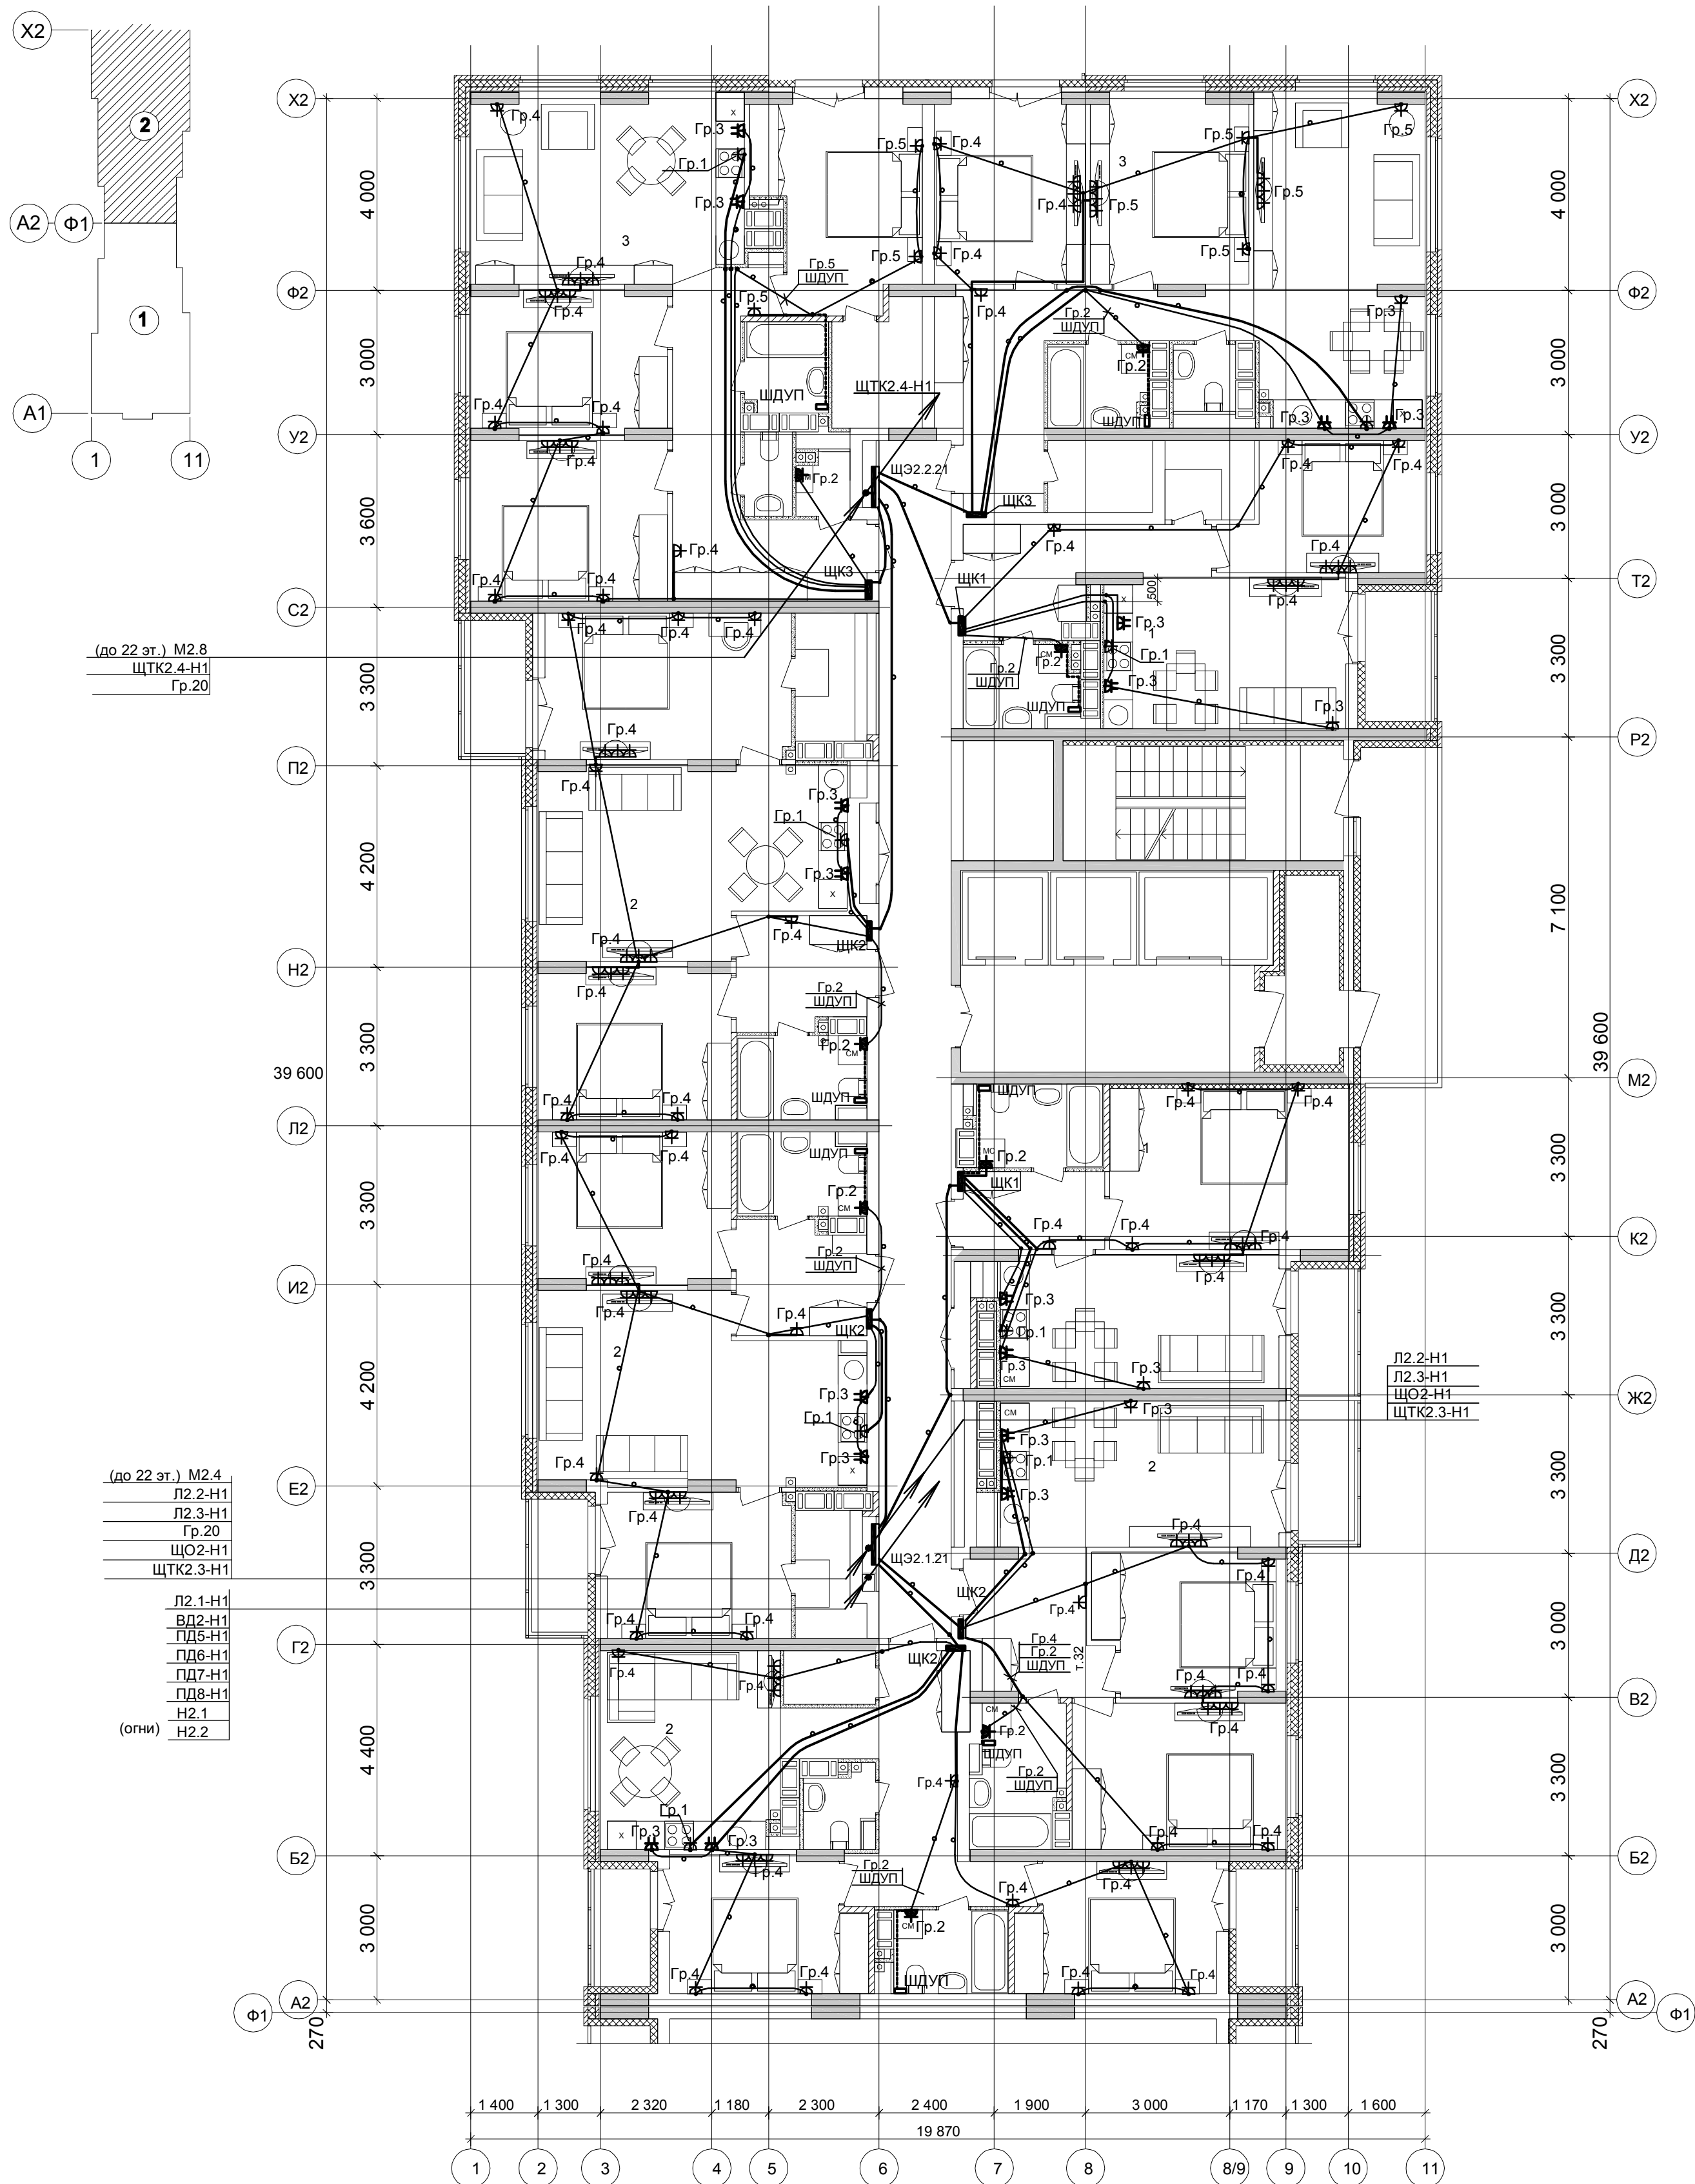

Текстовые указания см.лист 1

- скрыто под штукатуркой кирпичных стен ;

- в гибких гофрированных ПНД- трубах в п

Коробку с шиной заземления (ШДУП) в ванных комнатах квартир

Монтаж электрооборудования ванных выполнить в соответствии с ГОСТ Р 50571.7.701-2013.

--	--	--	--	--	--	--

957-17-CCM

Стадия	Лист	Листов
--------	------	--------

План 22. Стажа (скади 2):

ФИРМА СС Проект

дополнительное условие: $\alpha \in \mathbb{R}$.

(c) $\frac{d}{dt} \left(\frac{1}{2} m v^2 + U(r) \right) = -\frac{\partial U}{\partial t}$

----- - дополнительный проводник систем

Downloaded from <http://ajphaphapublications.org/> on September 11, 2015

разное таял коробка 1120 Г в перекрытий (приблизку см. карт.1011)

						59 / 17 - ЭОМ			
						23-этажный 2-х секционный многоквартирный жилой дом №14 (по генплану).Жилищный комплекс "Анкудиновский парк" в д.Анкудиновка Кстовского района Нижегородской области . Заказчик: ООО "КМ Анкудиновка"			
Изм.	Кол.уч	Лист	№ док	Подпись	Дата		Стация	Лист	Листов
							Р	25	
Разработал	Караетова					Электрооборудование. План 22 этажа (секция 2).	ООО ФИРМА "СС Проект"		
Проверил	Зуй								
Н.контр.	Зуй								