


Согласовано:			
Соловьева Пощина Николаева			
АР	ВК	ОВ	
Инов. № подл.	Подпись и дата	Взам. инв. №	

План типового 6 - 10 этажа.

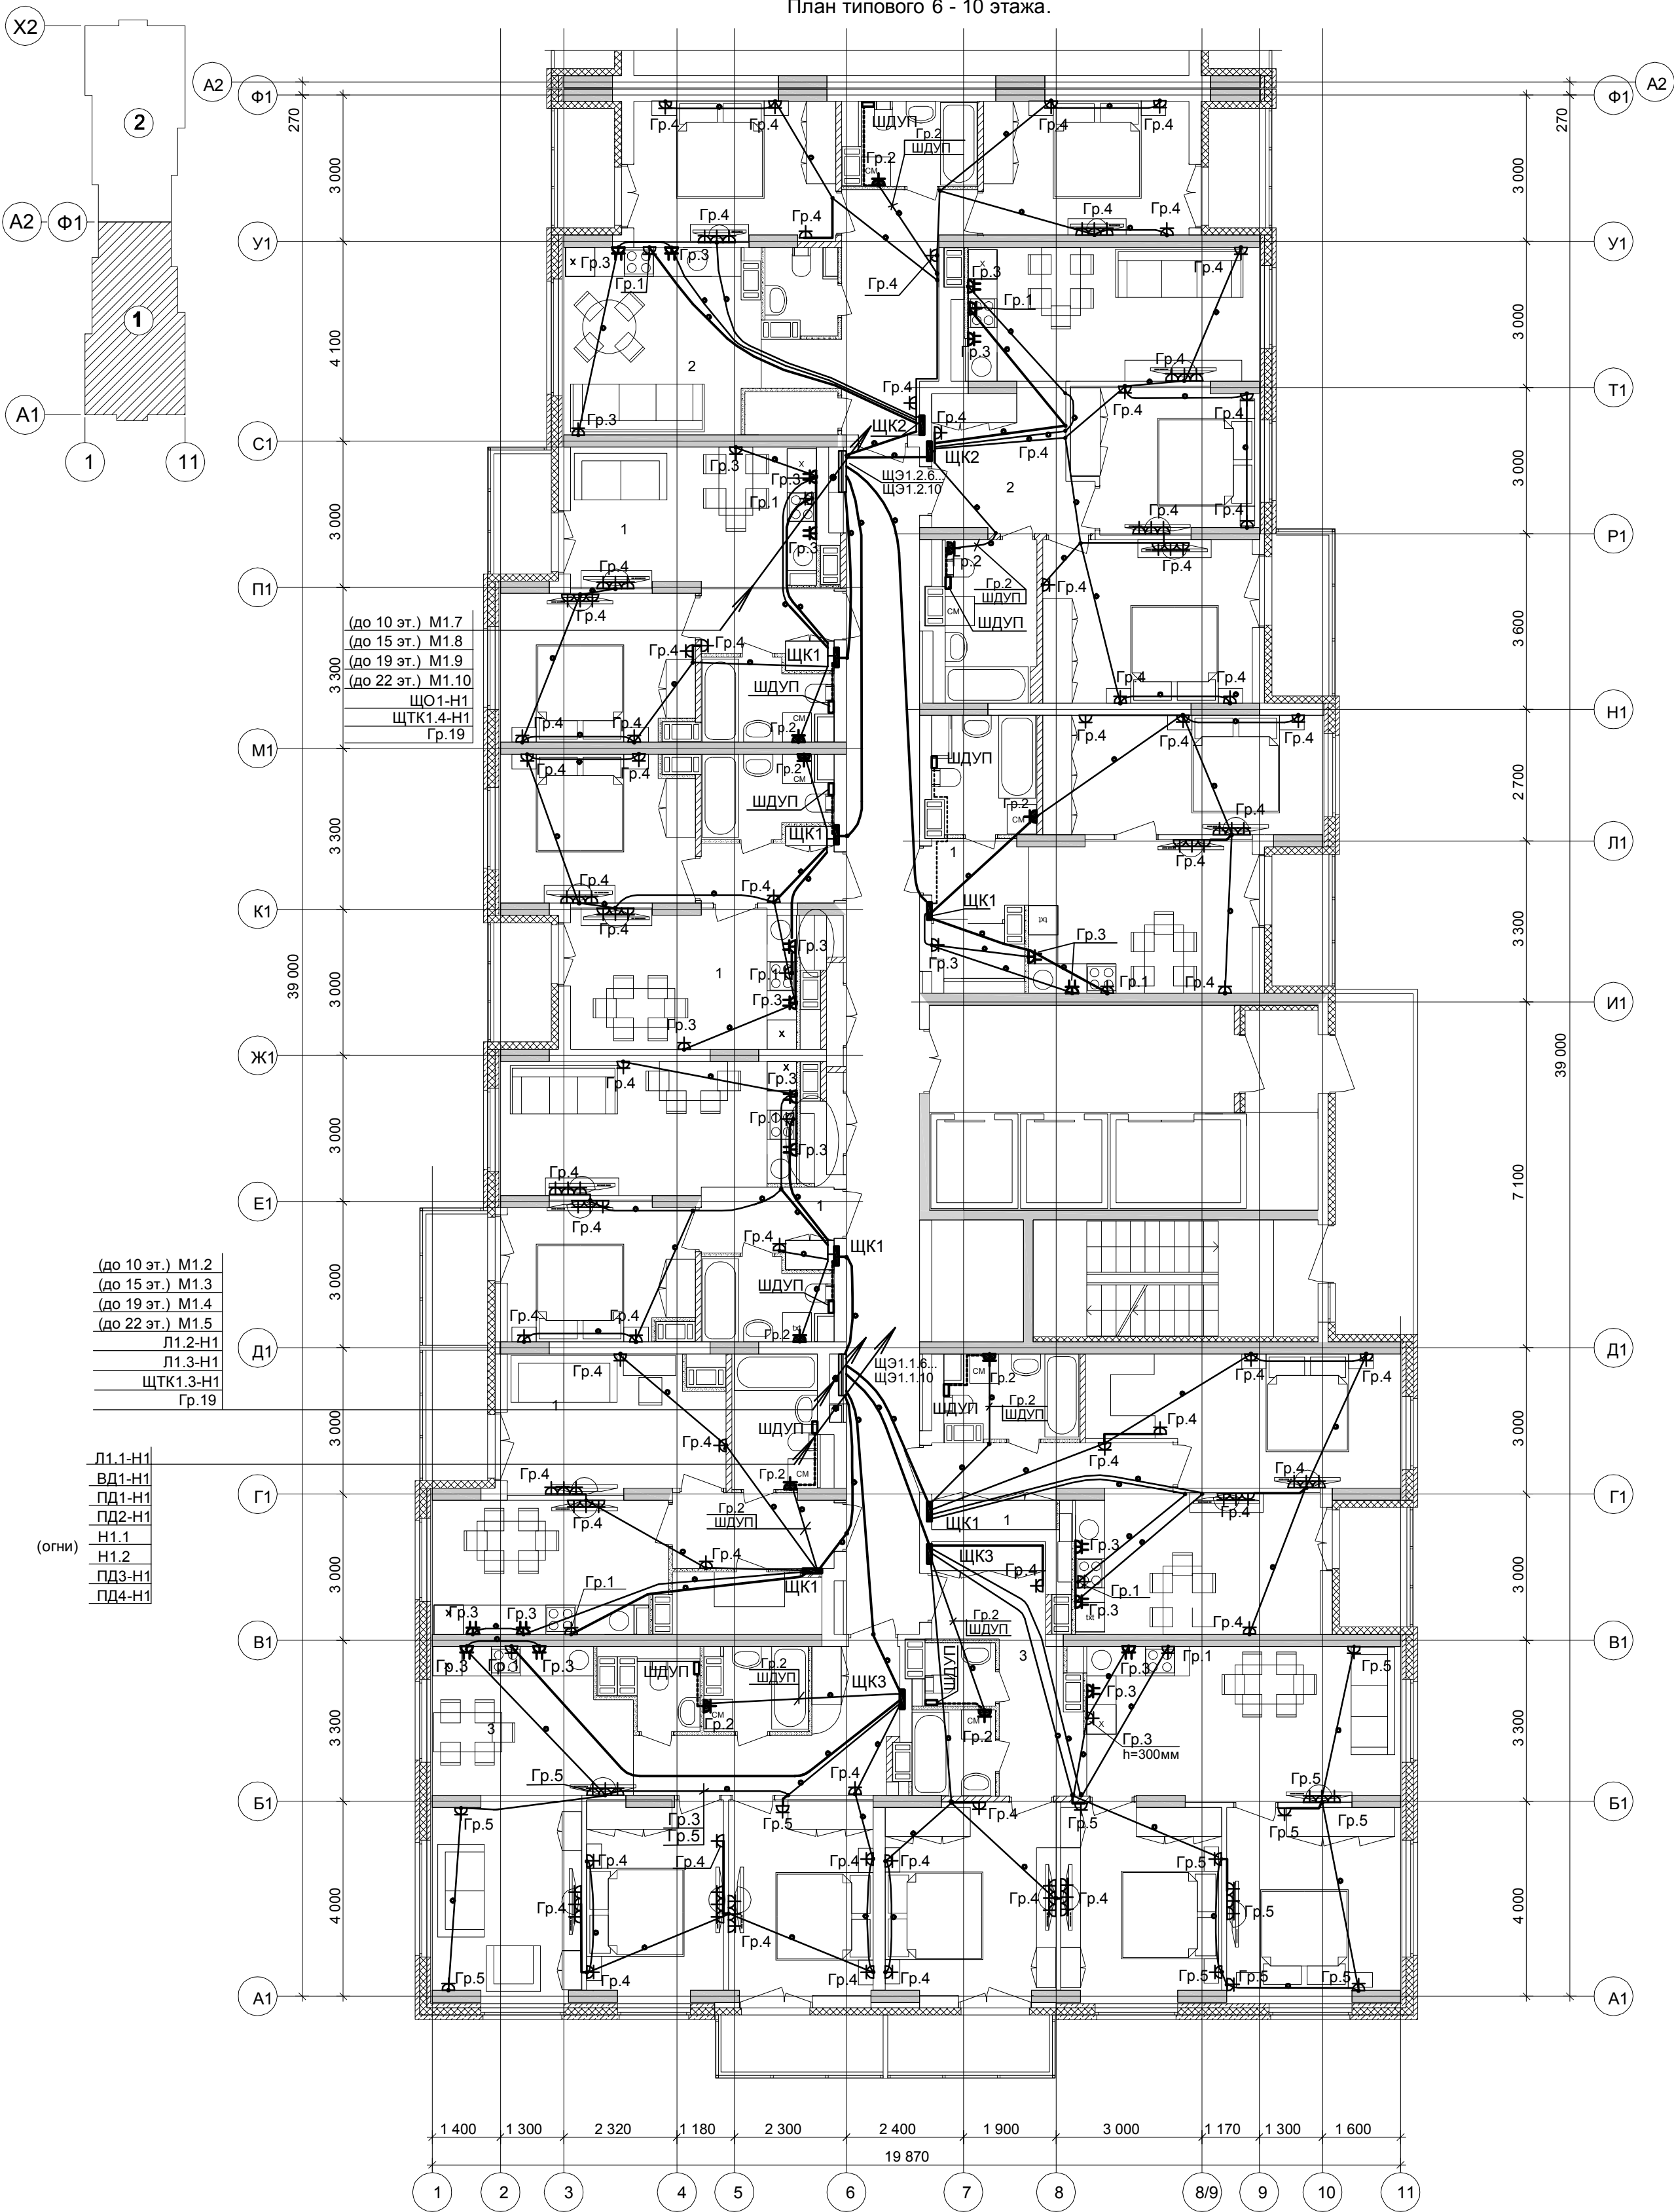

(до 10 эт.) М1.2
(до 15 эт.) М1.3
(до 19 эт.) М1.4
(до 22 эт.) М1.5
Л1.2-Н1
Л1.3-Н1
ЩТК1.3-Н1
Гр.19

Л1.1-Н1
ВД1-Н1
ПД1-Н1
ПД2-Н1
Н1.1
Н1.2
ПД3-Н1
ПД4-Н1

(огни)

Дополнительное условное обозначение:

- электропроводка в трубе в панели перекрытия (труба предусмотрена в строительных чертежах проекта).
- электропроводка под штукатуркой
- дополнительный проводник системы уравнивания потенциалов
- распаечная коробка Л251 в перекрытии (привязку см.черт.КЖ)

Условные обозначения по ГОСТ 21.210-2014 .

Текстовые указания см.лист 1

Электропроводку в квартирах выполнить плоским кабелем ВВГ-Пнг(А)-LS :

- скрыто под штукатуркой кирпичных стен ;

- в гибких гофрированных ПНД- трубах в панелях перекрытий

(трубы предусмотрены в строительной части проекта).

Коробку с шиной заземления (ШДУП) в ванных комнатах квартир установить вблизи стояков

водопровода на высоте 300мм от пола и на расстоянии не менее 600мм от внешней грани ванны

Бытовые розетки установить: в комнатах и коридорах на высоте 300мм от уровня чистого пола ,

розетки в рабочей зоне кухни - на высоте 1000мм и на расстоянии не менее 200мм от края эл.плиты.

Розетки не размещать над и под мойками и не устанавливать по одной оси в стенах между разными квартирами.

Привязку труб в монолитных перекрытиях см.черт.КЖ.

Монтаж электрооборудования ванных выполнить в соответствии с ГОСТ Р 50571.7.701-2013.

						59 / 17 - ЭОМ		
						23-этажный 2-х секционный многоквартирный жилой дом №14 (по генплану).Жилищный комплекс "Анжуриновский парк" в д.Анжуриновка Кстовского района Нижегородской области . Заказчик: ООО "КМ Анжуриновка"		
Изм.	Кол.уч.	Лист	№ док.	Подпись	Дата	Стадия	Лист	Листов
Разработал	Карпетова	341				Р	19	
Проверил	Зуй	342				Электробоорудование. План типового 6-10 этажа (секция 1).		
Н.контр.	Зуй	343				ООО ФИРМА "СС Проект"		