


Согласовано:

Изм. № подл. Подпись и дата. Взам. инв. №

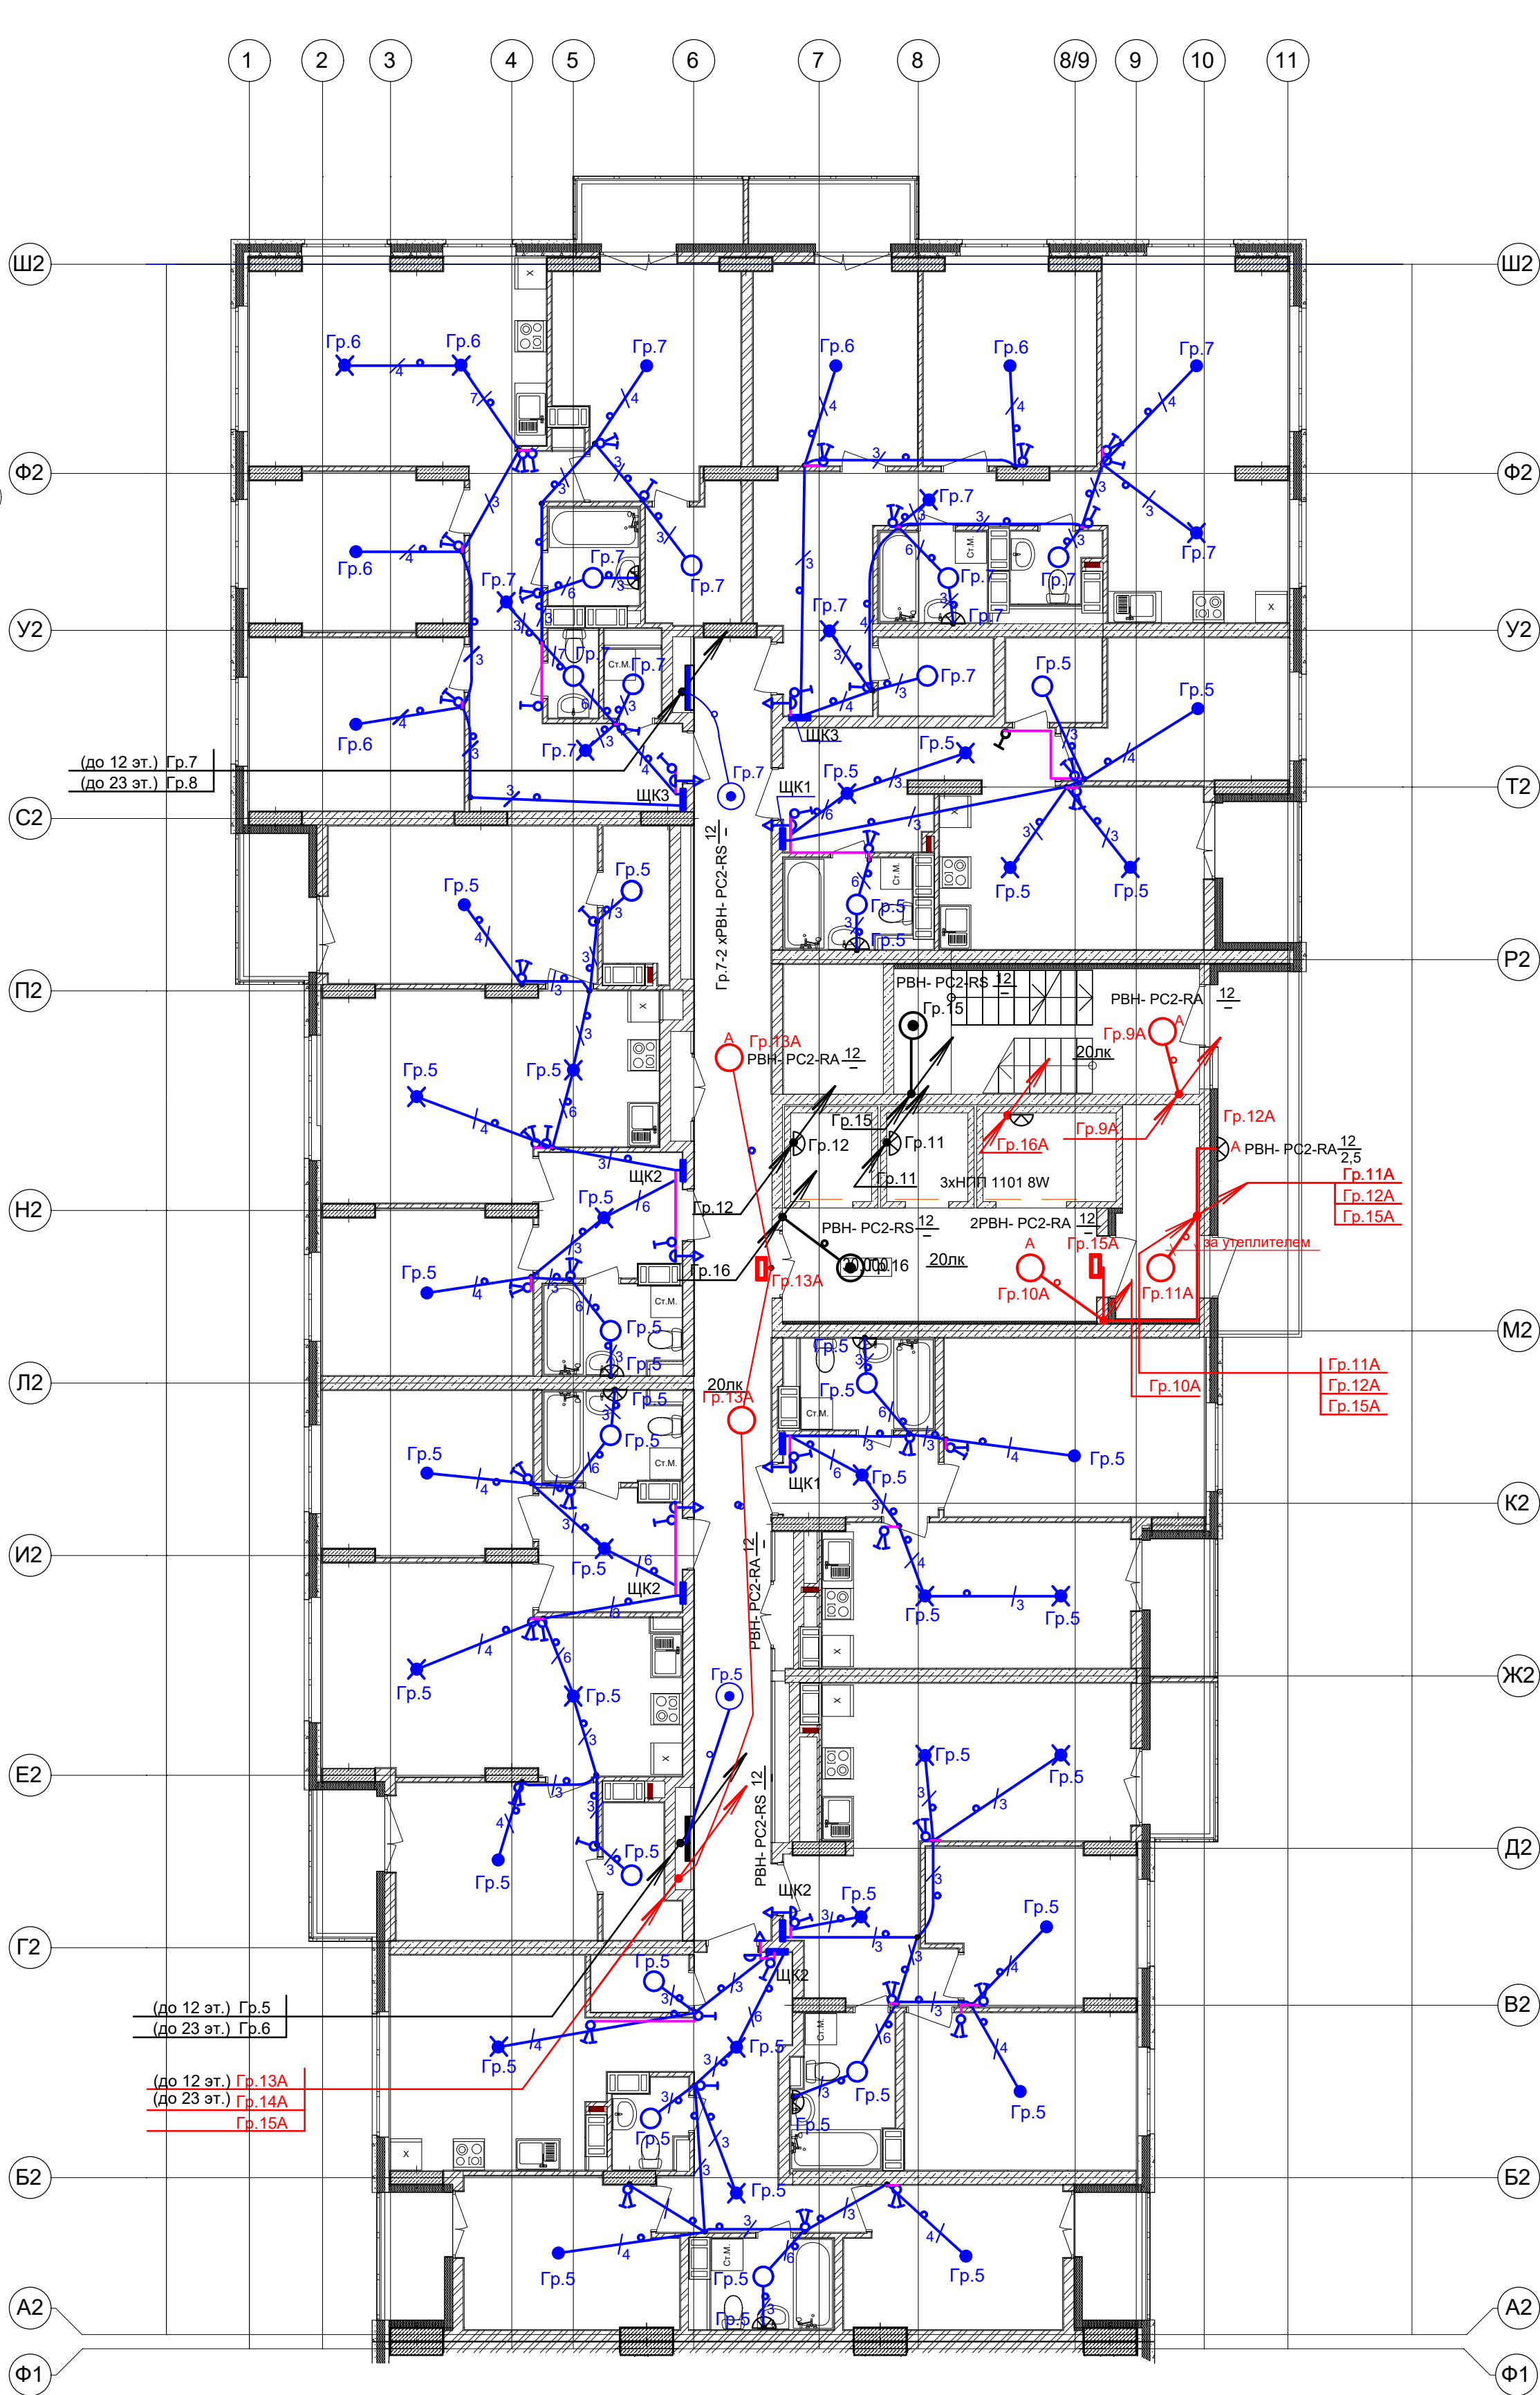

Дополнительное условное обозначение:

- количество жил кабелей электропроводки
- электропроводка в трубе в панели перекрытия (труба предусмотрена в строительных чертежах проекта).
- светильник с датчиком движения
- светильник настенный
- светильник аварийный светодиодный ВЫХОД - EXIT 3вт 1.5ч постоянный LED IP20 (ССА-1001)
- распаечная коробка Л251 в перекрытии (привязку см. черт. КХ)

Условные обозначения по ГОСТ 21.210-2014.
Текстовые указания см. лист 1
Электропроводку в квартирах выполнить плоским кабелем ВВГ-Пнг(А)-LS:
- скрыто под штукатуркой кирпичных стен ;
- в гибких гофрированных ПНД- трубах в панелях перекрытий (трубы предусмотрены в строительной части проекта).
За утеплителем кабели проложить в гибкой гофрированной ПВХ-трубе с Сертификатом Пожарной Безопасности.
Выключатели установить на высоте 800мм от пола.
В санузлах, балконах, кладовых применены светодиодные светильники типа РВН- РС2-РА-12W, в ванных комнатах над умывальниками - светодиодный светильник типа РВН- РС2-РА-8W, IP65, класс защиты II (на высоте 2м от пола) .
Высота установки оборудования указана от уровня чистого пола.

						07-06/2019 - ЭОМ		
						23-этажный 2-х секционный многоквартирный жилой дом №15 (по генплану). Жилищный комплекс "Анкудиновский парк" в д. Анкудиновка Кстовского района Нижегородской области. Заказчик: ООО "Парламент"		
Изм.	Кол.уч.	Лист	№ док.	Подпись	Дата	Стадия	Лист	Листов
ГИП	Дубовская					Р	39	
Разработал	Кедровская					Электросвещение. План 11 этажа (секция 2).		
Н.контр.	Покалякина					ООО "ПБ Конструктив"		