


План подвала

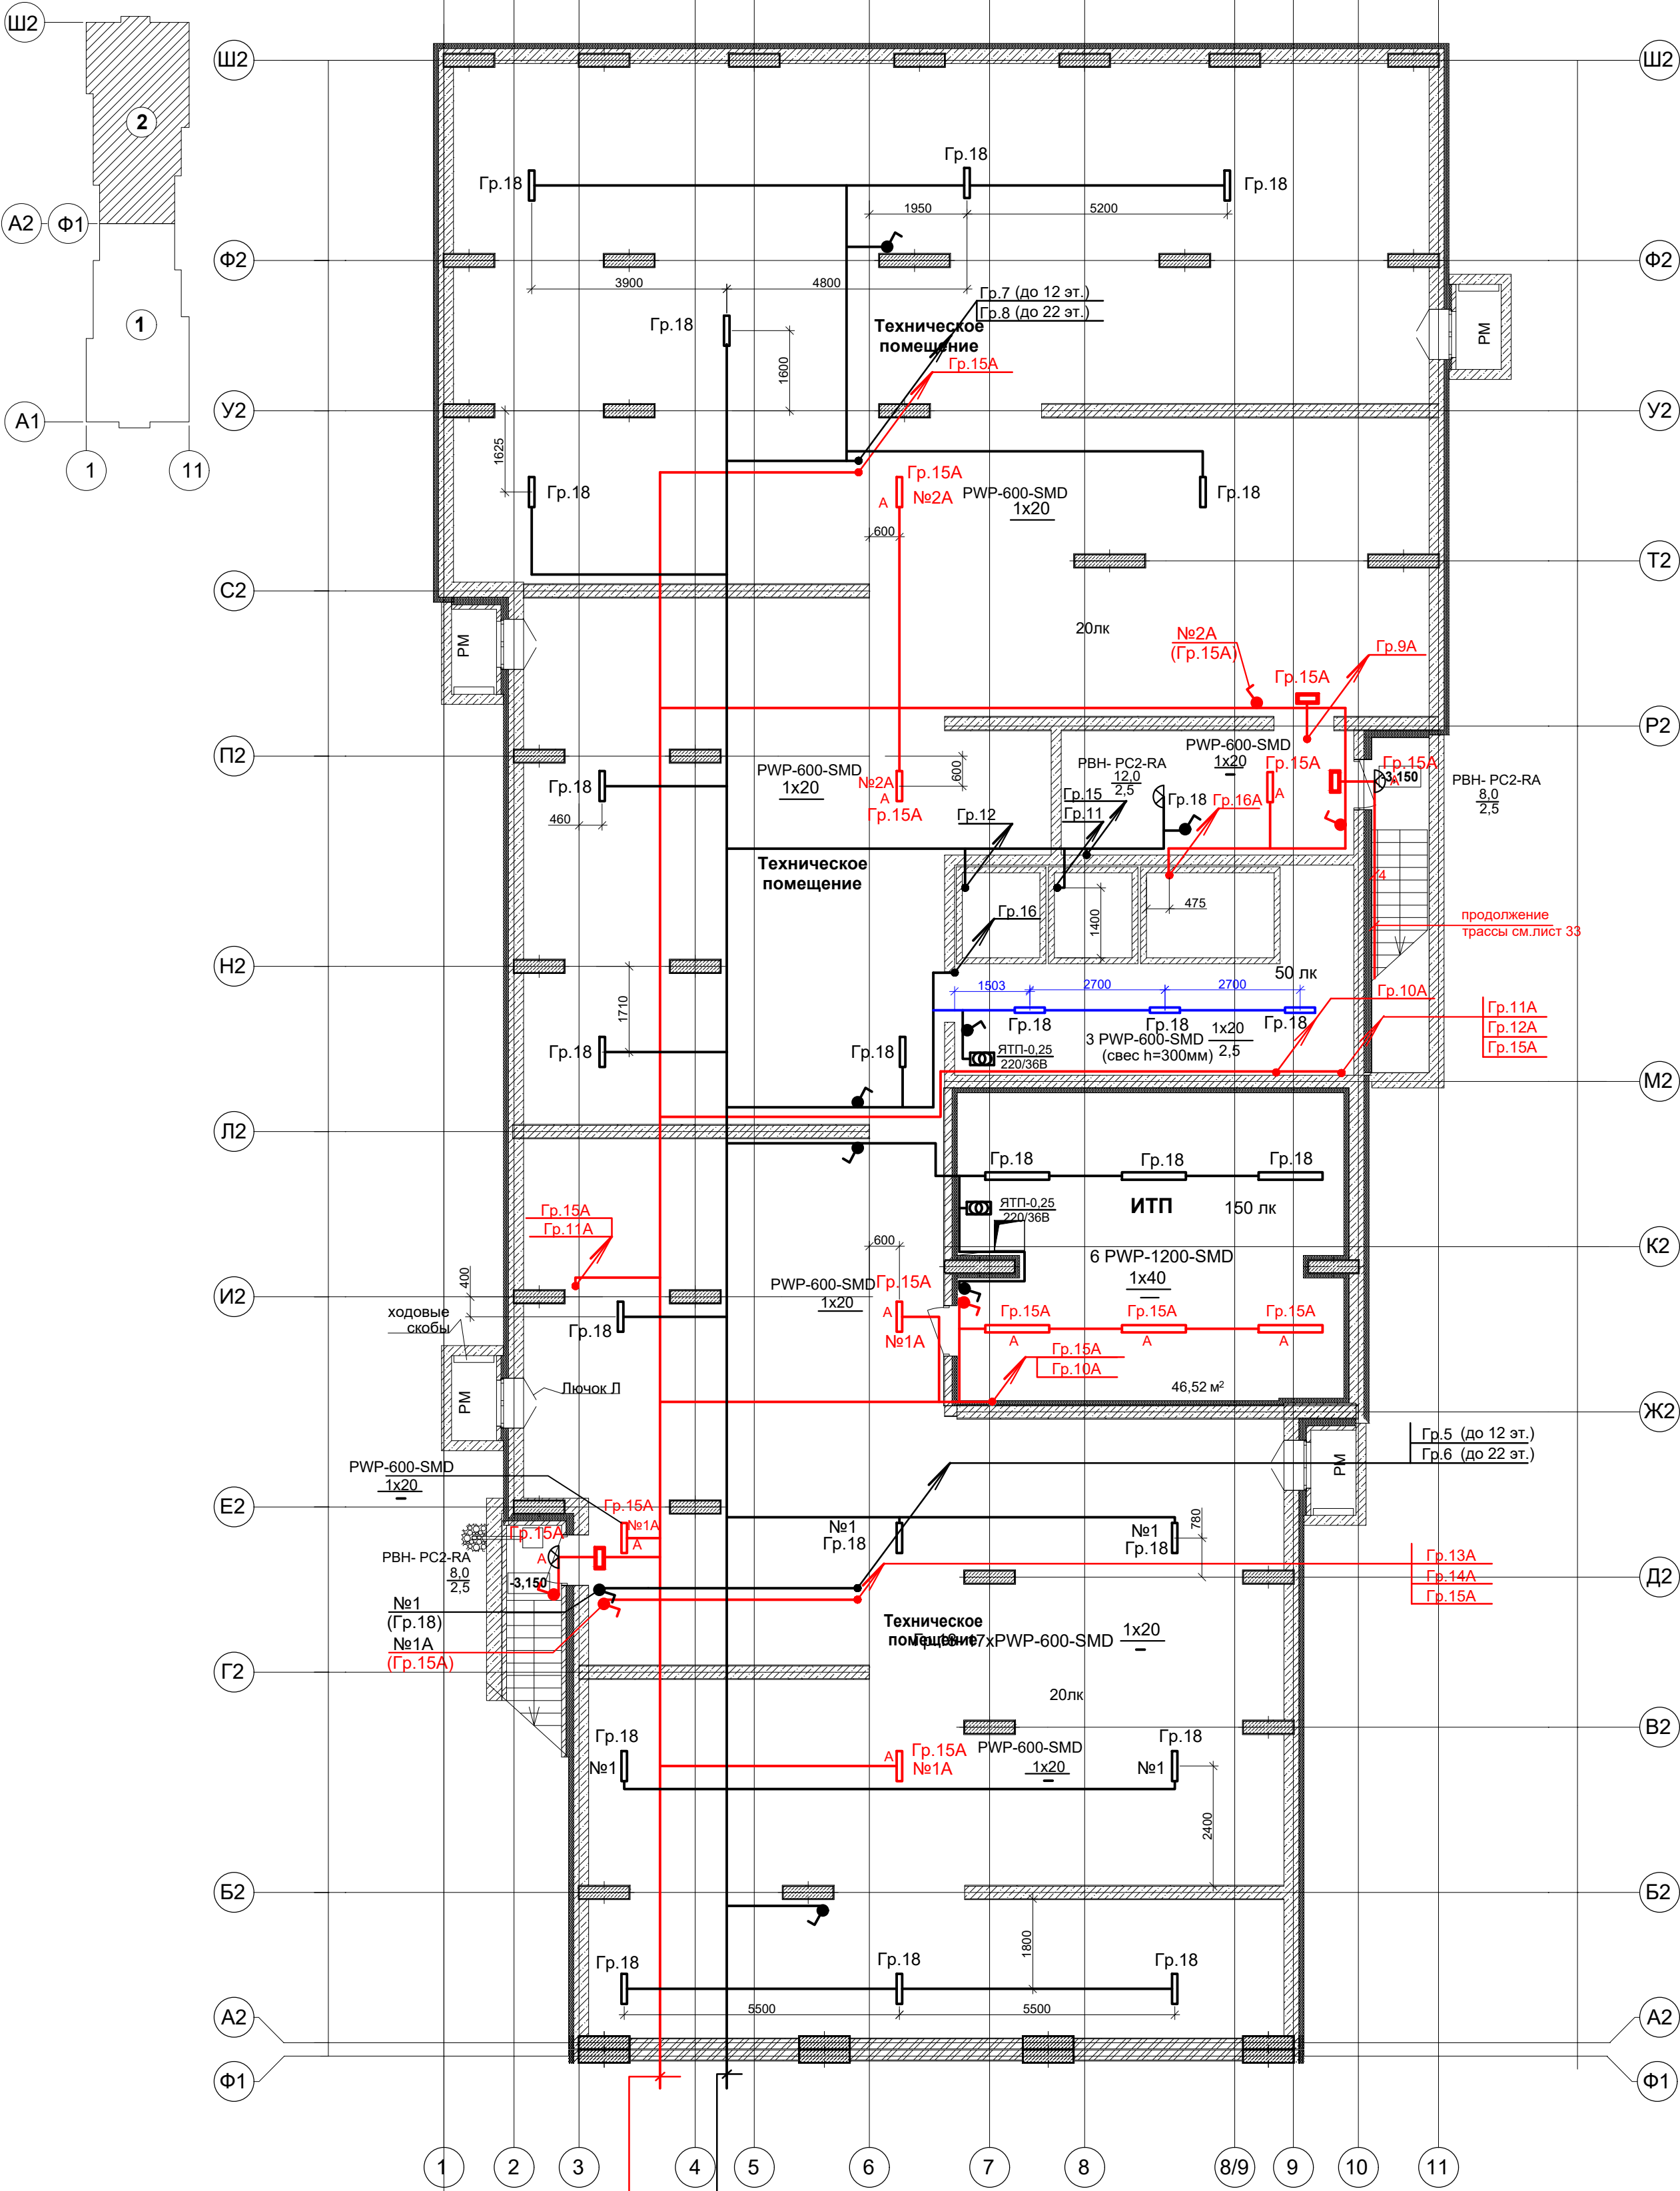

Гр.9А	Гр.12А	Гр.15А
Гр.10А	Гр.13А	Гр.16А
Гр.11А	Гр.14А	

Гр.5	Гр.8	Гр.15
Гр.6	Гр.11	Гр.16
Гр.7	Гр.12	Гр.18

Дополнительное условное обозначение:

- 3 - количество жил кабелей электропроводки
- - светильник с датчиком движения
- ▒ - светильник настенный
- - светильник аварийный светодиодный ВЫХОД - EXIT 3вт 1.5ч постоянный LED IP20 (ССА-1001)

* - светильник ПСХ (8Вт) установить на расстоянии не более 0,5м от самой нижней точки шахты лифта.

Условные обозначения по ГОСТ 21.210-2014.
Напряжение сети ~380/220В. Напряжение на лампах ~220В.
Управление освещением выполняется выключателями, установленными по месту.
Выключатели установить на высоте 1,5м от пола.
Групповые сети освещения выполнить кабелями ВВГнг(А)-LS и ВВГнг(А)-FR-LS (эвакуационное освещение) открыто по ленте 25х2 (крепить к перекрытию, стенам).
Кабели рабочего и аварийного освещения проложить по разным трассам (на расстоянии не менее 300мм).
Светильники установить под перекрытием по черт.5.407-90.100М4 (применительно).
Отпайки к светильникам выполнить кабелем ВВГнг(А)-LS-3х1,5мм² и ВВГнг(А)-FR-LS-3х1,5мм² (эвакуационное освещение) - кабели учтены в спецификации.
Размещение стояков и светильников освещения шахт лифтов уточнить с фирмой-поставщиком лифтового оборудования.
Производство работ по монтажу электросетей производить с учетом сантехнических коммуникаций и сетей системы пожаротушения.
Монтаж и заземление электрооборудования и кабельных конструкций выполнить согласно требований ПУЭ, СП176.13330.2016(актуализированная редакция СНиП 3.05.06-85).

07-06/2019 - ЭОМ					
23-этажный 2-х секционный многоквартирный жилой дом №15 (по генплану). Жилищный комплекс "Анкудиновский парк" в д. Анкудиновка Кстовского района Нижегородской области. Заказчик: ООО "Парламент"					
Изм.	Кол.уч.	Лист	№ док.	Подпись	Дата
ГИП	Дубовская				
Разработал	Кедровская				
Н.контр.	Покалякина				
Электроосвещение. План подвала (секция 2).				Стадия	Лист
				Р	30
				ООО "ПБ Конструктив"	