


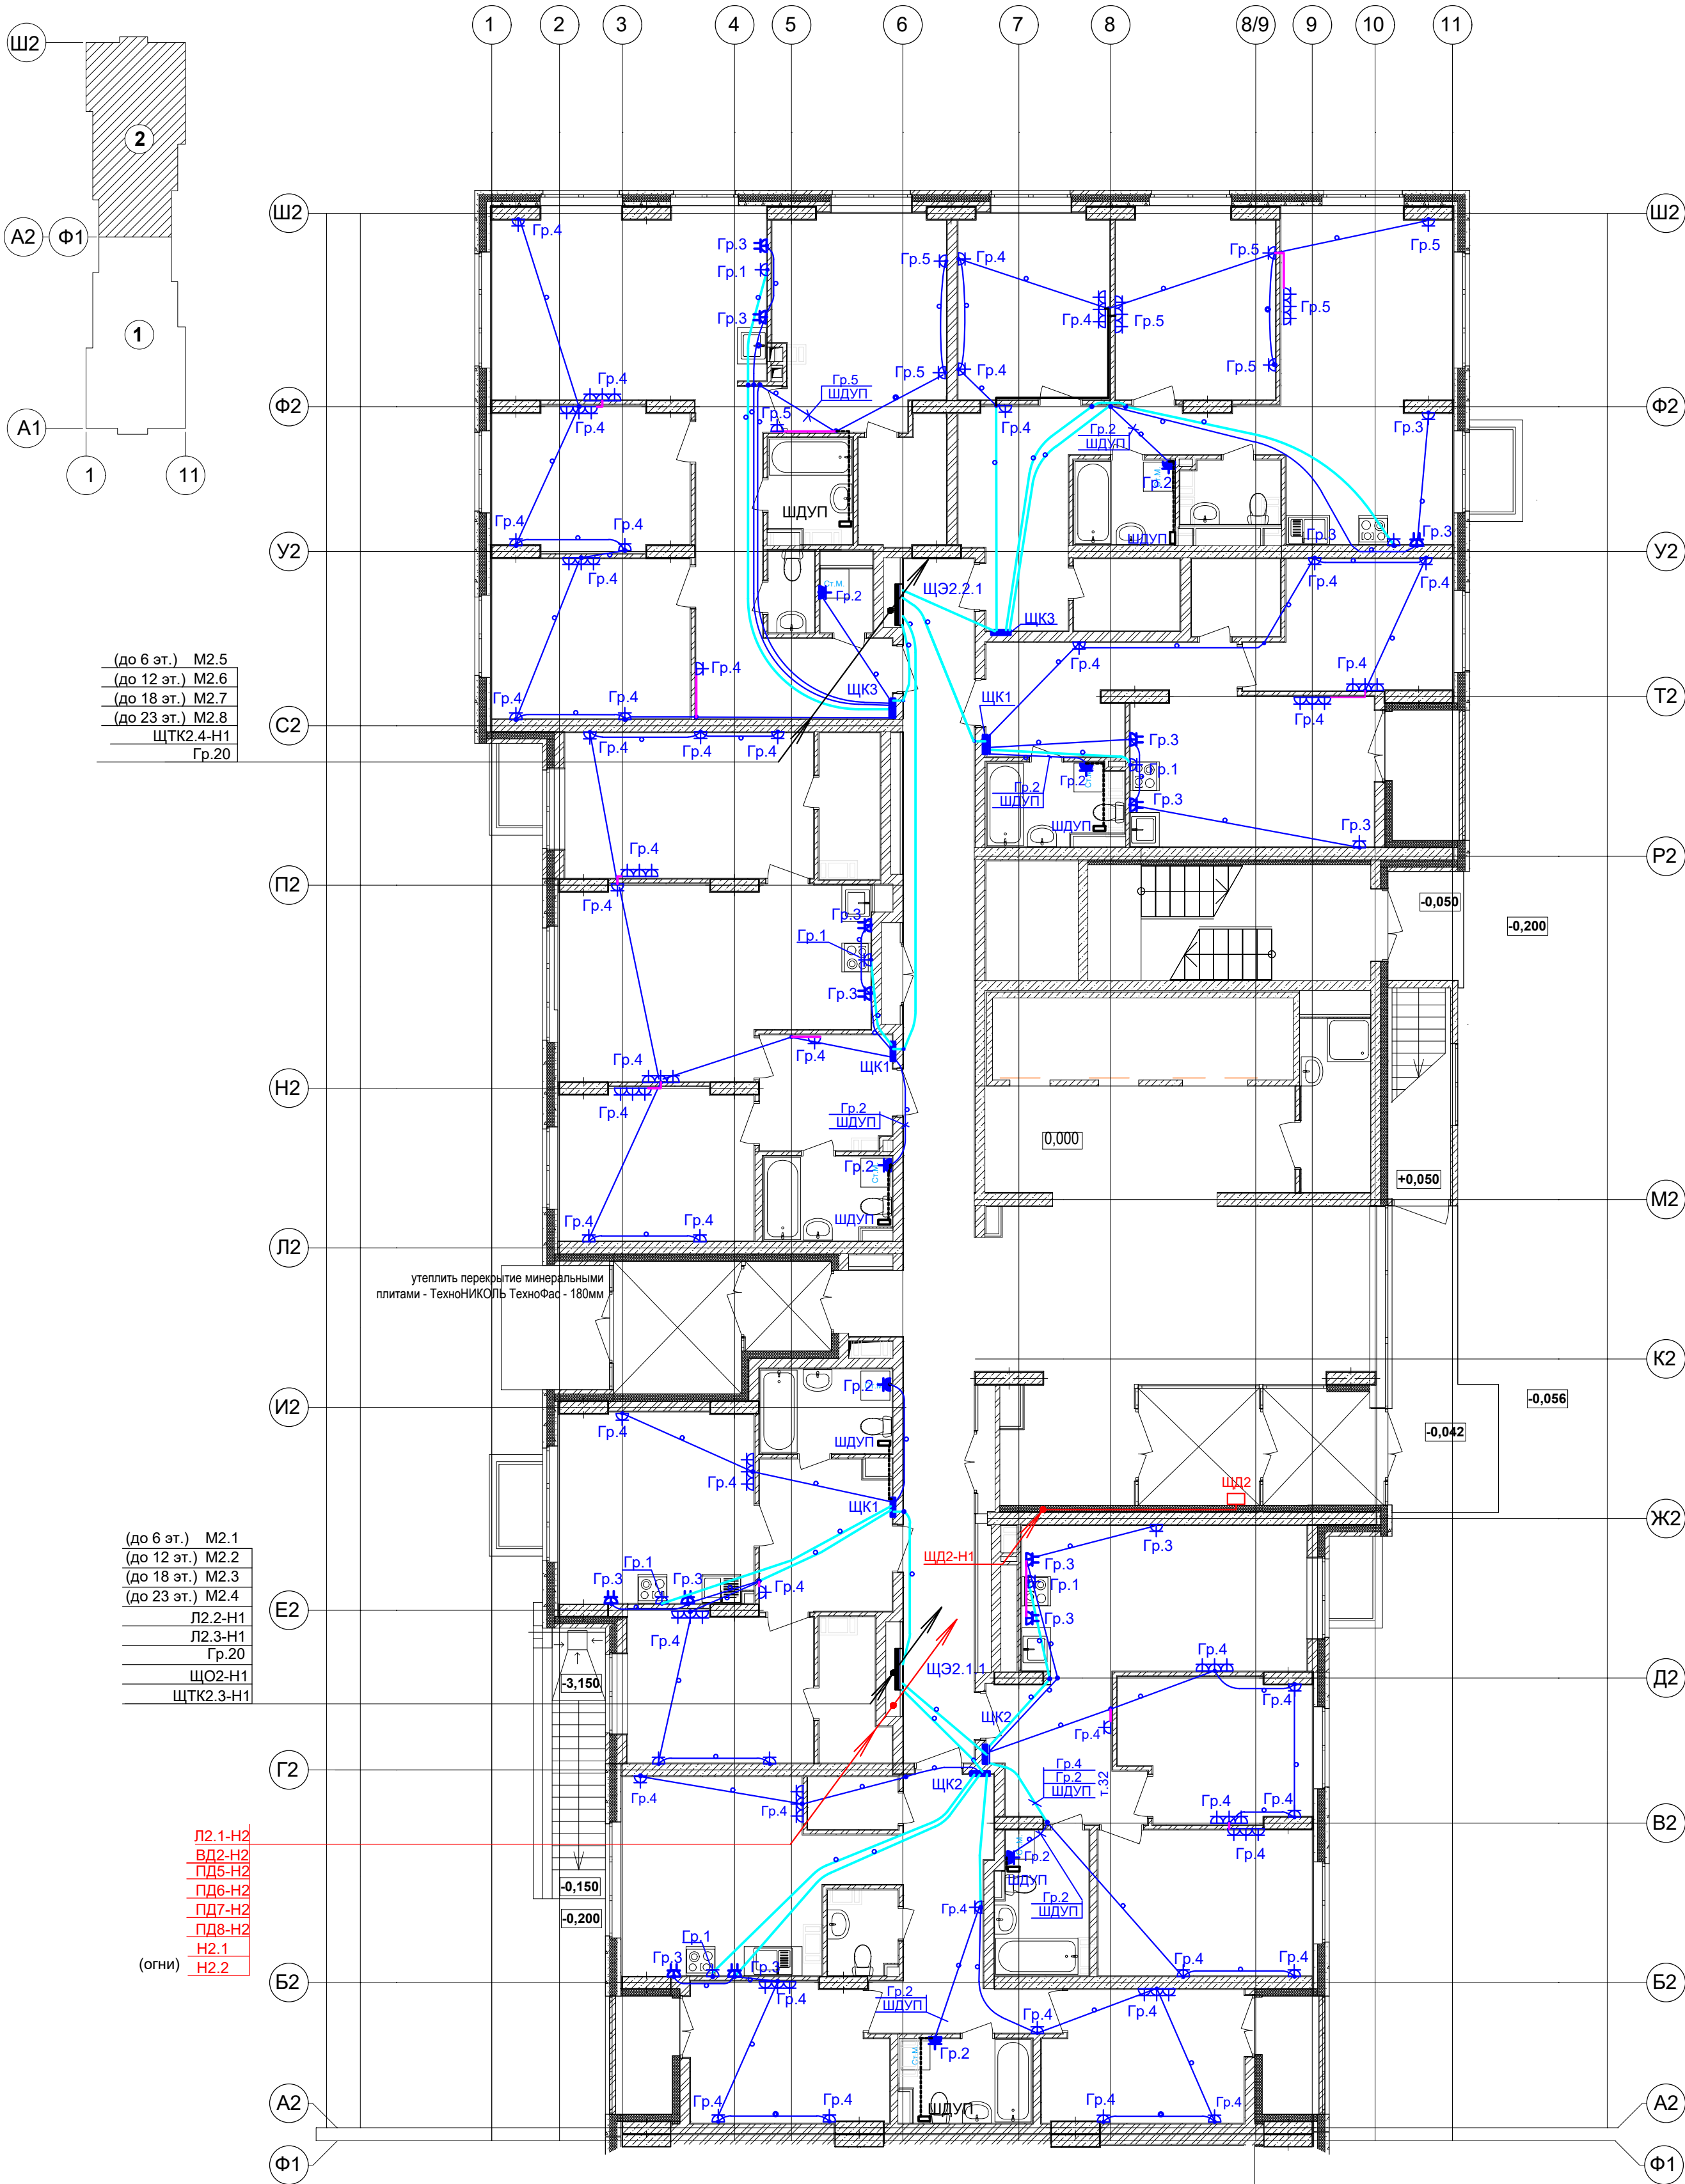

(до 6 эт.) M2.5
(до 12 эт.) M2.6
(до 18 эт.) M2.7
(до 23 эт.) M2.8
ЩТК2.4-Н1
Гр.20

(до 6 эт.) M2.1
(до 12 эт.) M2.2
(до 18 эт.) M2.3
(до 23 эт.) M2.4
Л2.2-Н1
Л2.3-Н1
Гр.20
ЩО2-Н1
ЩТК2.3-Н1

Л2.1-Н2
ВД2-Н2
ПД5-Н2
ПД6-Н2
ПД7-Н2
ПД8-Н2
Н2.1
Н2.2
(огни)

Дополнительное условное обозначение:

- электропроводка в трубе в панели перекрытия (труба предусмотрена в строительных чертежах проекта).
- электропроводка под штукатуркой
- дополнительный проводник системы уравнивания потенциалов
- распаечная коробка Л251 в перекрытии (привязку см.черт.КЖ)

Условные обозначения по ГОСТ 21.210-2014.

Текстовые указания см.лист 1

Электропроводку в квартирах выполнить плоским кабелем ВВГ-Пнг(А)-LS:

- скрыто под штукатуркой кирпичных стен ;

- в гибких гофрированных ПНД- трубах в панелях перекрытий

(трубы предусмотрены в строительной части проекта).

Коробку с шиной заземления (ШДУП) в ванных комнатах квартир установить вблизи стояков

водопровода на высоте 300мм от пола и на расстоянии не менее 600мм от внешней грани ванны

Бытовые розетки установить: в комнатах и коридорах на высоте 300мм от уровня чистого пола,

розетки в рабочей зоне кухни - на высоте 1000мм и на расстоянии не менее 200мм от края эл.плиты.

Розетки не размещать над и под мойками и не устанавливать по одной оси в стенах между разными квартирами.

Привязку труб в монолитных перекрытиях см.черт.КЖ.

Монтаж электрооборудования ванных выполнить в соответствии с ГОСТ Р 50571.7.701-2013.

Согласовано:

Изм. № подл. Подпись и дата. Взам. инв. №

						07-06/2019 - ЗОМ		
						23-этажный 2-х секционный многоквартирный жилой дом №15 (по генплану). Жилищный комплекс "Анкудиновский парк" в д. Анкудиновка Кстовского района Нижегородской области. Заказчик: ООО "Парламент"		
Изм.	Кол.уч.	Лист	№ док.	Подпись	Дата			
ГИП	Дубовская					Стадия	Лист	Листов
Разработал	Кедровская					Р	15	
Н.контр.	Покалякина					Электрооборудование. План 1 этажа (секция 2).		ООО "ПБ Конструктив"