


Согласовано:

Изм. № подл. Подпись и дата. Взам. инв. №

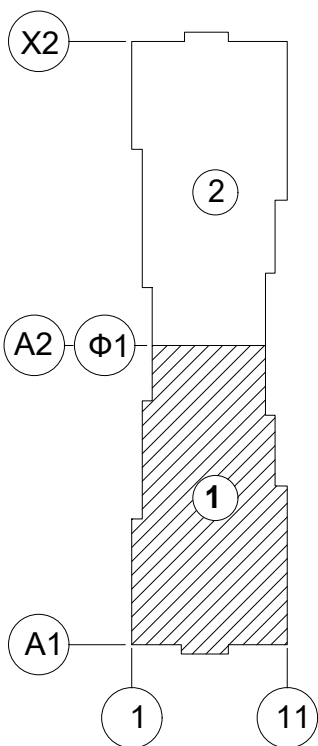

Л1.1-Н1
ВД1-Н2
ПД1-Н2
ПД2-Н2
Н1.1 (огни)
Н1.2 (огни)
ПД3-Н2
ПД4-Н2

(до 19 эт.) М1.4
(до 23 эт.) М1.5
Л1.2-Н1
Л1.3-Н1
ЩТК1.3-Н1
Гр.19

(до 19 эт.) М1.9
(до 23 эт.) М1.10
Гр.19
ЩТК1.4-Н1

Л1.2-Н1
Л1.3-Н1
ЩО1-Н1

Л1.1-Н1
ВД1-Н2
ПД1-Н2
ПД2-Н2
Н1.1 (огни)
Н1.2 (огни)
ПД3-Н2
ПД4-Н2

Дополнительное условное обозначение:

- электропроводка в трубе в панели перекрытия (труба предусмотрена в строительных чертежах проекта).
- электропроводка под штукатуркой
- дополнительный проводник системы уравнивания потенциалов
- распаечная коробка Л251 в перекрытии (привязку см.черт.КЖ)

Условные обозначения по ГОСТ 21.210-2014.

Текстовые указания см.лист 1

Электропроводку в квартирах выполнить плоским кабелем ВВГ-Пнг(А)-LS:

- скрыто под штукатуркой кирпичных стен ;

- в гибких гофрированных ПНД- трубах в панелях перекрытий

(трубы предусмотрены в строительной части проекта).

Коробку с шиной заземления (ШДУП) в ванных комнатах квартир установить вблизи стояков

водопровода на высоте 300мм от пола и на расстоянии не менее 600мм от внешней грани ванны

Бытовые розетки установить: в комнатах и коридорах на высоте 300мм от уровня чистого пола,

розетки в рабочей зоне кухни - на высоте 1000мм и на расстоянии не менее 200мм от края эл.плиты.

Розетки не размещать над и под мойками и не устанавливать по одной оси в стенах между разными квартирами.

Привязку труб в монолитных перекрытиях см.черт.КЖ.

Монтаж электрооборудования ванных выполнить в соответствии с ГОСТ Р 50571.1.7.01-2013.

07-06/2019 - ЗОМ					
23-этажный 2-х секционный многоквартирный жилой дом №15 (по генплану). Жилищный комплекс "Анкудиновский парк" в д. Анкудиновка Кстовского района Нижегородской области. Заказчик: ООО "Парламент"					
Изм.	Кол.уч.	Лист	№ док.	Подпись	Дата
ГИП	Дубовская				
Разработал	Кедровская				
Н.контр.	Покалякина				
Электроборудование. План типового 12-23 этажа (секция 1).				Стадия	Лист
				Р	23
				Листов	
				ООО "ПБ Конструктив"	