


Согласовано:

Изм. № подл. Подпись и дата. Взам. инв. №

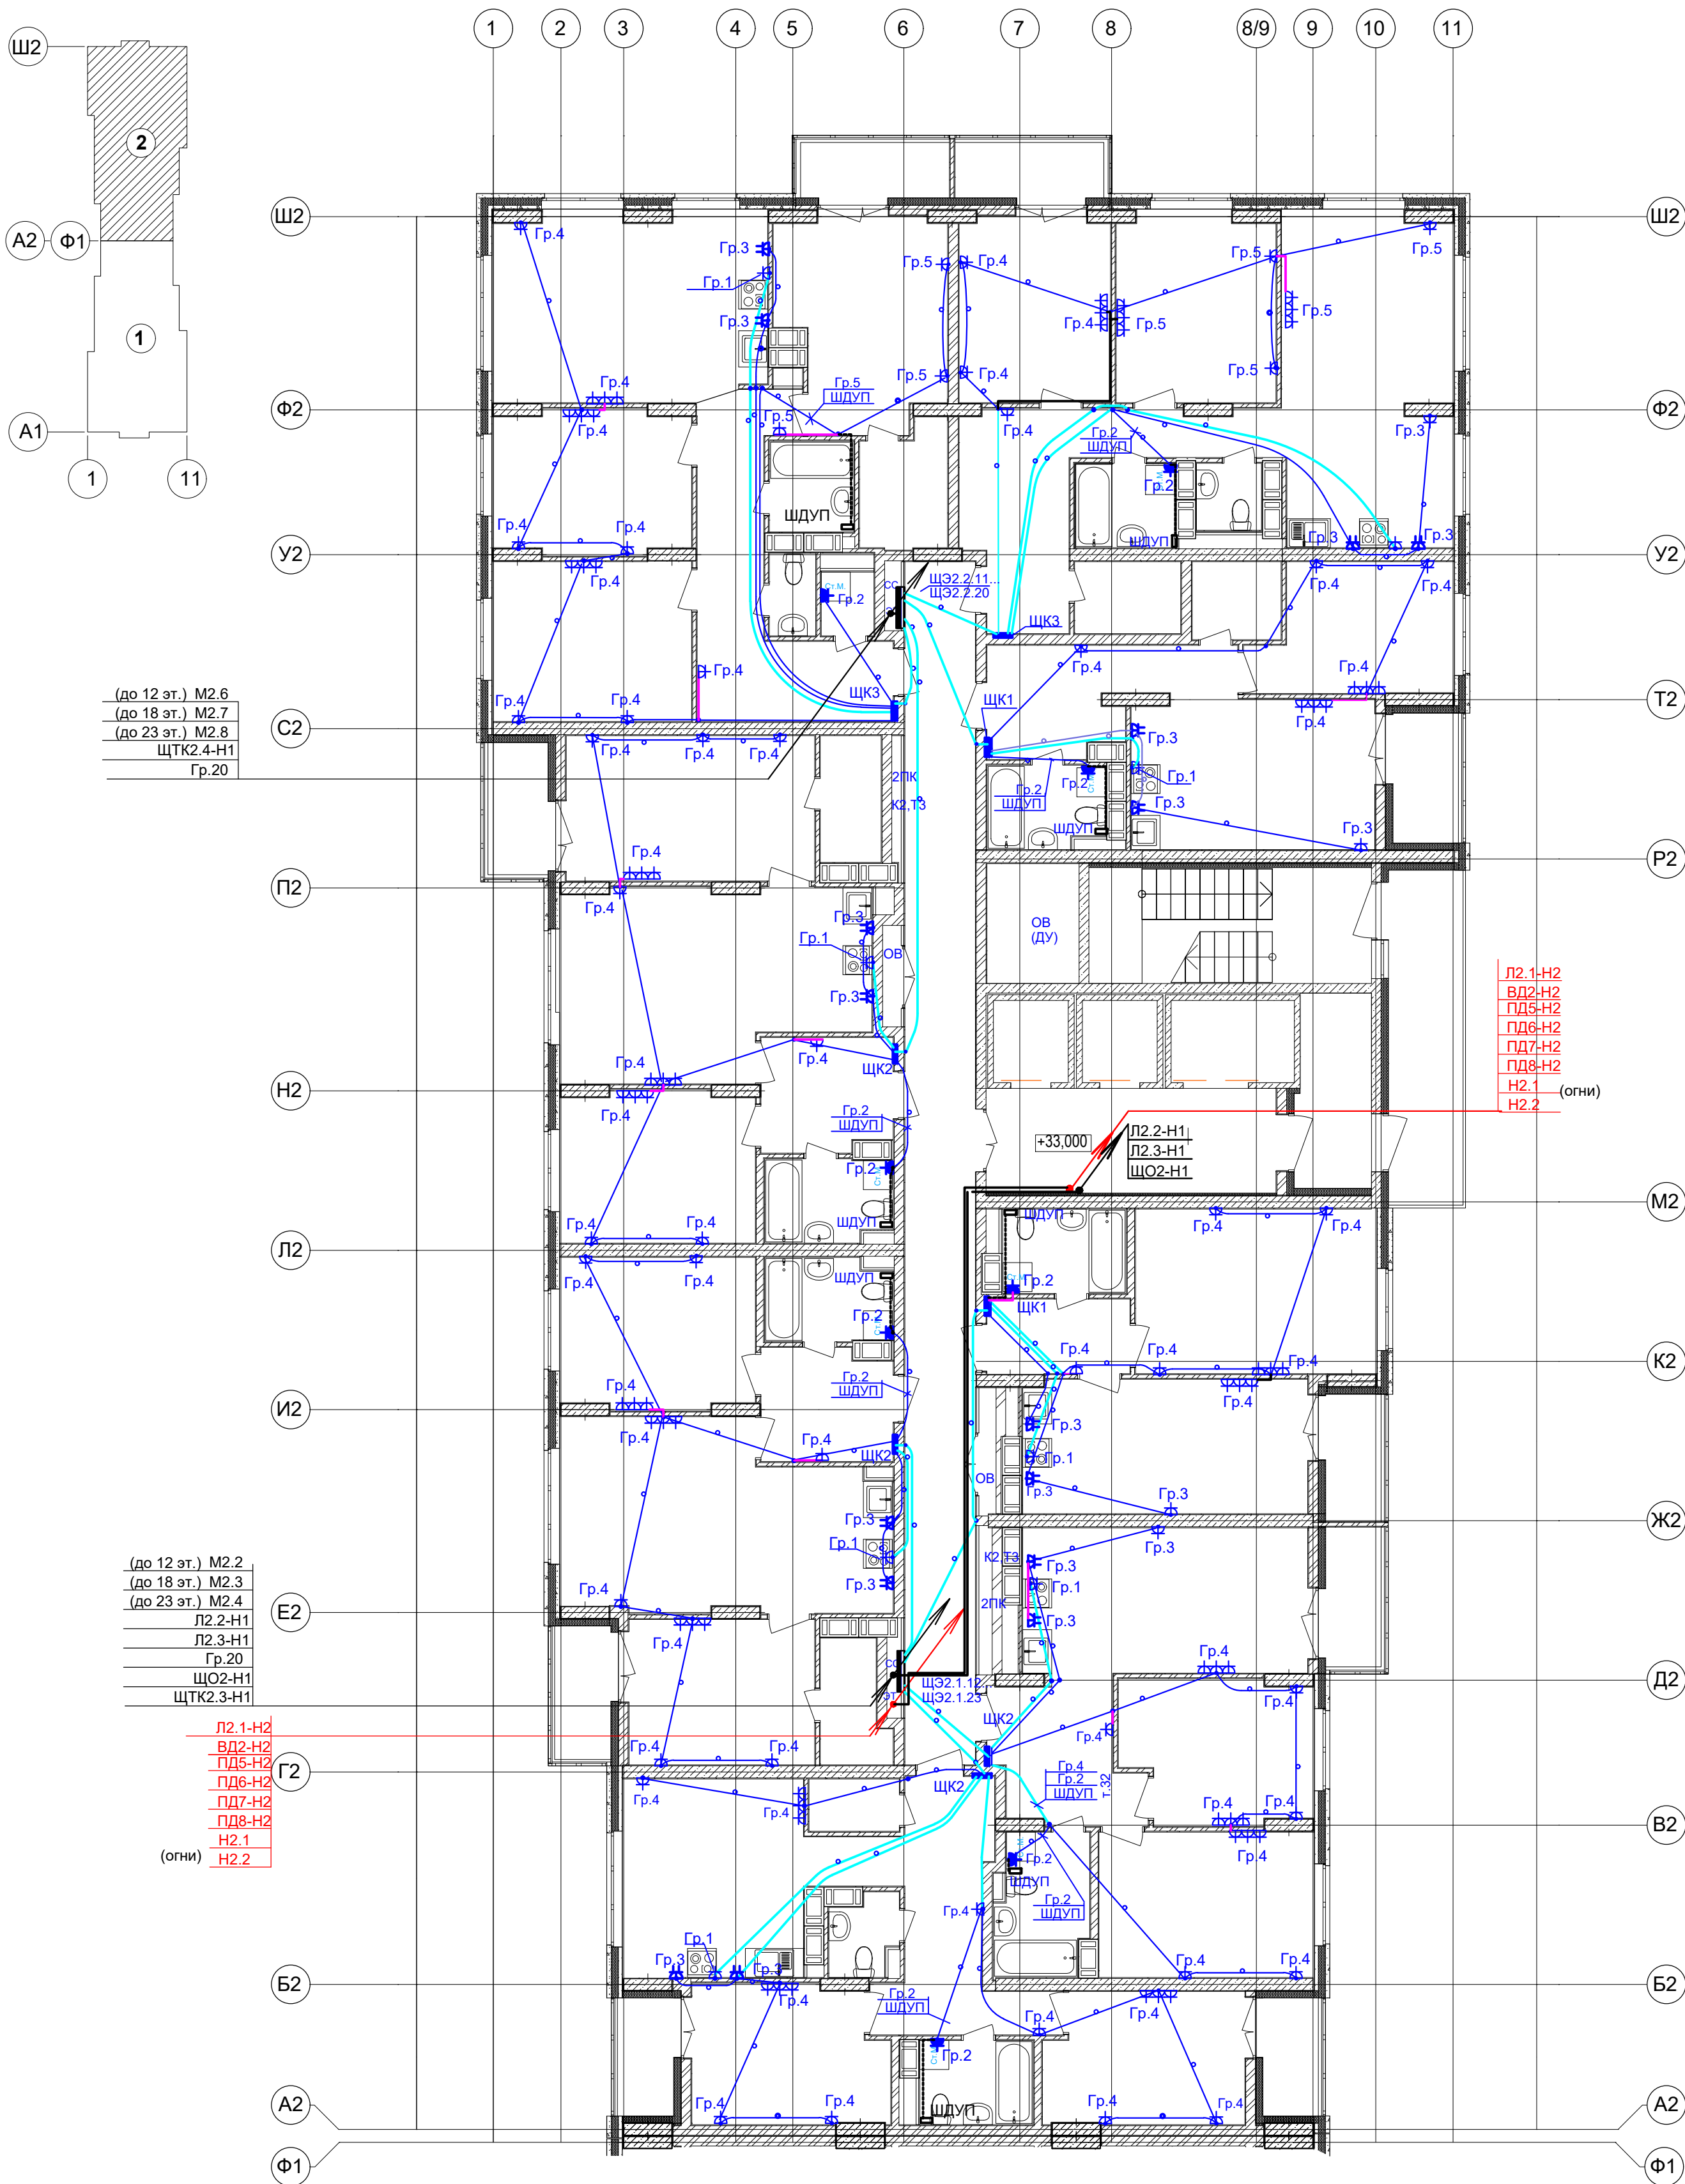

Условные обозначения по ГОСТ 21.210-2014.
Текстовые указания см. лист 1
Электропроводку в квартирах выполнить плоским кабелем ВВГ-Пнг(А)-LS:
- скрыто под штукатуркой кирпичных стен ;
- в гибких гофрированных ПНД- трубах в панелях перекрытий (трубы предусмотрены в строительной части проекта).
Коробку с шиной заземления (ЩДУП) в ванных комнатах квартир установить вблизи стояков водопровода на высоте 300мм от пола и на расстоянии не менее 600мм от внешней грани ванны.
Бытовые розетки установить: в комнатах и коридорах на высоте 300мм от уровня чистого пола, розетки в рабочей зоне кухни - на высоте 1000мм и на расстоянии не менее 200мм от края эл.плиты.
Розетки не размещать над и под мойками и не устанавливать по одной оси в стенах между разными квартирами.
Привязку труб в монолитных перекрытиях см. черт. КЖ.
Монтаж электрооборудования ванных выполнить в соответствии с ГОСТ Р 50571.7.701-2013.

07-06/2019 - ЗОМ					
23-этажный 2-х секционный многоквартирный жилой дом №15 (по генплану). Жилищный комплекс "Анкудиновский парк" в д. Анкудиновка Кстовского района Нижегородской области. Заказчик: ООО "Парламент"					
Изм.	Кол.уч.	Лист	№ док.	Подпись	Дата
ГИП	Дубовская				
Разработал	Кедровская				
Н.контр.	Покалякина				
Электроборудование. План 12-23 этажа (секция 2).				Стадия	Лист
				Р	24
				Листов	
				ООО "ПБ Конструктив"	