


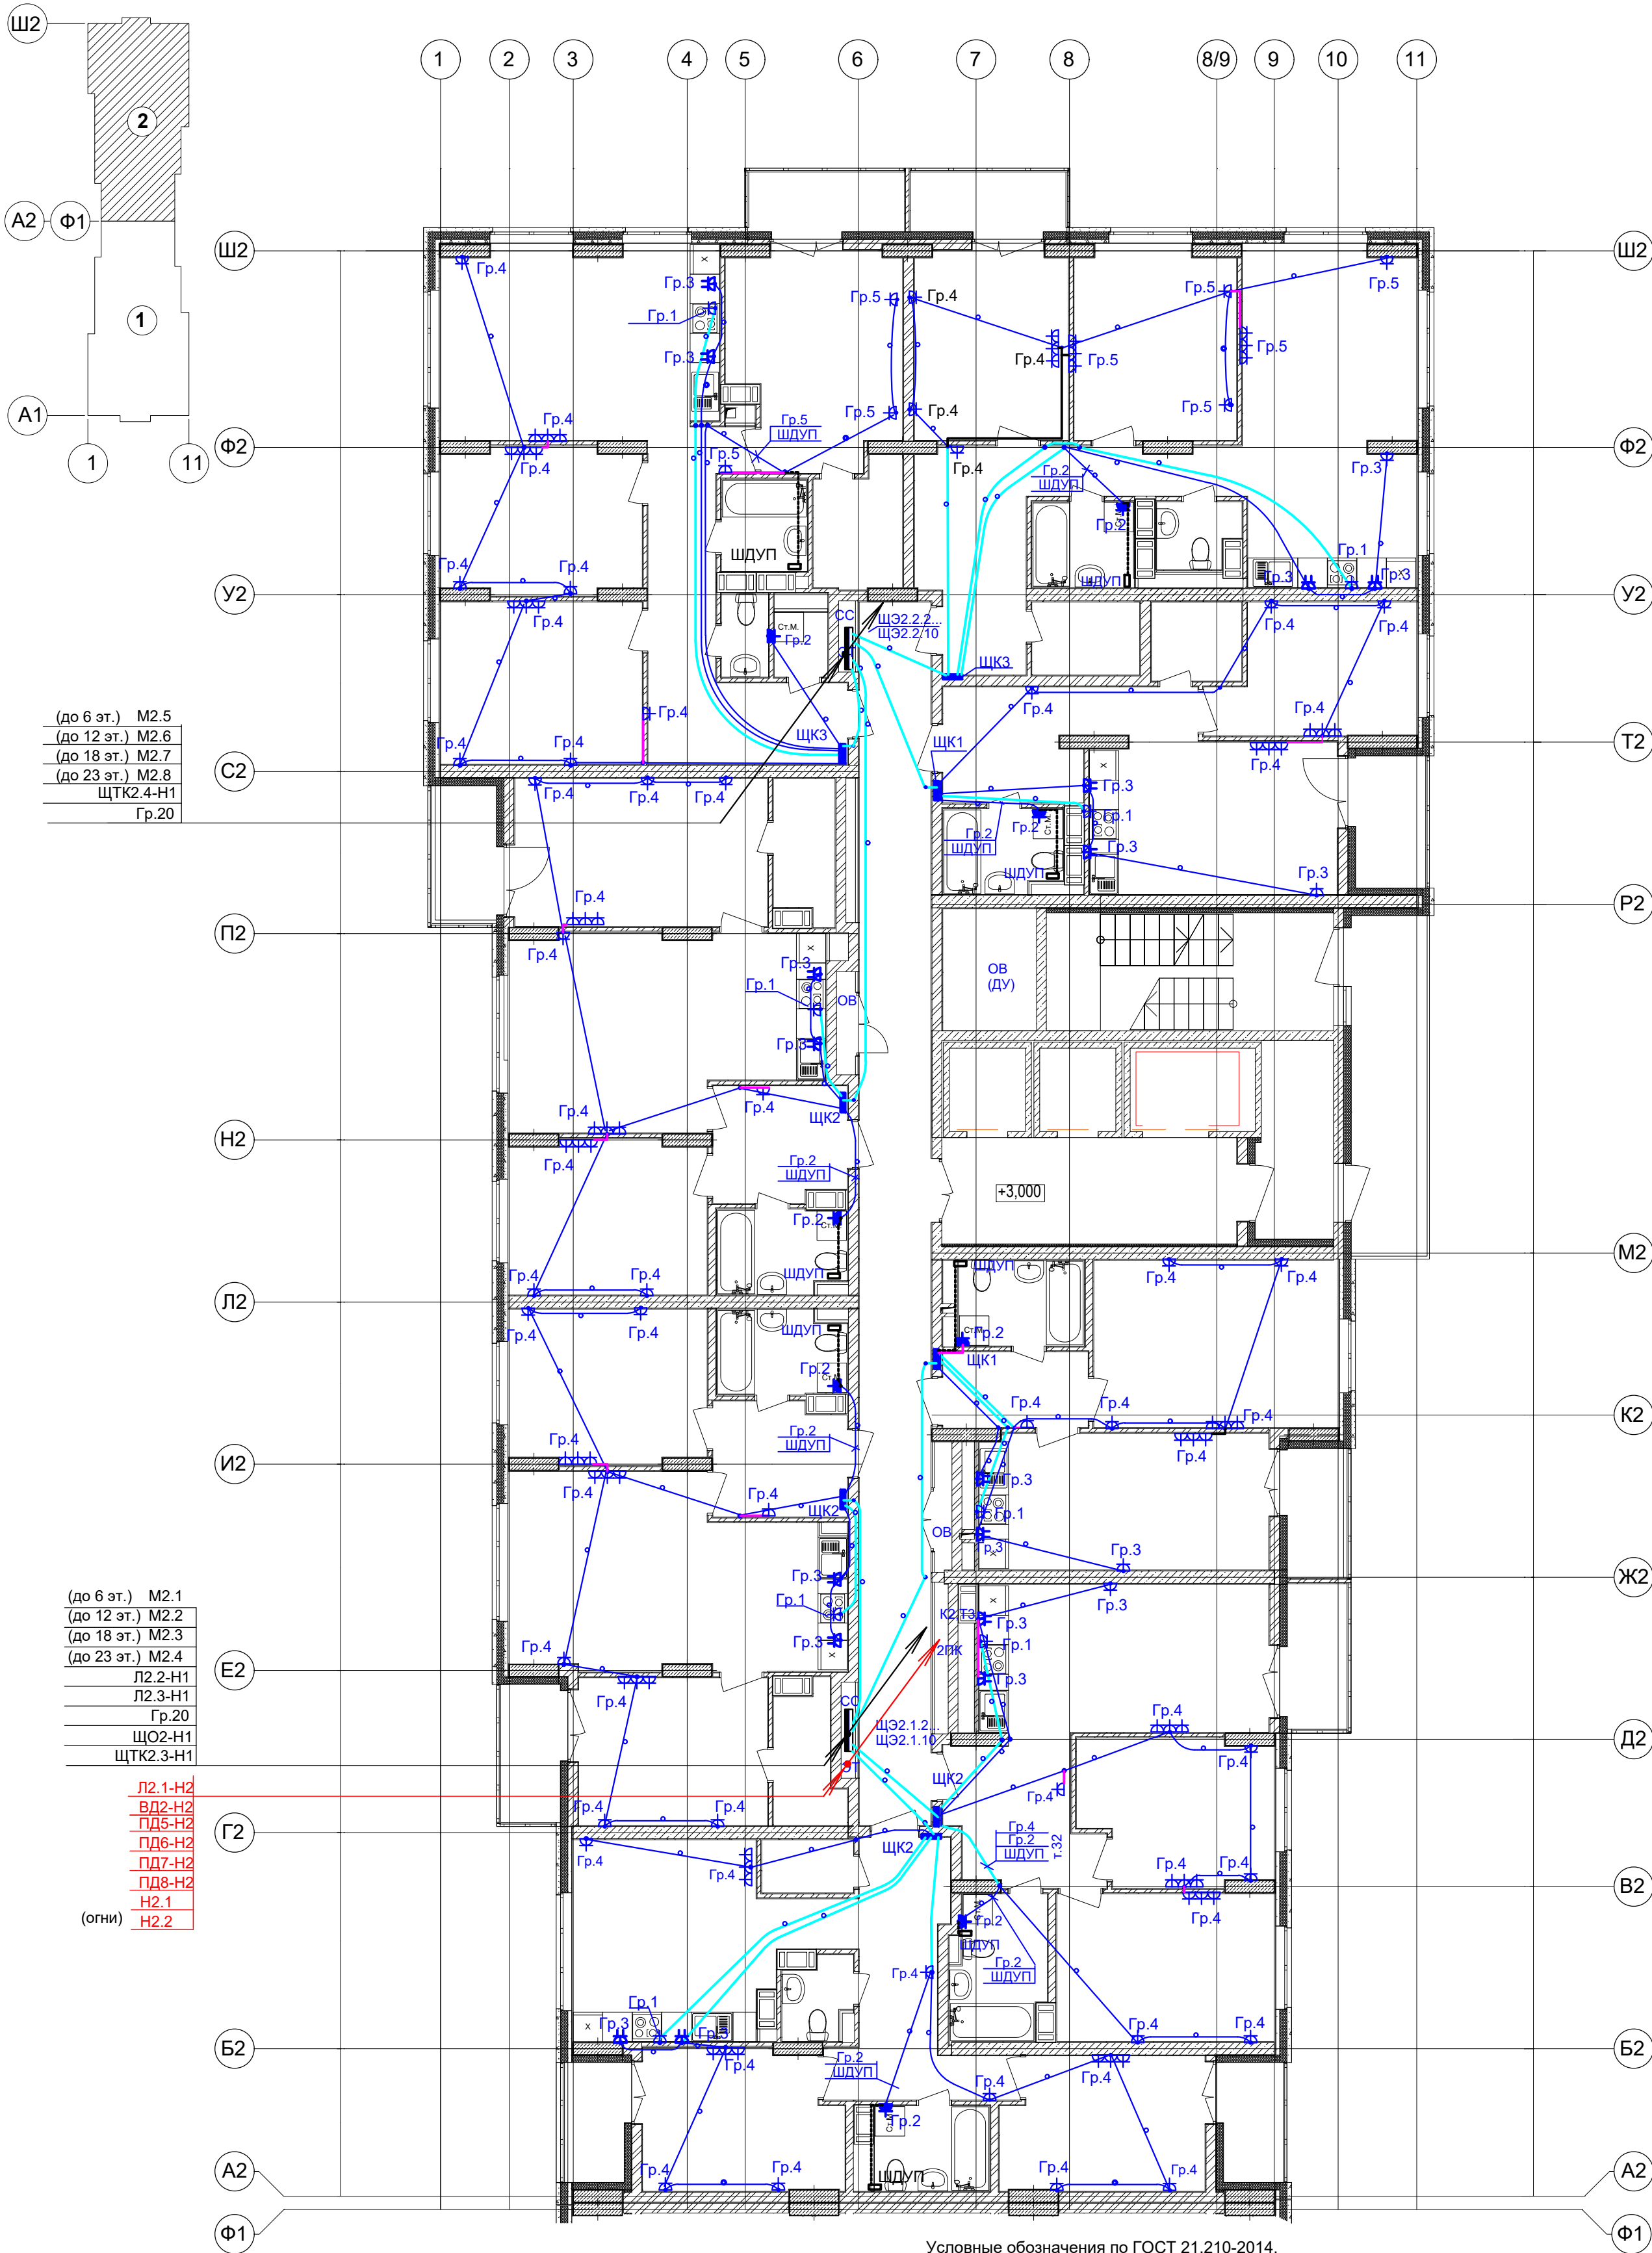

(до 6 эт.) М2.5
(до 12 эт.) М2.6
(до 18 эт.) М2.7
(до 23 эт.) М2.8
ЩТК2.4-Н1
Гр.20

(до 6 эт.) М2.1
(до 12 эт.) М2.2
(до 18 эт.) М2.3
(до 23 эт.) М2.4
Л2.2-Н1
Л2.3-Н1
Гр.20
ЩО2-Н1
ЩТК2.3-Н1

Л2.1-Н2
ВД2-Н2
ПД5-Н2
ПД6-Н2
ПД7-Н2
ПД8-Н2
Н2.1
Н2.2
(огни)

Дополнительное условное обозначение:

- электропроводка в трубе в панели перекрытия (труба предусмотрена в строительных чертежах проекта).
- электропроводка под штукатуркой
- дополнительный проводник системы уравнивания потенциалов
- распаечная коробка Л251 в перекрытии (привязку см. черт. КЖ)

Условные обозначения по ГОСТ 21.210-2014.
Текстовые указания см. лист 1
Электропроводку в квартирах выполнить плоским кабелем ВВГ-Пнг(А)-LS:
- скрыто под штукатуркой кирпичных стен;
- в гибких гофрированных ПНД-трубах в панелях перекрытий (трубы предусмотрены в строительной части проекта).
Коробку с шиной заземления (ЩДУП) в ванных комнатах квартир установить вблизи стояков водопровода на высоте 300мм от пола и на расстоянии не менее 600мм от внешней грани ванны.
Бытовые розетки установить: в комнатах и коридорах на высоте 300мм от уровня чистого пола, розетки в рабочей зоне кухни - на высоте 1000мм и на расстоянии не менее 200мм от края эл. плиты.
Розетки не размещать над и под мойками и не устанавливать по одной оси в стенах между разными квартирами.
Привязку труб в монолитных перекрытиях см. черт. КЖ.
Монтаж электрооборудования ванных выполнить в соответствии с ГОСТ Р 50571.7.701-2013.

07-06/2019 - ЗОМ					
23-этажный 2-х секционный многоквартирный жилой дом №15 (по генплану). Жилищный комплекс "Анкудиновский парк" в д. Анкудиновка Кстовского района Нижегородской области. Заказчик: ООО "Парламент"					
Изм.	Кол.уч.	Лист	№ док.	Подпись	Дата
ГИП	Дубовская				
Разработал	Кедровская				
Н.контр.	Покалякина				
Электробоорудование. План 2 этажа (секция 2).				Стадия	Лист
				Р	17
				Листов	
				ООО "ПБ Конструктив"	