



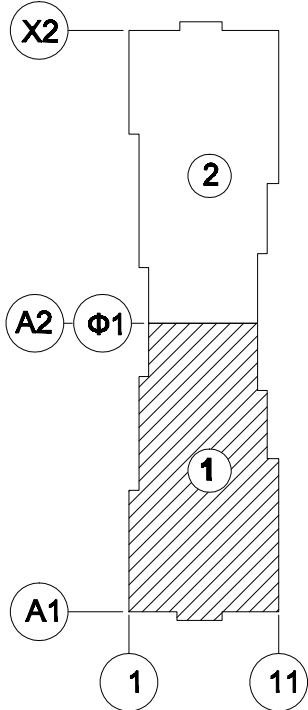

Л1.1-Н1
ВД1-Н2
ПД1-Н2
ПД2-Н2
(опт.) Н1.1
(опт.) Н1.2
ПД3-Н2
ПД4-Н2
ОЗК1-Н1
КДУ1-Н1
КДУ1-Н2
ОЗК2-Н1
КДУ2-Н1
КДУ2-Н2

(до 15 эт.) М1.3
(до 19 эт.) М1.4
(до 23 эт.) М1.5
Л1.2-Н1
Л1.3-Н1
ЩТК1.3-Н1
Гр.19

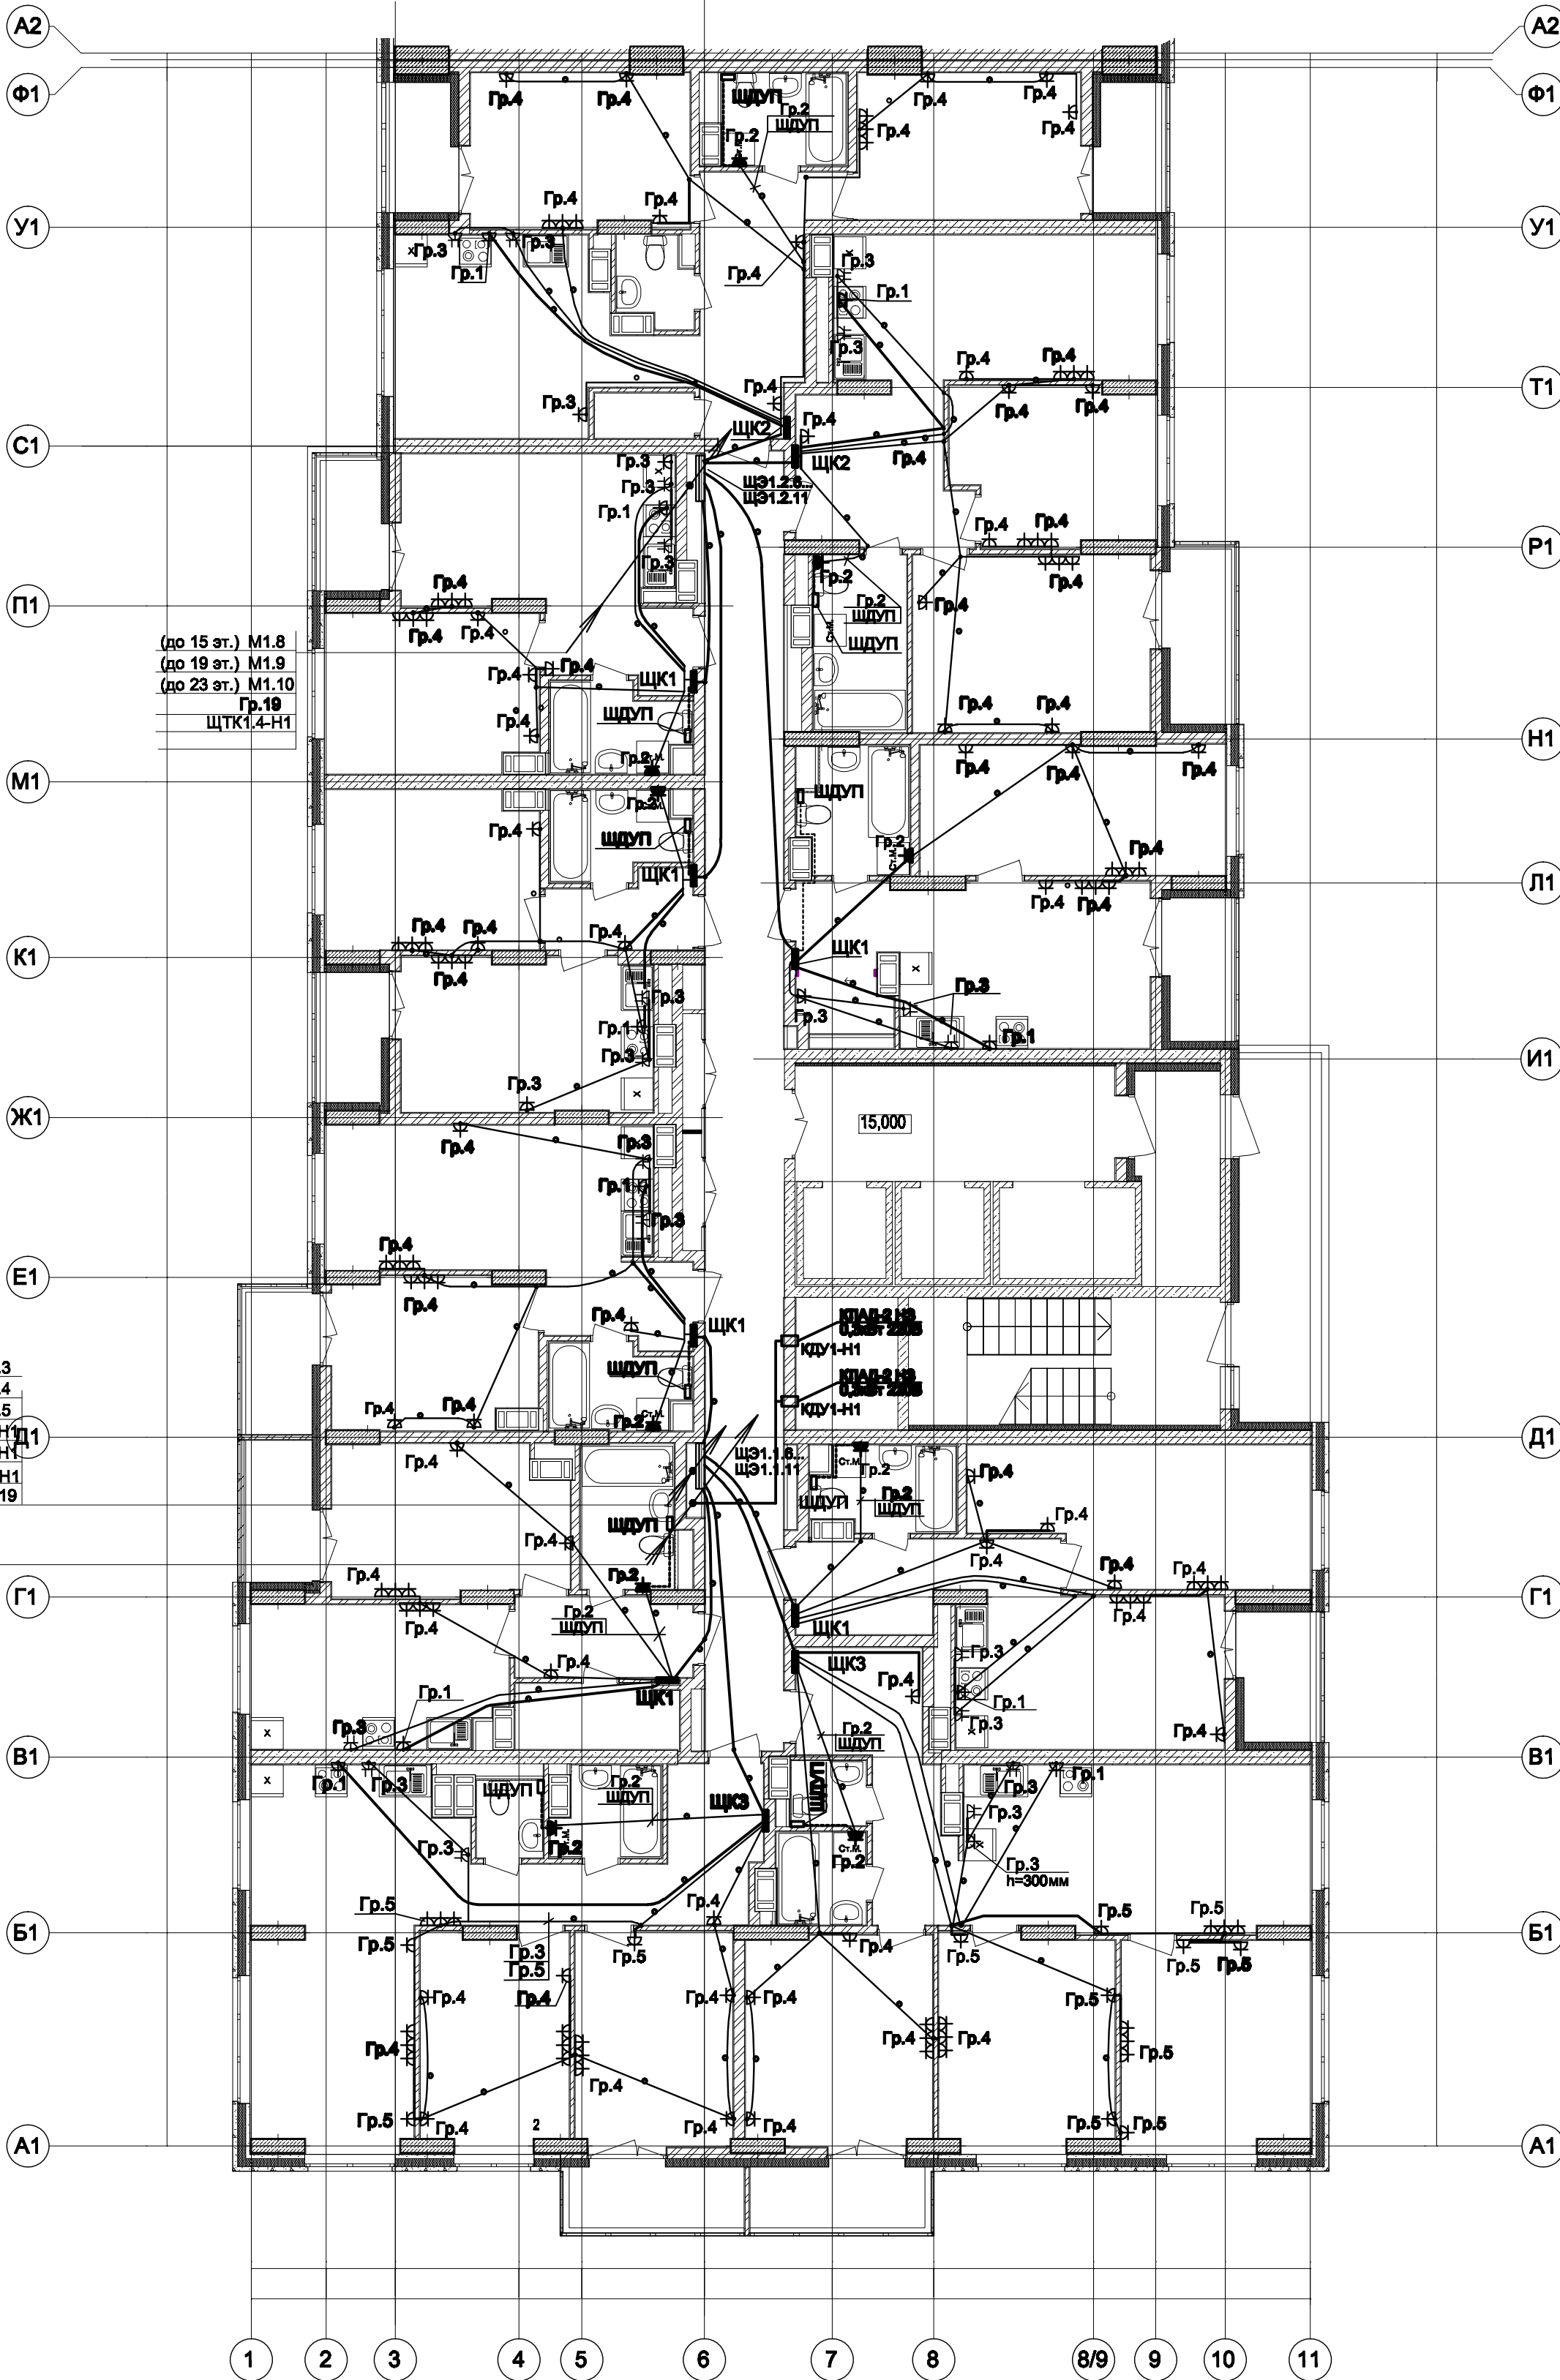

Условные обозначения по ГОСТ 21.210-2014.

Текстовые указания см. пункт 1

Электропроводку в квартирах выполнять плоским кабелем ВВГ-Пнг(А)-LS:

- открыто под штукатуркой и в стенах;

- в гибких гофрированных ПВХ-трубах за подвесным потолком.

Электропроводку в местах общего пользования (МОП) выполнять плоским кабелем ВВГ-Пнг(А)-LS и ВВГ-Пнг(А)-FRLS:

- открыто под штукатуркой и в стенах;

- в гофрированных трубах ПНД в местах перекрытия (трубы учтены в расцете ЮК).

Коробку с шиной заземления (ЩДП) в ванных комнатах квартир установить вблизи стояка

водопровода на высоте 300мм от пола и на расстоянии не менее 800мм от внешней грани ванны

Бытовые розетки установить: в комнатах и коридорах на высоте 300мм от уровня чистого пола,

розетки в рабочей зоне кухни - на высоте 1000мм и на расстоянии не менее 200мм от края плиты.

Розетки не размещать над и под мойками и не устанавливать по одной оси в стенах между разными квартирами.

Примечание: в монолитных перекрытиях см. черт. ЮК.

Монтаж электрооборудования ванных выполнять в соответствии с ГОСТ Р 50571.7.701-2013.

Дополнительное условное обозначение:

- - электропроводка в трубе за подвесным потолком в квартирах
- - электропроводка в трубе в панели перекрытия в МОП (труба предусмотрена в строительных чертежах проекта).
- - распаянная коробка Л251 в перекрытии (примечание см. черт. ЮК)

						16-09/2019 - ЗОМ		
						23-этажный 2-х секционный многоквартирный жилой дом №16 (по генплану) Жилищный комплекс "Анудинский парк" в д. Анудиново Котовского района Нижегородской области. Заказчик: ООО "Парламент"		
Изм.	Кол.уч.	Лист	На док.	Подпись	Дата	Электробоудование. План типового 6-11 этажа (секция 1).	Стадия	Лист
Проверил	Тураев	Д.И. Тураев		04.20			П	19
Разработал	Ванюшкин	В.И. Ванюшкин		04.20				
Н.контр.	Тураев	Д.И. Тураев		04.20				
						ООО "ВолгоЭнергоСтрой"		