


План 1 этажа

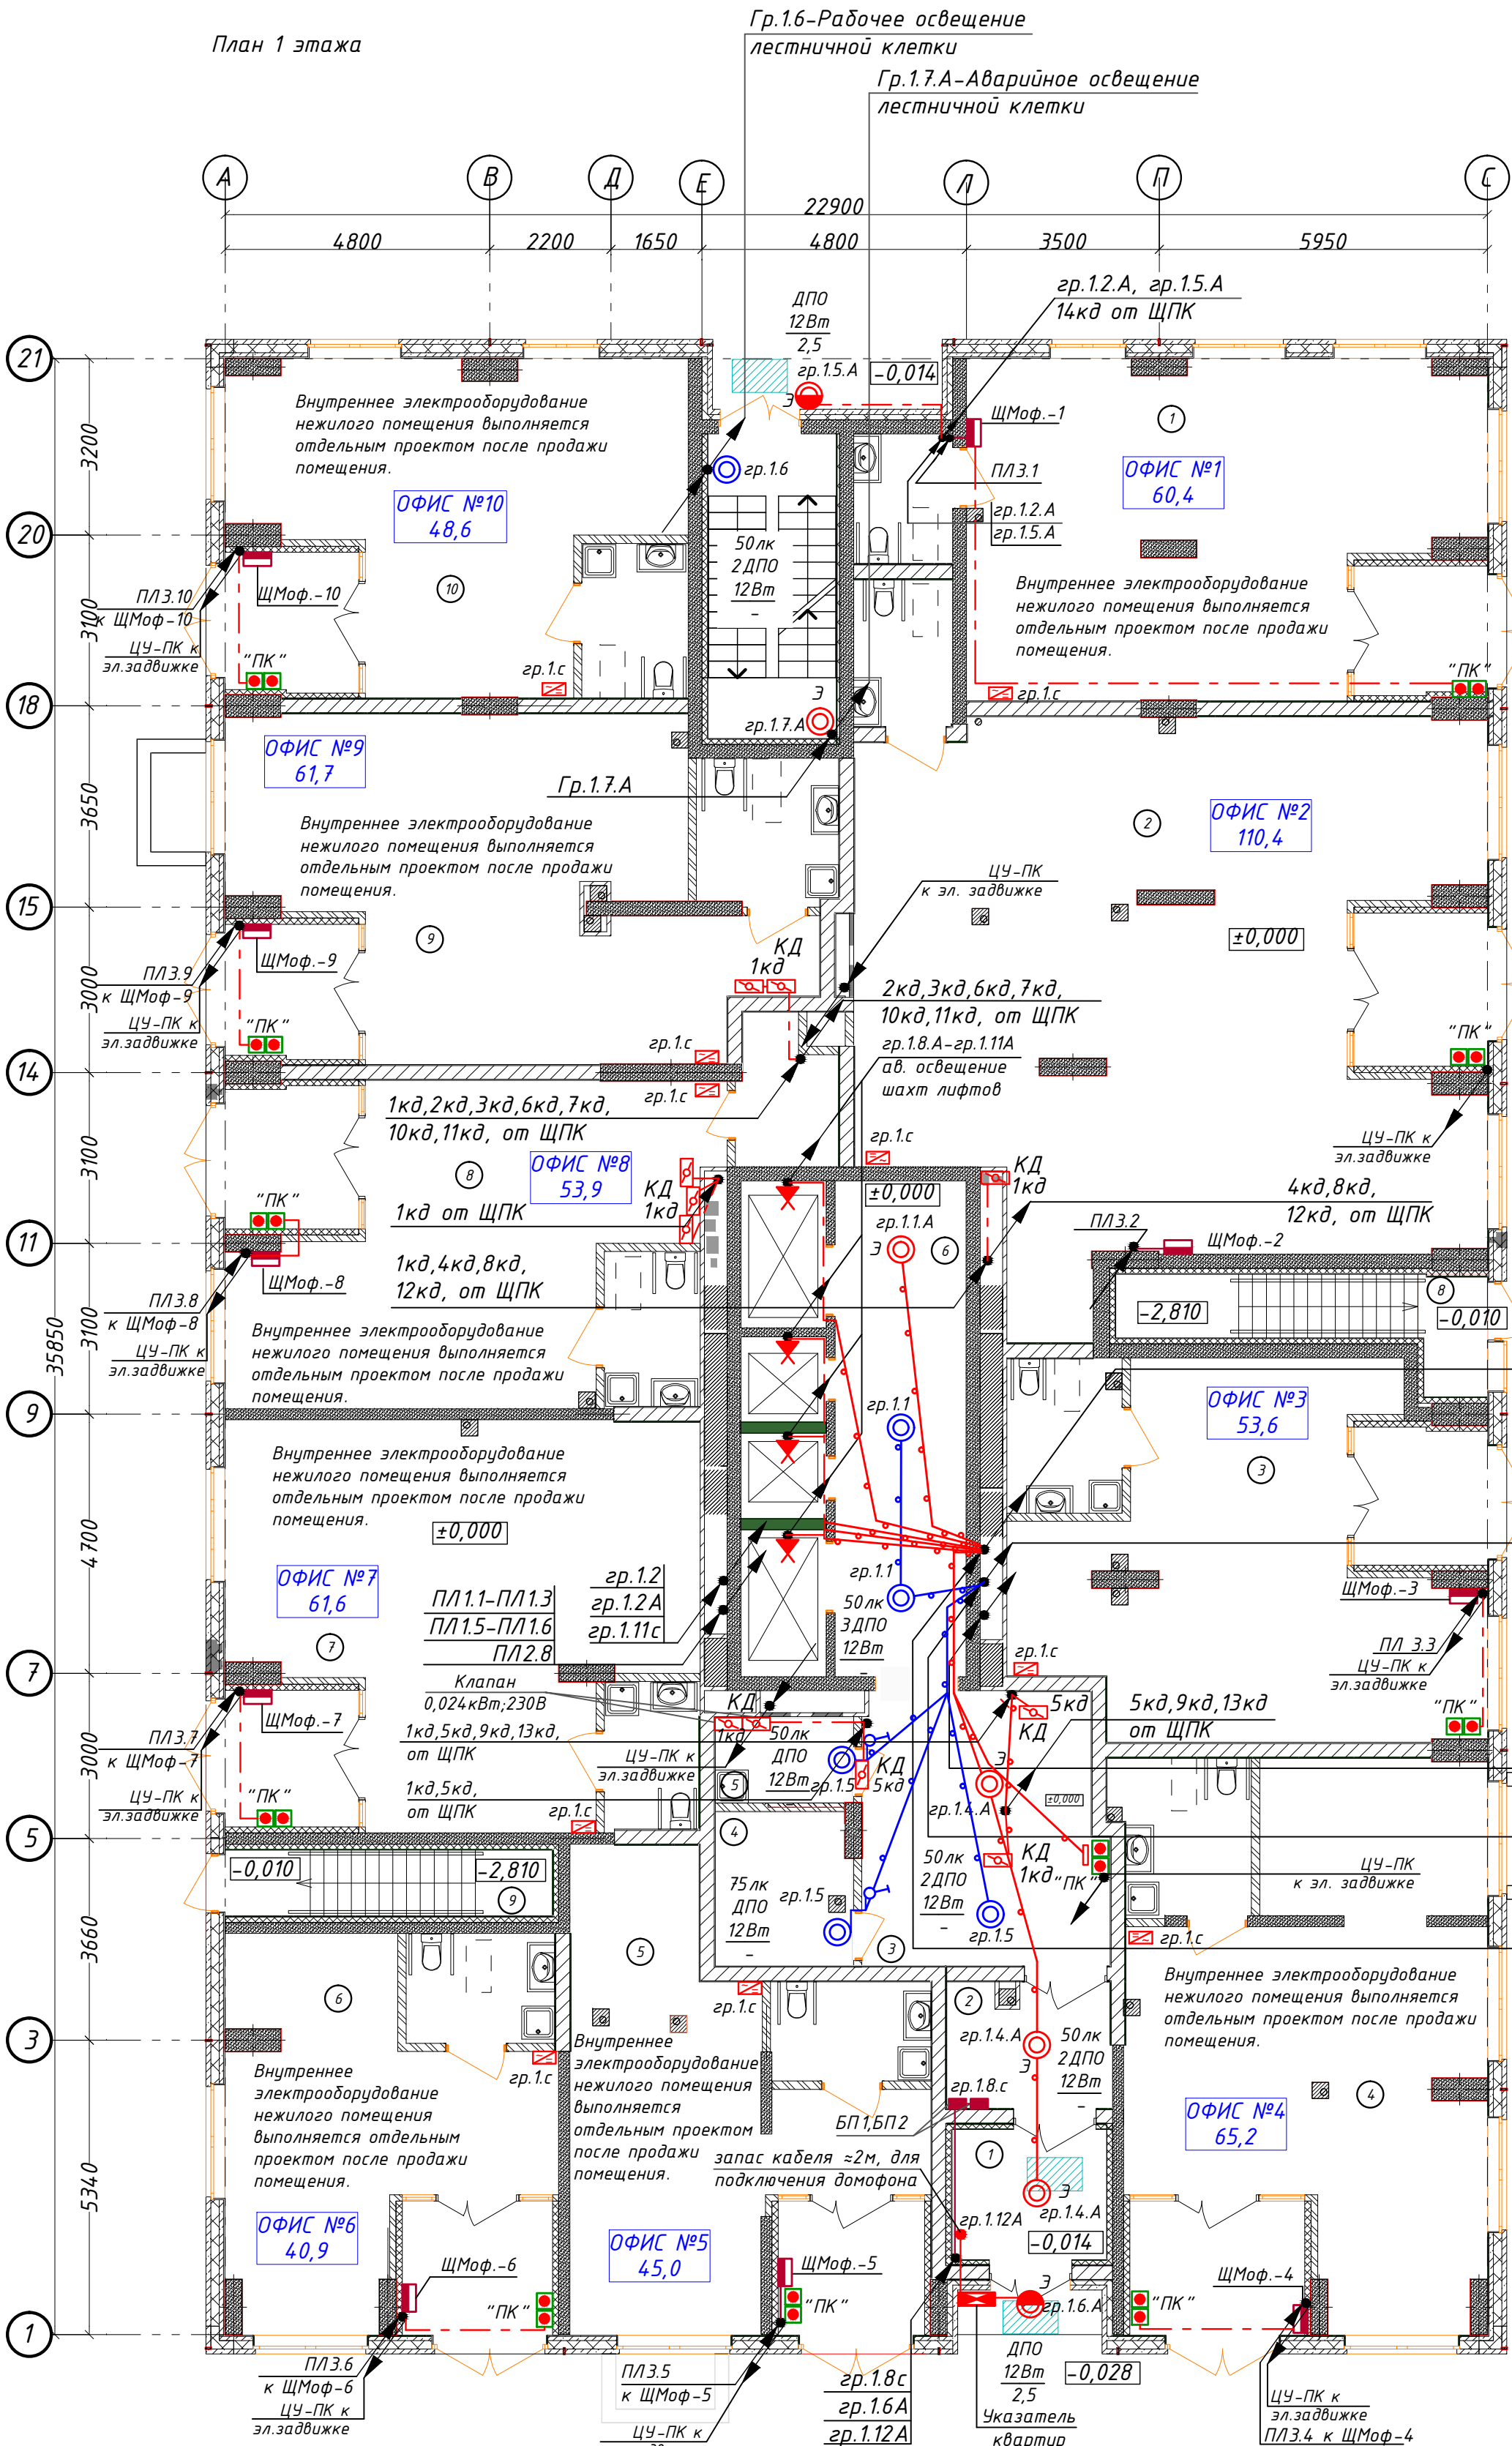

| Экспликация помещений офисов    |                     |          |
|---------------------------------|---------------------|----------|
| № по плану                      | Наименование        | Площадь  |
| 1                               | ОФИС №1             | 60,4     |
| 2                               | ОФИС №2             | 110,4    |
| 3                               | ОФИС №3             | 53,6     |
| 4                               | ОФИС №4             | 65,2     |
| 5                               | ОФИС №5             | 45,0     |
| 6                               | ОФИС №6             | 40,9     |
| 7                               | ОФИС №7             | 61,6     |
| 8                               | ОФИС №8             | 53,9     |
| 9                               | ОФИС №9             | 61,7     |
| 10                              | ОФИС №10            | 48,6     |
|                                 |                     | 599,1 м² |
| Ведомость МОП помещений 1 этажа |                     |          |
| 1                               | Тамбур              | 7,6      |
| 2                               | Тамбур              | 6,6      |
| 3                               | Вестибюль           | 21,1     |
| 4                               | Колясочная          | 6,8      |
| 5                               | КУИ                 | 3,8      |
| 6                               | Лифтовый холл       | 21,2     |
| 7                               | Лестничная площадка | 7,5      |
| 8                               | Площадка в подвал   | 2,7      |
| 9                               | Площадка в подвал   | 1,6      |
|                                 |                     | 78,9м    |

|          |                     |
|----------|---------------------|
| ПЛ 1.1А  | гр.1.1              |
| ПЛ 1.2А  | гр.1.3              |
| ПЛ 1.3А  | гр.1.9              |
| ПЛ 1.4А  | гр.1.11             |
| ПЛ 1.5А  | гр.1.9.с            |
| ПЛ 1.10А | гр.1.10.с           |
| ПЛ 1.11А | гр.1.12.с           |
| ПЛ 1.12А | гр.1.1              |
| ПЛ 1.13А | гр.1.3              |
| ПЛ 1.14А | гр.1.5              |
| ПЛ 1.15А | гр.1.9              |
| ПЛ 1.16А | гр.1.11             |
| ПЛ 1.17А | гр.1.9.с            |
| ПЛ 1.23А | гр.1.10.с           |
| ПЛ 1.11А | гр.1.12.с           |
| ПЛ 1.2А  | гр.1.1А             |
| ПЛ 1.3А  | гр.1.3А             |
| ПЛ 1.4А  | гр.1.4А             |
| ПЛ 1.5А  | гр.1.6А             |
| ПЛ 1.10А | гр.1.8А             |
| ПЛ 1.11А | гр.1.9А             |
| ПЛ 1.12А | гр.1.10А            |
| ПЛ 1.13А | гр.2.6.с (до 5эт.)  |
| ПЛ 1.14А | гр.2.7.с (до 11эт.) |
| ПЛ 1.15А | гр.2.8.с (до 17эт.) |
| ПЛ 1.16А | гр.2.9.с (до 23эт.) |
| ПЛ 1.17А | гр.2.9.с (до 23эт.) |
| ПЛ 1.23А | гр.2.9.с (до 23эт.) |

Условное обозначение

- Прокладка групповых и питающих линий в ПВХ трубе
- прокладка кабеля в жесткой ПНД трубе в перекрытии вышележащего этажа
- ↗ — кабель уходит на более высокую отметку или приходит с более высокой отметки
- ↘ — кабель уходит на более низкую отметку или приходит с более низкой отметки
- ☒ — Клапан дымоудаления 0,024кВт (КД)

Спецификация на этаж

| Поз. обозн. | Наименование                                                          | Кол. | Примечание |
|-------------|-----------------------------------------------------------------------|------|------------|
| 1           | Светильник настенный светодиодный, с датчиком движения ДПО 12Вт, IP54 | 13   | ⊙          |
| 2           | Выключатель 10А для скрытой установки однополюсный                    | 2    | ♂          |
| 3           |                                                                       |      |            |


|          |          |      |        |                                                                                       |       |                                                                                                                                                                                         |  |                    |      |
|----------|----------|------|--------|---------------------------------------------------------------------------------------|-------|-----------------------------------------------------------------------------------------------------------------------------------------------------------------------------------------|--|--------------------|------|
|          |          |      |        |                                                                                       |       | АП 45/10-22-ЗОМ                                                                                                                                                                         |  |                    |      |
|          |          |      |        |                                                                                       |       | Многоквартирный жилой дом со встроенными помещениями<br>общественного назначения №45 (по генплану), расположенный в ЖК<br>"Анкудиновский парк" в Кстовском районе Нижегородской области |  |                    |      |
| Изм.     | Кол.уч.  | Лист | № док. | Подпись                                                                               | Дата  |                                                                                                                                                                                         |  |                    |      |
| ГИП      | Соколова |      |        |  | 01.23 | Внутреннее<br>электрооборудование                                                                                                                                                       |  | Стадия             | Лист |
|          |          |      |        |                                                                                       |       |                                                                                                                                                                                         |  | Р                  | 14   |
| Разраб.  | Пуртова  |      |        |  | 01.23 | План первого этажа<br>с электросетями                                                                                                                                                   |  | ООО «АПМ«Проспект» |      |
| Н.контр. | Киселева |      |        |  | 01.23 |                                                                                                                                                                                         |  |                    |      |



Гр.1.6-Рабочее освещение  
лестничной клетки

Гр.1.7.А-Аварийное освещение  
лестничной клетки

План 3-13 этажа

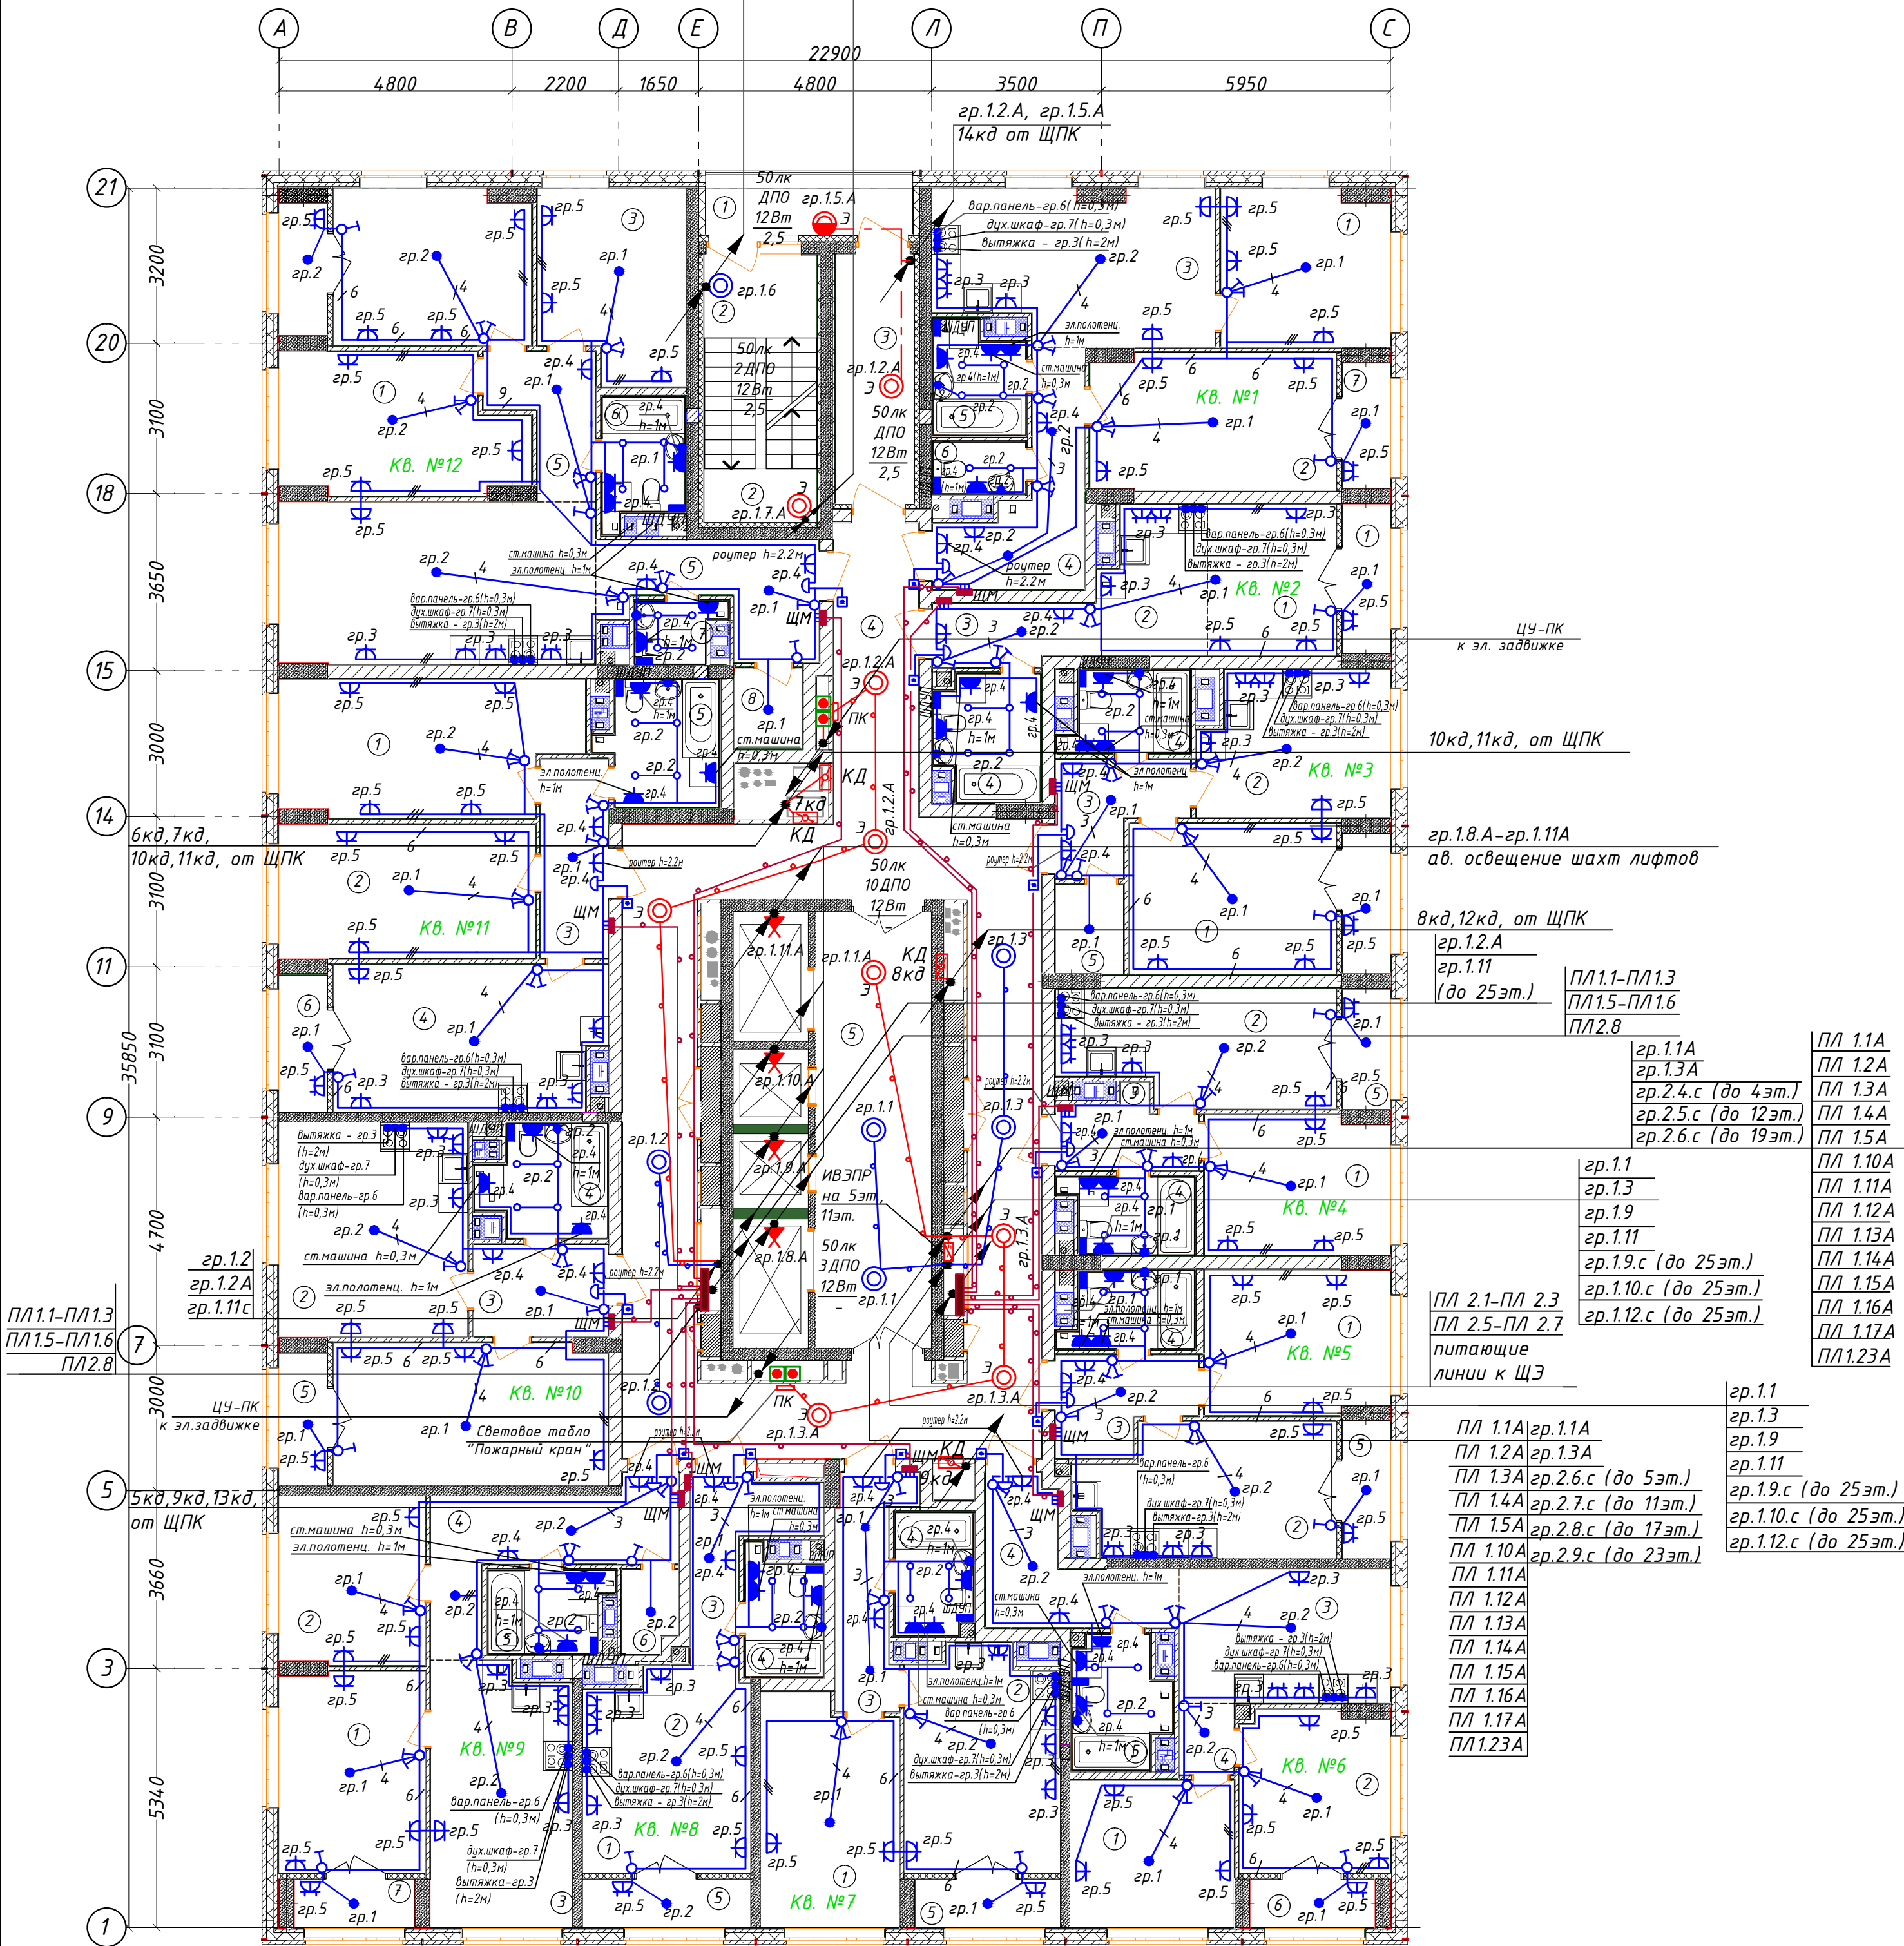

Условное обозначение оборудования:

- 1 - холодильник 600х600,
- 2 - Мойка 600х600,
- 3 - Шкаф угловой 1200х600,
- 4 - Плита 600х600,
- 5 - Шкаф 600х600,
- 6 - Шкаф 1200х600

Таблица соотношения квартир и кухонь

| № кв.     | №1 | №2 | №3 | №4 | №5 | №6 | №7 | №8 | №9 | №10 | №11 | №12 |
|-----------|----|----|----|----|----|----|----|----|----|-----|-----|-----|
| Тип кухни | 3* | 4  | 4* | 3  | *  | 8  | 1  | 2* | 1* | 5*  | 7   | 7   |

\* - тип 2 повернутый на 90°


Примечания и схемы расположения кухонного оборудования см. лист 15-30М.

Спецификация

| Поз. обозн. | Наименование                                                                    | Кол. | Примечание |
|-------------|---------------------------------------------------------------------------------|------|------------|
| 1           | Светильник встраиваемый в натяжной потолок IP20                                 | 54   | С/у        |
| 2           | Подвесной патрон                                                                | 60   |            |
| 3           | Светильник настенный светодиодный, с датчиком движения 12Вт, IP54               | 17   |            |
| 4           | Выключатель 10А для скрытой установки однополюсный                              | 28   |            |
| 5           | Выключатель 10А для скрытой установки однополюсный сдвоенный                    | 42   |            |
| 6           | Розетка 16А, 220В для скрытой установки двухполюсная с защитным контактом       | 109  |            |
| 7           | Розетка 16А для скрытой установки двухполюсная с защитным контактом, сдвоенная  | 36   |            |
| 8           | Розетка 16А для скрытой установки, с защитным контактом, герметичная 230В, IP44 | 39   |            |
| 9           | Шина дополнительного уравнивания потенциалов (ШДУП)                             | 14   |            |
| 10          | Вывод электрический                                                             | 50   |            |

|                 |          |      |        |                                                                                                                                                                                   |       |                                  |
|-----------------|----------|------|--------|-----------------------------------------------------------------------------------------------------------------------------------------------------------------------------------|-------|----------------------------------|
| АП 45/10-22-30М |          |      |        | Многоквартирный жилой дом со встроенными помещениями общественного назначения №45 (по генплану), расположенный в ЖК "Аннудиновский парк" в Кстовском районе Нижегородской области |       |                                  |
| Изм.            | Кол.уч.  | Лист | № док. | Подпись                                                                                                                                                                           | Дата  |                                  |
| ГИП             | Соколова |      |        |                                                                                                                                                                                   | 01.23 | Внутреннее электрооборудование   |
| Разраб.         | Пуртова  |      |        |                                                                                                                                                                                   | 01.23 | План 3-13 этажей с электросетями |
| Н.контр.        | Киселева |      |        |                                                                                                                                                                                   | 01.23 |                                  |
|                 |          |      |        | Стадия                                                                                                                                                                            | Лист  | Листов                           |
|                 |          |      |        | Р                                                                                                                                                                                 | 16    |                                  |
|                 |          |      |        | ООО «АПМ»Проспект»                                                                                                                                                                |       |                                  |
|                 |          |      |        | формат А2                                                                                                                                                                         |       |                                  |


План 14-25 этажа

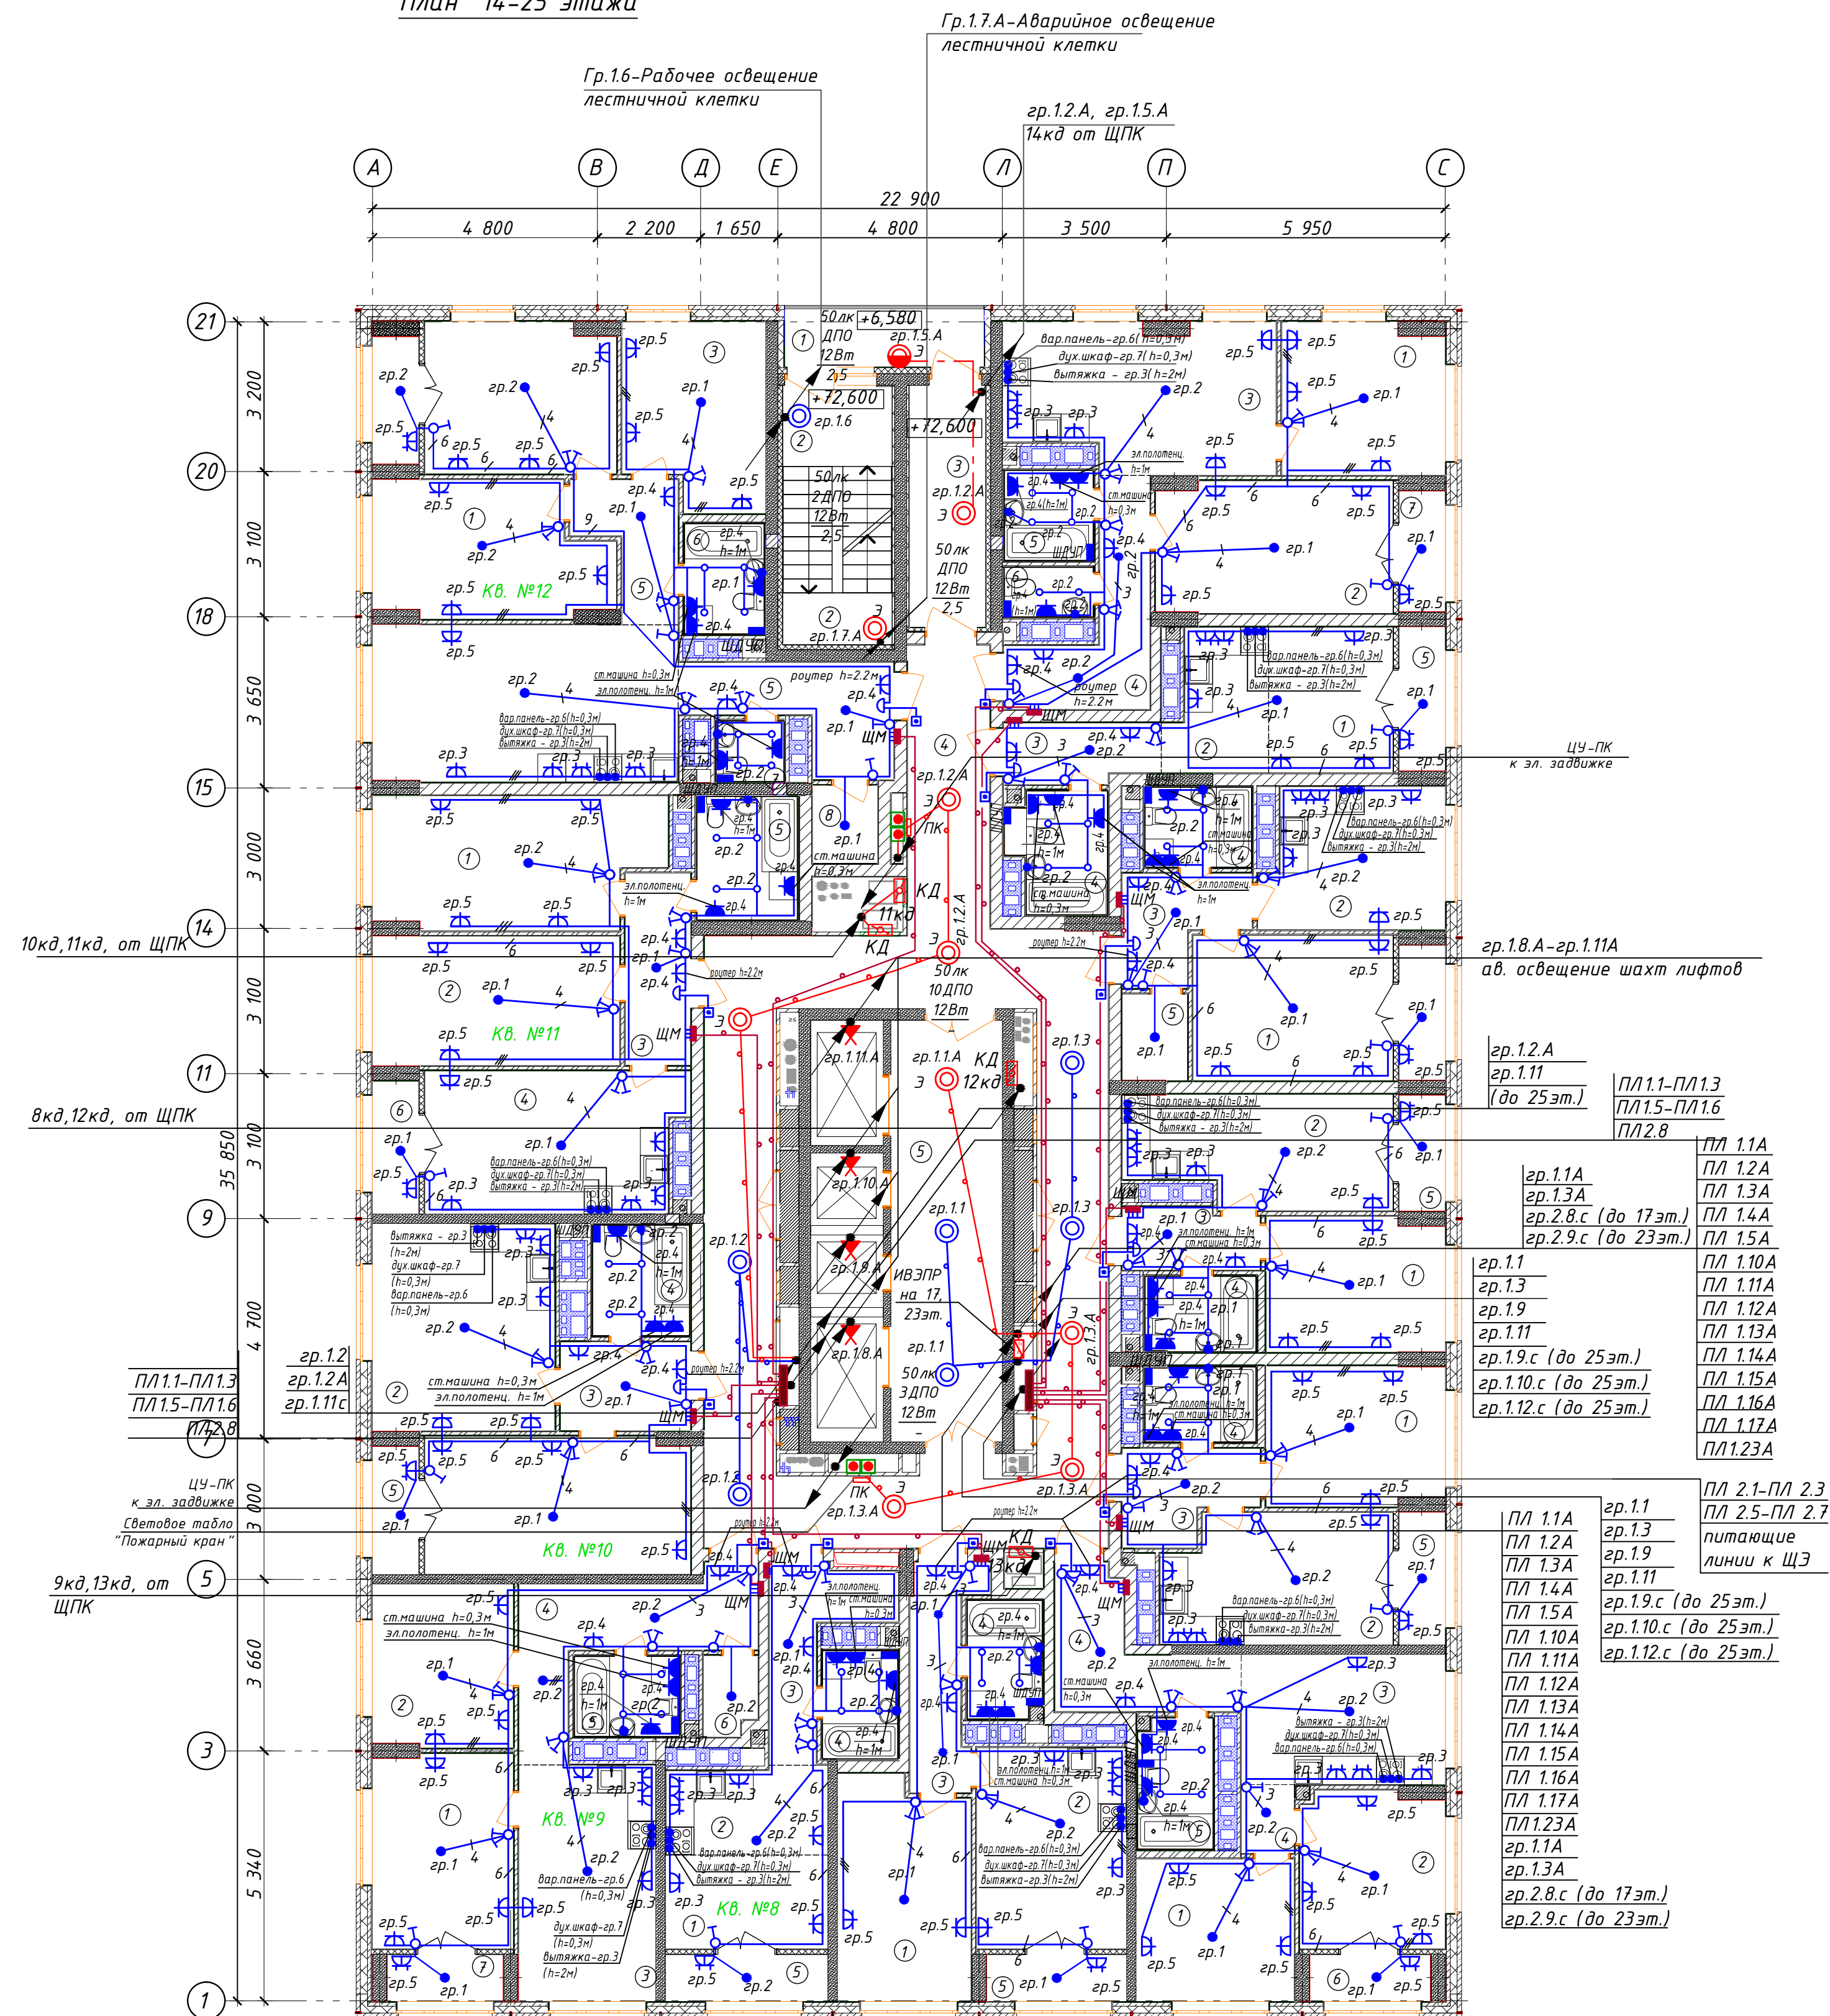

Условные обозначения

- Щит этажный
- Щит квартирный (ЩМ)
- кабель уходит на более высокую отметку или приходит с более высокой отметки
- кабель уходит на более низкую отметку или приходит с более низкой отметки
- прокладка кабеля в жесткой ПНД трубе в перекрытии вышележащего этажа
- Клапан дымоудаления 0,024кВт (КД)

Фрагмент плана 25 этажа в осях F-12/E-П, 18-21/E-П

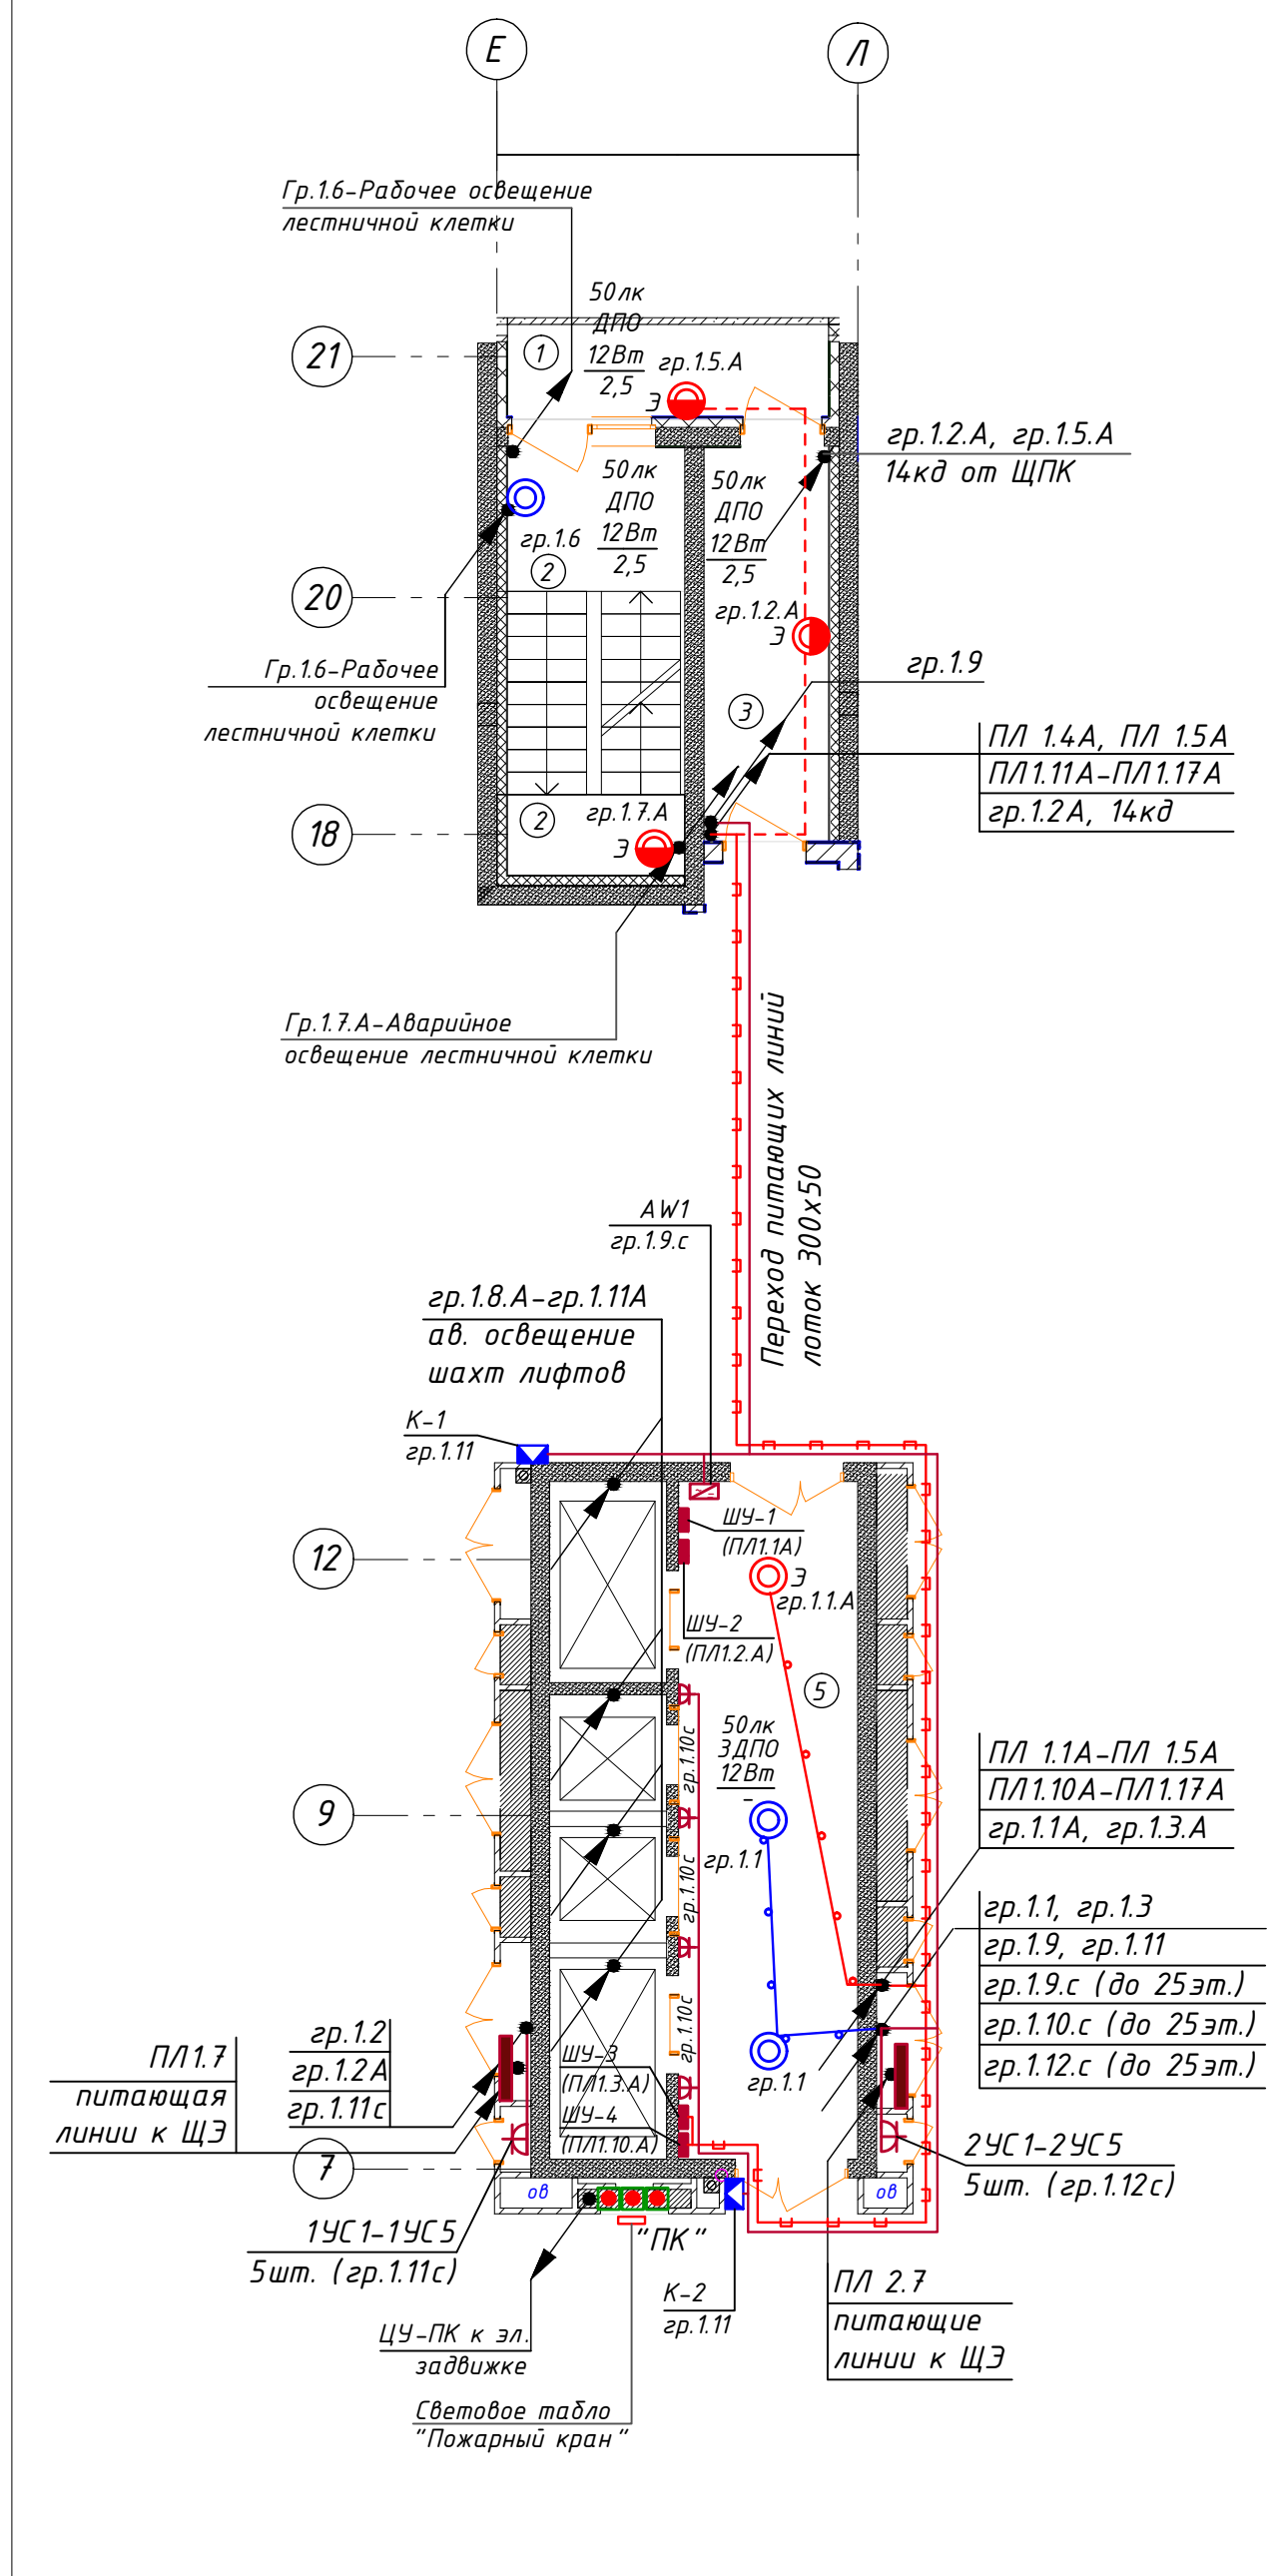

- Общие указания см.ПЗ проекта, условные обозначения по ГОСТ 21613-88, ГОСТ 21608-84.
- Напряжение на лампах 230В, ремонтное 36В.
- Высота установки розеток от пола:
  - в комнатах 0,3 м (дополнительно согласовать с заказчиком);
  - в с/у в зоне раковины и для полотенцесушителя - 1 м;
  - в с/у для стиральной машины - 0,3 м;
  - для подключения Wi-Fi роутера - 2,2 м;
  - остальные розетки не выше чем 1 м.
- При монтаже розеток на вент. шахтах (18-25 этажи) применять установочные коробки глубиной 40мм.
- Высота установки электрических выводов от пола:
  - в кухне для подключения вытяжки - 2 м;
  - в с/у для подсветки зеркала - 2 м.
- Высота установки щитков - 1,8м до верха.
- Высота установки выключателей - 1 м (дополнительно согласовать с заказчиком).
- Подключение варочной панели и духовки - посредством клеммной колодки.
- Выполнить диспетчерские надписи на щитах и пусковой аппаратуре.
- От щитка этажного ЩЭ до щитка квартирного ЩМ проложить кабель ВВГнг(А)-LS 3х10. Кабель проложить в ПНД трубе в полу вышележащего этажа. Разводку в квартире выполнить кабелем ВВГ-Пнг(А)-LS. В квартирах кабели проложить скрыто под штукатуркой, частично за подвесным потолками, по монолитным участкам кабели проложить открыто с последующей штукатуркой (по согласованию с заказчиком).
- Однолинейную расчетную схему ЩМ см. лист 8-30М.
- Проход кабелей через стены выполнить в отрезках металлических труб согласно типовому проекту лист А7-92-13. С целью предотвращения проникновения и скопления воды и распространения пожара в местах прохода через стены, перекрытия или выхода наружу следует заделывать зазоры между проводами, кабелями и трубой (коробом, проемом и т. п.), а также резервные трубы (короба, проемы и т. п.) легко удаляемой массой из негорючего материала (см. примечание А7-92-13). Все сети выполняются съемными. Аварийные и рабочие сети везде выполнять раздельно.
- Каждая шахта лифтов оборудована стационарным электрическим освещением, обеспечивающим освещенность не менее 50лк при закрытых дверях шахты. Крайние аппараты освещения устанавливаются на расстоянии не более чем 0,5м от самой верхней и самой нижней точек шахты.
- С 23-25 этаж в с/у и кухне необходимо установить вентиляторы марки Slim 4C, мощностью 0,078кВт, 220В. Управление - самостоятельными одноклавишными выключателями на каждый вентилятор, установленными в помещении кухни и коридоре для с/у.
- Монтаж и заземление выполнить в соответствии с ПТБ, ПУЭ и СП 76.13330.
- (\*) Источники вторичного электроснабжения резервированные ИВЭПР 12/3,5 RS-R3 2х7 БР установить только на 4, 12 и 19 этажах.

Спецификация

| Поз. обозн. | Наименование                                                                    | Кол. | Примечание         |
|-------------|---------------------------------------------------------------------------------|------|--------------------|
| 1           | Светильник встраиваемый в натяжной потолок IP20                                 | 54   | • С/у              |
| 2           | Подвесной патрон                                                                | 60   | •                  |
| 3           | Светильник настенный светодиодный, с датчиком движения ДПО, 12Вт, IP54          | 17   | •                  |
| 4           | Выключатель 10А для скрытой установки однополюсный                              | 29   | ♂                  |
| 5           | Выключатель 10А для скрытой установки однополюсный сдвоенный                    | 43   | ♂                  |
| 6           | Розетка 16А, 220В для скрытой установки двухполюсная с защитным контактом       | 109  | 120шт. - на 25 эт. |
| 7           | Розетка 16А для скрытой установки двухполюсная с защитным контактом             | 36   | ♂                  |
| 8           | Розетка 16А для скрытой установки, с защитным контактом, герметичная 230В, IP44 | 39   | ♂                  |
| 9           | Шина дополнительного уравнивания потенциалов (ШДУП)                             | 14   | ♂                  |
| 10          | Вывод электрический                                                             | 50   | •                  |

Примечания и схемы расположения кухонного оборудования см.лист 15-30М

|                                                                                                                                                                                 |          |      |        |          |      |                   |
|---------------------------------------------------------------------------------------------------------------------------------------------------------------------------------|----------|------|--------|----------|------|-------------------|
| АП 45/10-22-30М                                                                                                                                                                 |          |      |        | Стандарт |      |                   |
| Многоквартирный жилой дом со встроенными помещениями общественного назначения №45 (по генплану), расположенный в ЖК "Анжунинский парк" в Кстовском районе Нижегородской области |          |      |        | Лист     |      |                   |
| Изм.                                                                                                                                                                            | Кол.уч.  | Лист | № док. | Подпись  | Дата | Листов            |
| ГИП                                                                                                                                                                             | Соколова | 0123 |        |          |      | Р                 |
| Разраб.                                                                                                                                                                         | Пуртова  | 0123 |        |          |      | 17                |
| Н.контр.                                                                                                                                                                        | Киселева | 0123 |        |          |      | ООО «АПМ»Прспект» |