


План 1 этажа

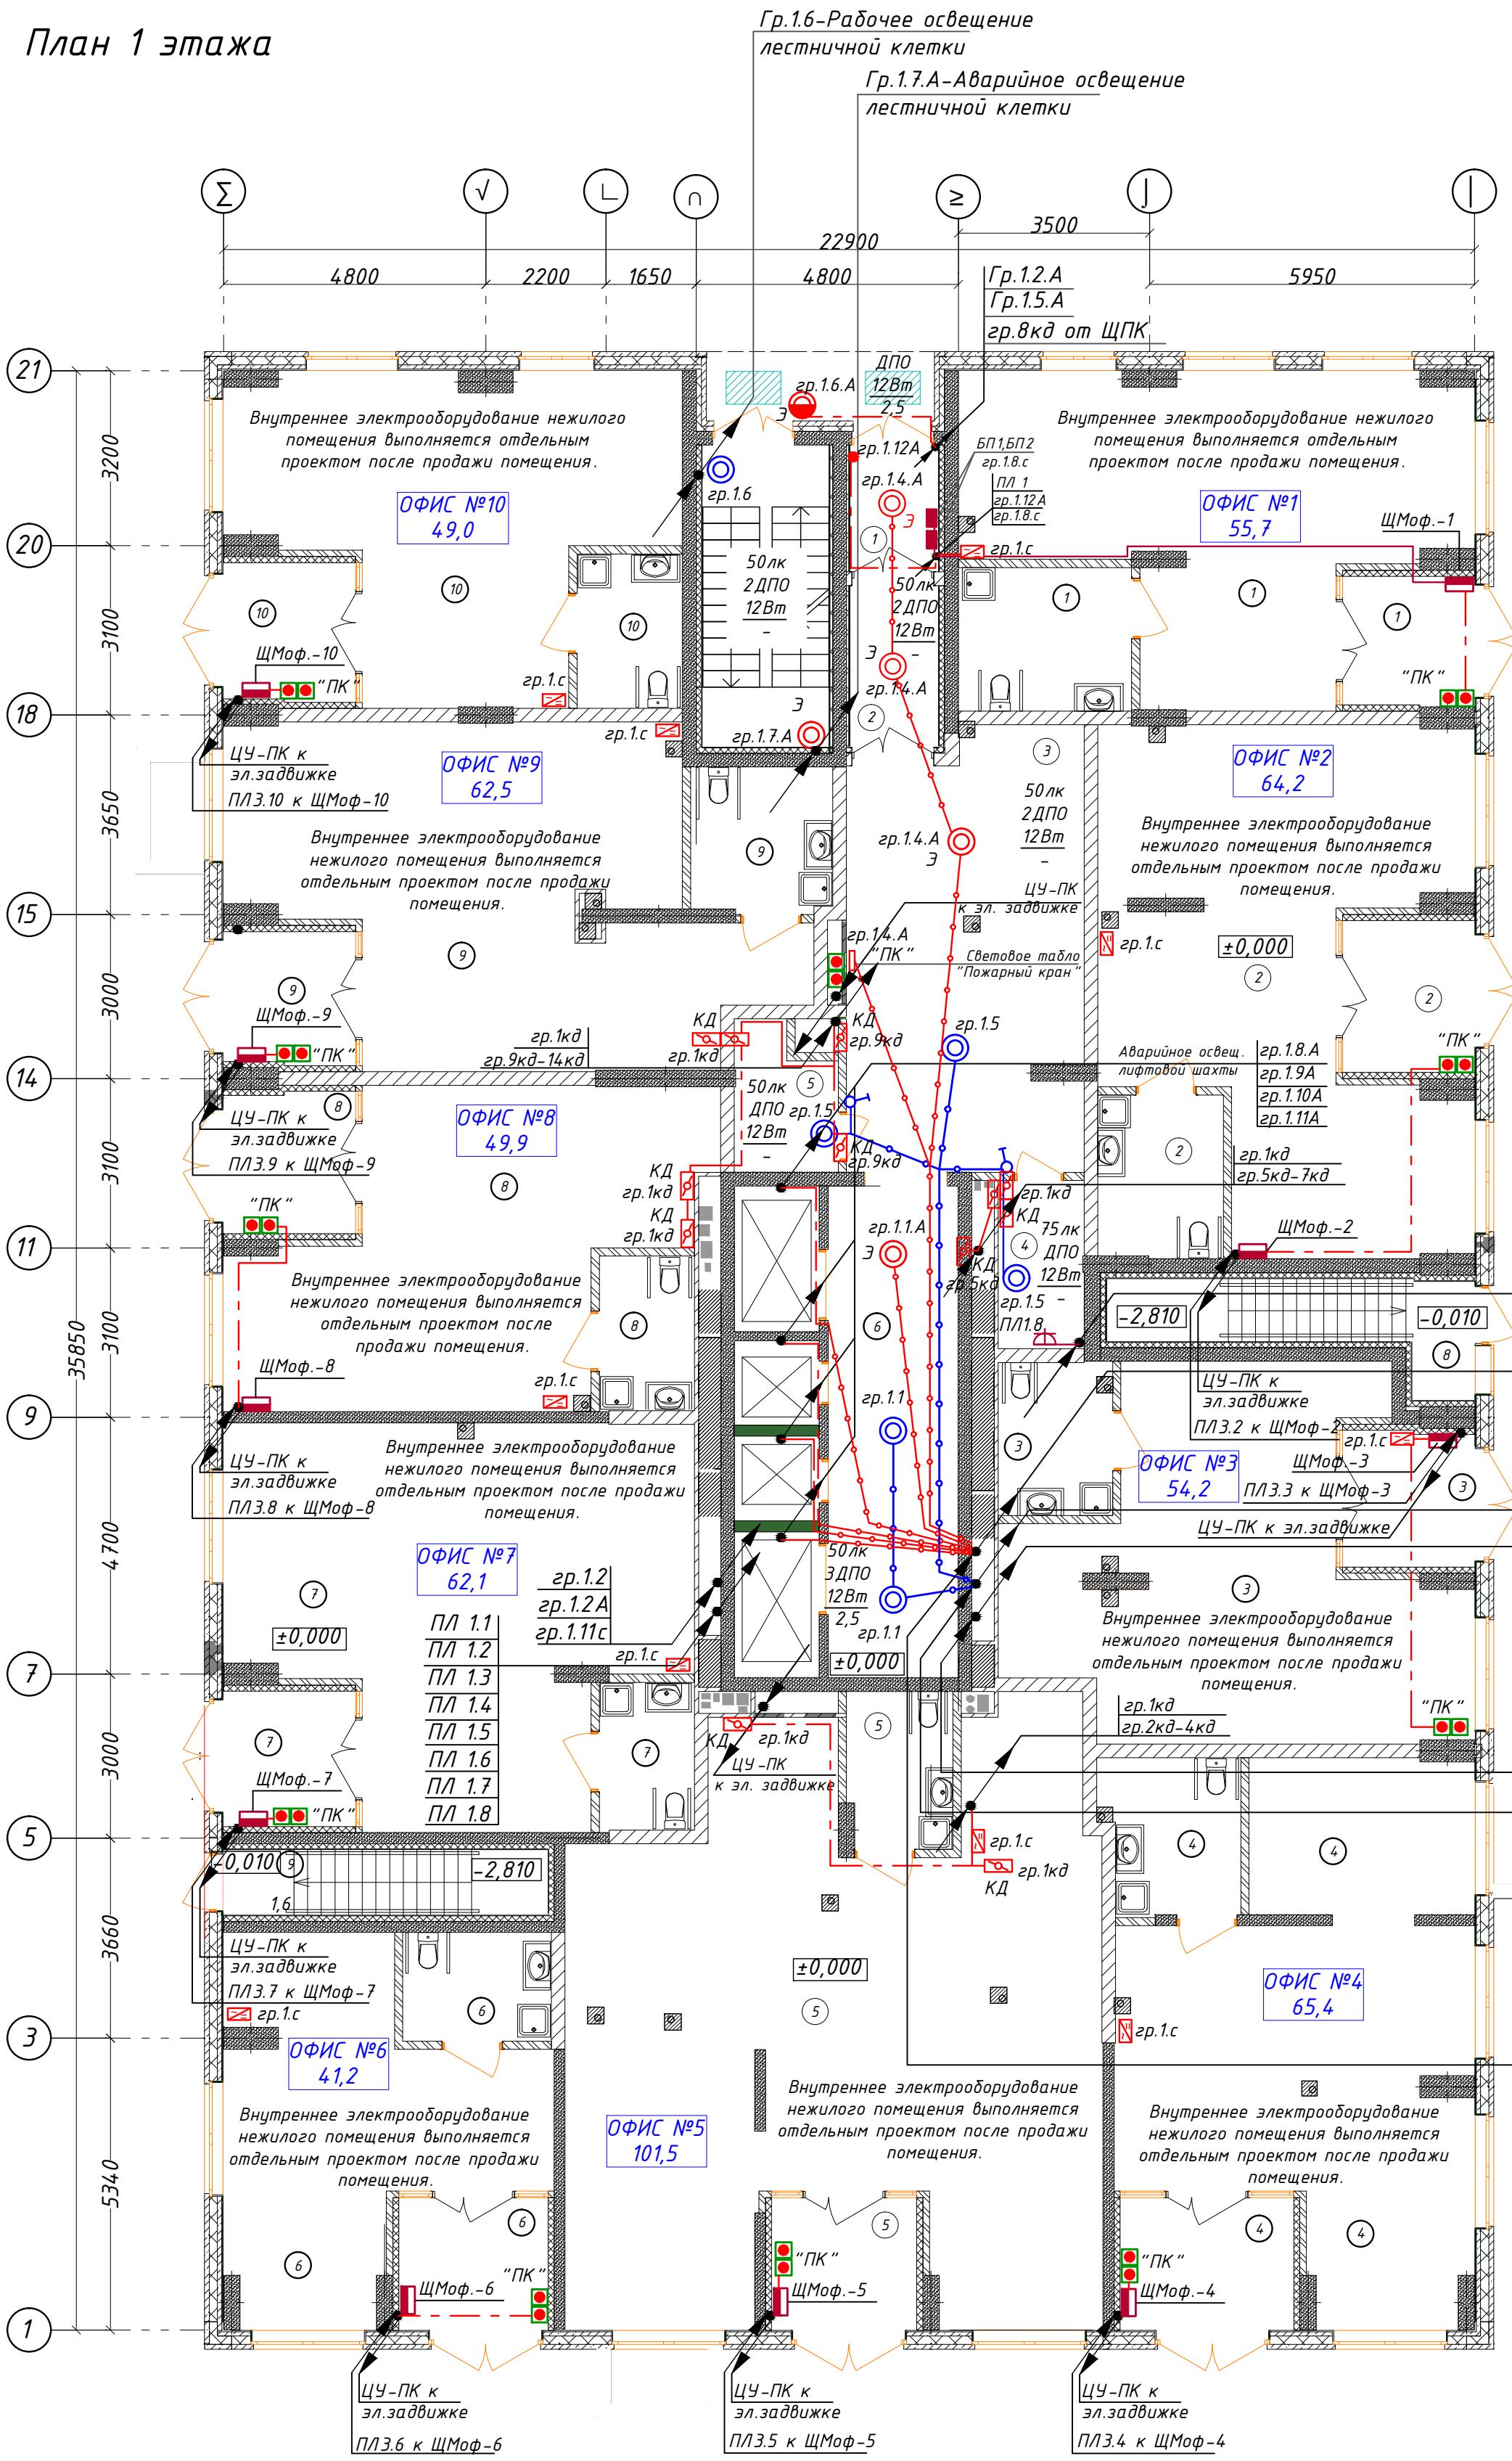

Экспликация помещений офисов		
№ по плану	Наименование	Площадь
1	ОФИС №1	55,7
2	ОФИС №2	64,2
3	ОФИС №3	54,2
4	ОФИС №4	65,4
5	ОФИС №5	101,5
6	ОФИС №6	41,2
7	ОФИС №7	62,1
8	ОФИС №8	49,9
9	ОФИС №9	62,5
10	ОФИС №10	49,0
		605,7 м²

ПЛ 1.1А	гр.1.1А
ПЛ 1.2А	гр.1.11А
ПЛ 1.3А	гр.1.3А
ПЛ 1.4А	гр.1.4А
ПЛ 1.5А	гр.1.12А
ПЛ 1.10А	гр.1.10А
ПЛ 1.11А	гр.1.11А
ПЛ 1.12А	гр.1.12А
ПЛ 1.13А	гр.1.13А
ПЛ 1.14А	гр.1.14А
ПЛ 1.15А	гр.1.15А
ПЛ 1.16А	гр.1.16А
ПЛ 1.17А	гр.1.17А
ПЛ 2.1	гр.2.1
ПЛ 2.2	гр.2.2
ПЛ 2.3	гр.2.3
ПЛ 2.4	гр.2.4
ПЛ 2.5	гр.2.5
ПЛ 2.6	гр.2.6
ПЛ 2.7	гр.2.7
ПЛ 1.1А	гр.1.1А
ПЛ 1.2А	гр.1.2А
ПЛ 1.3А	гр.1.3А
ПЛ 1.4А	гр.1.4А
ПЛ 1.5А	гр.1.5А
ПЛ 1.6А	гр.1.6А
ПЛ 1.7А	гр.1.7А
ПЛ 1.8А	гр.1.8А
ПЛ 1.9А	гр.1.9А
ПЛ 1.10А	гр.1.10А
ПЛ 1.11А	гр.1.11А
ПЛ 1.12А	гр.1.12А
ПЛ 1.13А	гр.1.13А
ПЛ 1.14А	гр.1.14А
ПЛ 1.15А	гр.1.15А
ПЛ 1.16А	гр.1.16А
ПЛ 1.17А	гр.1.17А
ПЛ 2.1	гр.2.1
ПЛ 2.2	гр.2.2
ПЛ 2.3	гр.2.3
ПЛ 2.4	гр.2.4
ПЛ 2.5	гр.2.5
ПЛ 2.6	гр.2.6
ПЛ 2.7	гр.2.7

Спецификация на этаж


Поз. обозн.	Наименование	Кол.	Примечание
1	Светильник настенный светодиодный, с датчиком движения ДПО 12Вт, IP54	12	
2	Выключатель 10А для скрытой установки однополюсный	2	
3	Розетка 16А, 220В для скрытой установки двухполюсная с защитным контактом	1	

Условное обозначение

- Прокладка групповых и питающих линий в ПВХ трубе
- прокладка кабеля в жесткой ПНД трубе в перекрытии вышележащего этажа
- ↗ — кабель уходит на более высокую отметку или приходит с более высокой отметки
- ↘ — кабель уходит на более низкую отметку или приходит с более низкой отметки
- ⬮ — Клапан дымоудаления 0,024кВт (КД)

Ведомость МОП помещений 1 этажа		
№ по плану	Наименование	Площадь
1	Тамбур	3,8
2	Тамбур	4,8
3	Холл	33,7
4	Колясочная	4,8
5	КУИ	4,6
6	Лифтовый холл	21,4
7	Лестничная площадка	7,5
8	Площадка в подвал	2,7
9	Площадка в подвал	1,6
		84,9 м²

АП 44/11-22-30М			
Многоквартирный жилой дом со встроенными помещениями общественного назначения №44 (по генплану), расположенный в ЖК "Аннудиновский парк" в Кстовском районе Нижегородской области			
Изм. Кол.уч.	Лист № док.	Подпись	Дата
ГИП	Соколова		09.23
Разраб.	Пуртова		09.23
Н.контр.	Киселева		09.23
Внутреннее электрооборудование			Стадия Лист Листов
План первого этажа с электросетями			Р 14
ООО «АПМ«Проспект»			формат А2

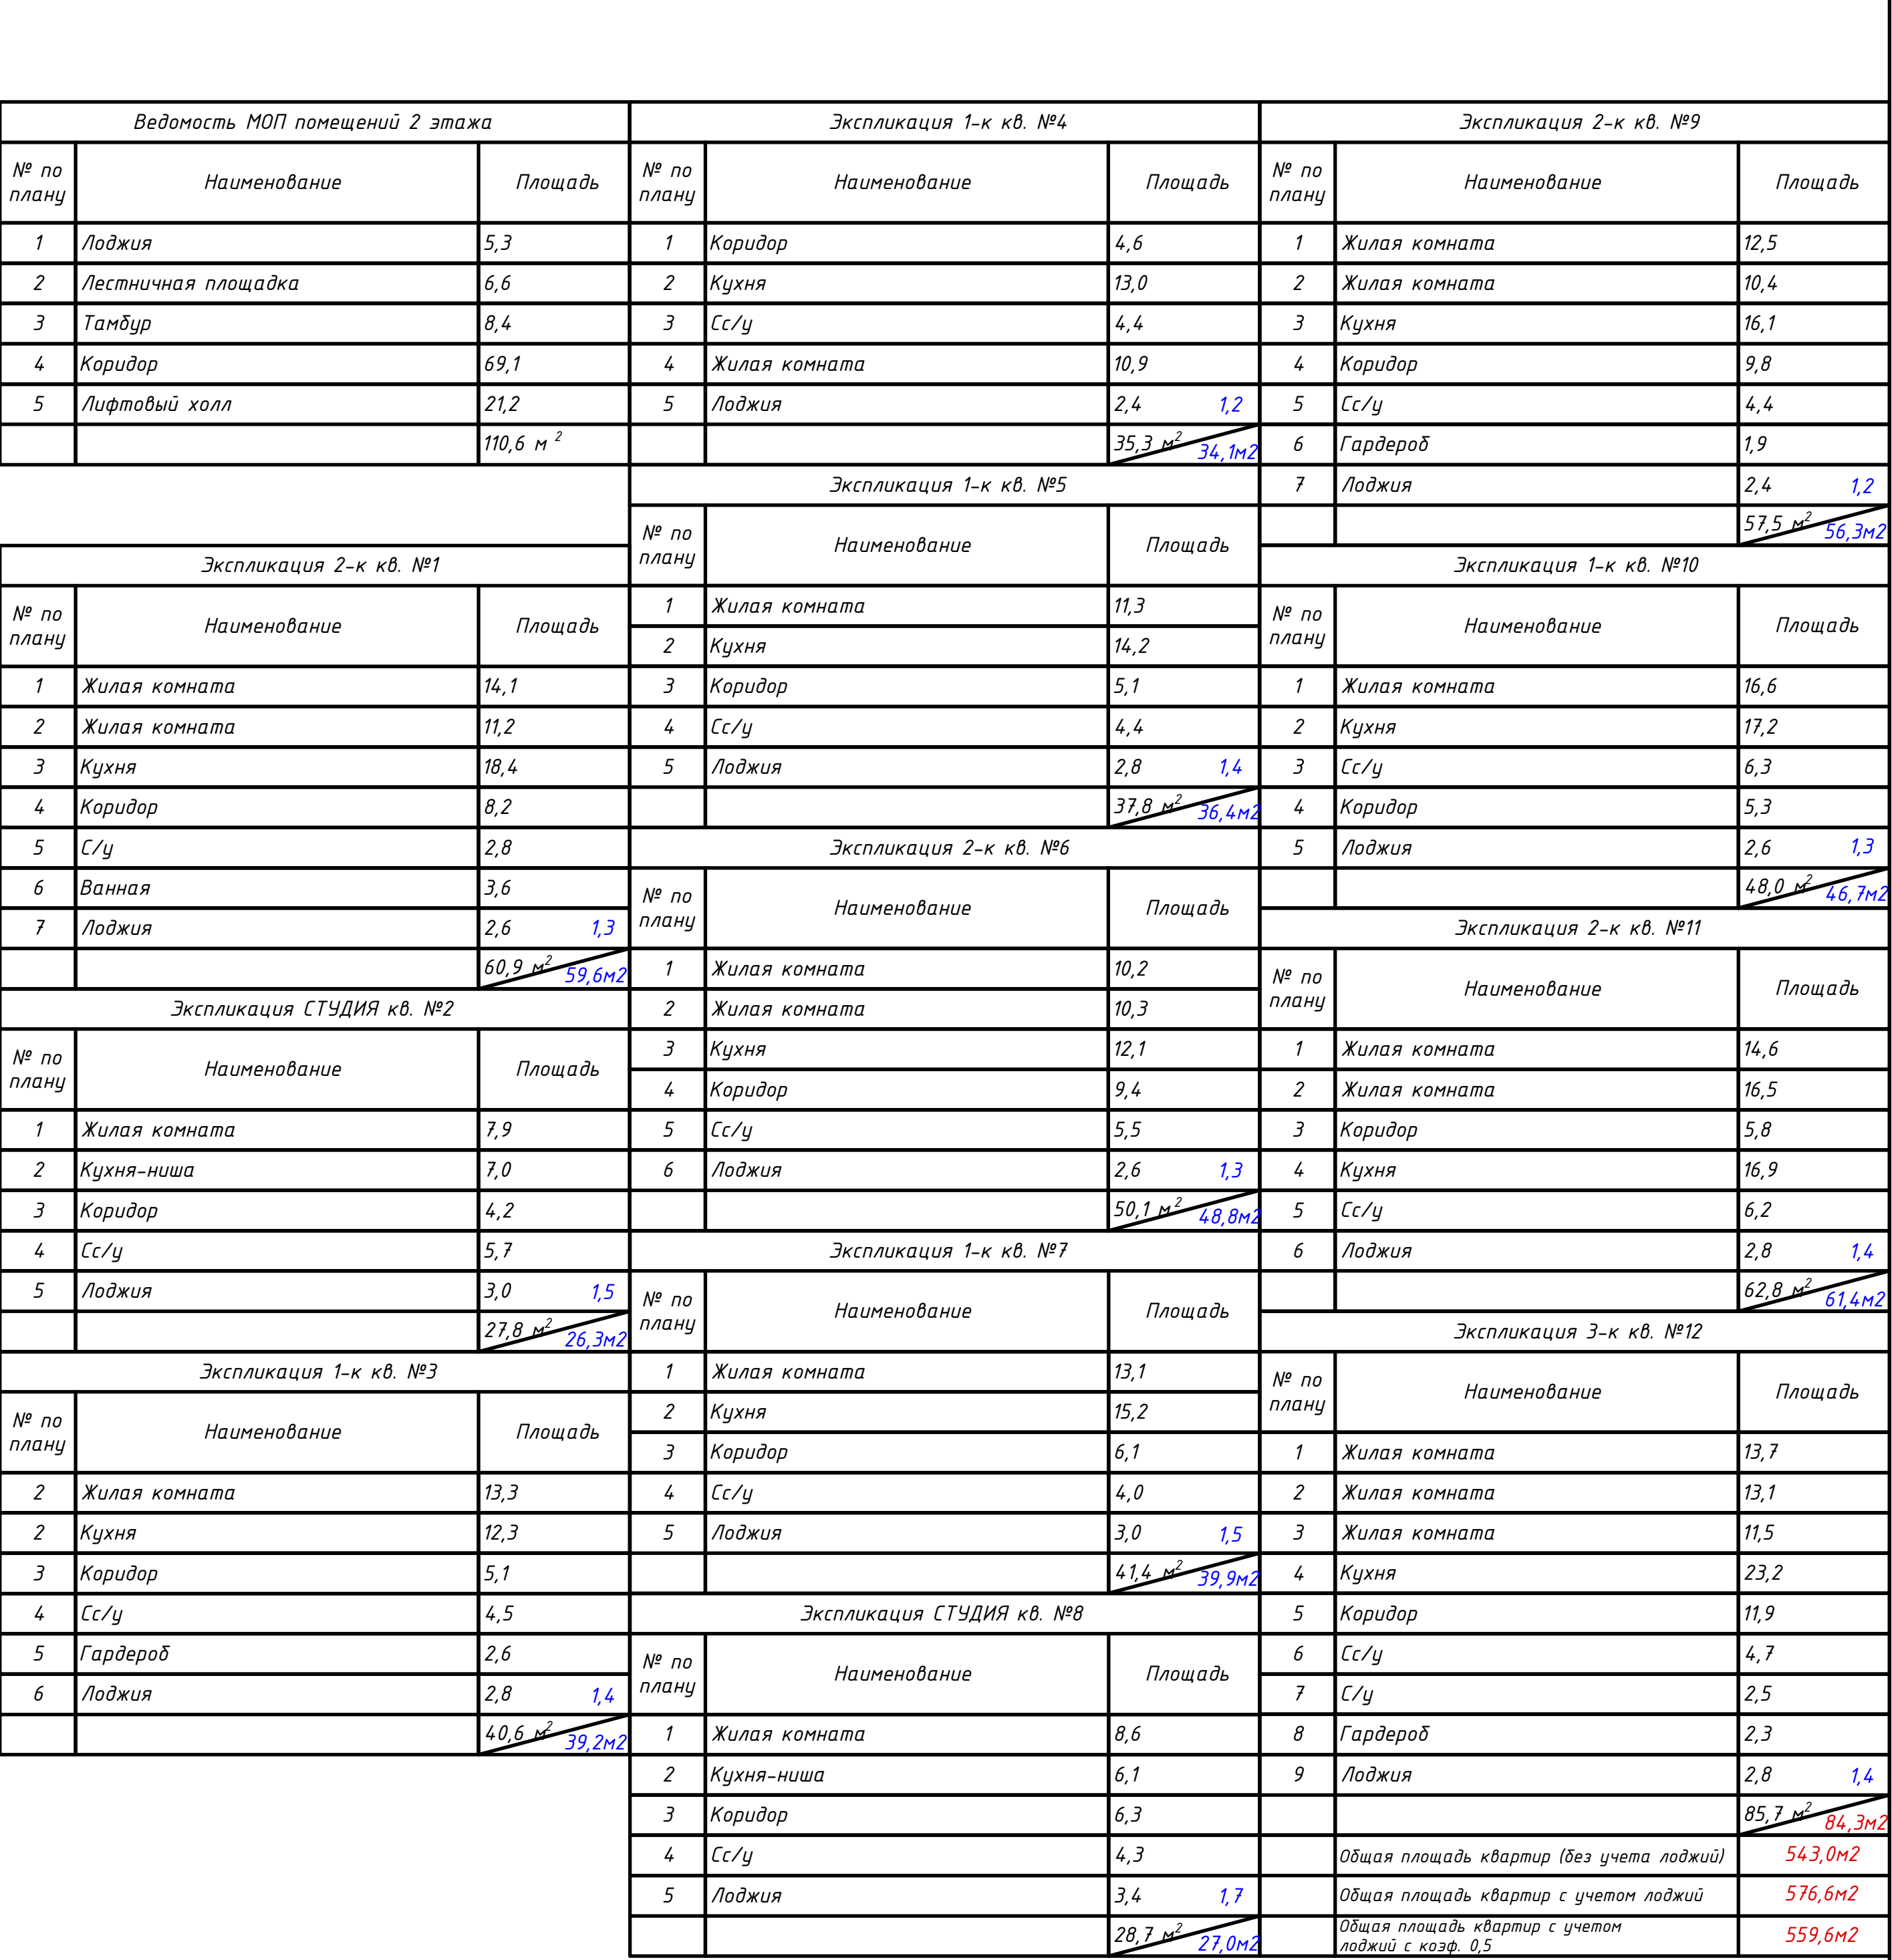

						АП44/11-22-30М			
						Многоквартирный жилой дом с встроенными помещениями общественного назначения №44 (по плану), расположенный в ЖК "Анудинский парк" в Кстовском районе Нижегородской области			
Изм.	Колуч.	Лист	№ док.	Подпись	Дата		Статья	Лист	Листов
ГИП	Соколова		09.23			Внутреннее электрооборудование	Р	15	
Разраб.	Пуртова		09.23			План второго этажа с электросетями	000 «АПМ «Проспект»		
Н.контр.	Киселева		09.23						

Условные обозначения

-  - Щит этажный
-  - Щит квартирный (ЩМ)
-  - кабель уходит на более высокую или приходит с более высокой от
-  - кабель уходит на более низкую или приходит с более низкой от
-  - прокладка кабеля в жесткой трубе, в перекрытии выходящего из
-  - клапан дымоудаления, 0,024кВт (КД)

						АП 44/11-22-30М		
						Многоквартирный жилой дом со встроенными помещениями общественного назначения №44 (по генплану), расположенный в ЖК "Анжуйский парк" в Кстовской районе Нижегородской области		
Изм.	Колуч.	Лист	Модок	Подпись	Дата			
						Стадия	Лист	Листов
ГИП	Соколова	<i>А.А.</i>		09.23		Внутреннее электрооборудование	Р	17
Разраб.	Пуртова	<i>Е.А.</i>		09.23		План типового 14-25 этажа с электросетями	ООО «АПМ «Перспект»	
Н.контр.	Киселева	<i>М.В.</i>		09.23				