


Согласовано

Взам.инв. №

Подп. и дата

Инв.№ подл.

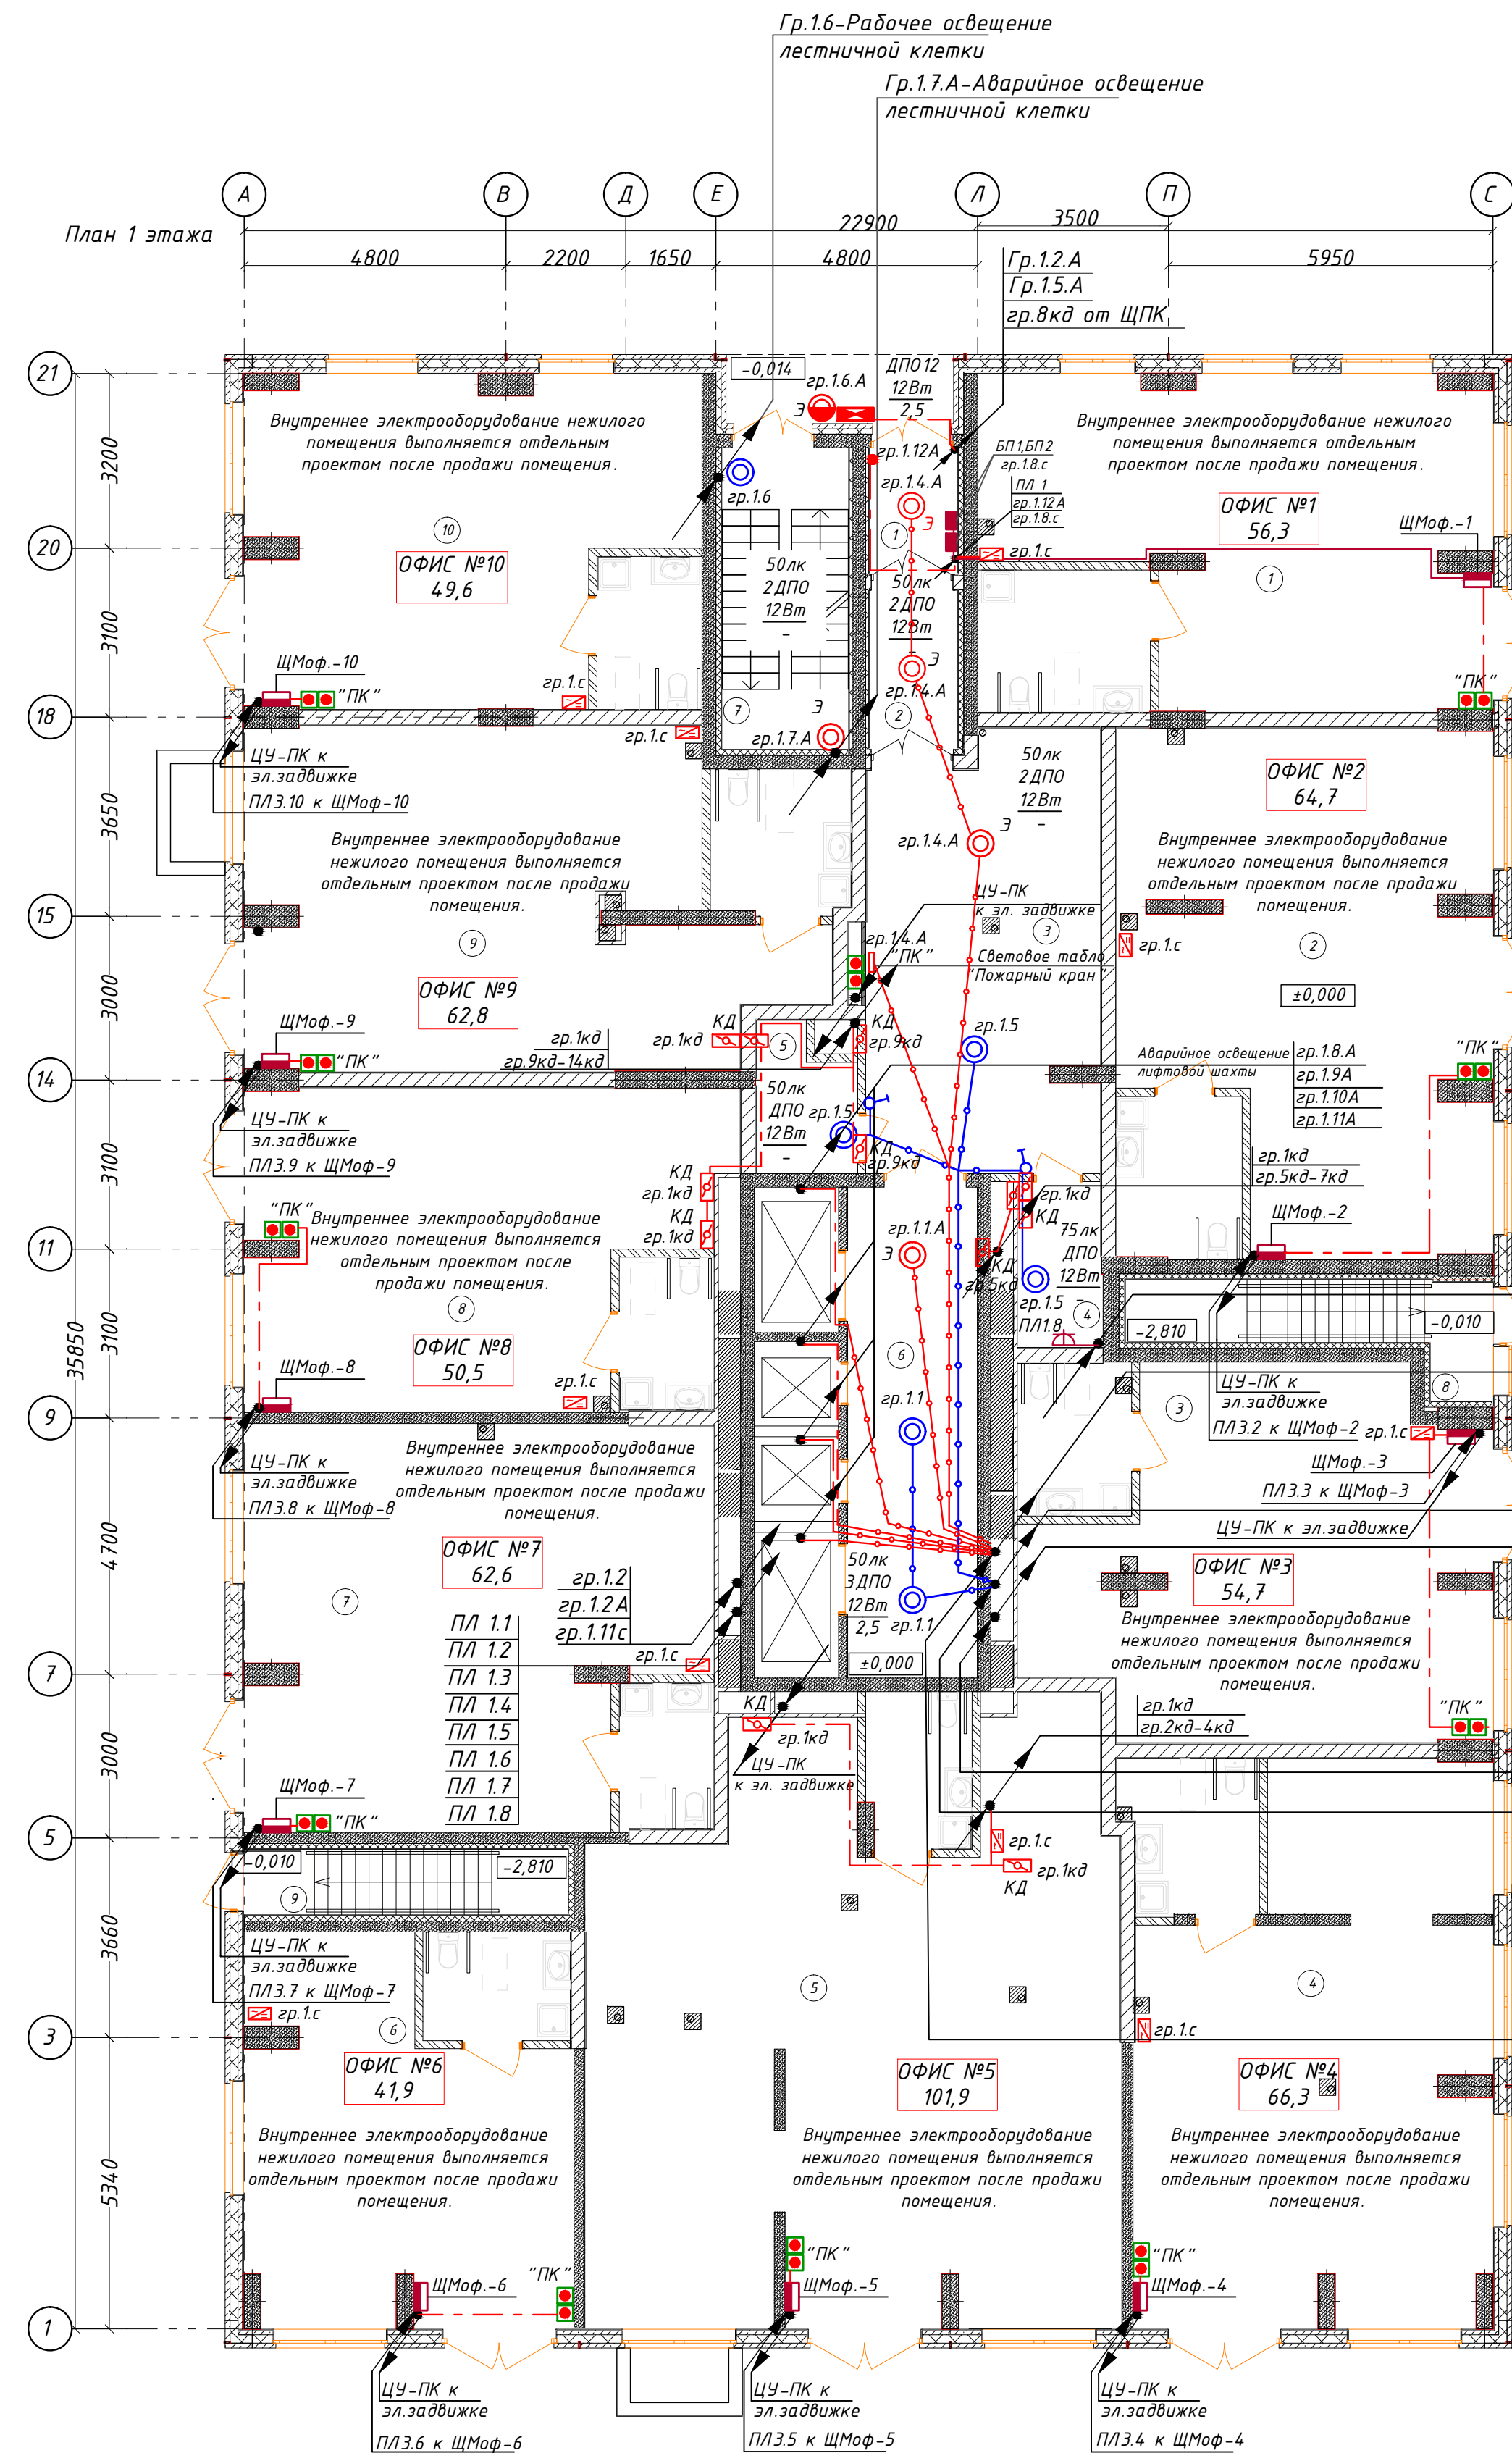

Экспликация помещений офисов		
№ по плану	Наименование	Площадь
1	ОФИС №1	56,3
2	ОФИС №2	64,7
3	ОФИС №3	54,7
4	ОФИС №4	66,3
5	ОФИС №5	101,9
6	ОФИС №6	41,9
7	ОФИС №7	62,6
8	ОФИС №8	50,5
9	ОФИС №9	62,8
10	ОФИС №10	49,6
		611,3 м ²

ПЛ 1.1А	гр.1.1А
ПЛ 1.2А	гр.1.11А
ПЛ 1.3А	гр.1.3А
ПЛ 1.4А	гр.1.4А
ПЛ 1.5А	гр.1.12А
ПЛ 1.10А	гр.2.4.с (до 4эт.)
ПЛ 1.11А	гр.2.5.с (до 12эт.)
ПЛ 1.12А	гр.2.6.с (до 19эт.)
ПЛ 1.13А	гр.1.11А
ПЛ 1.14А	гр.2.3.с (до 1эт.)
ПЛ 1.15А	гр.2.4.с (до 4эт.)
ПЛ 1.16А	гр.2.5.с (до 12эт.)
ПЛ 1.17А	гр.2.6.с (до 19эт.)

Спецификация на этаж


Поз. обозн.	Наименование	Кол.	Примечание
1	Светильник настенный светодиодный, с датчиком движения ДПО 12Вт, IP54	12	
2	Выключатель 10А для скрытой установки однополюсный	2	
3	Розетка 16А, 220В для скрытой установки двухполюсная с защитным контактом	1	

Условное обозначение

- Прокладка групповых и питающих линий в ПВХ трубе
- прокладка кабеля в жесткой ПНД трубе в перекрытии вышележащего этажа
- ↗ — кабель уходит на более высокую отметку или приходит с более высокой отметки
- ↘ — кабель уходит на более низкую отметку или приходит с более низкой отметки
- ⬮ — Клапан дымоудаления 0,024кВт (КД)

Ведомость МОП помещений 1 этажа		
№ по плану	Наименование	Площадь
1	Тамбур	3,8
2	Тамбур	4,8
3	Холл	33,1
4	Колясочная	4,6
5	КУИ	4,4
6	Лифтовый холл	21,2
7	Лестничная площадка	7,5
8	Площадка в подвал	2,7
9	Площадка в подвал	1,6
		83,7м ²

						АП 42/07-22-30М				
						Многоквартирный жилой дом со встроенными помещениями общественного назначения №42 (по генплану), расположенный в ЖК "Ангулиновский парк" в Кстовском районе Нижегородской области				
Изм.	Кол.уч.	Лист	№ док.	Подпись	Дата	Внутреннее электрооборудование		Стадия	Лист	Листов
ГИП	Соколова				12.22			Р	14	
Разраб.	Пуртова				12.22	План первого этажа с электросетями		ООО «АПМ«Проспект»		
Н.контр.	Киселева				12.22					

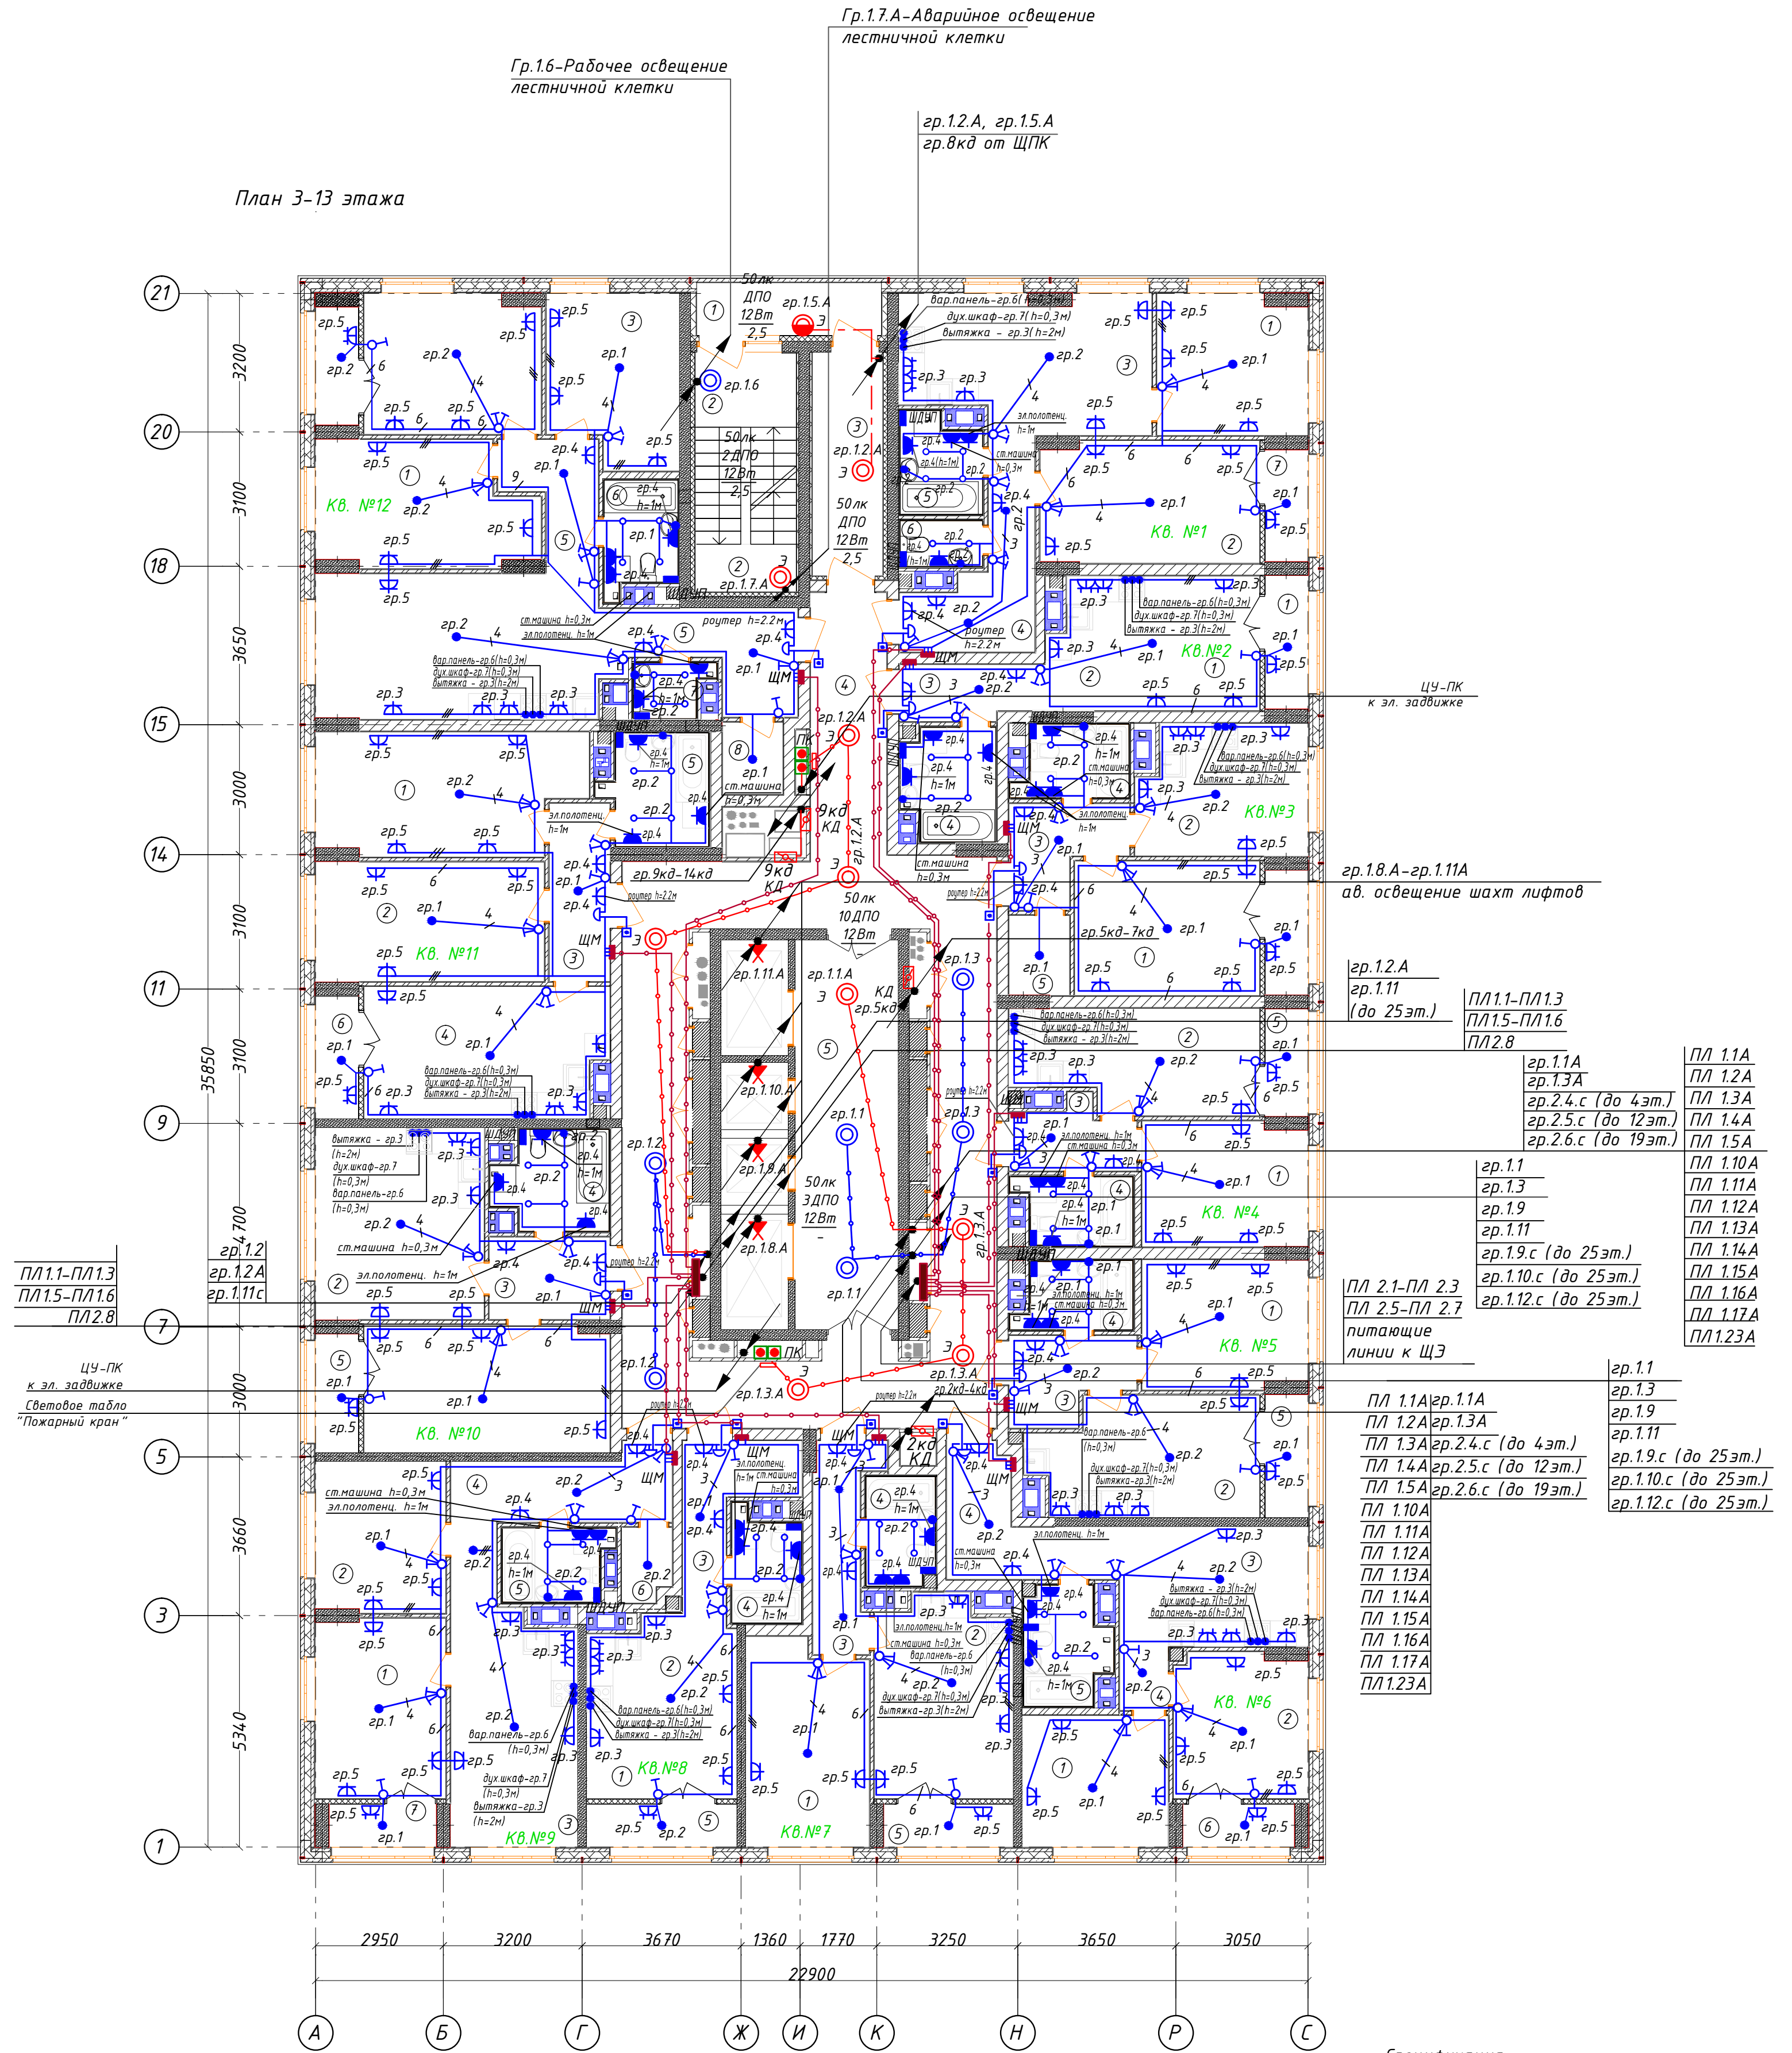

Ведомость МОП помещений 4-13 этажей			Экспликация 1-к кв. №4 4-13 этажей			Экспликация 2-к кв. №9 4-13 этажей		
№ по плану	Наименование	Площадь	№ по плану	Наименование	Площадь	№ по плану	Наименование	Площадь
1	Лоджия	5,3	1	Жилая комната	10,9	1	Жилая комната	12,5
2	Лестничная площадка	6,6	2	Кухня	13,0	2	Жилая комната	10,4
3	Тамбур	8,4	3	Коридор	4,1	3	Кухня	15,5
4	Коридор	69,1	4	Сс/у	3,9	4	Коридор	9,8
5	Лифтовый холл	21,2	5	Лоджия	2,4	5	Сс/у	4,0
		110,6 м ²			34,3 м ² 33,1м2	6	Гардероб	1,9
			Экспликация 1-к кв. №5 4-13 этажей			7	Лоджия	2,4 1,2
			№ по плану	Наименование	Площадь			56,5 м ² 55,3м2
			Экспликация 2-к кв. №1 4-13 этажей			Экспликация 1-к кв. №10 4-13 этажей		
№ по плану	Наименование	Площадь	1	Жилая комната	11,3	№ по плану	Наименование	Площадь
1	Жилая комната	14,1	2	Кухня	13,6	1	Жилая комната	16,6
2	Жилая комната	11,2	3	Коридор	5,1	2	Кухня	17,2
3	Кухня	17,4	4	Сс/у	3,9	3	Сс/у	5,5
4	Коридор	8,5	5	Лоджия	2,8	4	Коридор	5,3
5	Сс/у	2,0			36,7 м ² 35,3м2	5	Лоджия	2,6 1,3
6	Ванная	4,1	Экспликация 2-к кв. №6 4-13 этажей					47,2 м ² 45,9м2
7	Лоджия	2,6 1,3	№ по плану	Наименование	Площадь	Экспликация 2-к кв. №11 4-13 этажей		
		59,9 м ² 58,6м2	1	Жилая комната	10,2	№ по плану	Наименование	Площадь
			2	Жилая комната	10,3	1	Жилая комната	14,6
			Экспликация СТ кв. №2 4-13 этажей			3	Кухня	12,1
№ по плану	Наименование	Площадь	3	Коридор	9,4	2	Жилая комната	16,6
1	Жилая комната	8,3	5	Сс/у	4,9	3	Коридор	5,8
2	Кухня-ниша	6,5	6	Лоджия	2,6 1,3	4	Кухня	16,6
3	Коридор	4,2			49,5 м ² 48,2м2	5	Сс/у	5,8
4	Сс/у	5,3	Экспликация 1-к кв. №7 4-13 этажей			6	Лоджия	2,8 1,4
5	Лоджия	3,0 1,5	№ по плану	Наименование	Площадь			62,2 м ² 60,8м2
		27,3 м ² 25,8м2	1	Жилая комната	13,1	Экспликация 3-к кв. №12 4-13 этажей		
			Экспликация 1-к кв. №3 4-13 этажей			№ по плану	Наименование	Площадь
№ по плану	Наименование	Площадь	2	Жилая комната	14,2	1	Жилая комната	13,7
1	Жилая комната	13,3	3	Коридор	6,0	2	Жилая комната	13,1
2	Кухня	11,5	4	Сс/у	4,0	3	Жилая комната	11,5
3	Коридор	5,1	5	Лоджия	3,0 1,5	4	Кухня	21,9
4	Сс/у	4,0			40,3 м ² 38,8м2	5	Коридор	13,0
5	Гардероб	2,6	Экспликация СТ кв. №8 4-13 этажей			6	Сс/у	4,2
6	Лоджия	2,8 1,4	№ по плану	Наименование	Площадь	7	С/у	2,0
		39,3 м ² 37,9м2	1	Жилая комната	6,9	8	Гардероб	2,3
			2	Кухня-ниша	7,2	9	Лоджия	2,8 1,4
			3	Коридор	6,3			84,5 м ² 83,1м2
			4	Сс/у	3,9	Общая площадь квартир (без учета лоджий)		
			5	Лоджия	3,4 1,7	531,7м2		
					27,7 м ² 26,0м2	Общая площадь квартир с учетом лоджий		
						565,4м2		
						Общая площадь квартир с учетом лоджий с коэф. 0,5		
						548,3м2		

- Общие указания см. ПЗ проекта.
- Напряжение на лампах 230В, ремонтное 36В.
- Высота установки розеток от пола:
 - в комнатах 0,3 м (дополнительно согласовать с заказчиком);
 - в с/у в зоне раковины и для полотенцесушителя - 1 м;
 - в с/у для стиральной машины - 0,3 м;
 - для подключения Wi-Fi роутера - 2,2 м;
 - остальные розетки не выше чем 1 м.
- Высота установки электрических выводов от пола:
 - в кухне для подключения вытяжки - 2 м;
 - в с/у для подсветки зеркала - 2 м;
- Высота установки щитков - 1,8 м до верха.
- Высота установки выключателей - 1 м (дополнительно согласовать с заказчиком).
- Подключение варочной панели и духовки - посредством клеммной колодки.
- Розетку в районе раковины установить в зоне 3. (не менее 0,6 м от раковины).
- Выполнить диспетчерские надписи на щитах и пусковой аппаратуре.
- От щитка этажного ЩЭ до щитка квартирного ЩМ проложить кабель ВВГнг (А)-LS 3x10. Кабель проложить в ПНД трубе в полу вышележащего этажа. Разводку в квартире выполнить кабелем ВВГ -Пнг(А)-LS. В квартирах кабели проложить скрыто под штукатуркой, частично за подвесным потолком, по монолитным участкам кабели проложить открыто с последующей штукатуркой (по согласованию с заказчиком).
- Однолинейную расчетную схему ЩМ см. лист 6-30М.
- Проход кабелей через стены выполнить в отрезках металлических ких труб согласно типовому проекту лист А7-92-13. С целью предотвращения проникновения и скопления воды и распространения пожара в местах прохода через стены, перекрытия или выхода наружу следует заделывать зазоры между проводами, кабелями и трубой (коробом, проемом и т. п.), а также резервные трубы (короба, проемы и т. п.) легко удаляемой массой из негорючего материала (см. примечание А7-92-13). Все сети выполняются сменными. Аварийные и радиочастотные сети без выполнения разделения.
- Каждая шахта лифта оборудована стационарным электрическим освещением, обеспечивающим освещенность не менее 50лк при закрытых дверях шахты. Крайние аппараты освещения устанавливаются на расстоянии не более чем 0,5 м от самой верхней и самой нижней почеч шахты.
- Монтаж и заземление выполнять в соответствии с ПТБ, ПУЭ и СП 76.13330.

АП42/07-22-30М					Многоквартирный жилой дом со встроенными помещениями общественного назначения №42 (по генплану), расположенный в ЖК "Анжунинский парк" в Кстовском районе Нижегородской области		
Изм.	Колуч	Лист	№ док	Подпись	Дата	Внутреннее электрооборудование	
ГИП	Соколова	12.22				Стация	Лист
Разраб.	Пуртова	12.22				Р	16
Н.контр.	Киселева	12.22				План типового 3-13 этажа с электросетями	
						ООО «АПМ»Прспект»	

Поз. обозн.	Наименование	Кол.	Примечание
1	Светильник встраиваемый в натяжной потолок IP20	54	С/у
2	Подвесной патрон	60	
3	Светильник настенный светодиодный, с датчиком движения ДПО 12Вт, IP54	17	
4	Выключатель 10А для скрытой установки однополюсный	28	
5	Выключатель 10А для скрытой установки однополюсный с защитным контактом	42	
6	Розетка 16А для скрытой установки двухполюсная с защитным контактом	110	
7	Розетка 16А для скрытой установки двухполюсная с защитным контактом, с защитным контактом	36	
8	Розетка 16А для скрытой установки, с защитным контактом, герметичная 230В, IP44	39	
9	Шина дополнительного уравнивания потенциалов (ШДУП)	14	
10	Вывод электрический	50	

Условные обозначения

- Щит этажный
- Щит квартирный (ЩМ)

- кабель уходит на более высокую отметку или приходит с более высокой отметки
- кабель уходит на более низкую отметку или приходит с более низкой отметки


- прокладка кабеля в жесткой ПНД трубе в перекрытии вышележащего этажа

- клапан вымывания 0,024кВт (КД)

[illegible]

Гр.1.6-Рабочее освещение
лестничной клетки

Фрагмент плана 25 этажа
в осях 7-12/Е-Л, 18-21/Е-Л

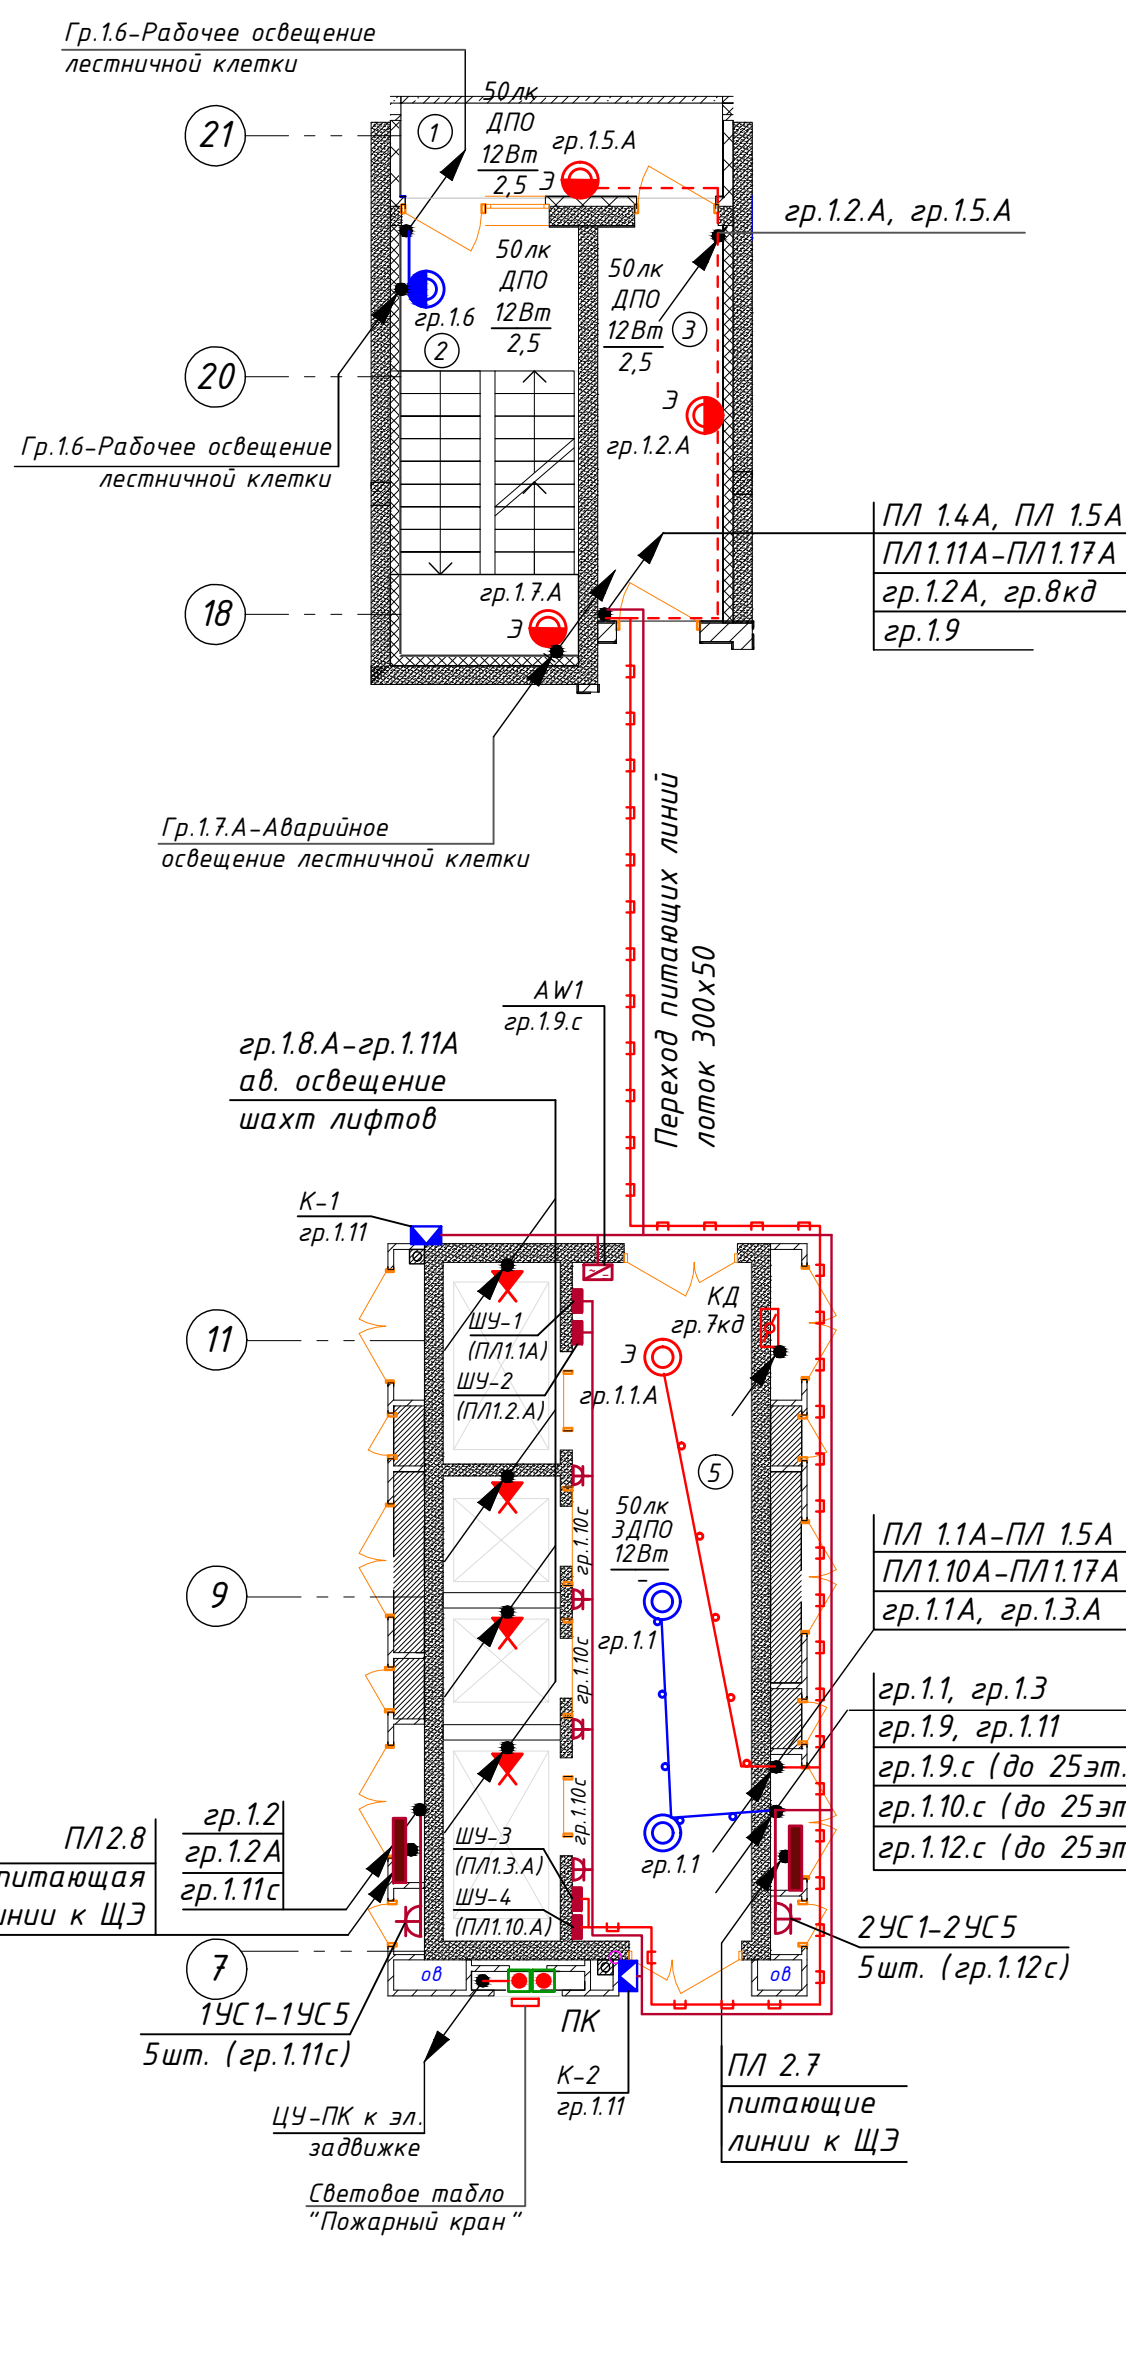

- | Ведомость МОП помещений 16-25 этажей | | | Экспликация 1-к кв. №7 16-25 этажей | | |
|--|---------------------|---|--|---|---|
| № по плану | Наименование | Площадь | № по плану | Наименование | Площадь |
| 1 | Лоджия | 5,3 | 1 | Жилая комната | 13,1 |
| 2 | Лестничная площадка | 6,6 | 2 | Кухня | 13,7 |
| 3 | Тамбур | 8,4 | 3 | Коридор | 6,0 |
| 4 | Коридор | 69,1 | 4 | Сс/у | 4,0 |
| 5 | Лифтовый холл | 21,2 | 5 | Лоджия | 3,0 1,5 |
| | | 110,6 м ² | | | 39,8 м ² 38,3м2 |
| Экспликация 2-к кв. №1 16-25 этажей | | | Экспликация СТУДИЯ кв. №8 16-25 этажей | | |
| № по плану | Наименование | Площадь | № по плану | Наименование | Площадь |
| 1 | Жилая комната | 14,1 | 1 | Жилая комната | 6,9 |
| 2 | Жилая комната | 11,2 | 2 | Кухня-ниша | 6,3 |
| 3 | Кухня | 17,4 | 3 | Коридор | 6,6 |
| 4 | Коридор | 8,2 | 4 | Сс/у | 3,7 |
| 5 | Сс/у | 2,0 | 5 | Лоджия | 3,4 1,7 |
| 6 | Ванная | 3,6 | | | 26,9 м ² 25,2м2 |
| 7 | Лоджия | 2,6 1,3 | Экспликация 2-к кв. №9 16-25 этажей | | |
| | | 59,1 м ² 57,8м2 | № по плану | Наименование | Площадь |
| Экспликация СТУДИЯ кв. №2 16-25 этажей | | | 1 | Жилая комната | 12,5 |
| № по плану | Наименование | Площадь | 2 | Жилая комната | 10,4 |
| 1 | Жилая комната | 8,3 | 3 | Кухня | 14,7 |
| 2 | Кухня-ниша | 6,1 | 4 | Коридор | 10,3 |
| 3 | Коридор | 4,2 | 5 | Сс/у | 3,8 |
| 4 | Сс/у | 4,6 | 6 | Гардероб | 1,9 |
| 5 | Лоджия | 3,0 1,5 | 7 | Лоджия | 2,4 1,2 |
| | | 26,2 м ² 24,7м2 | | | 56,0 м ² 54,8м2 |
| Экспликация 1-к кв. №3 16-25 этажей | | | Экспликация 1-к кв. №10 16-25 этажей | | |
| № по плану | Наименование | Площадь | № по плану | Наименование | Площадь |
| 1 | Жилая комната | 13,3 | 1 | Жилая комната | 16,6 |
| 2 | Кухня | 11,4 | 2 | Кухня | 17,2 |
| 3 | Коридор | 5,1 | 3 | Сс/у | 4,9 |
| 4 | Сс/у | 3,9 | 4 | Коридор | 5,3 |
| 5 | Гардероб | 2,6 | 5 | Лоджия | 2,6 1,3 |
| 6 | Лоджия | 2,8 1,4 | | | 46,6 м ² 45,3м2 |
| | | 39,1 м ² 37,7м2 | Экспликация 2-к кв. №11 16-25 этажей | | |
| Экспликация 1-к кв. №4 16-25 этажей | | | № по плану | Наименование | Площадь |
| № по плану | Наименование | Площадь | 1 | Жилая комната | 14,6 |
| 1 | Жилая комната | 10,9 | 2 | Жилая комната | 16,6 |
| 2 | Кухня | 13,0 | 3 | Коридор | 5,8 |
| 3 | Коридор | 3,8 | 4 | Кухня | 16,3 |
| 4 | Сс/у | 3,8 | 5 | Сс/у | 5,6 |
| 5 | Лоджия | 2,4 1,2 | 6 | Лоджия | 2,8 1,4 |
| | | 33,9 м ² 32,7м2 | | | 61,7 м ² 60,3м2 |
| Экспликация 1-к кв. №5 16-25 этажей | | | Экспликация 3-к кв. №12 16-25 этажей | | |
| № по плану | Наименование | Площадь | № по плану | Наименование | Площадь |
| 1 | Жилая комната | 11,3 | 1 | Жилая комната | 13,7 |
| 2 | Кухня | 13,2 | 2 | Жилая комната | 13,1 |
| 3 | Коридор | 5,1 | 3 | Жилая комната | 11,5 |
| 4 | Сс/у | 3,8 | 4 | Кухня | 21,9 |
| 5 | Лоджия | 2,8 1,4 | 5 | Коридор | 12,7 |
| | | 36,2 м ² 34,8м2 | 6 | Сс/у | 4,0 |
| Экспликация 2-к кв. №6 16-25 этажей | | | 7 | С/у | 1,9 |
| № по плану | Наименование | Площадь | 8 | Гардероб | 2,3 |
| 1 | Жилая комната | 10,2 | 9 | Лоджия | 2,8 1,4 |
| 2 | Жилая комната | 10,3 | | | 83,9 м ² 82,5м2 |
| 3 | Кухня | 12,1 | | Общая площадь квартир (без учета лоджий) | 525,5м2 |
| 4 | Коридор | 9,4 | | Общая площадь квартир с учетом лоджий | 558,4м2 |
| 5 | Сс/у | 4,4 | | Общая площадь квартир с учетом лоджий с коэф. 0,5 | 542,1м2 |
| 6 | Лоджия | 2,6 1,3 | | | |
| | | 49,0 м ² 47,7м2 | | | |

						АП42/07-22-30М			
						Многоквартирный жилой дом со встроенными помещениями общественного назначения №42 (по генплану), расположенный в Ж.З. "Анжуйский парк" в Костромской области Нижегородской области			
Изн	Колуч	Лист	Индок	Подпись	Дата	Внутреннее электрооборудование	Статия	Лист	Листов
							Р	17	
ГИП	Соколова	<i>А.А.</i>		12.22		План типового 14-25 этажа с электросетями	ООО «АПМ «Проспект»		
Разраб.	Пуртова	<i>Е.А.</i>		12.22					
Н.контр.	Киселева	<i>М.В.</i>		12.22					

АП42/07-22-ЭОМ

Многоквартирный жилой дом со встроенными помещениями
общественного назначения №42 (по генплану), расположенный
в ЖК "Анкудиновский парк" в Кстовском районе Нижегородской области

Внутреннее электрооборудование	Стадия	Лист	Листов
	Р	17	

План типового 14-25 этажа	ООО «АПМ «Проспект»
---------------------------	---------------------